


# INSTALACJA WOD-KAN

## RZUT PIĘTRA

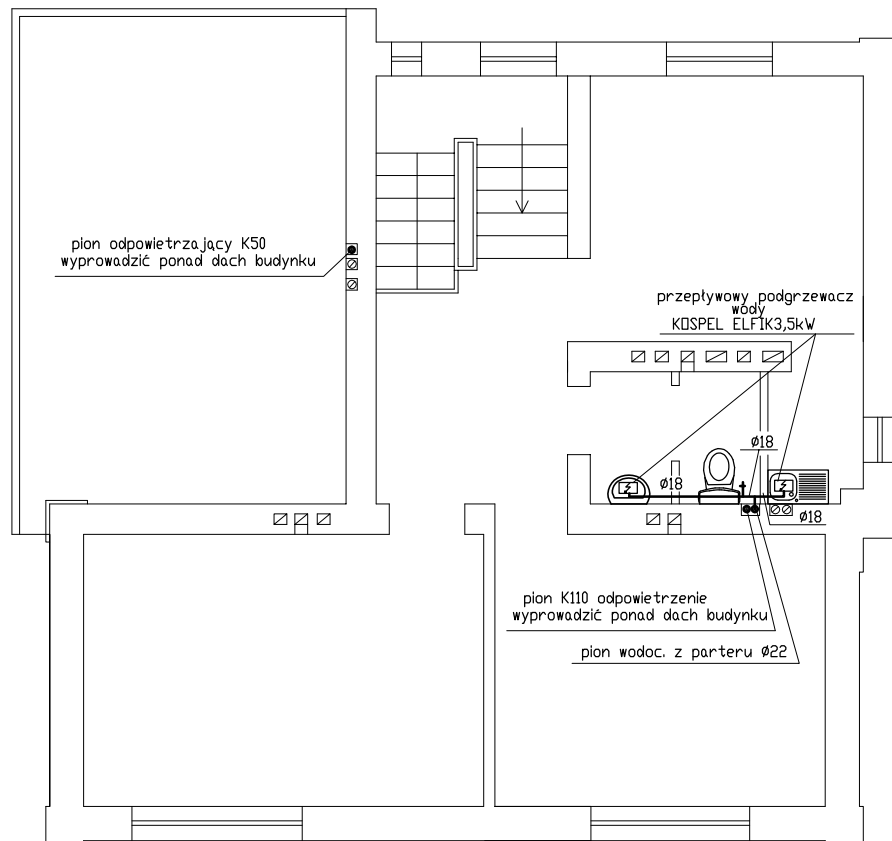

<b>IZAS</b> Przedsiębiorstwo Usługowo-Produkcyjne 98-200 Sieradz ul. Bohaterów Września 47 tel.(043)8275256		
Zadanie :	PRZEBUDOWA I ADAPTACJA BUDYNKU NA SIEDZIBĘ POWIATOWEGO CENTRUM POMOCY RODZINIE ORAZ TOWARZYSZĄCE ROBOTY ZEWNĘTRZNE	
Temat :	INSTALACJA WODOCIĄGOWO - KANALIZACYJNA	nr rys. : <b>3</b>
Adres :	99-200 PODDĘBICE, UL. ŁĘCZYCKA 28 DZ. NR 146	skala : 1:100
Inwestor :	STAROSTWO POWIATOWE W PODDĘBICACH	
Rysunek :	<b>RZUT PIĘTRA</b>	
Projektant :	mgr inż. IZABELA DOBEK	upr.L0D/0200/POOS/04 skala : 11-2007