


Rzut parteru instalacja c.o.
skala 1:50

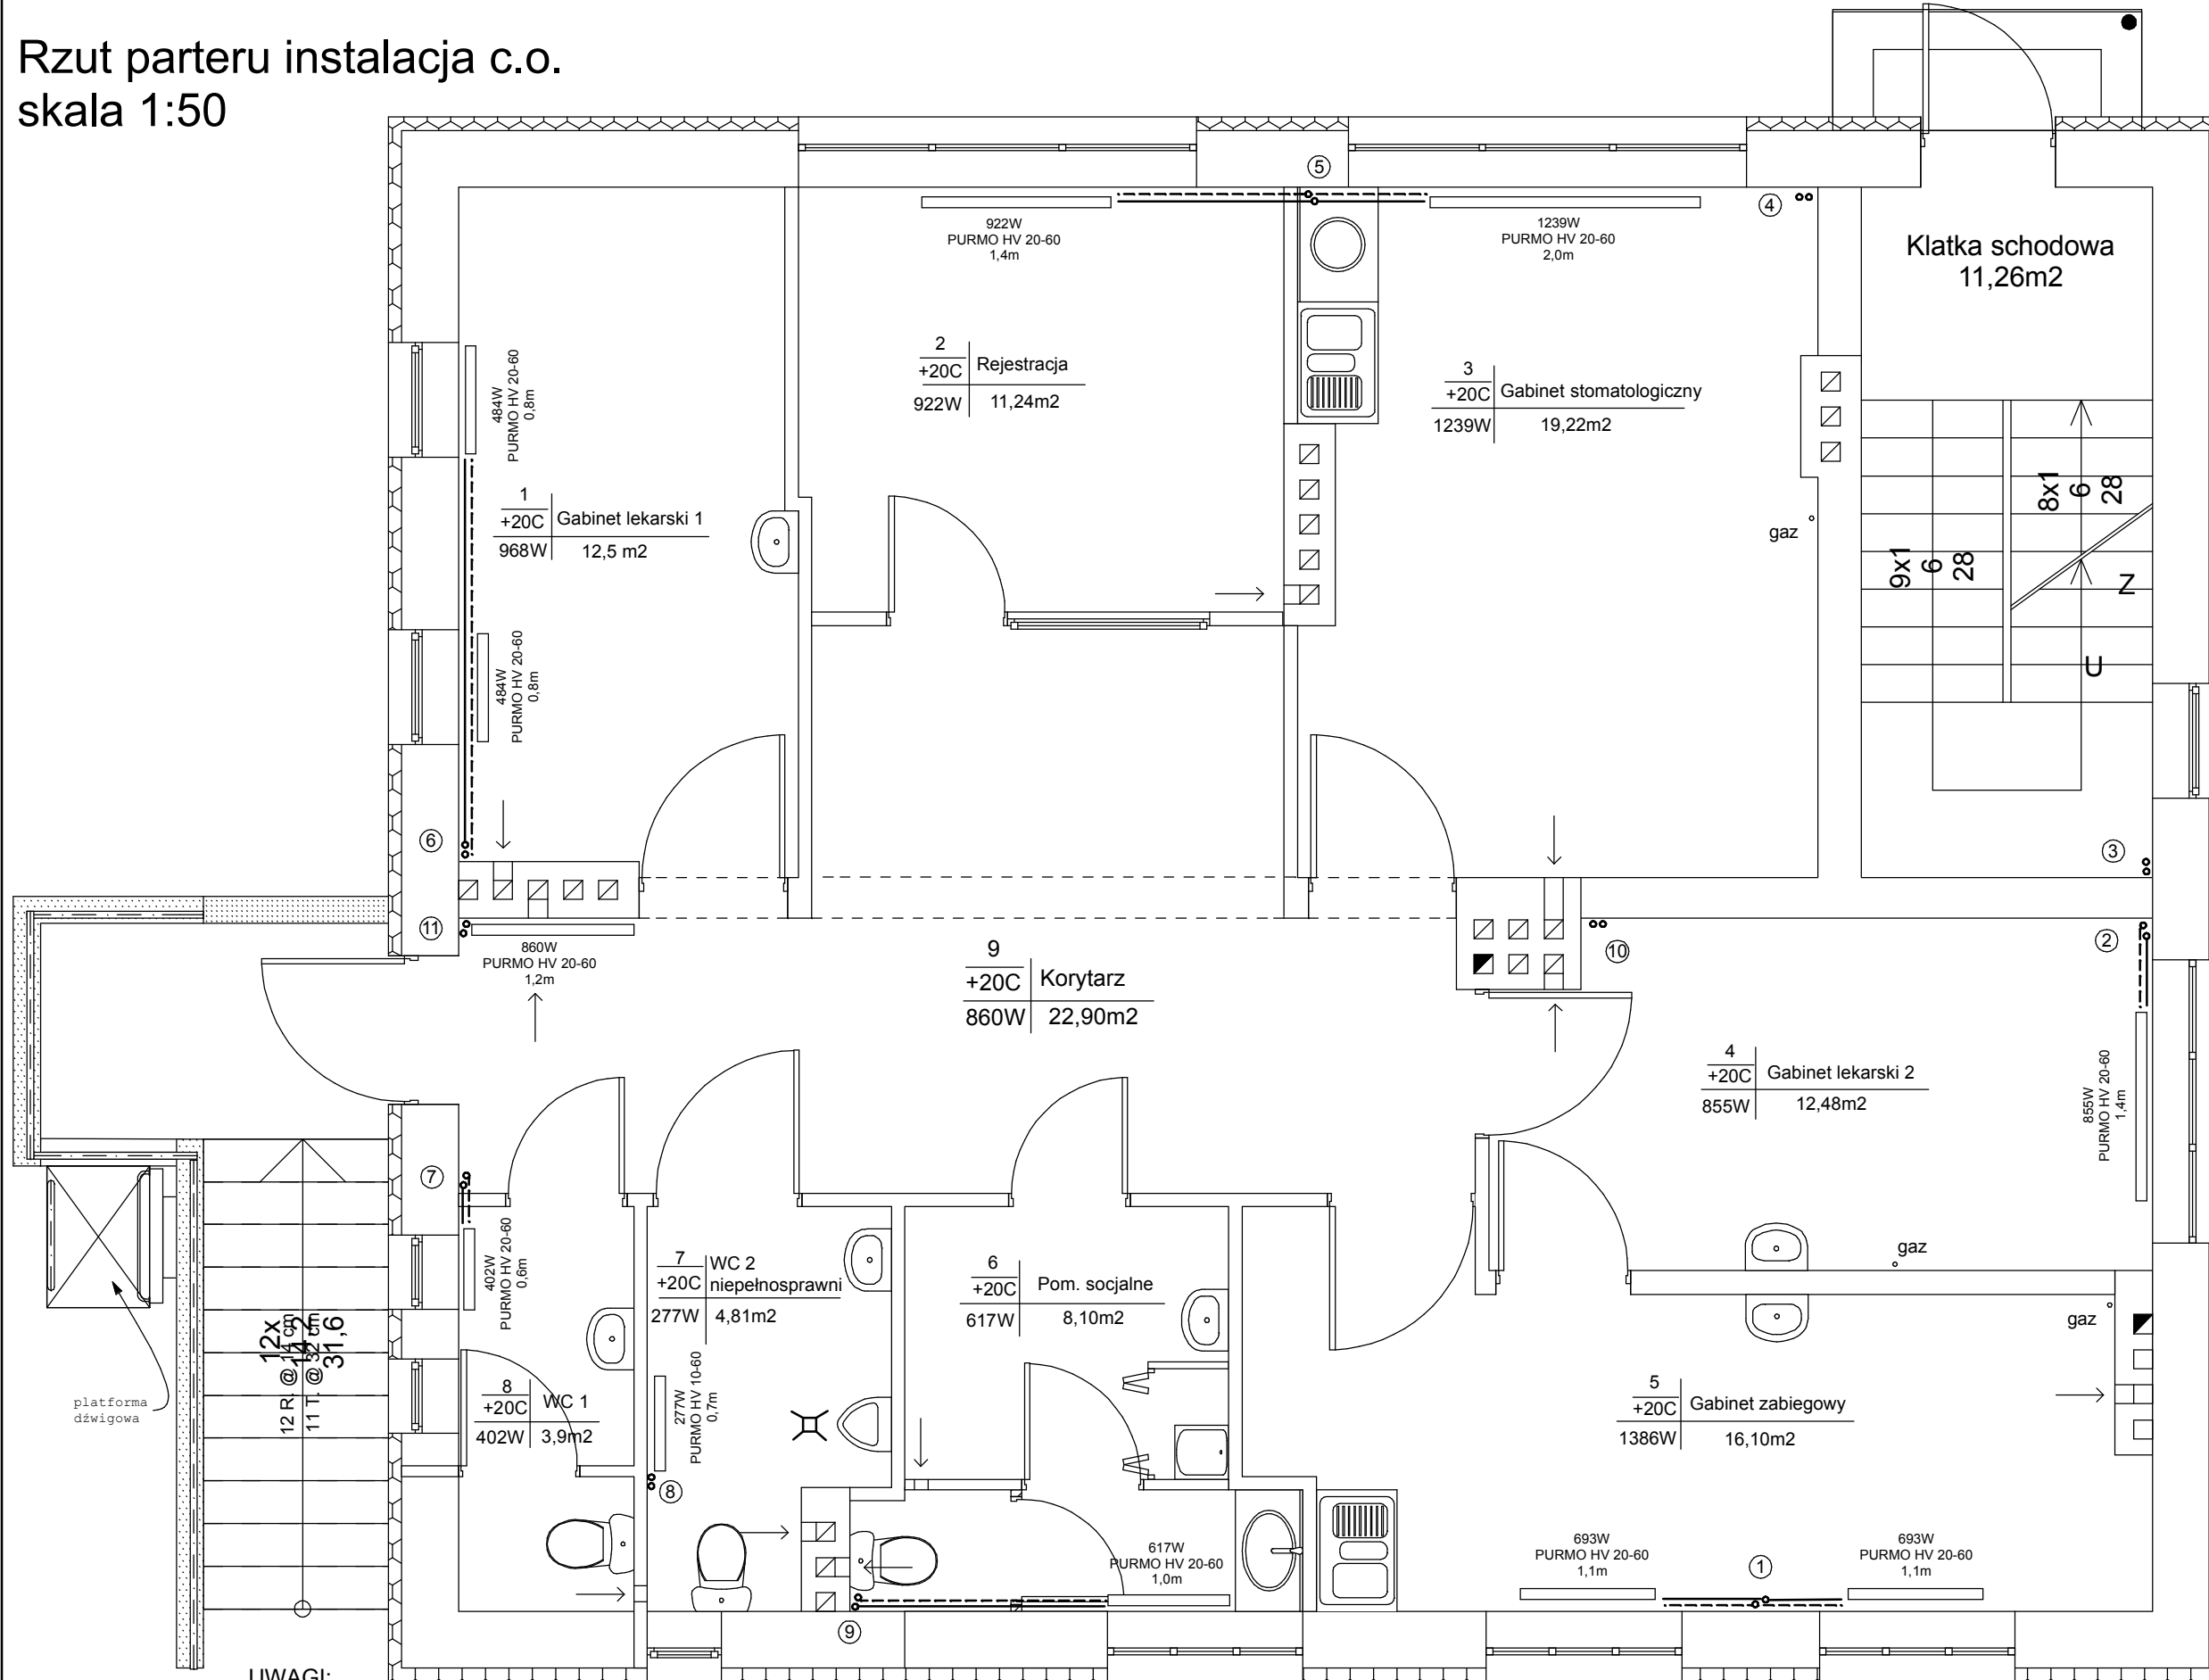

- OZNACZENIA:
- istniejące pion-y c.o., wymienić ○○
 - grzejniki stalowe, płytowe PURMO HV z zaworem termostaticznym
- 356W
PURMO HV 10-60
0,7m

- UWAGI:
1. Instalację C.O. wykonać jako krytą
 2. Piony i gałzki grzejnikowe prowadzić w bruzdach ściennych i bezpośrednio wyprowadzać ze ściany w miejscu podłączenia grzejnika.

	Zespół Projektowy "AWart" M.Łukasiewicz & W.Łukasiewicz & B.Łukasiewicz Stalowa Wola ul. Wojska Polskiego 4a pok. 6 tel/fax (0-15) 842 35 95		Skala	1:50
	Nazwa i adres obiektu Remont Wzieskiego Ośrodka Zdrowia w Antoniewie i likwidacja barier architektonicznych dla osób niepełnosprawnych		Branża	Sanitarna
Inwestor Gmina Radomyśl/Sanem 37-455 Radomyśl ul. Rynek Duży 7	Nazwa rysunku: Rzut parteru - instalacja c.o.		Nr uprawnień	Nr rys.
Funkcja mgr inż. Wiesław ŁUKASIEWICZ	Funkcja mgr inż. Małgorzata MUCHA		Podpis	2
Projektant mgr inż. Małgorzata MUCHA	Funkcja mgr inż. Adrian ŚWIĄTEK			luty 2008