


# Rzut parteru instalacja wody

## skala 1:50

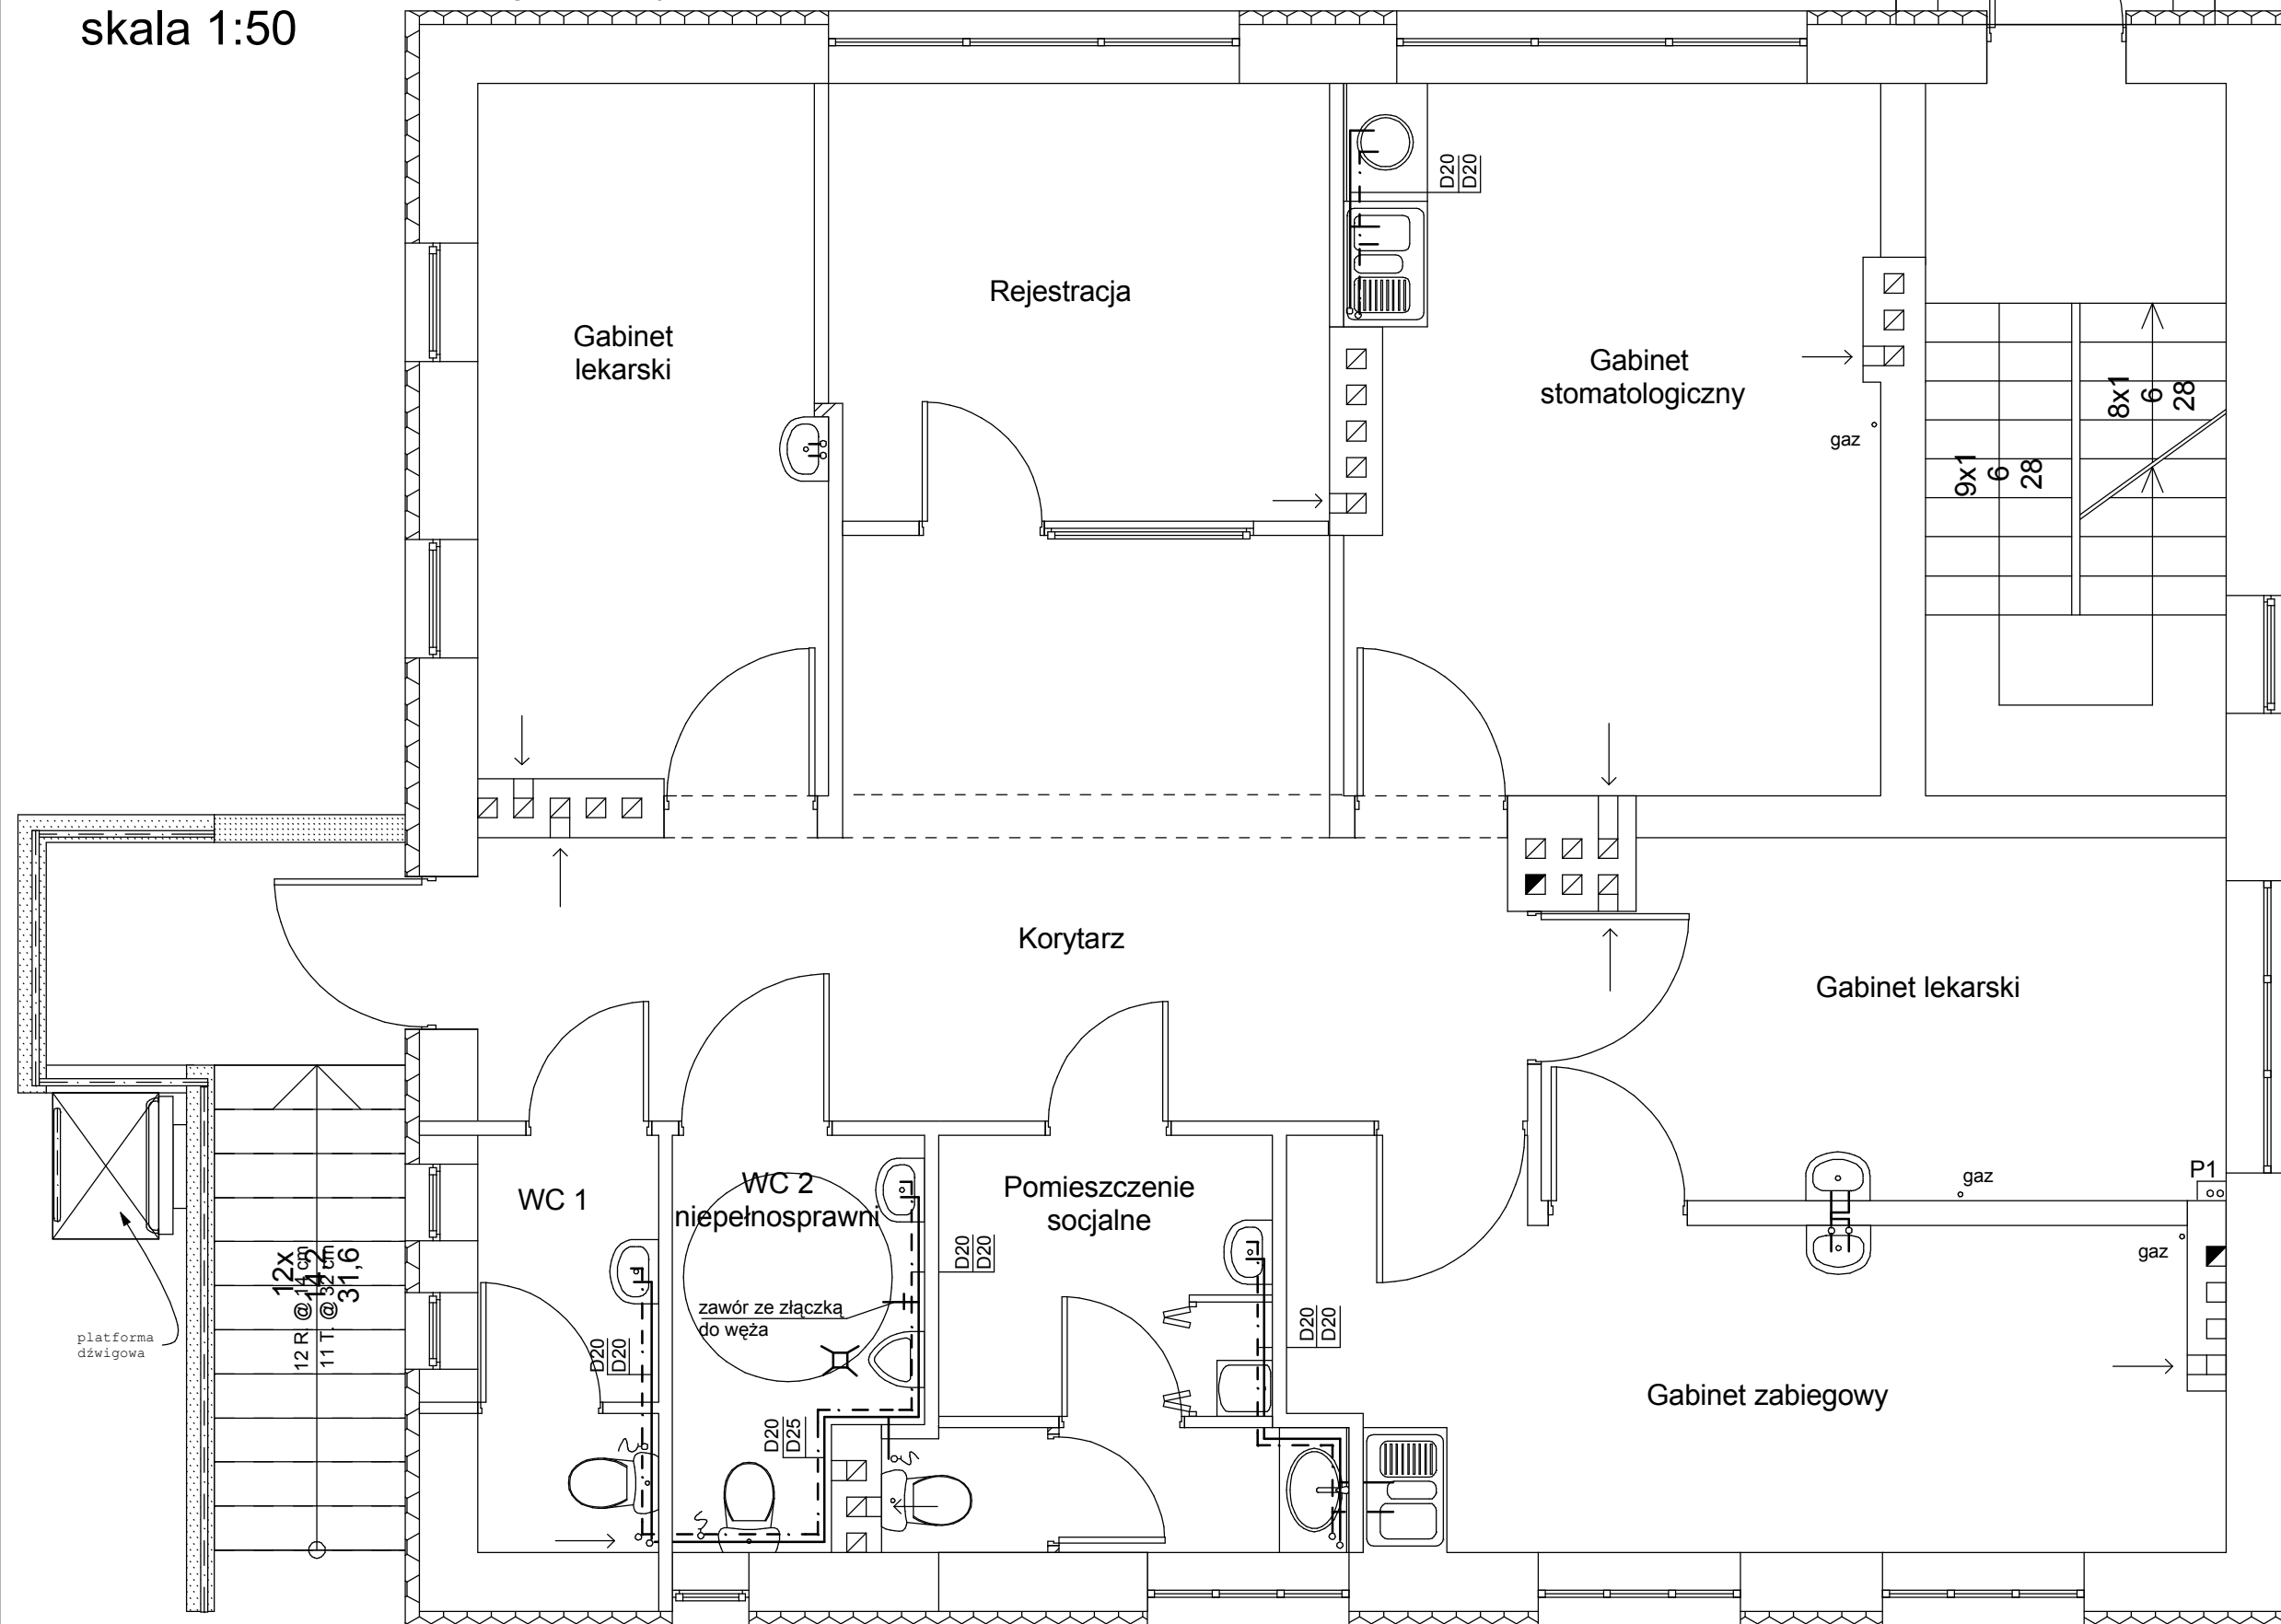

### OZNACZENIA:

- projektowane przewody wody zimnej
- projektowane przewody c.w.u.

P1 - istniejący pion wody zimnej i ciepłej do mieszkań na piętrze do wymiany

### UWAGI:

1. Rurociągi rozprowadzające prowadzić w bruzdach ściennych
2. Wykorzystać stare przejścia przez strop nad piwnicą
3. Rurociągi zaizolować cieplnie otulinami

	Zespół Projektowy "AWart" M.Lukasiewicz & W.Lukasiewicz & B.Lukasiewicz		Stalowa Wola ul. Wojska Polskiego 4a pok.6 tel/fax (0-15) 842 35 95	
	Nazwa i adres obiektu Remont Wzajskiego Ośrodka Zdrowia w Antoniewie i likwidacja barier architektonicznych dla osób niepełnosprawnych		Branża Sanitarna	Skala 1:50
Inwestor Gmina Radomyśl/Sanem 37-455 Radomyśl ul. Rynek Duży 7	Nazwa rysunku: Rzut parteru- instalacja wody		Nr uprawnień 169/TBG/1993	Nr rys. 2
Funkcja mgr inż. Wiesław LUKASIEWICZ	Funkcja mgr inż. Małgorzata MUCHA	Podpis 114/TGB/1998	luty 2008	
Projektant mgr inż. Małgorzata MUCHA	Asystent mgr inż. Adrian ŚWIĄTEK			