


# Rzut piwnic instalacja c.o. skala 1:50

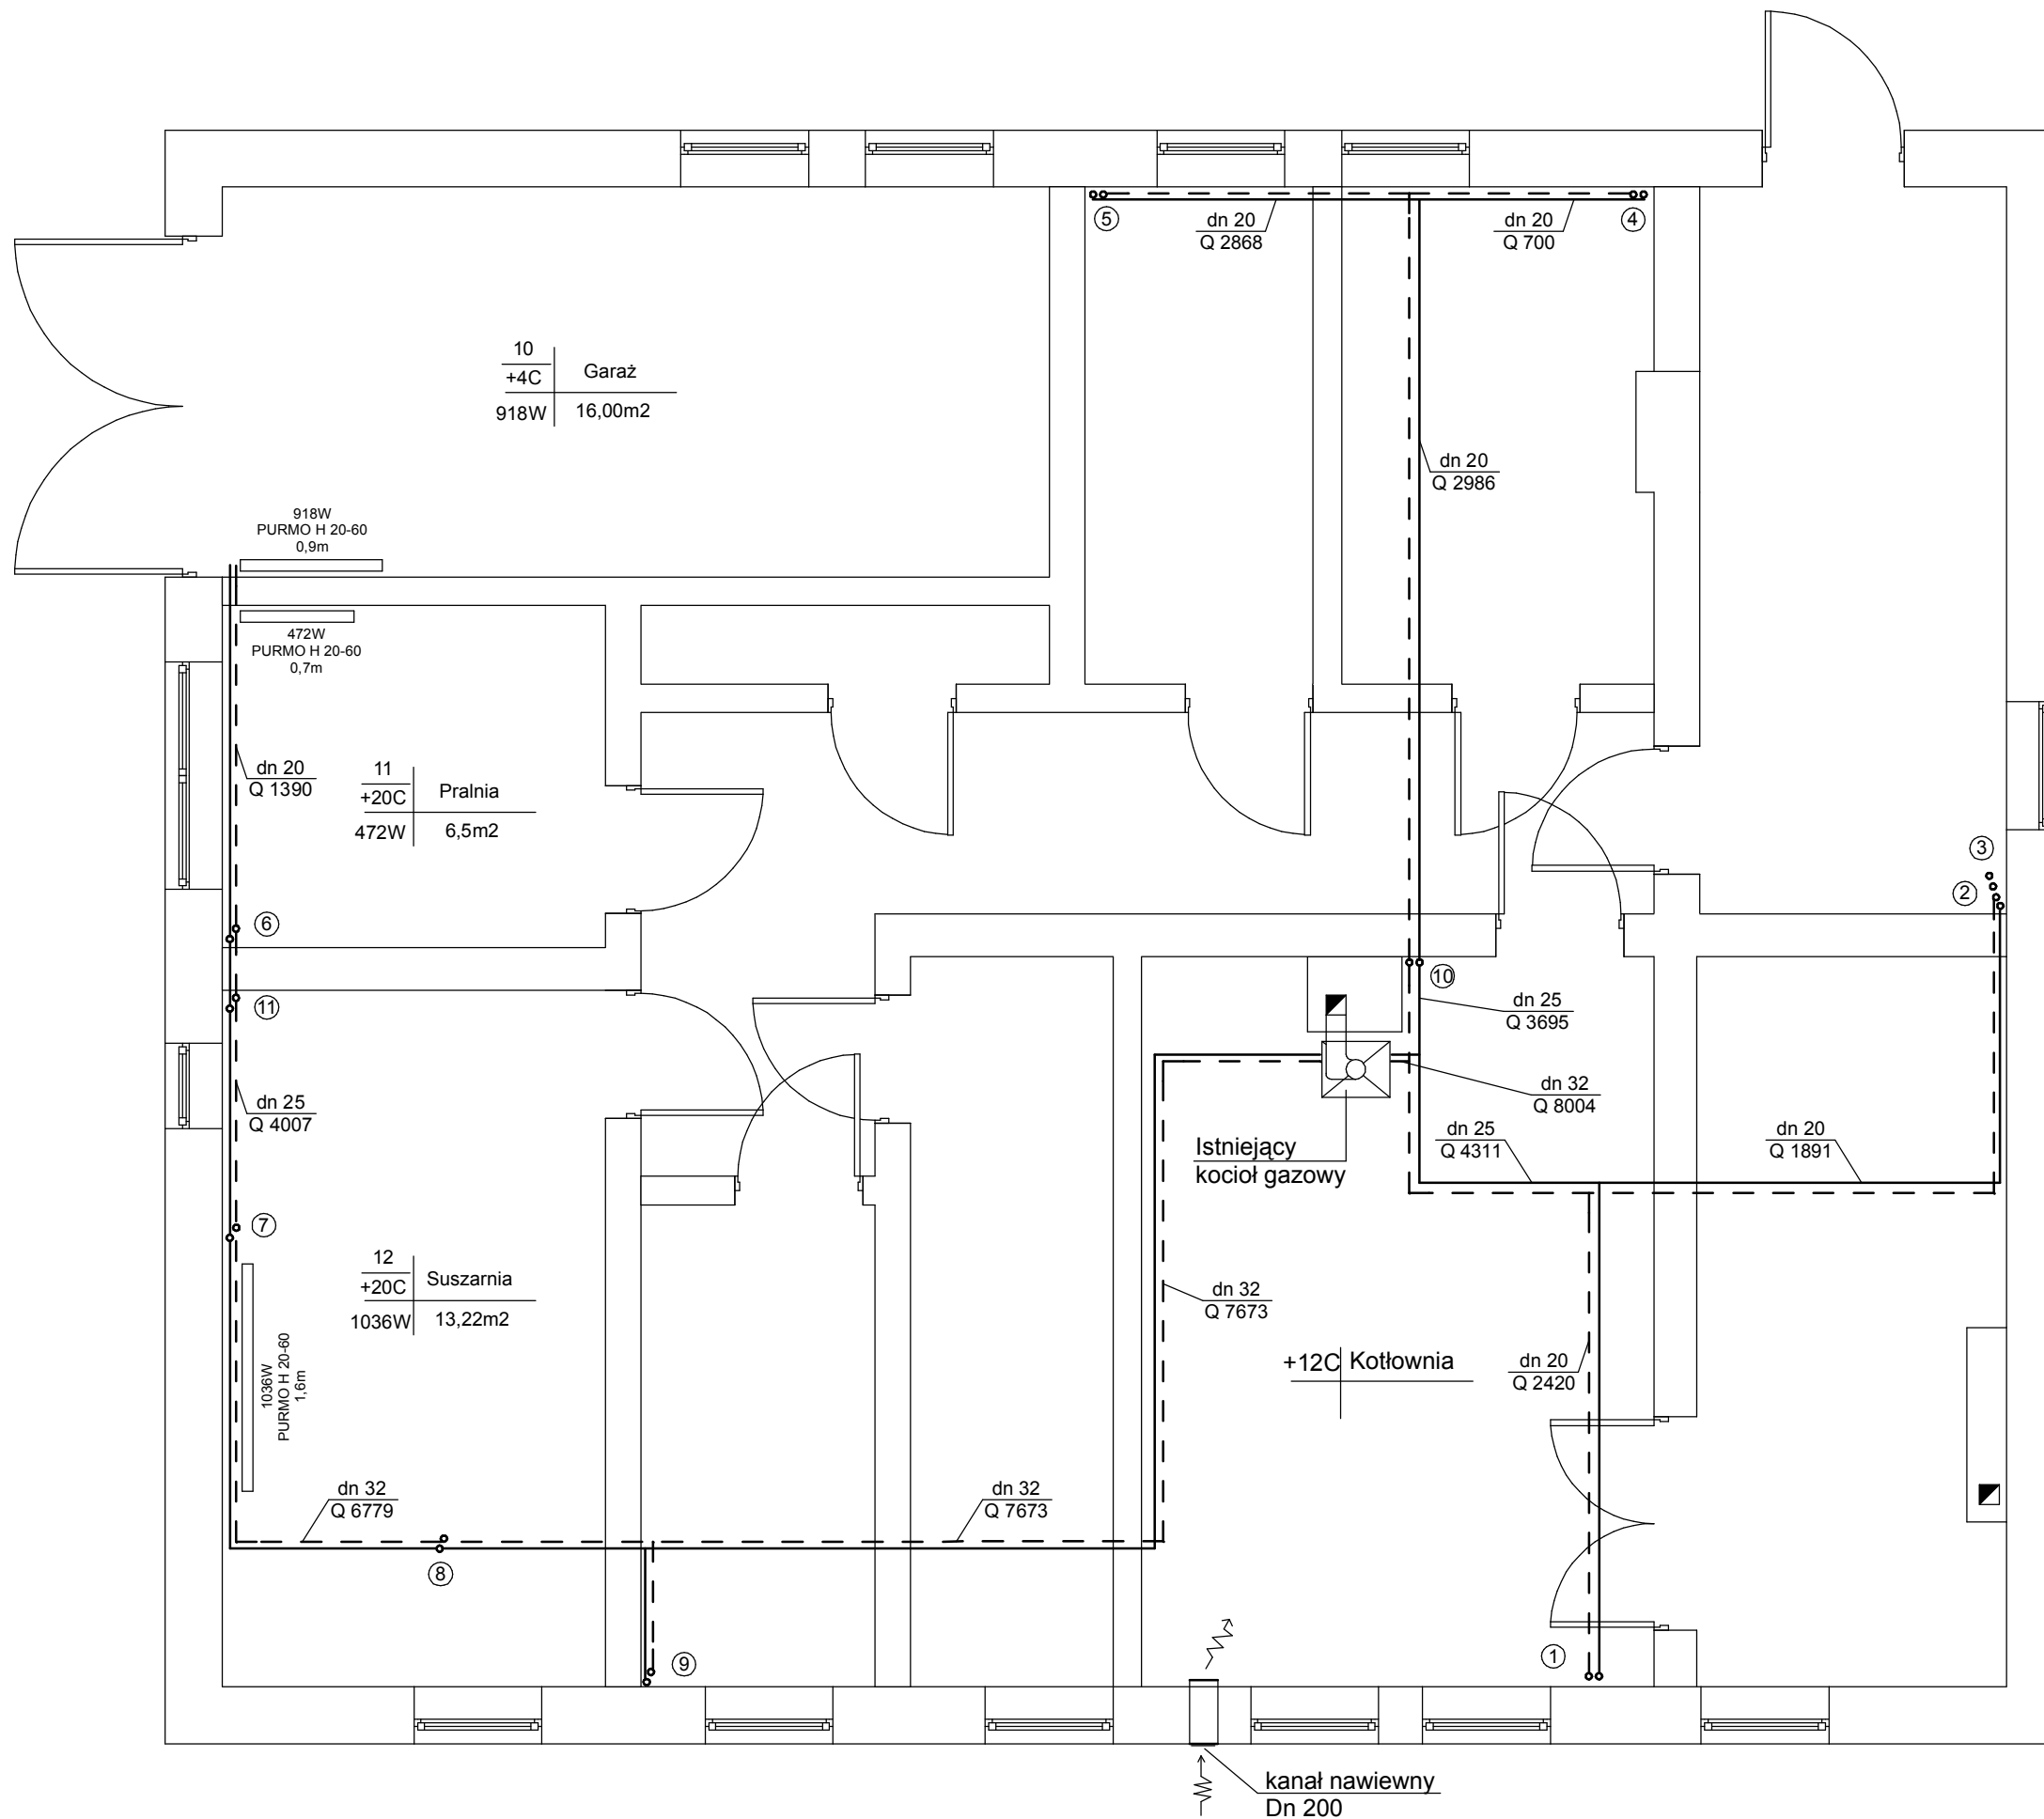

## OZNACZENIA:

- - istniejące piony c.o. do wymiany
- - grzejniki stalowe, płytowe, PURMO H20-60
- - - - - projektowane przewody c.o. pod stropem w piwnicy

## UWAGI:

1. Przewody C.O. prowadzić po starych trasach pod stropem w piwnicy, wykorzystać istniejące przejścia przez strop i ściany
2. Piony C.O. istniejące wymienić na nowo projektowane

	Zespół Projektowy "AWart" M.Łukasiewicz & W.Łukasiewicz & B.Łukasiewicz Stalowa Wola ul. Wojska Polskiego 4a pok.6 tel/fax (0-15) 842 35 95		Skala <b>1:50</b>	Nr rys. <b>1</b>	luty 2008
	Nazwa i adres obiektu Remont Wilejskiego Ośrodka Zdrowia w Antoniewie i likwidacja barier architektonicznych dla osób niepełnosprawnych	Branża Sanitarna	Nazwa rysunku: Rzut piwnic - instalacja c.o.	Nr uprawnień 169/TBG/1993	Podpis Wiesław ŁUKASIEWICZ
Inwestor Gmina Radomyśl/Sanem 37-455 Radomyśl ul. Rynek Duży 7	Funkcja mgr inż. Wiesław ŁUKASIEWICZ	Funkcja mgr inż. Marola MUCHA	Funkcja mgr inż. Marola MUCHA	Funkcja mgr inż. Adrian ŚWIĄTEK	