


# Rzut piwnic instalacja wody skala 1:50

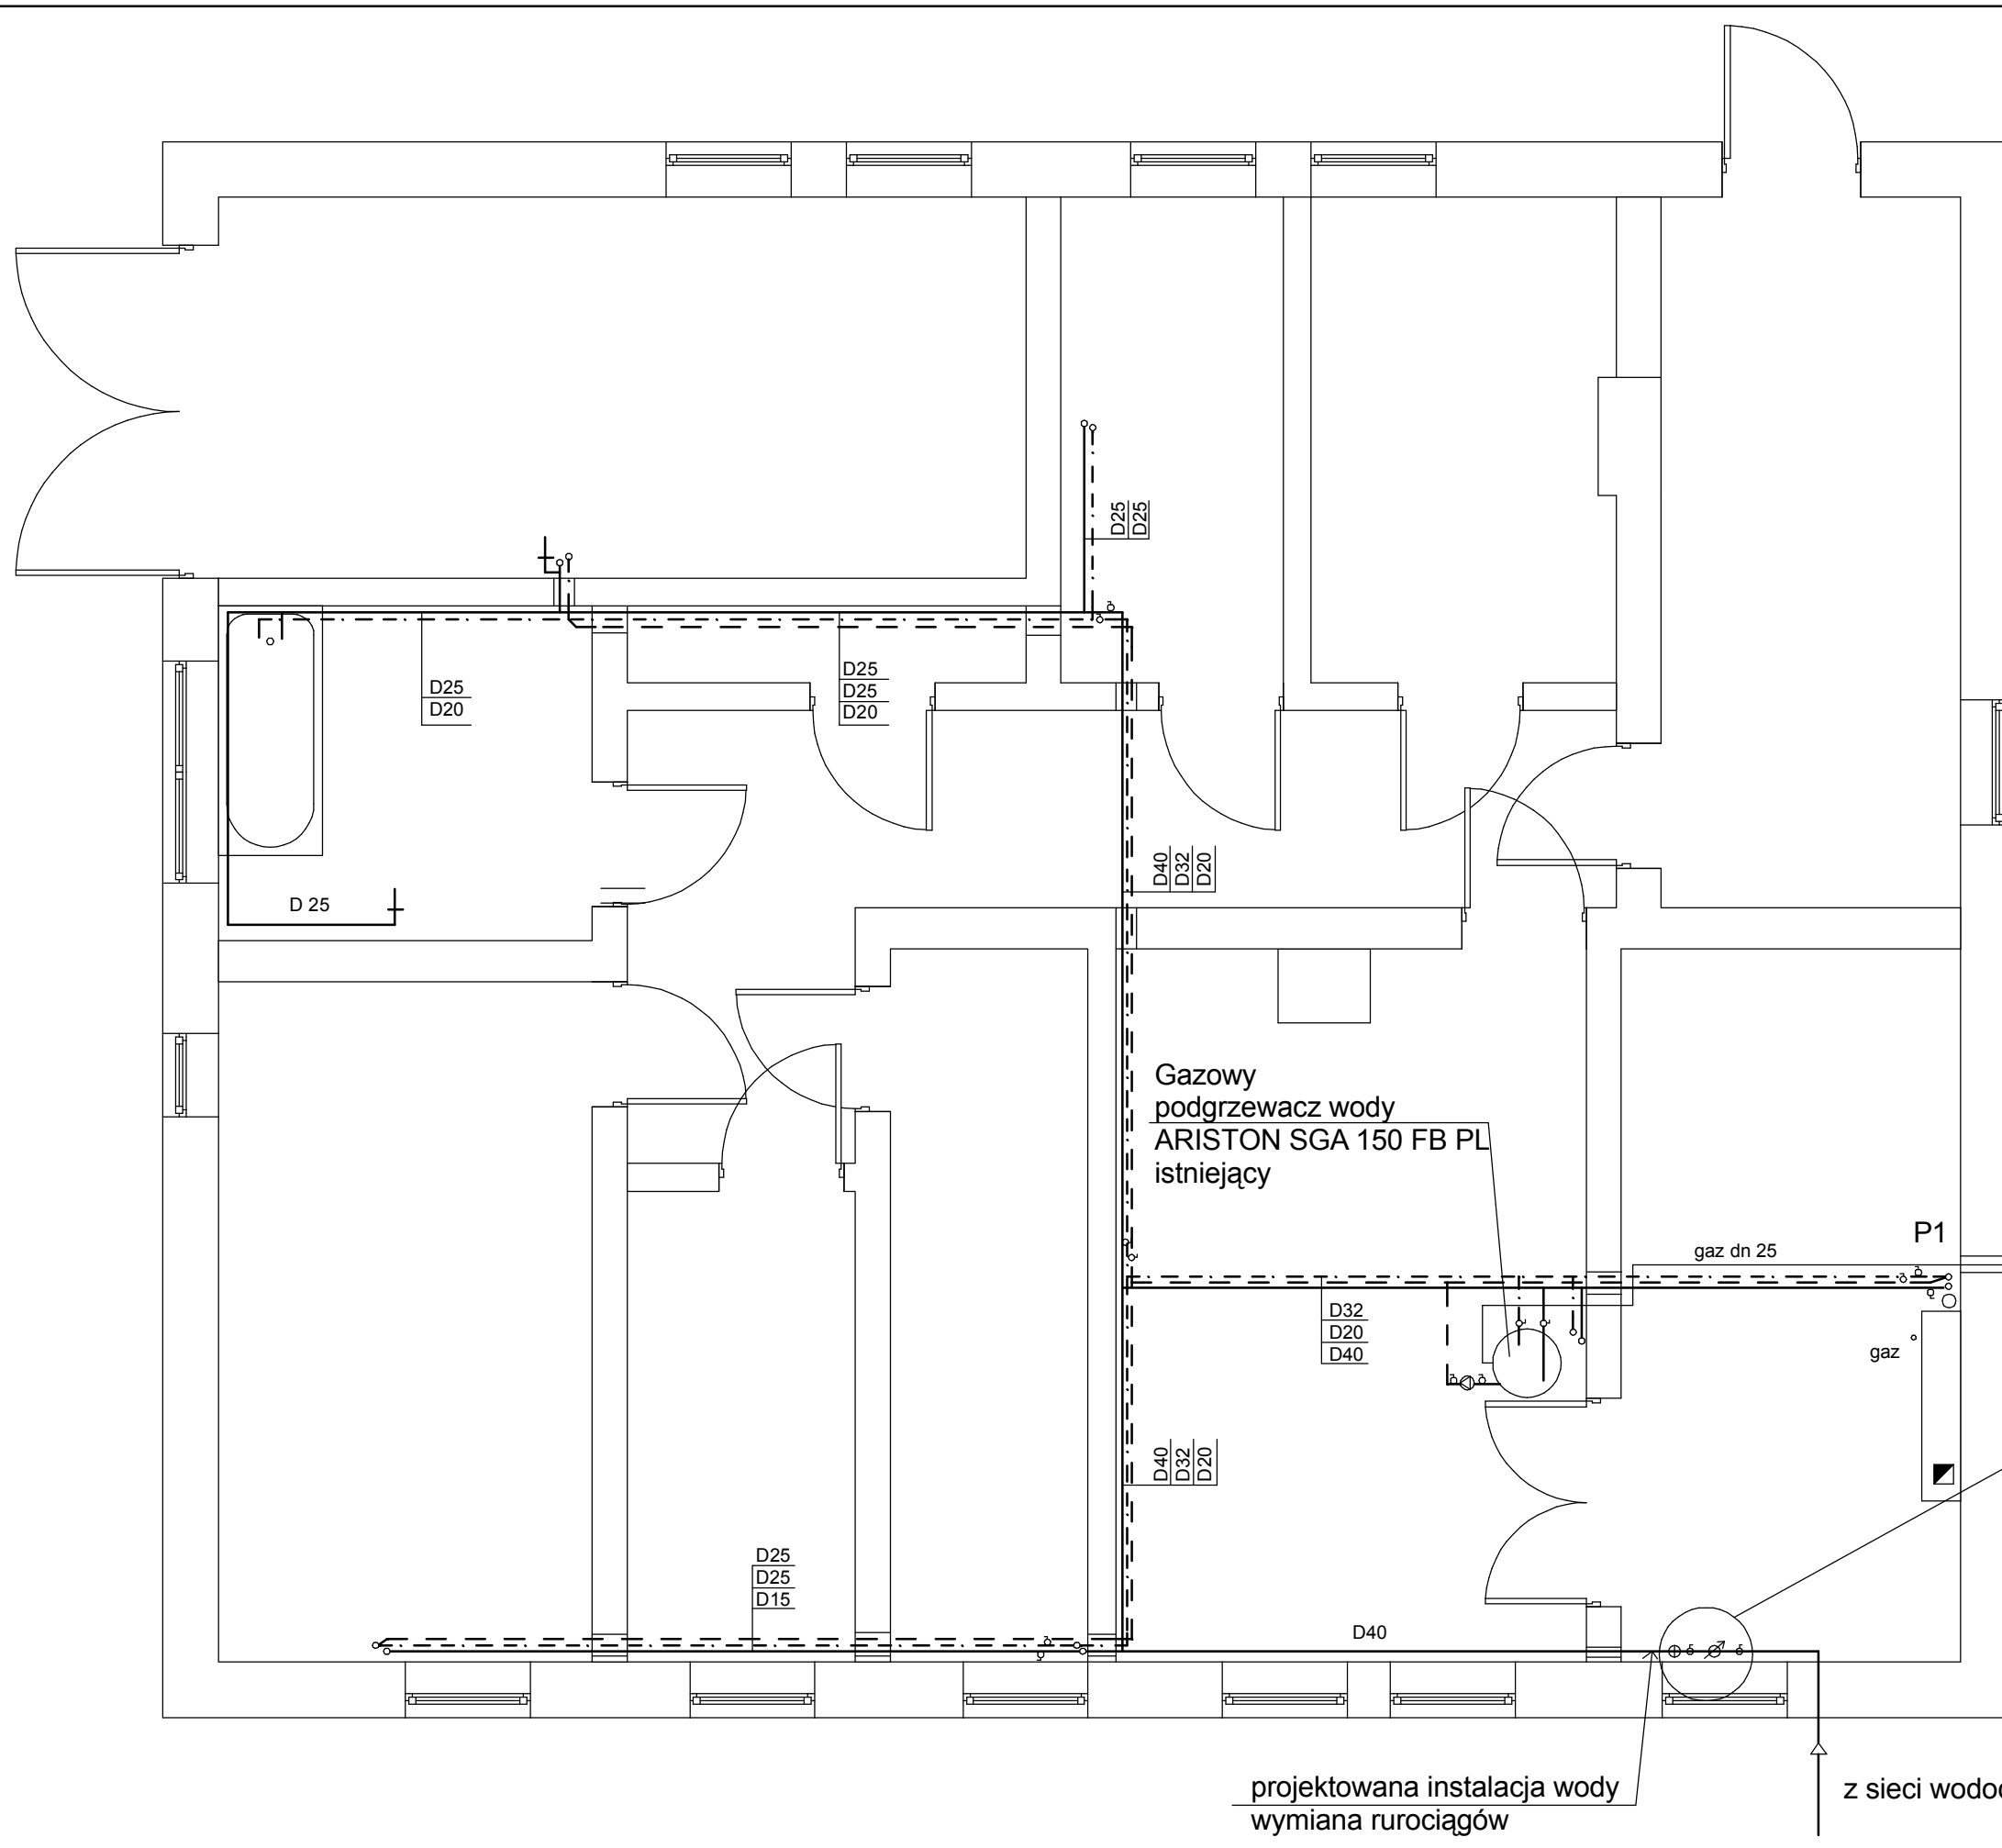

## OZNACZENIA:

- - projektowane przewody wody zimnej
- - - - projektowane przewody c.w.u.
- - - - projektowane przewody wody cyrkulacyjnej

P1 Istniejący pion wody zimnej i ciepłej do mieszkań na piętrze do wymiany

## UWAGI:

1. Rurociągi rozprowadzające prowadzić pod stropem w piwnicy
2. Wykorzystać stare przejścia przez strop i ściany
3. Rurociągi zaizolować cieplnie otulinami

|  |                           |                             |   |              |  |           |
|--|---------------------------|-----------------------------|---|--------------|--|-----------|
|  | Zespół Projektowy "AWart" |                             | M.Lukasiewicz & W.Lukasiewicz & B.Lukasiewicz |              | Stalowa Wola ul. Wojska Polskiego 4a pok. 6 tel/fax (0-15) 842 35 95 |           |
|  | Nazwa i adres obiektu     |                             | Branża  |              | Skala  |           |
| Remont Wiejskiego Ośrodka Zdrowia w Antoniewie i likwidacja barier architektonicznych dla osób niepełnosprawnych |                           | Sanitarna                   |   | 1:50         |  |           |
| Inwestor   |                           | Nazwa rysunku:              |   | Nr uprawnień |  | Nr rys.   |
| Gmina Radomyśl/Sanem 37-455 Radomyśl ul. Rynek Duży 7  |                           | Rzut piwnic-instalacja wody |   | 169/TBG/1993 |  |           |
| Funkcja  |                           | Funkcja                     |   | 114/TGB/1998 |  | luty 2008 |
| mgr inż. Wiesław LUKASIEWICZ   |                           | mgr inż. Marola MUCHA       |   |              |  |           |
| Projektant   |                           | mgr inż. Marola MUCHA       |   |              |  |           |
| Asystent Projektanta   |                           | mgr inż. Adrian ŚWIĄTEK     |   |              |  |           |