

MAPA DO CELÓW PROJEKTOWYCH

Skala 1: 500 sek.7.138.30.11.4.1, -11.4.3

Układ współrzędnych prostokątnych: 2000 / 7
 Układ wysokościowy : Kronsztadt 60
 Miejscowość : Kępa Rzczycka
 Jednostka ewidencyjna : 181804_2 Radomyśl n/Sanem
 Obręb ewidencyjny 0004 Kępa Rzczycka
 Wykonawca: Usługi geodezyjne i kartograficzne
 39-460 Nowa Dęba ul. Spółdzielcza 1/11
 Imię i nazwisko ,nr uprawnień: Mirosława Olbrycht- Grębowiec , 11468
 Id zgłoszenia pracy geodezyjnej: GN.X.6642.2122.2016
 Nr licencji : GN.X.6642.2122.2016_1818_K05
 Data opracowania mapy: 7.10.2016r.
 Mapa aktualna w oznaczonym zakresie

W ramach wykonania niniejszej mapy nie ustalano granic działek ewidencyjnych .
 Nie sprawdzano służebności gruntowych w zakresie pomiaru.

LEGENDA:

PROJEKTOWANA SIĘĆ WODOCIĄGOWA PE90mm


GEODETA UPRAWNIIONY

mgr inż. Mirosława Olbrycht-Grębowiec
 C.P. M.G.P. I Bud. Nr 11468

Poświadczam, że niniejszy dokument został opracowany w wyniku prac geodezyjnych i kartograficznych, których rezultaty zawiera operat techniczny wpisany do ewidencji materiałów państwowego zasobu geodezyjnego i kartograficznego	
Organ prowadzący państwowy zasób geodezyjny i kartograficzny	STAROSTA STAŁOWOWOLSKI Powiatowy Ośrodek Dokumentacji Geodezyjnej i Kartograficznej w Stalowej Woli
Identyfikator ewidencyjny materiału zasobu - operatu technicznego	F. 1818. 2016. 2011
Data wpisania operatu technicznego do ewidencji materiałów zasobu	19. PAZ 2016
Imię, nazwisko i podpis osoby reprezentującej organ	Z up. STAROSTY Władysław Lewandowski Wydział Geodezji i Gospodarki Nieruchomościami Powiatowy Ośrodek Dokumentacji Geodezyjnej i Kartograficznej w Stalowej Woli

STAROSTA STAŁOWOWOLSKI
 Na podstawie art. 28b ust. 1 ustawy z dnia 17 maja 1989 r. Prawo geodezyjne i kartograficzne (Dz. U. z 2014 r. poz. 897) w siedzibie WGIGN przy ul. Podleśnej 15 w Stalowej Woli
 w dniu 27.10.2016 roku
UZGODNIONO USYTUOWANIE PROJEKTOWANYCH SIĘCI (PRZYŁĄCZY), UZBROJENIA TERENU Z NARADY KOLEGIUM POWIATOWEJ SPORZĄDZONO WYKAZ DZIAŁEK
 GN.V.6630.1420.2016
 (Imię i nazwisko, podpis osoby upoważnionej)

RO AROT 1/0
RO PE160mm
L=5,0m przewiert
RZECZOZNAWA DZ. 0,2m PRAW ZABEZPIECZEŃ PRZECIWOPOŻAROWYCH
 mgr inż. Zbigniew Zawrotniak
 Nr upr. 381/98
 Stalowa Wola, dnia 17.10.2016
 zgodność projektu z wymaganiami ochrony przeciwpożarowej stwierdzam bez uwag z uwagami

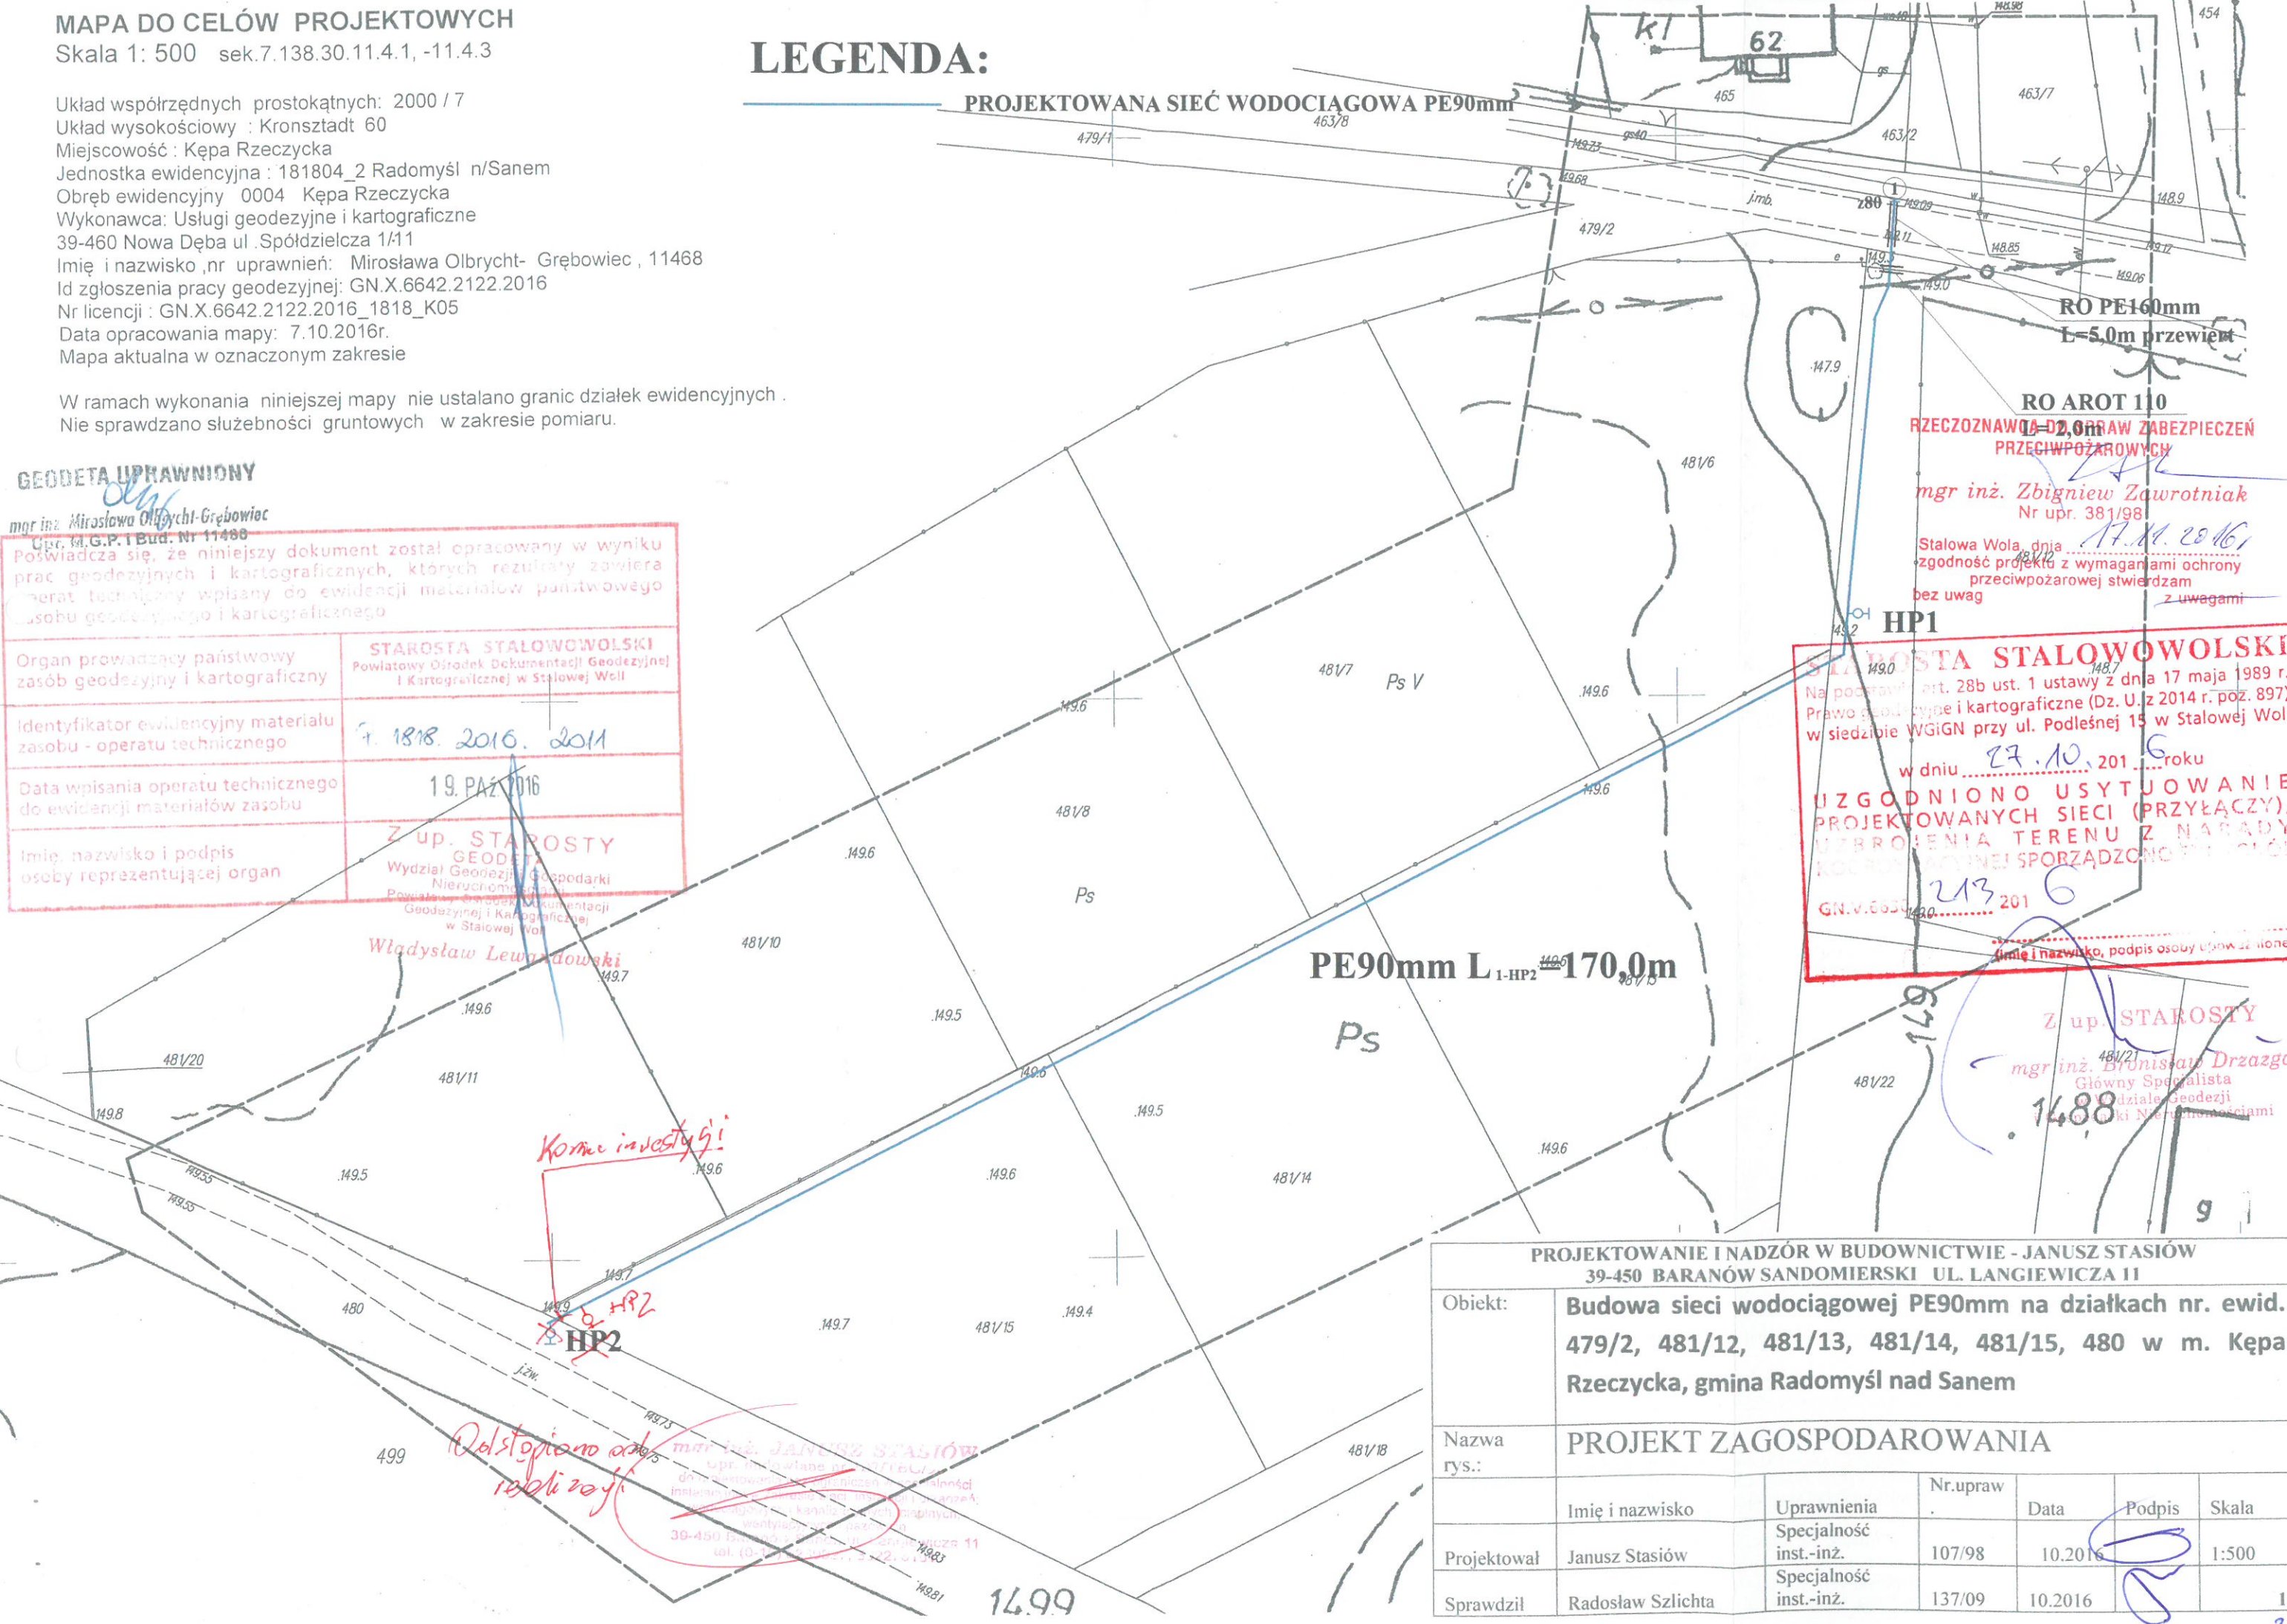

PROJEKTOWANIE I NADZÓR W BUDOWNICTWIE - JANUSZ STASIÓW 39-450 BARANÓW SANDOMIERSKI UL. LANGIEWICZA 11						
Obiekt:	Budowa sieci wodociągowej PE90mm na działkach nr. ewid. 479/2, 481/12, 481/13, 481/14, 481/15, 480 w m. Kępa Rzczycka, gmina Radomyśl nad Sanem					
Nazwa rys.:	PROJEKT ZAGOSPODAROWANIA					
	Imię i nazwisko	Uprawnienia	Nr.upraw	Data	Podpis	Skala
Projektował	Janusz Stasiów	Specjalność inst.-inż.	107/98	10.2016		1:500
Sprawdził	Radosław Szlichta	Specjalność inst.-inż.	137/09	10.2016		1

Kanał inwestycji
HP2
Relstopiono ad...
redli roji
 mgr inż. JANUSZ STASIÓW
 upr. do wyłanianie projektów i nadzoru
 do projektowania i nadzoru nad realizacją
 instalacji wodociągowej i kanalizacyjnych
 wentylacyjnych i gazowych
 39-450 Baranów Sandomierski ul. Langiewicza 11
 tel. (0-14) 22 22 22 22