

Mapa do celów projektowych

skala: 1:500  
 obiekt: Radoszyce  
 działki: 5047  
 obręb ewid.: 0025  
 jed. ewid.: 260504\_2 Radoszyce  
 gmina: Radoszyce  
 powiat: konecki  
 woj.: świętokrzyskie  
 zgłoszenie zostało zarejestrowane pod  
 nr KERG: GN.6642.429.2016  
 arkusz mapy: 7.147.14.03.1.3  
 7.147.14.03.3.1

ORIENTACJA



Poświadczam, że niniejszy dokument został opracowany w wyniku prac geodezyjnych i kartograficznych, których rezultaty zawiera operat techniczny wpisany do ewidencji materiałów państwowego zasobu geodezyjnego i kartograficznego	
Organ prowadzący państwowy zasób geodezyjny i kartograficzny	STAROSTA KONECKI
Identyfikator ewidencyjny materiału zasobu - operat techniczny	P. N 605 - 2016.174
Data wpisania operatu technicznego do ewidencji materiałów zasobu	23 MAJ 2016
Imię, nazwisko i podpis osoby reprezentującej organ	Z up. STAROSTY Renata Chatai Inspektor PODGIK

Mapę wykonano:


- w układzie współrzędnych płaskich prostokątnych „2000/7”
- w układzie wysokościowym Kronsztadt 86

Zastrzegam jednocześnie, że na obszarze objętym aktualizacją może występować dodatkowe uzbrojenie podziemne, o którego istnieniu nie uzyskano informacji.

Na mapie do celów projektowych dla przedmiotowej działki nie sprawdzono obciążeń związanych ze służebnością gruntową.

GEODETA

wykonał: mgr inż. Andrzej Wilk  
 26-200 Końskie, ul. Armii Krajowej 18/48  
 Upr 19987 tel. 0 692 413 410

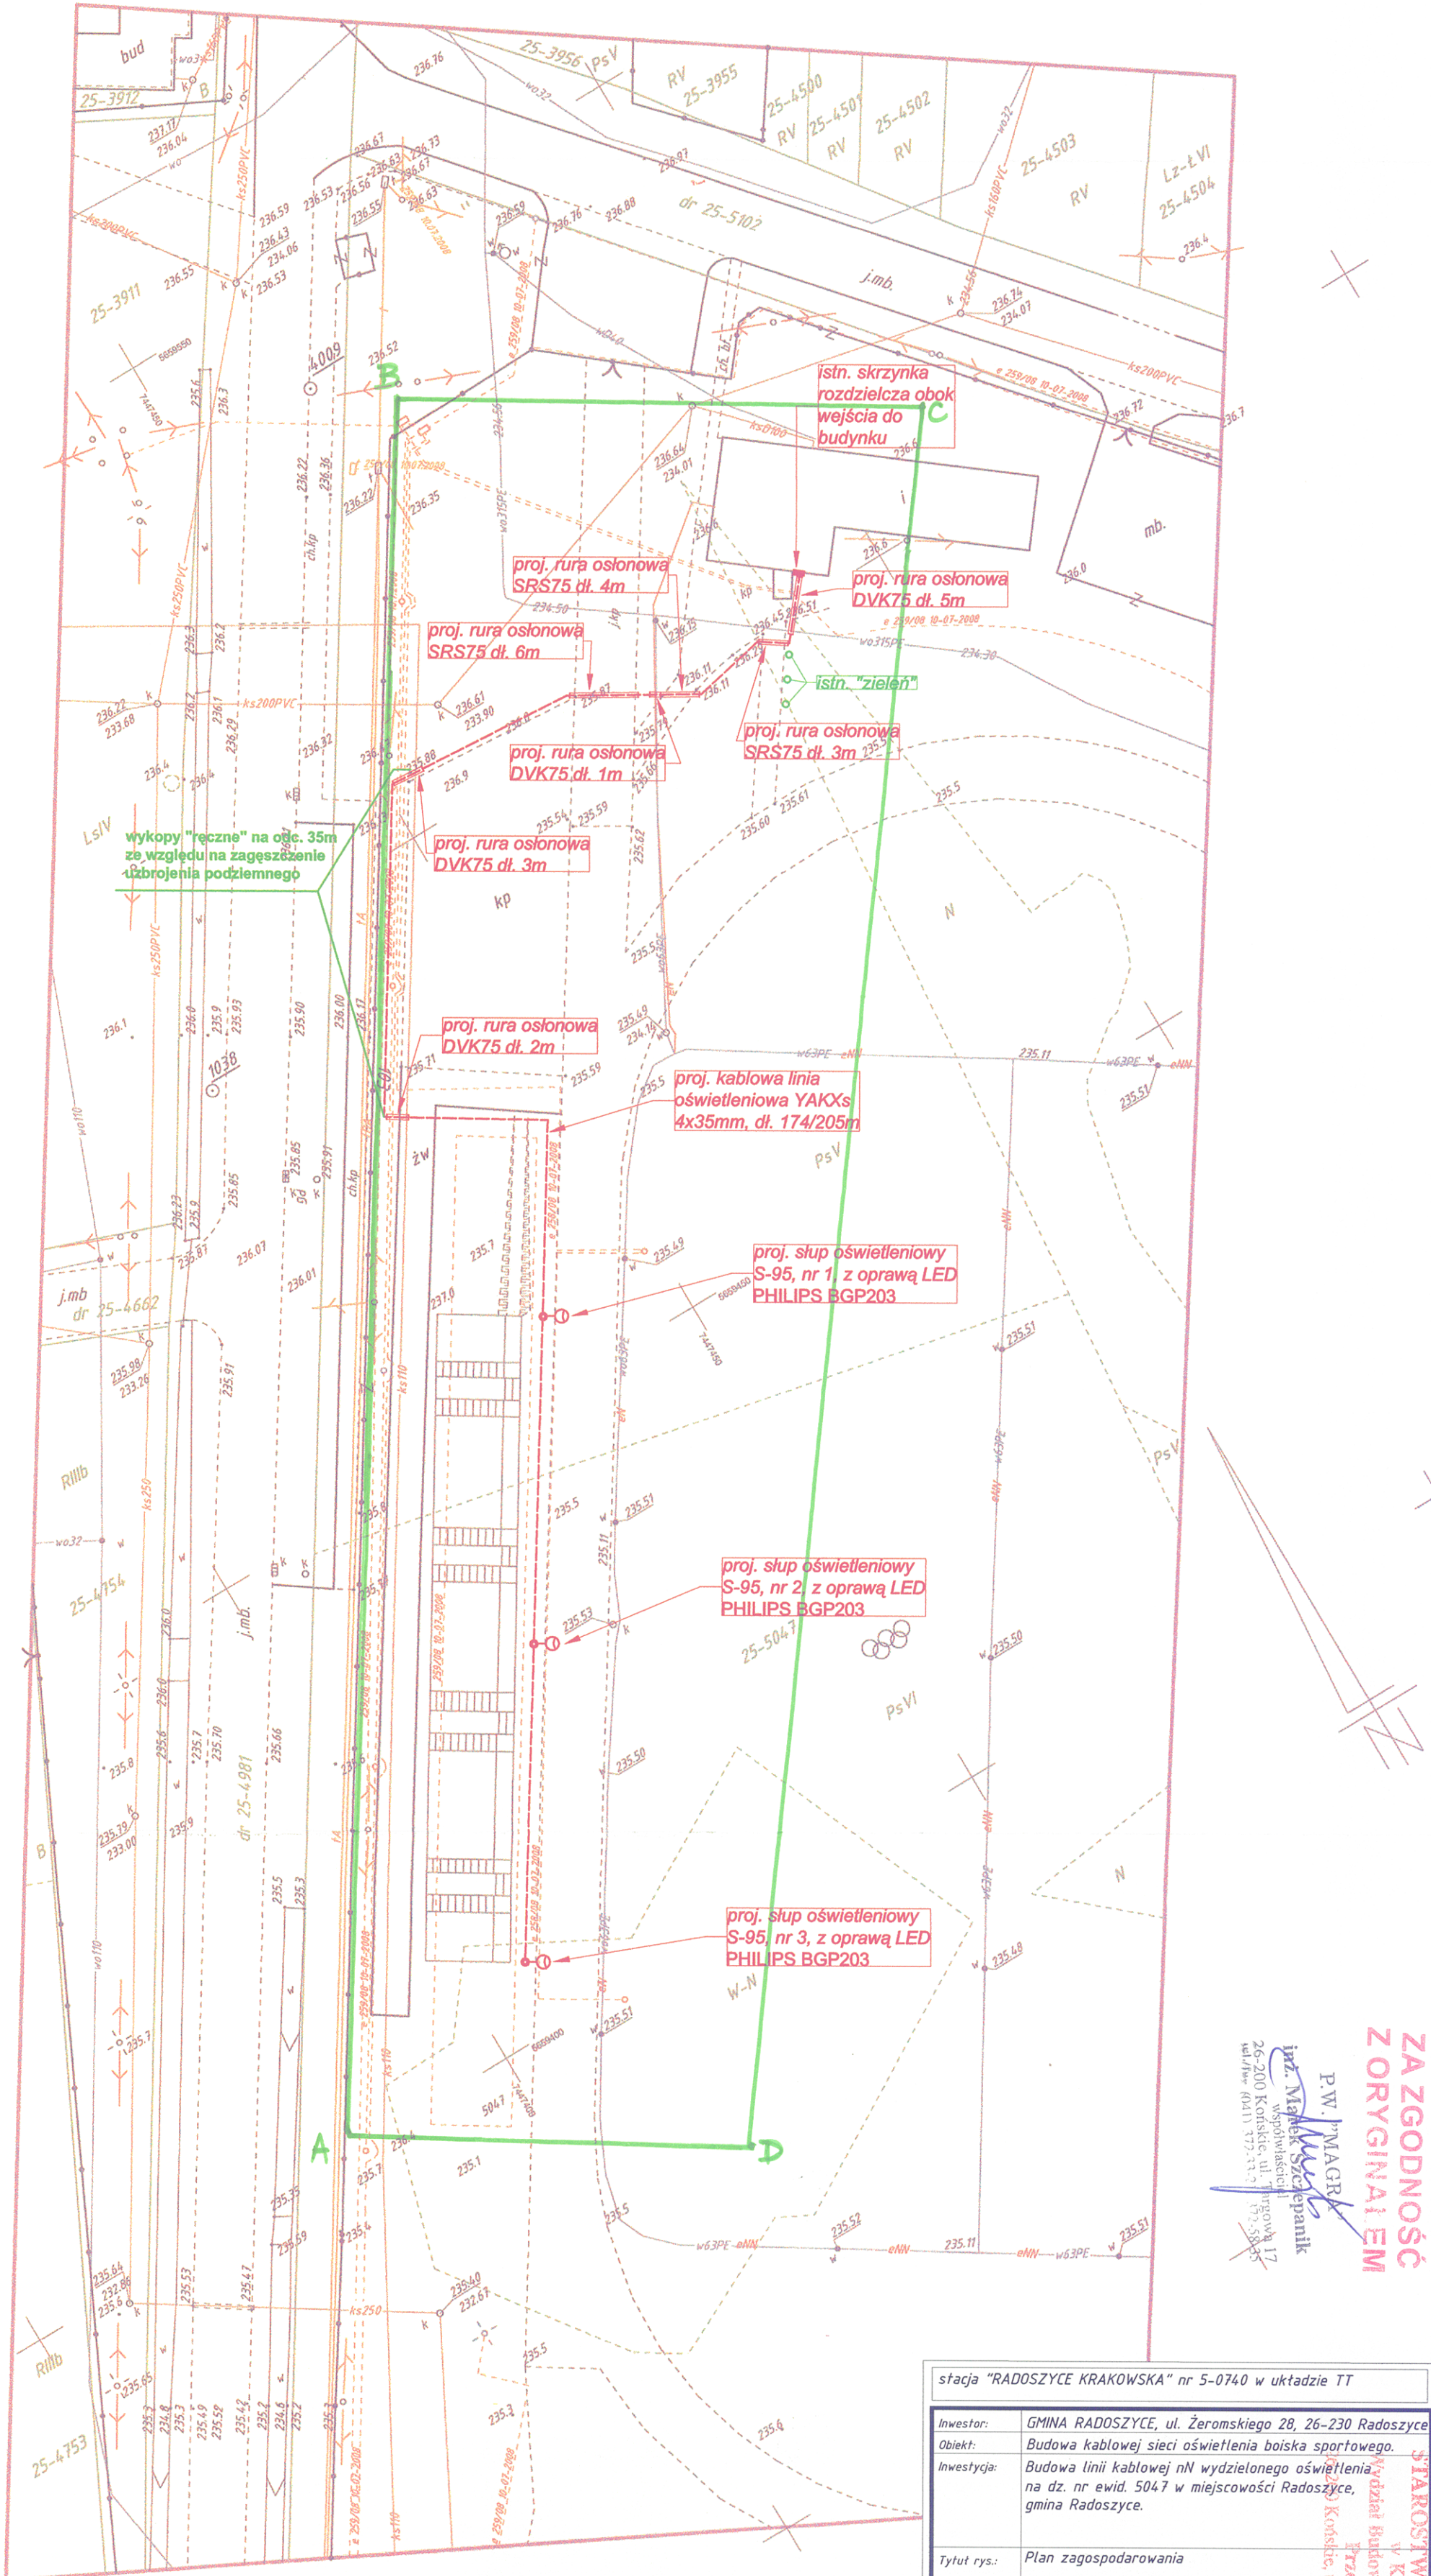

**ZA ZGODNOŚĆ Z ORYGINAŁEM**  
 P.W. MAGRA  
 M. Szczepaniak  
 26-200 Końskie, ul. Targowa 17  
 tel/fax 372-33-26372-58-35

stacja "RADOSZYCE KRAKOWSKA" nr 5-0740 w oddziale TT	
Investor:	GMINA RADOSZYCE, ul. Żeromskiego 28, 26-230 Radoszyce
Obiekt:	Budowa kablowej sieci oświetlenia boiska sportowego.
Investycja:	Budowa linii kablowej nN wydzielonego oświetlenia na dz. nr ewid. 5047 w miejscowości Radoszyce, gmina Radoszyce.
Tytuł rys.:	Plan zagospodarowania
Branża elektryczna	PROJEKT BUDOWLANY
Skala: 1:500	Rzut: -
Projektował: inż. Marek Szczepaniak	Upr. Bud. nr 564/96
Sprawił: inż. Stawomir Skrobisz	Upr. Bud. nr SWK/038/P00E/06
Opracował: mgr inż. Kamil Knez	
P.W. "MAGRA" M. Szczepaniak W. Synowicz, 26-200 Końskie ul. Targowa 17, tel/fax 372-33-26372-58-35	

A, B, C, D - Obszar oddziaływania projektowanego, znajduje się w całości w granicach opracowania.