 







# RZUT PIWNICY

## KONCEPCJA 2

Nr	Pomieszczenie	Posadzka	Powierzchnia
0.1	KŁATKA SCHODOWA	GRES TECHNICZNY	3,6m <sup>2</sup>
0.2	KOMUNIKACJA	GRES TECHNICZNY	10,1m <sup>2</sup>
0.3	POMIESZCZENIE PORZĄDKOWE	GRES	4,2m <sup>2</sup>
0.4	KORYTARZ	GRES TECHNICZNY	29,2m <sup>2</sup>
0.5	POMIESZCZENIE DO OBSŁUGI FOTOWOLTAIKI	GRES TECHNICZNY	7,0m <sup>2</sup>
0.6	MAGAZYN	GRES TECHNICZNY	28,0m <sup>2</sup>
0.7	MAGAZYN	GRES TECHNICZNY	36,4m <sup>2</sup>
0.8	ZUŁOWNIA	GRES TECHNICZNY	9,5m <sup>2</sup>
0.9	SKŁAD PALIWA	GRES TECHNICZNY	29,6m <sup>2</sup>
0.10	KOTŁOWNIA	GRES TECHNICZNY	51,9m <sup>2</sup>
0.11	WC	GRES	1,6m <sup>2</sup>
0.12	PRYSZNIC	GRES	1,6m <sup>2</sup>
0.13	PRZEDSIÓNEK	GRES	3,2m <sup>2</sup>
0.14	POMIESZCZENIE PALACZA	GRES TECHNICZNY	8,9m <sup>2</sup>
0.15	WENTYLATORNIA	GRES TECHNICZNY	34,3m <sup>2</sup>
0.16	SERWEROWNIA	GRES TECHNICZNY	4,7m <sup>2</sup>
	<b>RAZEM</b>		<b>263,8m<sup>2</sup></b>

### LEGENDA:

-  - ZASYFONOWANY WPUST PODLOGOWY
-  - NAWIEW Z URZĄDZENIEM DO REGULACJI PRZEPŁYWU POWIETRZA (CZERPNIA POWIETRZA)
-  - KRAN ZE ZŁĄCZKĄ DO WĘZA
-  - KANAŁ WENTYLACJI GRAWITACYJNEJ
-  - KANAŁ WENTYLACJI GRAWITACYJNEJ Z WYBUDOWANYM WENTYLATOREM

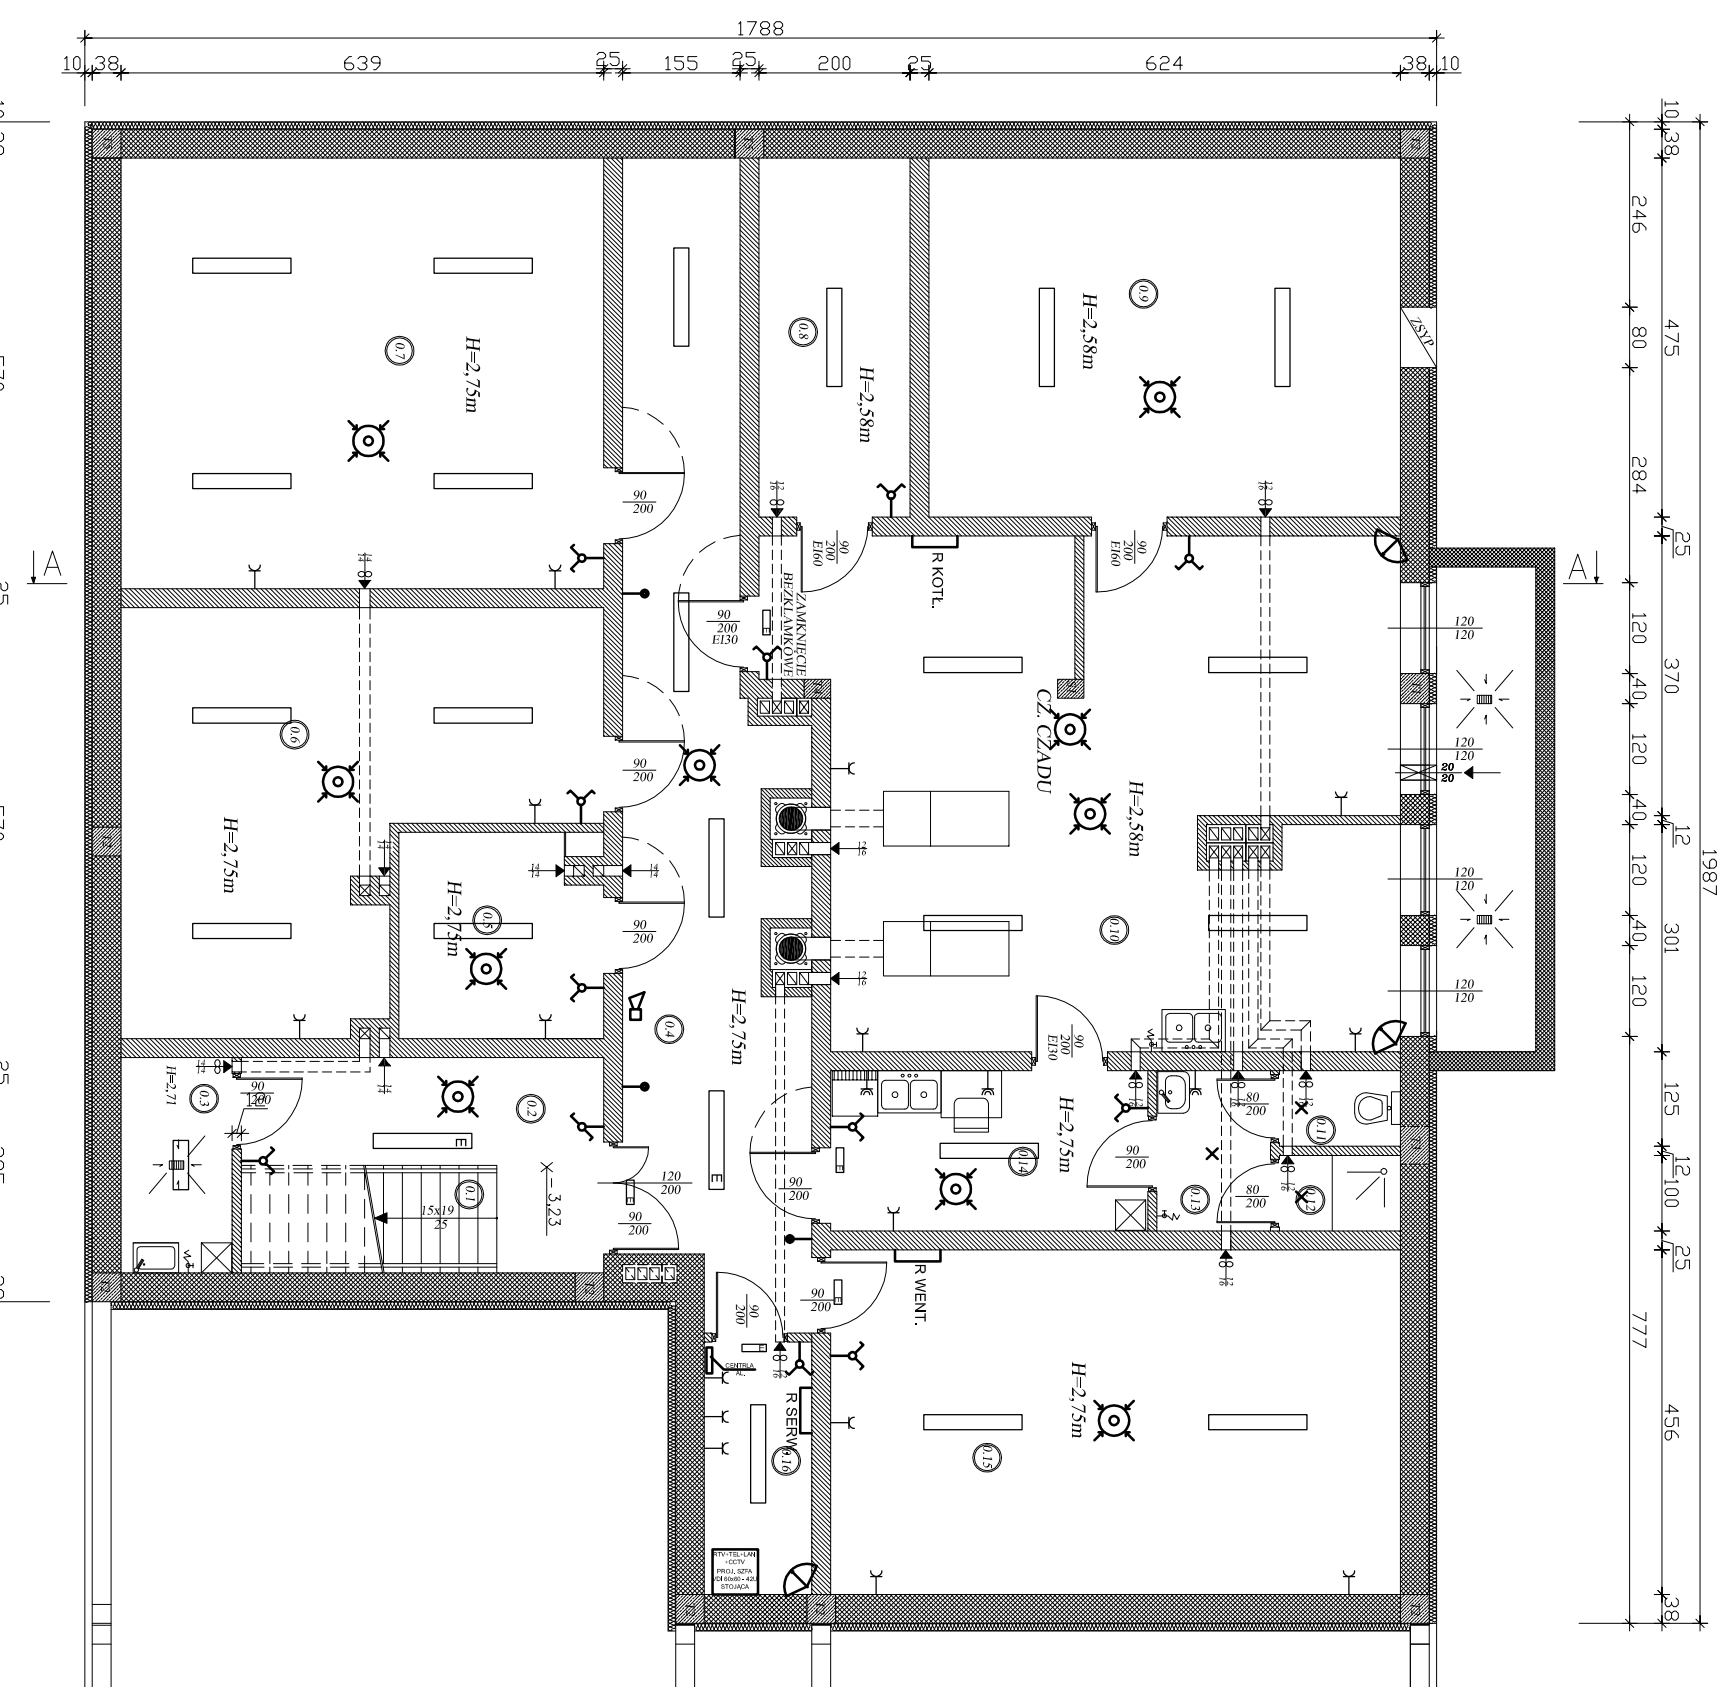

<b>K.W. PROJEKT</b>		<b>PRACOWNIA PROJEKTOWA</b>	
Imię i nazwisko:		Nr upr. specjalność	
Podpis:		Stadium: Koncepcja	
Projektant: inż. EDMUND NOWAK		Lokalizacja: Rodoszyce, ul. Czapłochowska dz.nr.3879,3880/1,3880/2,3840/1,3863/1	
Sprawdził: mgr inż. JAN CIEŚLA		Data: 03.2016	
Opracował:		Skala: 1:100	
Temat rysunku: RZUT PIWNICY		Rysunek Nr: E - II	

Uwaga. Niniejsza dokumentacja ani żadna jej część nie może być powielana ani rozpowszechniana za pomocą urządzeń elektronicznych, mechanicznych, kopiujących, nagrywających i innych bez pisemnej zgody posiadacza praw autorskich: Pracowni Projektowej "K.W. PROJEKT"