







-  -oprawa typu LUG VELA SL.044
-  -oprawa typu SR 418 ELGO
-  -oprawa z modułem bezpieczeństwa
-  -oprawa ewakuacyjna

Układ sieci zasilającej TN-C
 Układ sieci odbiorczej TN-S
 ochrona od porażenia samoczynne wyłączenie zasilania
 wykonać główną szynę wyrównawczą Fe Zn 25x4
 połączenia wyrównawcze Ly 6 mm²
 wszystkie przewody do opraw YDY 3x1,5
 wszystkie przewody do gniazd wtykowych 230V YDY 3x2,5

STAROSTWO POWIATOWE
 w Grodzisku Wlkp.
 Wydział Architektury i Budownictwa
 ul. Żwirki i Wigury 1
 62-065 GRODZISK WŁKP.
 tel. 61 44 52 528


Inwestor: Gmina Rakoniewice Osiedle Drzymały 25 62-067 Rakoniewice		Obiekt: Budynek rekreacyjny z zapleczem socjalnym		
Projektant: mgr inż. Benon Jąder upr. budowlane nr ewid. WKP/0171/PÓOE/10 w zakresie projektowania w specjalności elektrycznej		Adres budowy: Głodno dz. nr 319/1 Nazwa rysunku: Instalacja elektryczna oświetlenie		
Podpis: 		DATA 2014	SKALA 1:100	NR RYS. 1

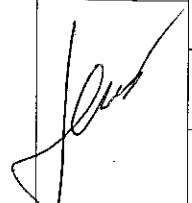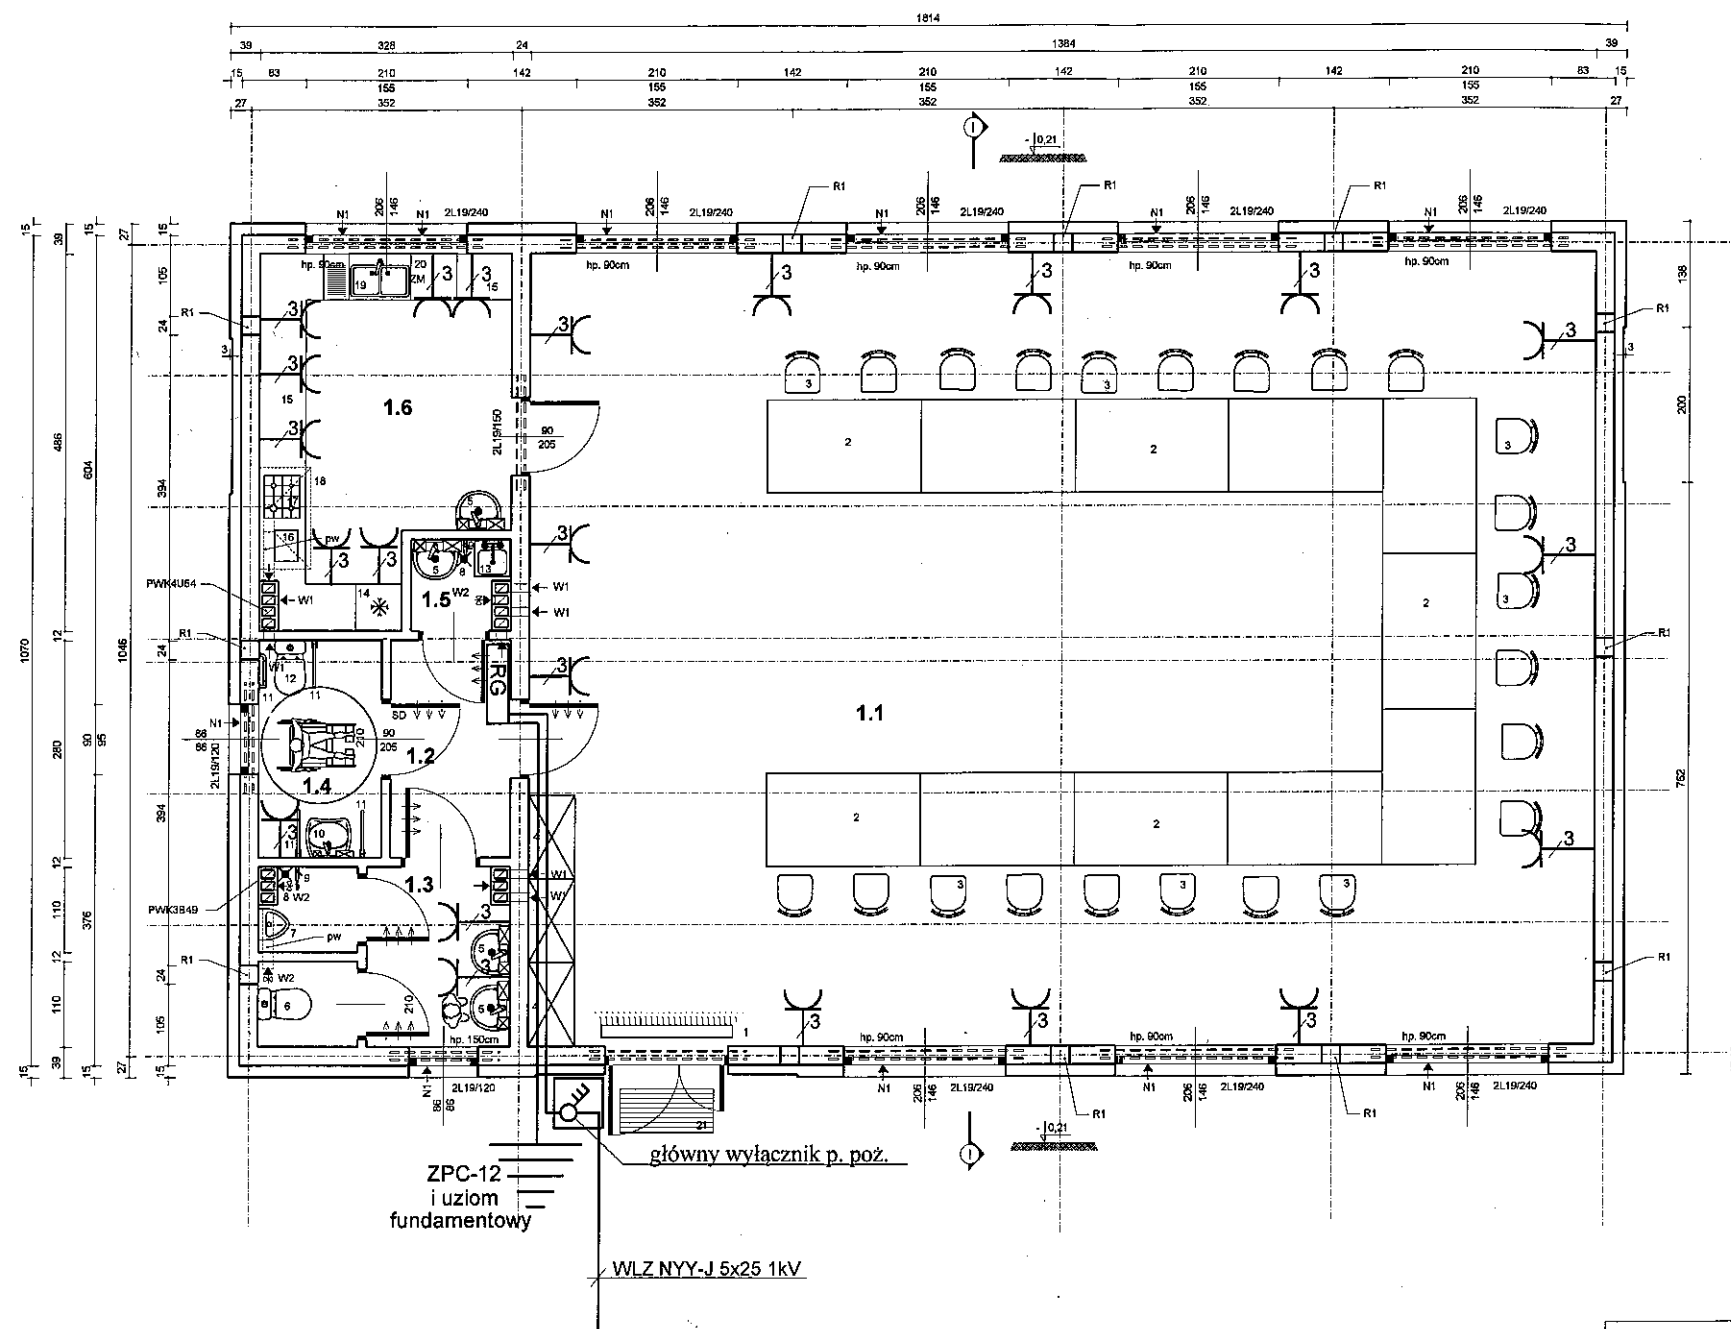

Układ sieci zasilającej TN-C
 Układ sieci odbiorczej TN-S
 ochrona od porażień samoczynne wyłączenie zasilania
 wykonać główną szynę wyrównawczą Fe Zn 25x4
 połączenia wyrównawcze Ly 6 mm²
 wszystkie przewody do opraw YDY 3x1,5
 wszystkie przewody do gniazd wtykowych 230V YDY 3x2,5

STAROSTWO POWIATOWE
 w Grodzisku Wlkp.
 Wydział Architektury i Budownictwa
 ul. Żwirki i Wigury 1
 62-065 GRODZISK WLKP.
 tel. 61 44 52 528

Inwestor: Gmina Rakoniewice Osiedle Drzymały 25 62-067 Rakoniewice		Objekt: Budynek rekreacyjny z zapleczem socjalnym	
Projektant: mgr inż. Benon Jader opr. budowlane nr ewid. WKP/0171/POCE/10 w zakresie projektowania w specjalności elektrycznej	Podpis 	Adres budowy: Głodno dz. nr 319/1	
		Nazwa rysunku: Instalacja elektryczna gniazda	
DATA 2014	SKALA 1:100	NR RYS. 2	

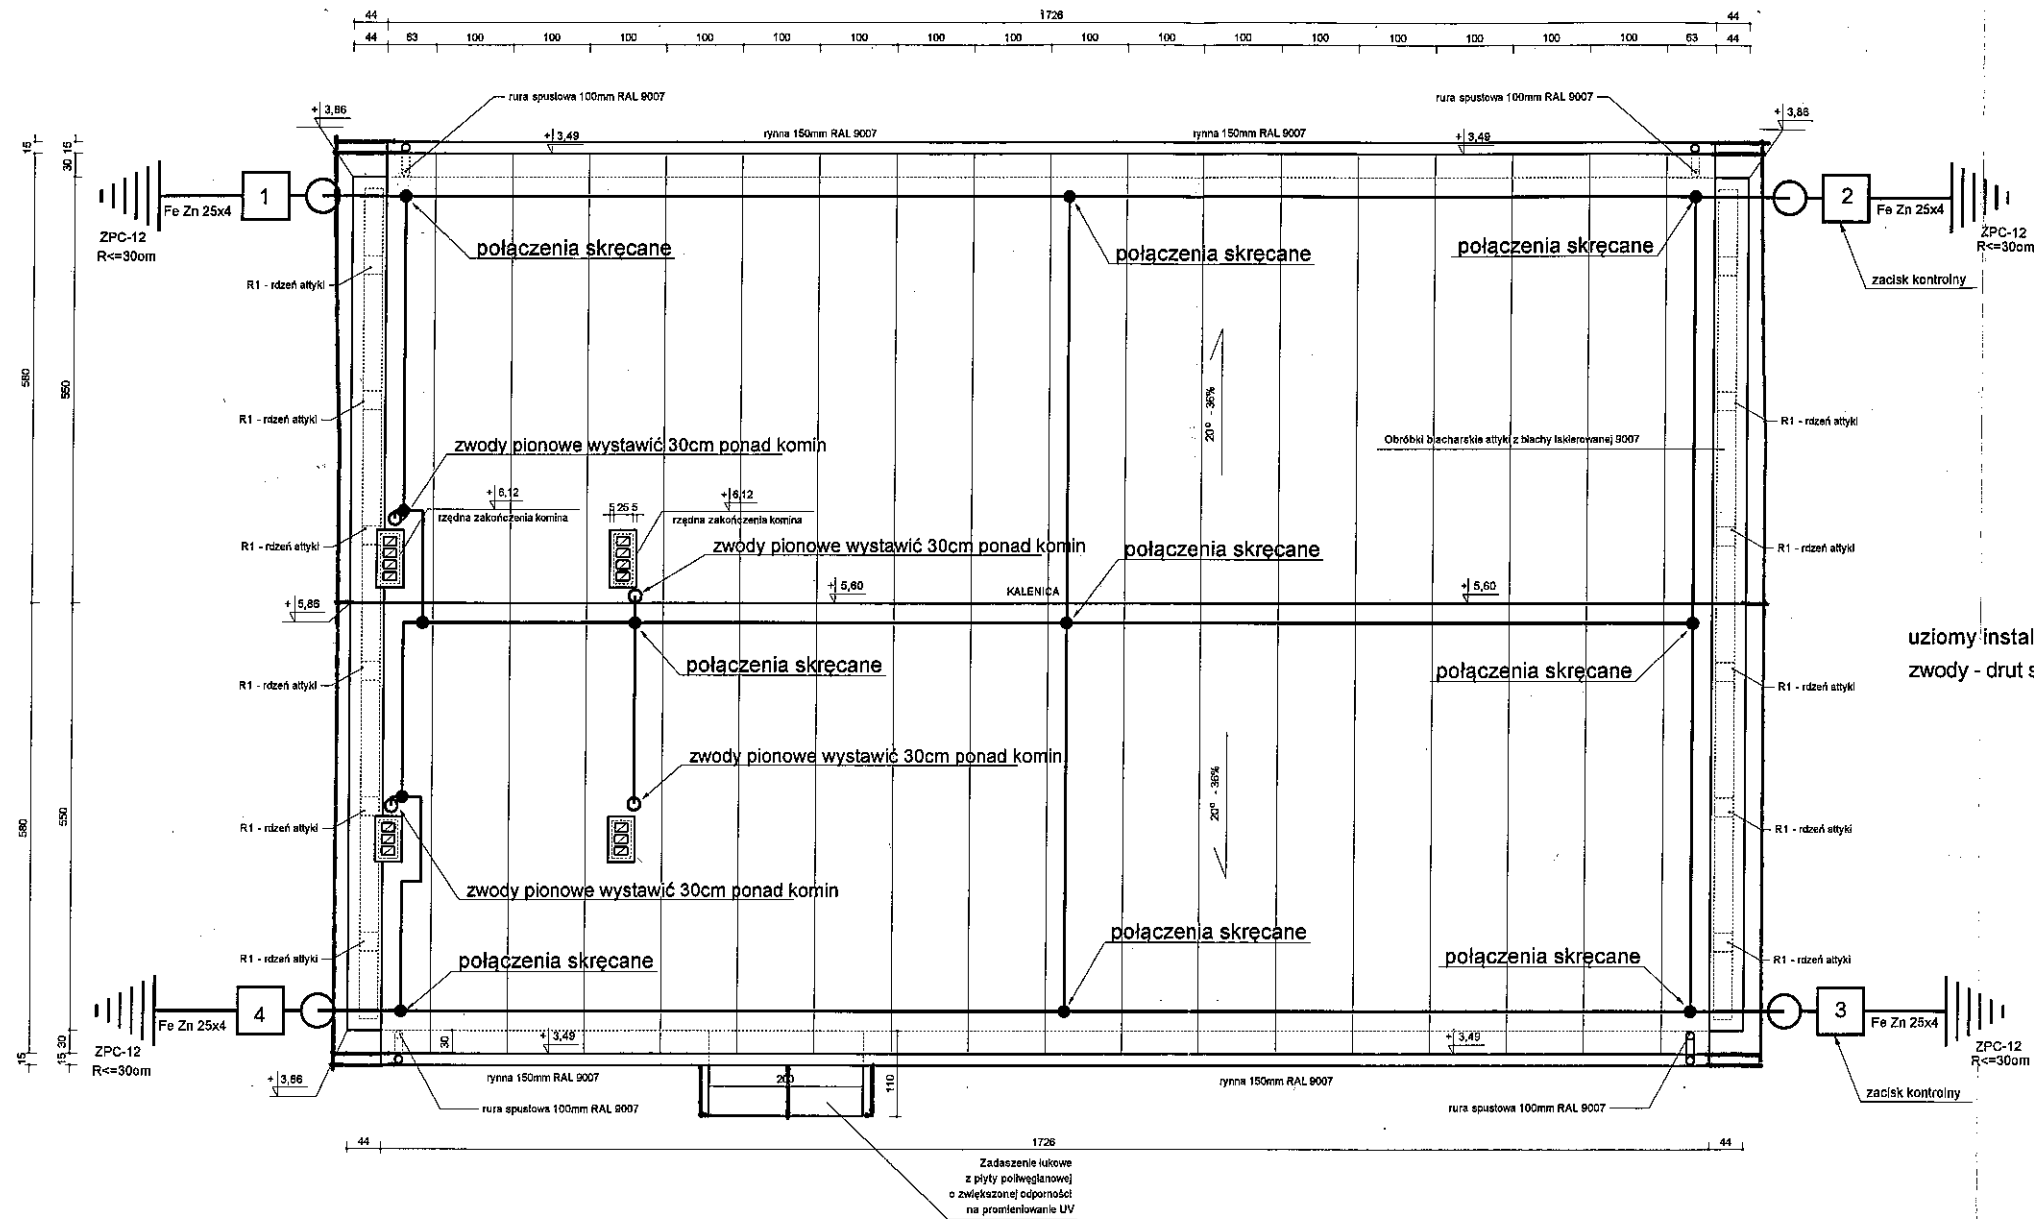


uziomy instalacji odgromowej można połączyć z uziomem fundamentowym
zwody - drut stalowy ocynkowany fi 8

Pokrycie dachu płytą warstwową z rdzeniem poliuretanowym PIR grubości 120mm
Kolor zewnętrzny 9007
Kolor od środka 9010 lub 9002
np. KINGSPAN 1000 RW
Długość płyty 620cm - 36szt.

STAROSTWO POWIATOWE
w Grodzisku Wlkp.
Wydział Architektury i Budownictwa
ul. Zwirki i Wigury 1
62-065 GRODZISK WŁKP.
tel 61 44 69 678

Inwestor: Gmina Rakoniewice Osiedle Drzymały 25 62-067 Rakoniewice		Obiekt: Budynek rekreacyjny z zapleczem socjalnym	
Projektant: mgr inż. Benon Jader upr. budowlana nr swid. WKP/0171/PODE/10 w zakresie projektowania w specjalności elektrycznej	Podpis	Adres budowy: Głodno dz. nr 319/1	
	Nazwa rysunku: Instalacja elektryczna odgromy		
	DATA 2014	SKALA 1:100	NR RYS. 3

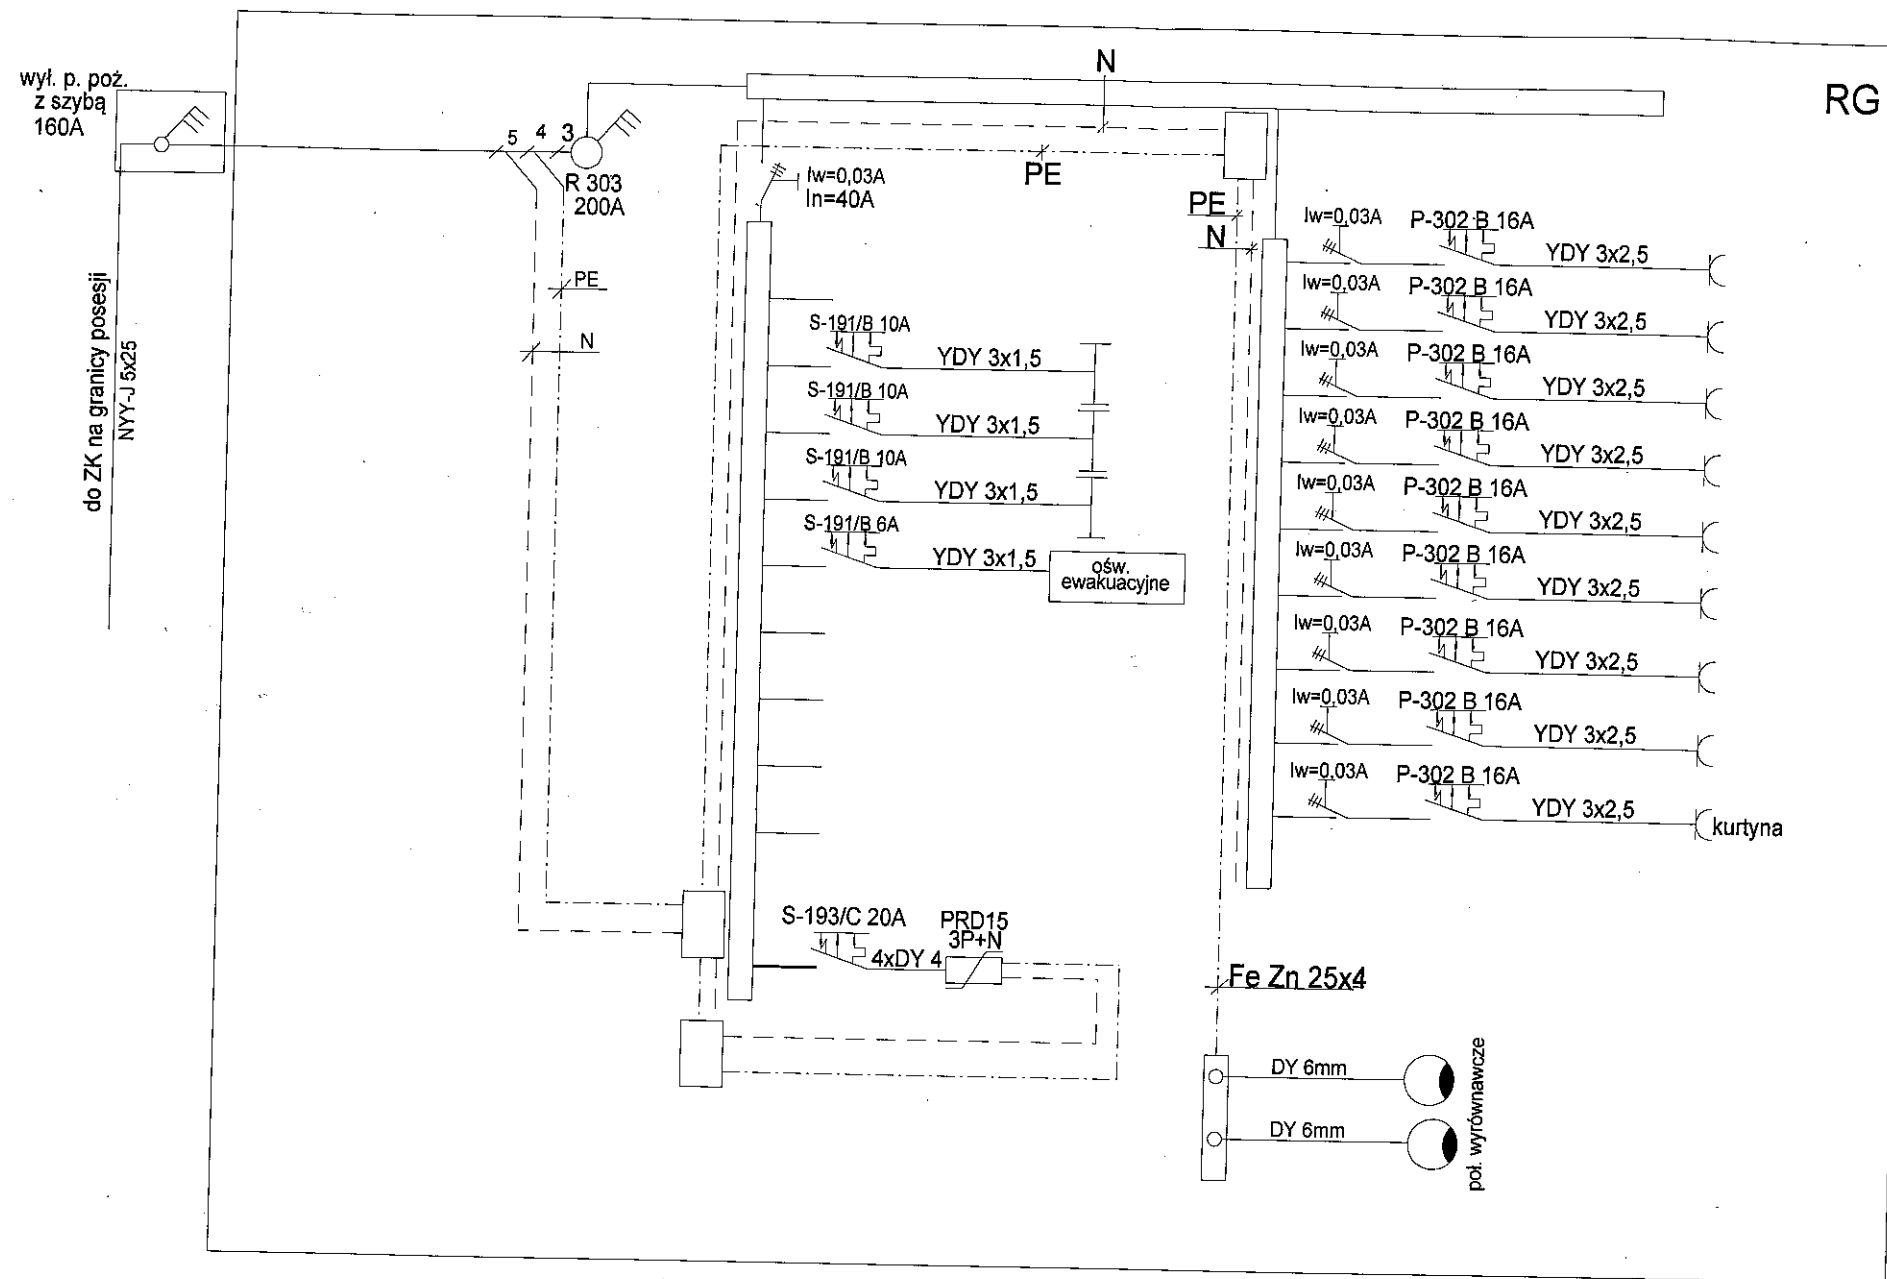

Układ sieci zasilającej TN-C
 Układ sieci odbiorczej TN-S
 Ochrona od porażień - samoczynne wyłączenie zasilania

STAROSTWO POWIATOWE
 w Grodzisku Wlkp.
 Wydział Architektury i Budownictwa
 ul. Zwirki i Wigury 1
 62-065 GRODZISK WLKP.
 tel. 61 44 57 578

Investor:	Gmina Rakoniewice Osiedle Drzymały 25 62-067 Rakoniewice	Obiekt:	Budynek rekreacyjny z zapleczem socjalnym
Projektant:	mgr inż. Benon Jäder upr. budowlana nr ewid. WKP/0171/PCOE/10 w zakresie projektowania w specjalności elektrycznej	Adres budowy:	Głodno dz. nr 319/1
		Nazwa rysunku:	Instalacja elektryczna schemat elektryczny zasilania
		DATA	SKALA
		2014	NR RYS. 4