


LEGENDA:

- Proj. sieć grawitacyjna kanalizacji sanitarnej
- Proj. przyłącze kanalizacyjne Ø160mm *
- Proj. rurociąg tłoczny kanalizacji sanitarnej
- Proj. rurociąg tłoczny kanalizacji sanitarnej - metoda bezwykopowa
- Granice działek ewidencyjnych
- Proj. studnia kanalizacyjna

Teren objęty wlokodem oraz obszar na który inwestycja będzie oddziaływać

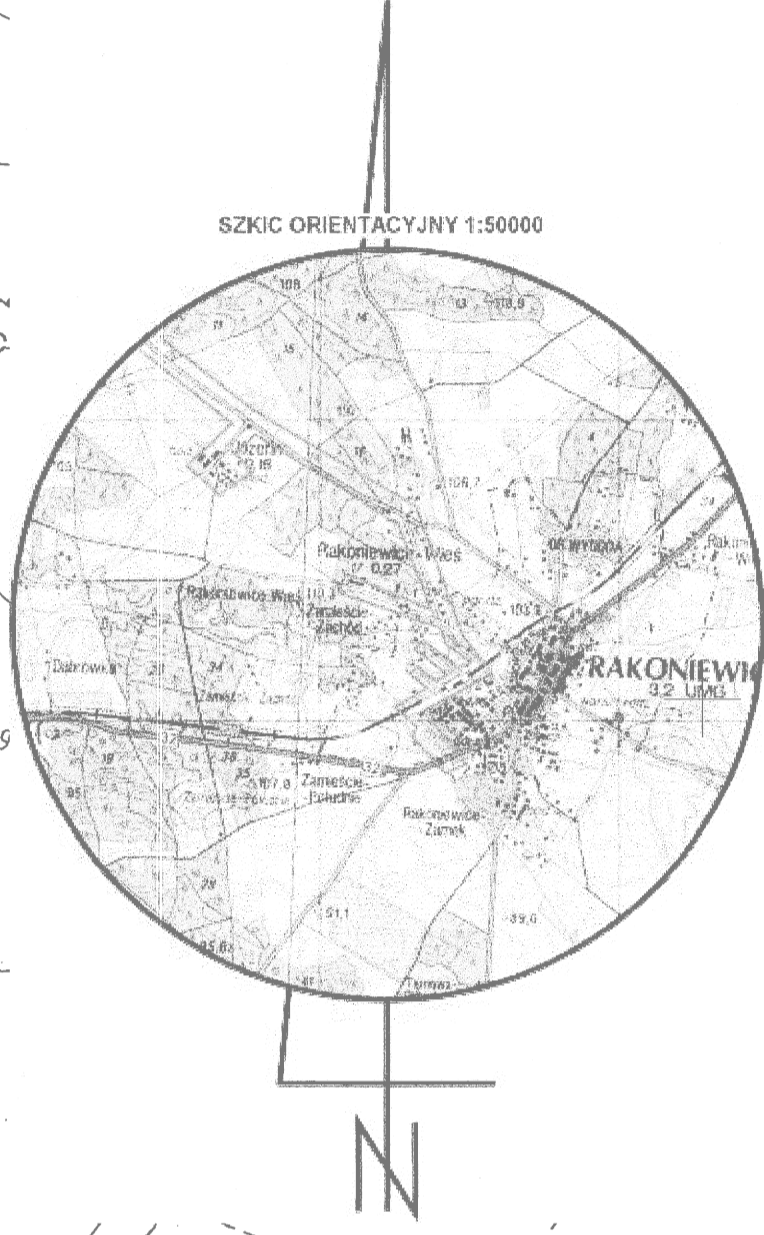

MAPA DO CELÓW PROJEKTOWYCH ark. 1

Objekt: Kanalizacja Gm. Rakoniewice
 Gmina: Rakoniewice
 Numer Identyfikatora Obrębu: 300504_5.0011- Jabłonna, 300504_5.0022- Wiosna, 300504_5.0009- Gola Narozniki, 300504_5.0015- Rakoniewice Wios, 300504_4.0001- Rakoniewice
 Numer jednostki ewidencyjnej: 300504_4 - obszar miejski, 300504_5 - obszar wiejski
 Powiat: grodzki
 Województwo: wielkopolskie

Skala: 1 : 500
 Układ współrzędnych: 2000/15
 Poziom odniesienia wysokości: Kronstadt 86
 Id. zgłoszenia: GK.6640.1032.2016

Mapę do celów projektowych sporządzono na podstawie:
 1. Istniejącej mapy zasadniczej w skali 1:1000, układ 1965/4 - skęgie: 422.341.192, 422.341.153, 422.341.201, 422.341.203, 422.341.154, 422.341.202, 422.341.204, 422.342.211, 422.344.062, 422.344.064, 422.344.112, 422.344.221, 422.344.214, 422.344.223, istniejącej mapy zasadniczej, układ lokalny obręb Rakoniewice arkusz: 10-16(10-d), 10-24(6-c3), 10-24(6-c4), 10-24(6-c1), 10-24(6-c2), 10-24(6-c3), 10-24(6-c4), 10-24(6-a1), 10-24(6-a2), 10-24(6-b1), 10-16(10-b), 10-16(5d), 10-24(1-c), 10-24(1-d), 10-16(5-b), 10-24(1-a), 10-16(5-a), obręb Gola Narozniki arkusz: E ark3, E ark2, C ark. 1, C ark. 2, ark. 4(A), B ark. 1, D, obręb wioska arkusz: 2(13), 1(13), 5(13), 6(13), 7(13), 8(13), 9(13) (z pomiaru uzupełniającego).
 2. Dane ewidencyjne dotyczące przebiegu granic i działek ewidencyjnych oraz ich numerów zostały przyjęte z analogowej mapy ewidencyjnej prowadzonej przez PODGK w Grodzisku Wielkopolskim.

Informacje dodatkowe:
 I. ----- zakres pomiaru.
 II. Nie wyklucza się istnienia w terenie również urobionego, o którym brak było informacji branżowych i nie zostało odnalezione w czasie inwentaryzacji geodezyjnej.
 III. Mapa do celów projektowych została wykonana bez ustalenia obciążeń służebności gruntowych.

Aktualność mapy do celów projektowych na dzień: 27.03.2017

13 04 2017
 mgr inż. Piotr Ziński
 geodeta uprawiony do wykonywania samodzielnej funkcji w dziedzinie geodezji kartograficznej
 Sviadectwo nr 18243

PFI-O-GEO
 Arkadiusz Kozłowski
 ul. Działowa 2, 65-600 Krosno Odrzańskie
 NIP 926-162-38-38, Regon 363242420
 tel 509-508-015
 BIURO / ADRES DO KORESPONDENCJI
 ul. Ozka 4B/10, 65-181 Zielona Góra

Kierownik jednostki wykonawstwa geodezyjnego,
 Piotr Ziński, nr uprawnień: 18243, zakres: I
 Nazwa jednostki wykonawstwa geodezyjnego.

Starosta Grodzki, K1
 2017-05-18
 (Data wpisania sprawy technicznej do ewidencji nieruchomości)

Z up. Starosty

Starosta Grodzki

ESKO CONSULTING Sp. z o.o.
 ul. Świeża 112/36, 53-111 Wrocław
 tel. (71) 453-85-86, fax (71) 453-85-85
 e-mail: biuro@eskoconsulting.pl

ESKO CONSULTING

Objekt: Budowa sieci kanalizacji sanitarnej w miejscowościach Jabłonna, Wiosna, Gola, Narozniki, Kocin, Rakoniewice Wios i Rakoniewice w gminie Rakoniewice

Tytuł rys.: Projekt zagospodarowania terenu (Dz. ew. nr: 605/4, 604/5, 606, 608/32, 673, 608/24, 608/25, 608/27, 609) skala: 1:500

Projektował: mgr inż. Bożena Baczmarzka hr. rys.: M1

Sprawdził: mgr inż. Karol Tarczyński Upr. bud. nr 21/2000/GW do projekt. bez ograniczeń w spec. instalacyjnej data: 07.2017

- LEGENDA:**
- Obowiązująca linia zabudowy
 - Nieprzekraczalna tylna linia zabudowy
 - Zabudowa mieszkaniowa
 - Teren usług