


MAPA DO CELÓW PROJEKTOWYCH ark. 30

Obiekt: Kanalizacja Gm. Rakoniewice Gmina: Rakoniewice Numer Identyfikatora Obrębu: 300504_5.0011- Jabłonna, 300504_5.0022- Wioska, 300504_5.0009- Gola Naroznik, 300504_5.0015- Rakoniewice Wś, 300504_4.0001- Rakoniewice Numer jednostki ewidencyjnej: 300504_4 - obszar miejski 300504_5 - obszar wiejski Powiat: grodziski Województwo: wielkopolskie	Skala: 1 : 500 Układ współrzędnych: 2000/15 Poziom odniesienia wysokości: Kronsztadt 86 Id. zgłoszenia: GK.6640.1032.2016
Mapa do celów projektowych sporządzono na podstawie: 1. Istniejącej mapy zasadniczej w skali 1:1000, układ 1965/4 - sekcje: 422.341.192, 422.341.153, 422.341.201, 422.341.203, 422.341.154, 422.341.202, 422.341.204, 422.342.211, 422.344.062, 422.344.064, 422.344.112, 422.344.212, 422.344.221, 422.344.214, 422.344.223, istniejącej mapy zasadniczej, układ lokalny obręb Rakoniewice arkusz: 10-16(10-d), 10-24(6-c)3, 10-24(6-c)4, 10-24(6-c)1, 10-24(6-c)2, 10-24(6-a)3, 10-24(6-a)4, 10-24(6-a)1, 10-24(6-a)2, 10-24(6-b)1, 10-16(10-b), 10-16(5d), 10-24(1-c), 10-24(1-d), 10-16(5-b), 10-24(1-a), 10-16(5-b), obręb Gola Narozniki arkusz: E ark2, E ark2, C ark.1, C ark.2, 4(4), B ark.1, D, obręb wioska arkusz: 2(13), 1(13), 5(13), 6(13), 7(13), 8(13), 9(13) oraz pomiaru uzupełniającego. 2. Dane ewidencyjne dotyczące przebiegu granic i działek ewidencyjnych oraz ich numerów zostały przyjęte z analogowej mapy ewidencyjnej prowadzonej przez PODGIK w Grodzisku Wielkopolskim.	
Informacje dodatkowe: I. ----- zakres pomiaru. II. Nie wyklucza się istnienia w terenie również uzbrojenia, o którym brak było informacji branżowych i nie zostało odnalezionie w czasie inwentaryzacji geodezyjnej. III. Mapa do celów projektowych została wykonana bez ustalenia obciążeń służebności gruntowych.	
Aktualność mapy do celów projektowych na dzień: 27.03.2017	
15.04.2017 mgr inż. Piotr Ziński geodeta uprawniony do wykonywania samodzielnej funkcji w dziedzinie geodezji i kartografii. Świadectwo nr 18243 Kierownik jednostki wykonawstwa geodezyjnego, Piotr Ziński, nr uprawnień: 18243, zakres: I	PRO-GEO Arkadiusz Kozłowski ul. Działkowa 12, 66-600 Krosno Odrzańskie NIP 926-162-59-38, Regon 363242420 tel. 509-508-015 BIURO / ADRES DO KORESPONDENCJI ul. Działka 4B/10, 65-181 Zielona Góra Nazwa jednostki wykonawstwa geodezyjnego.

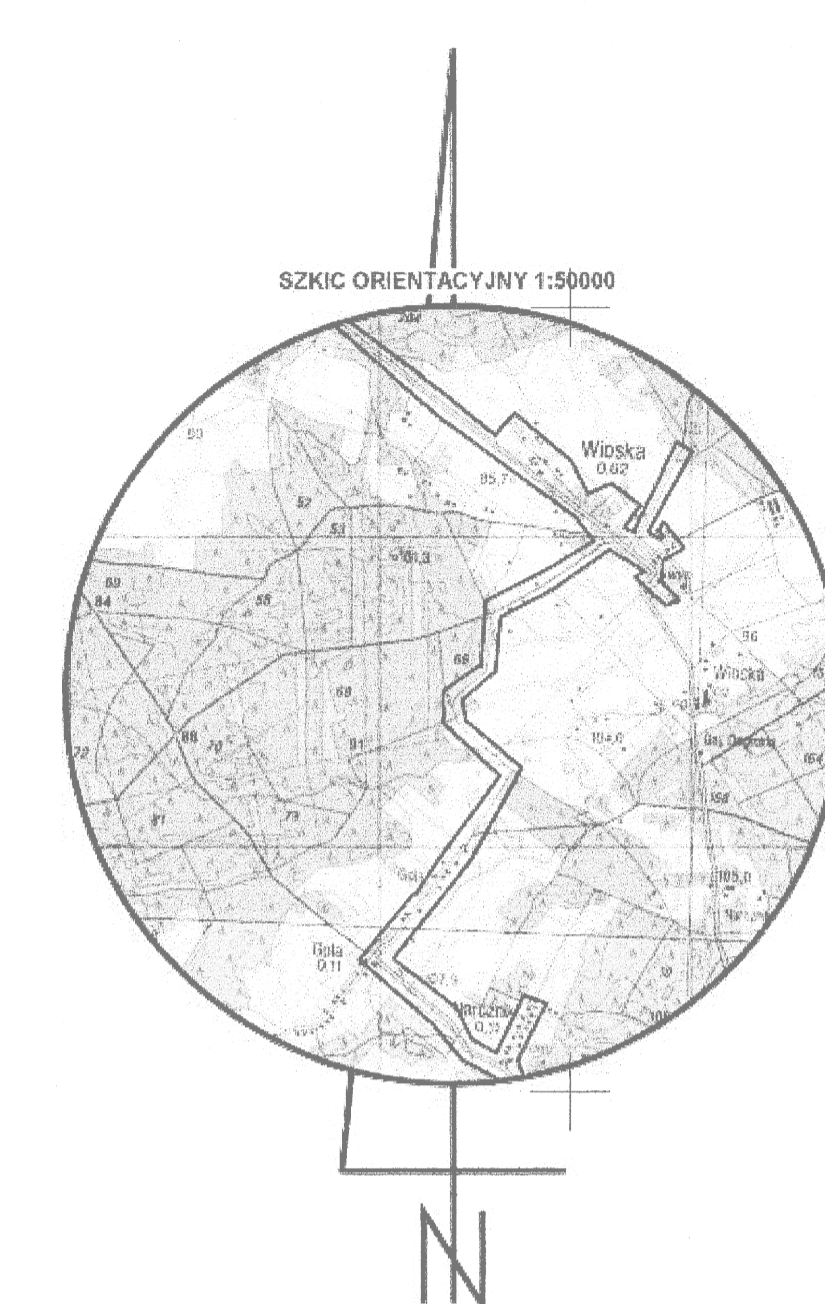

LEGENDA:

- Proj. rurociąg tłoczny kanalizacji sanitarnej
- Granice działek ewidencyjnych

Teren objęty wnioskiem oraz obszar na który inwestycja będzie oddziaływać

STAROSTA GRODZKI

STAROSTA GRODZKI

KROSNÓ 2017

(Identyfikator ewidencyjny materiału zasobu - operatu technicznego)

2017-05-18

Data wpisania operatu technicznego do ewidencji materiałów zasobu

Zap. Srosty

Krzysztof Orzech

Naczelnik Wydziału Geodezji i Kartografii

(Imię, nazwisko) Podpis (czyli pieczęć) i data

ESKO - CONSULTING Sp. z o.o. ul. Świętego 112/98, 53-111 Wrocław BIURO: ul. Świerkowskiego 18, 65-404 Zielona Góra tel. (80) 431-85-66, fax (80) 431-85-85 e-mail: skonsulting@esko.com.pl		
Obiekt: "Budowa sieci kanalizacji sanitarnej w miejscowościach Jabłonna, Wioska, Gola, Narozniki, Józefin, Rakoniewice Wś i Rakoniewice w gminie Rakoniewice"	skala: 1:500	
Tytuł rys.: Projekt zagospodarowania terenu (dz. nr 435 AM 2, 5066/4, 5066/7 AM 4 obr. 0022 Wioska, dz. nr 62 AM 1 obr. 0009 Gola Narozniki)	nr rys.: M30	
Projektował: mgr inż. Bożena Baczyńska	Upr.bud. nr 21/2000/Gw do projekt. bez ograniczeń w spec. instalacyjnej	data: 07.2017
Sprawdził: mgr inż. Karol Tarczyński	Upr.bud. nr LBS/0018/POO6/12 do projekt. bez ograniczeń w spec. instalacyjnej	data: 07.2017