

LEGENDA:

- Proj. rurociąg tłoczny kanalizacji sanitarnej
- Granice działek ewidencyjnych

Teren objęty wnioskiem oraz obszar na który inwestycja będzie oddziaływać

MAPA DO CELÓW PROJEKTOWYCH ark. 44

Objekt: *Kanalizacja Gm. Rakoniewice*
 Gmina: *Rakoniewice*
 Numer Identyfikatora Obrębu:
 300504_5.0011- *Jabłonna*,
 300504_5.0022- *Włoska*,
 300504_5.0009- *Gola Narozniki*,
 300504_5.0015- *Rakoniewice Wies*,
 300504_4.0001- *Rakoniewice*
 Numer jednostki ewidencyjnej:
 300504_4 - *obszar miejski*
 300504_5 - *obszar wiejski*
 Powiat: *grodziski*
 Województwo: *wielkopolskie*

Skala: *1 : 500*
 Układ współrzędnych: *2000/T5*
 Poziom odniesienia wysokości: *Kronsztadt 86*
 Id. zgłoszenia: *GK.6640.1032.2016*


Mapę do celów projektowych sporządzono na podstawie:
 1. Istniejącej mapy zasadniczej w skali 1:1000, układ 1065/4 - sekcje: 422.341.192, 422.341.153, 422.341.201, 422.341.203, 422.341.154, 422.341.202, 422.341.204, 422.342.211, 422.344.062, 422.344.064, 422.344.112, 422.344.221, 422.344.214, 422.344.223, istniejącej mapy zasadniczej, układ lokalny obręb Rakoniewice arkusz: 10-16(10-d), 10-24(6-c3), 10-24(6-c4), 10-24(6-c), 10-24(6-c2), 10-24(6-a3), 10-24(6-a4), 10-24(6-a1), 10-24(6-a2), 10-24(6-b1), 10-16(10-b), 10-16(5d), 10-24(1-c), 10-24(1-d), 10-16(3-b), 10-24(1-a), 10-16(3-b), obręb Gola Narozniki arkusz: E ark3, E ark2, C ark. 1, C ark.2, ark. 4(4), B ark. 1, D, obręb wioska arkusz: 2(13), 1(13), 5(13), 6(13), 7(13), 8(13), 9(13) oraz pomiaru uzupełniającego.
 2. Dane ewidencyjne dotyczące przebiegu granic i działek ewidencyjnych oraz ich numerów zostały przyjęte z analogowej mapy ewidencyjnej prowadzonej przez PODGIK w Grodzisku Wielkopolskim.

Informacje dodatkowe:
 I. ----- zakres pomiaru.
 II. Nie wyklucza się istnienia w terenie również uzbrojenia, o którym brak było informacji branżowych i nie zostało odnotowane w czasie inwentaryzacji geodezyjnej.
 III. Mapa do celów projektowych została wykonana bez ustalenia obciążenia służebności gruntowych.

Aktualność mapy do celów projektowych na dzień: **27.03.2017**

13.04.2017
 mgr inż. Piotr Ziński
 geodeta uprawniony do wykonywania samodzielnej funkcji w dziedzinie geodezji kartografii.
 Świadectwo nr 18243
 Kierownik jednostki wykonawstwa geodezyjnego, **Piotr Ziński, nr uprawnień: 18243, zakres: 1**

PRO-GEO
 Arkadiusz Kozłowski
 ul. Działkowa 12, 66-600 Krośno Odrzańskie
 NIP 526-162-98-38, Regon 363242420
 tel. 509-508-015
 BIURO / ADRES DO KORESPONDENCJI
 ul. Działka 4B/10, 65-181 Zielona Góra
 Nazwa jednostki

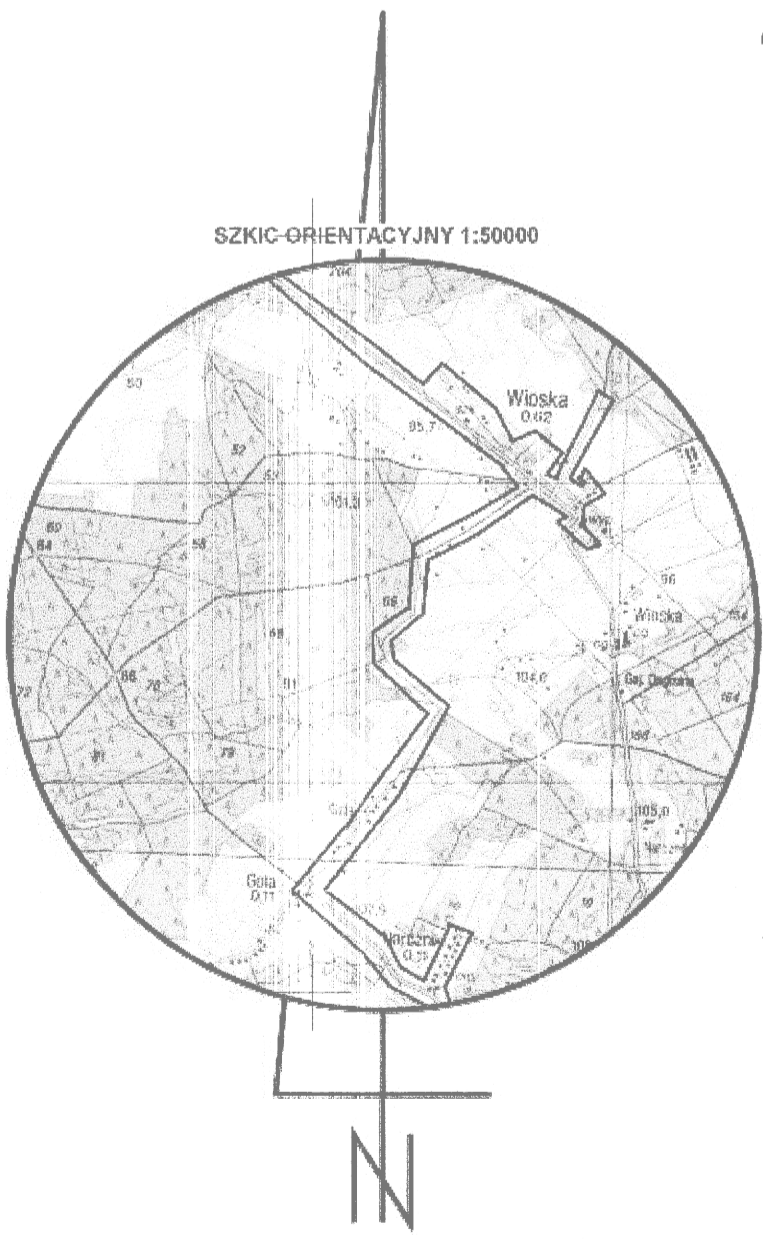

ESKO - CONSULTING Sp. z o.o. ul. Sępa 112/26, 53-111 Wrocław BIURO: ul. Sienkiewicza 19, 65-404 Zielona Góra tel. (71) 451-65-65, fax. (71) 451-65-66 e-mail: skonsulting@esko.pl			
Objekt:	"Budowa sieci kanalizacji sanitarnej w miejscowościach Jabłonna, Włoska, Gola, Narozniki, Józefin, Rakoniewice Włosie i Rakoniewice w gmnie Rakoniewice"	skala	1:500
Tytuł rys.:	Projekt zagospodarowania terenu (dz. nr 138 obr. 0022 Włoska)	nr rys.	M44
Projektował:	mgr inż. Bożena Baczmarek	Upr.bud. nr 21/2000/Gw do projekt. bez ograniczeń w spec. instalacyjnej	podpis: data: 07.2017
Sprawił:	mgr inż. Karol Tarczyński	Upr.bud. nr LBS/0018/POG/12 do projekt. bez ograniczeń w spec. instalacyjnej	podpis: data: 07.2017

opracowała się ze zbiorczych materiałów i kartograficznych, których rezultaty zawiera operę techniczną wpisany do ewidencji materiałów produkcyjnych znaną geodezyjnego i kartograficznego

STARBSTA GRODZISKI
 P.0005.2017 560
 (Identyfikator ewidencyjny materiału zasobu operatu technicznego)
 2017-05-18

(Data wpisania operatu technicznego do ewidencji materiałów zasobu)

Z up. Starosta
 Krzysztof Gruch

Liczne, przelotowe i inne urządzenia techniczne, które nie są przedmiotem niniejszego projektu, zostały uwzględnione w oparciu o dane branżowe.

