

MAPA DO CELÓW PROJEKTOWYCH ark. 45

Objekt: Kanalizacja Gm. Rakoniewice
Gmina: Rakoniewice
Numer Identyfikatora Obrębu:
300504_5.0011- Jabłonna,
300504_5.0022- Włoska,
300504_5.0009- Gola Narozniki,
300504_5.0015- Rakoniewice Wś,
300504_4.0001- Rakoniewice
Numer jednostki ewidencyjnej:
300504_4 - obszar miejski
300504_5 - obszar wiejski
Powiat: grodzicki
Województwo: wielkopolskie

Skala: 1 : 500
Układ współrzędnych: 2000/15
Poziom odniesienia wysokości: Kronsztadt 86

Id. zgłoszenia: GK.6640.1032.2016


Mapa do celów projektowych sporządzona na podstawie:
I. Istniejącej mapy zasadniczej w skali 1:1000, układ 1965/4 - sekcje: 422.341.192, 422.341.153, 422.341.201, 422.341.203, 422.341.154, 422.341.202, 422.341.204, 422.342.211, 422.344.062, 422.344.064, 422.344.112, 422.344.221, 422.344.214, 422.344.223, istniejącej mapy zasadniczej, układ lokalny obręb Rakoniewice arkusz: 10-16(10-d), 10-24(6-c), 10-24(6-c4), 10-24(6-c1), 10-24(6-c2), 10-24(6-a), 10-24(6-a1), 10-24(6-a2), 10-24(6-b), 10-16(10-b), 10-16(5-d), 10-24(1-e), 10-24(1-d), 10-16(5-b), 10-24(1-a), 10-16(5-b), obręb Gola Narozniki arkusz: E ark.3, E ark.2, C ark.1, C ark.2, ark. 4(4), B ark.1, D,
obręb wioska arkusz: 2(13), 1(13), 5(13), 6(13), 7(13), 8(13), 9(13) oraz pomiaru uzupełniającego.
2. Dane ewidencyjne dotyczące przebiegu granic i działek ewidencyjnych oraz ich numerów zostały przyjęte z analogowej mapy ewidencyjnej prowadzonej przez PODGiK w Grodzisku Wielkopolskim.

Informacje dodatkowe:
I. Nie wyklucza się istnienia w terenie również uzbrojenia, o którym brak było informacji branżowych i nie zostało odnotowane w czasie inwenturyzacji geodezyjnej.
III. Mapa do celów projektowych została wykonana bez ustalenia obciążen służebności gruntowych.

Aktualność mapy do celów projektowych na dzień: 27.03.2017

13.04.2017
mgr inż. Piotr Ziński
geodeta uprawniony do wykonywania samodzielnych funkcji w dziedzinie geodezji i kartografii
Ewidencja nr 18243
Kierownik jednostki wykonawstwa geodezyjnego,
Piotr Ziński, nr uprawnień: 18243, zakres: I

PRO-GEO
Arkadiusz Kozłowski
ul. Działkowa 12, 66-600 Krosno Odrzańskie
HP 926-162-59-38, Region 363242420
tel. 509-508-015
BIURO / ADRES DO KORESPONDENCJI
ul. Działka 4B/10, 65-181 Zielona Góra
Nazwa jednostki

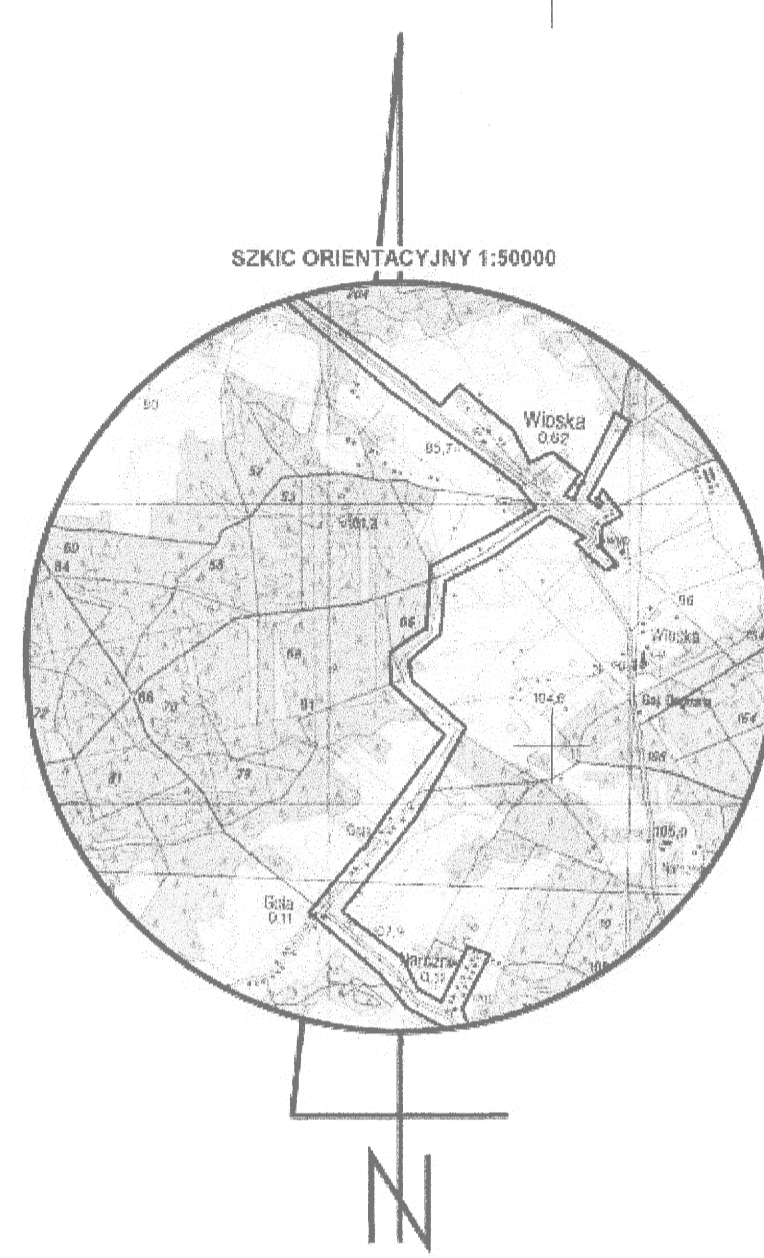

LEGENDA:

- Proj. rurociąg tłoczny kanalizacji sanitarnej
- Granice działek ewidencyjnych
- Szcz. - proj. studnia czyszczakowa
- Teren objęty wiekszym obszarem na który inwestycja będzie oddziaływać

ESKO - CONSULTING sp. z o.o. ul. Świeża 112/28, 53-111 Wrocław		
BIURO: ul. Sienkiewicza 18, 65-404 Zielona Góra tel. (71) 431-85-85, fax (71) 431-85-85 e-mail: esko@esko.org.pl		
Objekt: "Budowa sieci kanalizacji sanitarnej w miejscowościach Jabłonna, Włoska, Gola Narozniki, Józefin, Rakoniewice Wś i Rakoniewice w gminie Rakoniewice"	skala: 1:500	
Tytuł rys.: Projekt zagospodarowania terenu (cz. nr 138 obr. 0022 Włoska)	nr rys.: M45	
Projektował: mgr inż. Bożena Bączmańska	Upr.bud. nr 21/2000/Gw do projekt. bez ograniczeń w spec. instalacyjnej	podpis: 07.2017
Sprawił: mgr inż. Karol Tarczyński	Upr.bud. nr LBS/0018/POC/812 do projekt. bez ograniczeń w spec. instalacyjnej	data: 07.2017

zawierająca nie, że bliżej uwzględnić załącznik
zawierający w wyniku prac geodezyjnych
i kartograficznych, których rezultaty zawiera
prezentowany wpiśnięty do ewidencji
materiałów państwowego zasobu geodezyjnego
i kartograficznego

STAROSTA GRODZISKI

PROG.2017 - 560

(Identyfikator ewidencyjny materiału zasobu geodezyjnego i kartograficznego)

2017-05-18

(Data wpisania operatu tablicy)

Krzysztof Gruch

(Imię, nazwisko i podpis osoby odpowiedzialnej)