

MAPA DO CELÓW PROJEKTOWYCH ark. 5

Objekt: *Kanalizacja Cm. Rakoniewice*
 Gmina: *Rakoniewice*
 Numer Identyfikatora Obrębu: *300504_5.0011- Jabłonna, 300504_5.0022- Wiosna, 300504_5.0009- Gola Narozniki, 300504_5.0015- Rakoniewice Wios, 300504_4.0001- Rakoniewice*
 Numer jednostki ewidencyjnej: *300504_4 - obszar miejski 300504_5 - obszar wiejski*
 Powiat: *grodziski*
 Województwo: *wielkopolskie*

Skala: *1 : 500*
 Układ współrzędnych: *2000/15*
 Poziom odniesienia wysokości: *Kronsztadt 86*
 Id. zgłoszenia: *GK.6640.1032.2016*


Mapę do celów projektowych sporządzono na podstawie:
 1. Istniejącej mapy zasadniczej w skali 1:1000, układ 1965/4 - sekcje: 422.341.192, 422.341.153, 422.341.201, 422.341.203, 422.341.154, 422.341.202, 422.341.204, 422.342.211, 422.344.062, 422.344.064, 422.344.112, 422.344.221, 422.344.214, 422.344.223, istniejącej mapy zasadniczej układ lokalny obręb Rakoniewice arkusz: 10-16(10-d), 10-24(6-b), 10-24(6-c), 10-24(6-d), 10-24(6-e), 10-24(6-f), 10-24(6-g), 10-24(6-h), 10-24(6-i), 10-24(6-j), 10-24(6-k), 10-16(10-b), 10-16(10-c), 10-24(1-c), 10-24(1-d), 10-16(5-b), 10-24(1-a), 10-16(5-b), obręb Gola Narozniki arkusz: E ark3, E ark2, C ark 1, C ark 2, ark. 4(4), B ark 1, D, obręb wioska arkusz: 2(13), 1(13), 5(13), 6(13), 7(13), 8(13), 9(13) oraz pomiaru uzupełniającego.
 2. Dane ewidencyjne dotyczące przebiegu granic i działek ewidencyjnych oraz ich numerów zostały przyjęte z analogowej mapy ewidencyjnej prowadzonej przez PODOGIK w Grodzisku Wielkopolskim.

Informacje dodatkowe:
 I. ----- zakres pomiaru.
 II. Nie wyklucza się istnienia w terenie również urobiznienia, o którym brak było informacji branżowych i nie zostało odnotowane w czasie inwentaryzacji geodezyjnej.
 III. Mapa do celów projektowych została wykonana bez ustalenia obciążenia służebności gruntowych.

Aktualność mapy do celów projektowych na dzień: *27.03.2017*

13 04 2017
 mgr inż. Piotr Ziński
 kierownik jednostki wykonawstwa geodezyjnego.
 Kierownik jednostki wykonawstwa geodezyjnego, Piotr Ziński, nr uprawnień: 18243, zakres: 1

PRO-GEO
 Arkadiusz Kozłowski
 ul. Działkowic 12, 66-600 Krosno Odrzańskie
 NIP 426-16-758-38, Regon 362242920
 K.M. 509-508-015
 BIURO / ADRES DO KORESPONDENCJI
 ul. Długa 4F / 10, 65-181 Zielona Góra
 Nazwa jednostki wykonawstwa geodezyjnego.

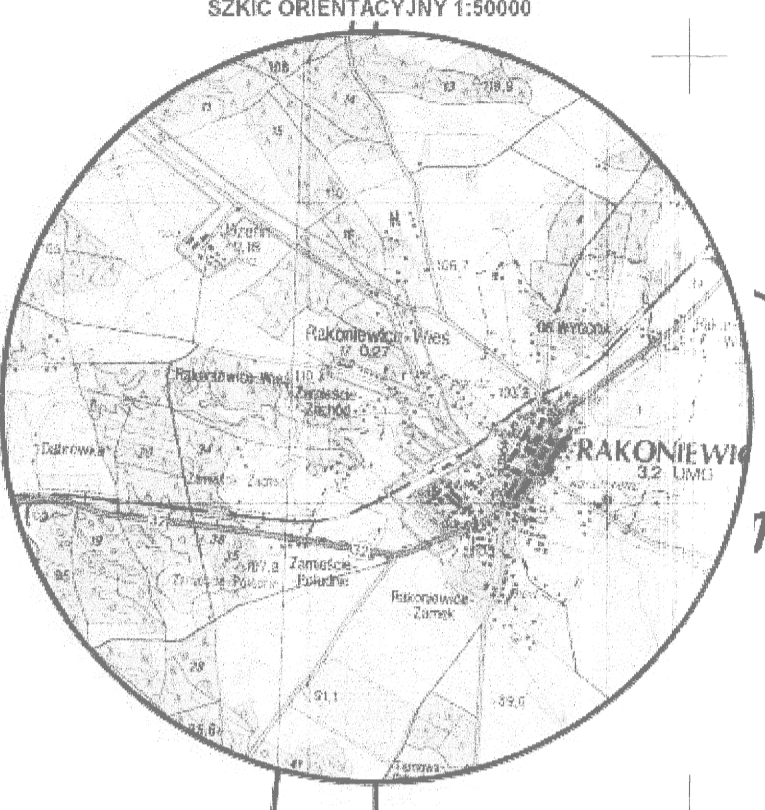

LEGENDA:

- Proj. sieć grawitacyjna kanalizacji sanitarnej
- Proj. przyłącze kanalizacyjne Ø160mm *
- Granice działek ewidencyjnych
- Proj. studnia kanalizacyjna

 Teren objęty wycinkiem oraz obszar na który inwestycja będzie oddziaływać

ESKO - CONSULTING Sp. z o.o.
 ul. Szopena 112/20, 53-531 Wrocław
 NIP: 780-451-45-05, REGON: 141454-45
 e-mail: eskostar@esko.org.pl

ESKO CONSULTING

Objekt: *"Budowa sieci kanalizacji sanitarnej w miejscowościach: Jabłonna, Wiosna, Gola, Narozniki, Józefin, Rakoniewice Wios i Rakoniewice w granicach Rakoniewice"* skala: *1:500*

Tytuł rys.: *Projekt zagospodarowania terenu (cz. nr 83/1 AM 2 obr. 0001 Rakoniewice Wiosna)* nr rys.: *M5*

Projektował: *mgr inż. Bożena Baczmarek* Upr.bud. nr 21/2000/014 do projekt. bez ograniczeń w spec. instalacyjnej data: 07.2017

Sprawił: *mgr inż. Karol Tarczyński* Upr.bud. nr LBS/0016/POOS/12 do projekt. bez ograniczeń w spec. instalacyjnej data: 07.2017

STAROSTA GRODZISKI, K1
 13.04.2017
 2017-05-18

Krzysztof Gruch
 Naczelnik Wydziału Gospodarki
 92-016 Grodzisk Wielkopolski, ul. Wolności 10