

MAPA DO CELÓW PROJEKTOWYCH ark. 51

Objekt: *Kanalizacja Gm. Rakoniewice*
 Gmina: *Rakoniewice*
 Numer Identyfikatora Obrębu: *300504_5.0011- Jabłonna, 300504_5.0022- Włoska, 300504_5.0009- Gola Narozniki, 300504_5.0015- Rakoniewice Wś, 300504_4.0001- Rakoniewice*
 Numer jednostki ewidencyjnej: *300504_4 - obszar miejski 300504_5 - obszar wiejski*
 Powiat: *grodzki*
 Województwo: *wielkopolskie*

Skala: *1:500*
 Układ współrzędnych: *2000/15*
 Poziom odniesienia wysokości: *Kronsztadt 86*

Id. zgłoszenia: *GK.6640.1032.2016*

Mapę do celów projektowych opracowano na podstawie:
 I. istniejącej mapy zasadniczej w skali 1:1000, układ 1965/4 - sekcje: 422.341.192, 422.341.153, 422.341.201, 422.341.203, 422.341.154, 422.341.202, 422.341.204, 422.342.211, 422.344.062, 422.344.064, 422.344.112, 422.344.221, 422.344.214, 422.344.223, istniejącej mapy zasadniczej, układ lokalny obręb Rakoniewice arkusz: 10-16(10-d), 10-24(6-c3), 10-24(6-c4), 10-24(6-c1), 10-24(6-c2), 10-24(6-a3), 10-24(6-a4), 10-24(6-a1), 10-24(6-a2), 10-24(6-b1), 10-16(10-b), 10-16(5-d), 10-24(1-c), 10-24(1-d), 10-16(5-b), 10-24(1-a), 10-16(5-b), obręb Gola Narozniki arkusz: E ark3, E ark2, C ark 1, C ark 2, ark 4(4), B ark 1, D, obręb włoska arkusz: 2(13), 1(13), 5(13), 6(13), 7(13), 8(13), 9(13) oraz pomiaru uzupełniającego.
 2. Dane ewidencyjne dotyczące przebiegu granic i działek ewidencyjnych oraz ich numerów zostały przyjęte z analogowej mapy ewidencyjnej prowadzonej przez PODGIK w Grodzisku Wielkopolskim.


Informacje dodatkowe:
 I. - - - - - zakres pomiaru.
 II. Nie wykryto się istniejącego w terenie również uzbrojenia, o którym brak było informacji branżowych i nie zostało odnotowane w czasie inwentaryzacji geodezyjnej.
 III. Mapa do celów projektowych została wykonana bez ustalenia obciążenia służebności gruntowych.

W zakresie mapy do celów projektowych stwierdzono uzgodnienia projektów ZUOP o numerze : 310/2016 - sieć elektroenergetyczna

Aktualność mapy do celów projektowych na dzień: *27.03.2017*

13.04.2017
 mgr inż. *Grzech*
 kierownik jednostki wykonawstwa geodezyjnego
 Piłtze Ziński, nr uprawnień: 18243, zakres: I

PRO-GEO
 Arkadiusz Kozłowski
 ul. Działkowa 12, 66-600 Krosno Odrzańskie
 NIP 926-162-58-38, Regon 363242420
 tel. 509-508-015
 BIURO / ADRES DO KORESPONDENCJI
 ul. Działka 4B/10, 65-181 Zielona Góra
 Nazwa jednostki wykonawstwa geodezyjnego

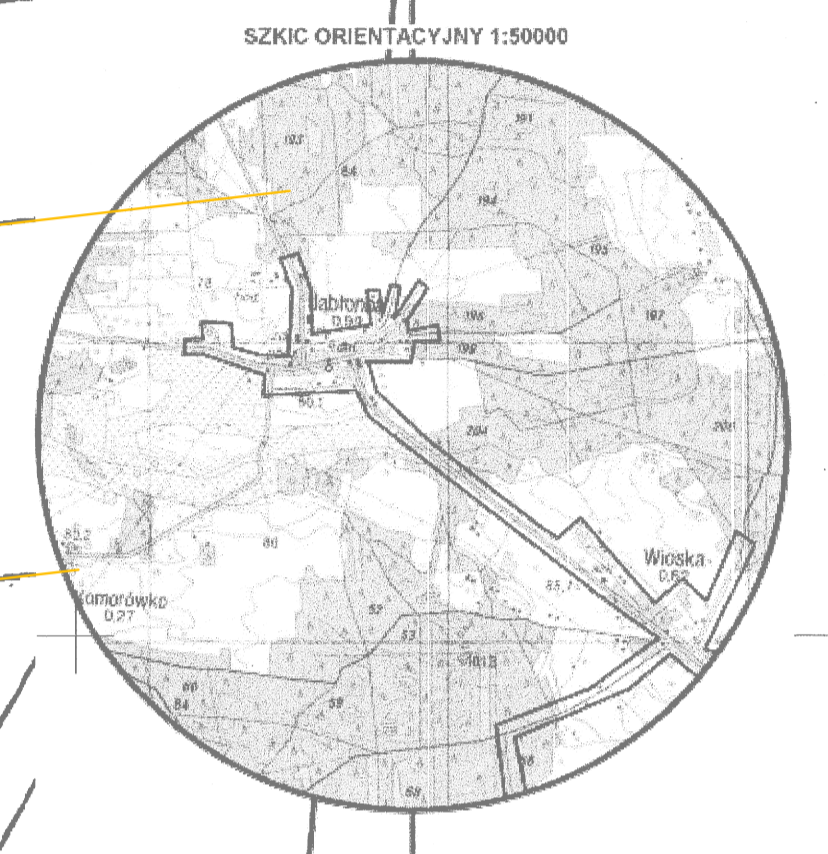

LEGENDA:

- Proj. sieć gravitacyjna kanalizacji sanitarnej
- Proj. przyłącze kanalizacyjne Ø160mm
- Granice działek ewidencyjnych
- Proj. studnia kanalizacyjna

Teren objęty wnioskiem oraz obszar na który inwestycja będzie oddziaływać

STAROSTA GRODZKI, KI
 P.3006.2017 560
 (Identyfikator ewidencyjny materiału w formie operatu technicznego gó)

2017-05-18
 (Data wpisania operatu technicznego do ewidencji państwowej zasobów gruntowych)

Krzysztof Grzech
 (Imię, nazwisko i podpis technika geodezyjnego)

ESKO CONSULTING

ESKO CONSULTING Sp. z o.o.
 ul. Świeża 112/38, 63-111 Wodzisław

Objekt: *"Budowa sieci kanalizacji sanitarnej w miejscowościach Jabłonna, Włoska, Gola, Narozniki, Józefin, Rakoniewice Wś i Rakoniewice w gminie Rakoniewice"* skala: *1:500*

Tytuł rys.: *Projekt zagospodarowania terenu (cz. nr 1445 AM 4 obr. 0014 Jabłonna)* nr rys.: *M51*

Projektował: *mgr inż. Bożena Bączmarzka* Upr.bud. nr 21/2000/Gw do projekt. bez ograniczeń w spec. instalacyjnej data: 07.2017

Sprawił: *mgr inż. Karol Tarczyński* Upr.bud. nr LBS/0018/POOŚ/12 do projekt. bez ograniczeń w spec. instalacyjnej data: 07.2017

ŁĄCZY ARKUSZ NR 50