


Starosta Groduzki
 2017-05-18
 Krzysztof Gruch

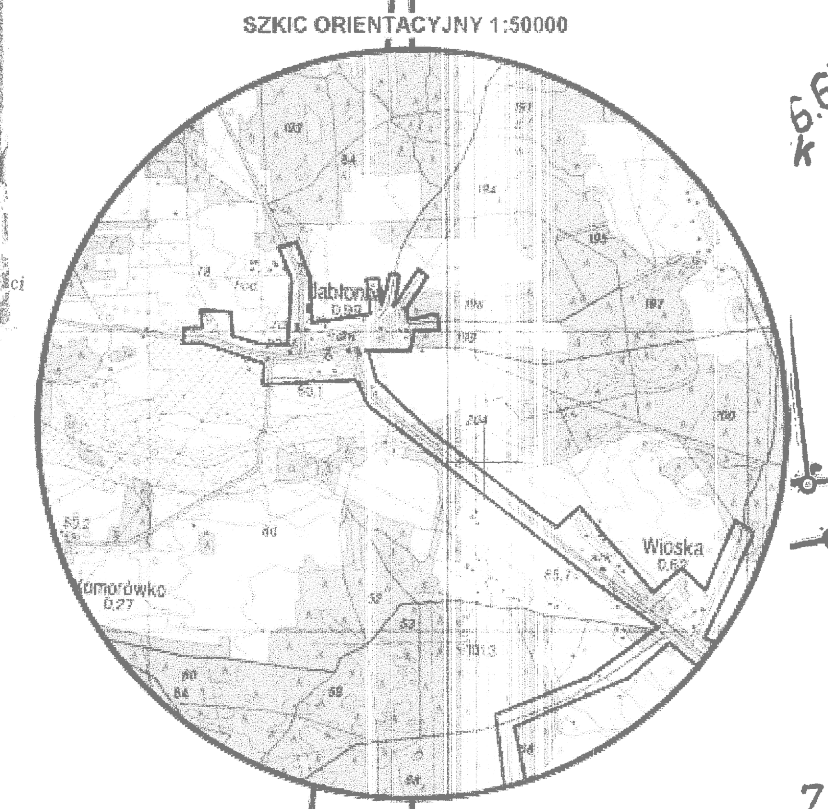

MAPA DO CELÓW PROJEKTOWYCH ark. 57

Objekt: **Kanalizacja Gm. Rakoniewice**
 Gmina: **Rakoniewice**
 Numer Identyfikatora Obrębu: **300504_5.0011- Jabłonna, 300504_5.0022- Włoska, 300504_5.0009- Gola Narozniki, 300504_5.0015- Rakoniewice Wś, 300504_4.0001- Rakoniewice**
 Numer jednostki ewidencyjnej: **300504_4 - obszar miejski 300504_5 - obszar wiejski**
 Powiat: **grodzki**
 Województwo: **wielkopolskie**

Skala: **1 : 500**
 Układ współrzędnych: **2000/15**
 Poziom odniesienia wysokości: **Kronstadt 86**

Mapa do celów projektowych sporządzono na podstawie:
 1. Istniejącej mapy zasadniczej w skali 1:1000, układ 1965/4 - sekcje: 422.341.192, 422.341.153, 422.341.201, 422.341.203, 422.341.154, 422.341.202, 422.341.204, 422.342.211, 422.344.062, 422.344.064, 422.344.112, 422.344.221, 422.344.214, 422.344.223, istniejącej mapy zasadniczej, układ lokalny obręb Rakoniewice arkusz: 10-16(10-d), 10-24(6-c3), 10-24(6-c4), 10-24(6-c1), 10-24(6-c2), 10-24(6-c3), 10-24(6-c4), 10-24(6-b1), 10-16(10-b), 10-16(6-d), 10-24(1-d), 10-16(5-b), 10-24(4-a), 10-16(5-b), obręb Gola Narozniki arkusz: E ark.3, E ark.2, C ark.1, C ark.2, ark. 4/4, B ark.1, D, obręb włoska arkusz: 2(13), 1(13), 5(13), 6(13), 7(13), 8(13), 9(13) oraz pomiaru uzupełniającego.
 2. Dane ewidencyjne dotyczące przebiegu granic i działek ewidencyjnych oraz ich numerów zostały przyjęte z analogowej mapy ewidencyjnej prowadzonej przez PCJGK w Grodzisku Wielkopolskim.

Informacje dodatkowe:
 I. Nie wyklucza się istnienia w terenie również uzbrojenia, o którym brak było informacji branżowych i nie zostało odmalowane w czasie inwentaryzacji geodezyjnej.
 II. Mapa do celów projektowych została wykonana bez ustalenia obciążenia służebności gruntowych.
 III. W zakresie mapy do celów projektowych stwierdzono zgodność na projektów ZIUPP o numerze: 31/2017 - sieć elektroenergetyczna

Aktualność mapy do celów projektowych na dzień: **27.03.2017**

PRO-GEO
 Arkadiusz Kozłowski
 ul. Działkowa 12, 66-600 Krosno Odrzańskie
 NIP 926-162-58-38, Regon 363242420
 tel. 509-508-015
 BIURO / ADRES DO KORESPONDENCJI
 ul. Działka 4B/10, 65-181 Zielona Góra

13.04.2017
 Kierownik jednostki wykonawstwa geodezyjnego,
 Piotr Zieliński, nr uprawnień: 18243, zakres: 1

LEGENDA

- Proj. sieć gravitacyjna kanalizacji sanitarnej
- Proj. przyłącze kanalizacyjne Ø160mm
- Granice działek ewidencyjnych
- Proj. studnia kanalizacyjna

Teren objęty wzniesieniem oraz obszarem który instalacja będzie oddziaływać

ESKO CONSULTING Sp. z o.o.
 ul. Świerka 112/36, 63-111 Wroclaw
 REGON: 142145464, NIP: 661-451-45-45
 e-mail: esko@eskoconsulting.pl

Objekt: **"Budowa sieci kanalizacji sanitarnej w miejscowościach Jabłonna, Włoska, Gola, Narozniki, Kozalin, Rakoniewice Wś i Rakoniewice w gminie Rakoniewice"**

Tytuł rys.: **Projekt zagospodarowania terenu (cz. nr 357 AM 2, 512/2 AM 3, 955, 1361, 1217/2, AM 4 obr. 0011 Jabłonna)**

Projektował: **mjr inż. Bożana Baczmarska**
 Upr.bud. nr 21/2000/GW do projek. bez ograniczeń w spec. instalacyjnej

Sprawił: **mjr inż. Karol Tarczyński**
 Upr.bud. nr LBS/0018/POC/12 do projek. bez ograniczeń w spec. instalacyjnej

skala: **1:500**
 nr rys.: **M57**
 data: **07.2017**