


LEGENDA:

- Proj. sieć grawitacyjna kanalizacji sanitarnej
- Proj. przyłącza kanalizacyjne Ø160mm *
- Granice działek ewidencyjnych
- Proj. studnia kanalizacyjna

 Teren objęty wnioskiem oraz obszar na który inwestycja będzie oddziaływać

MAPA DO CELÓW PROJEKTOWYCH ark. 9

<p>Objekt: Kanalizacja Gm. Rakoniewice Gmina: Rakoniewice Numer Identyfikatora Obrębu: 300504_5.0011- Jabłonna, 300504_5.0022- Włoska, 300504_5.0009- Gola Narozniki, 300504_5.0015- Rakoniewice Wiosna, 300504_4.0001- Rakoniewice Numer jednostki ewidencyjnej: 300504_4 - obszar miejski 300504_5 - obszar wiejski Powiat: grodzki Województwo: wielkopolskie</p>	<p>Skala: 1 : 500 Układ współrzędnych: 2000/15 Poziom odniesienia wysokości: Kronstadt 86 Id. zgłoszenia: GK.6640.1032.2016</p>
<p>Mapę do celów projektowych sporządzono na podstawie: 1. Istniejącej mapy zasadniczej w skali 1:1000, układ 1965/4 - arkusze: 422.341.192, 422.341.153, 422.341.201, 422.341.203, 422.341.154, 422.341.202, 422.341.204, 422.341.211, 422.344.062, 422.344.064, 422.344.112, 422.344.221, 422.344.214, 422.344.223, istniejącej mapy zasadniczej układu lokalny obręb Rakoniewice arkusze: 10-16(10-d), 10-24(6-c3), 10-24(6-c3), 10-24(6-c2), 10-24(6-c3), 10-24(6-a3), 10-24(6-a2), 10-24(6-b1), 10-16(10-b), 10-16(5-d), 10-24(1-c), 10-24(1-d), 10-16(5-b), 10-24(1-a), 10-16(5-b), obręb Gola Narozniki arkusze: E ark3, E ark2, C ark.1, C ark.2, ark. 4(4), B ark.1, D, obręb wioska arkusze: 2(13), 1(13), 5(13), 6(13), 7(13), 8(13), 9(13) oraz pomiaru uzupelnającego. 2. Dane ewidencyjne dotyczące przebiegu granic i działek ewidencyjnych oraz ich numerów zostały przyjęte z analogicznej mapy ewidencyjnej prowadzonej przez PODGIK w Grodzisku Wielkopolskim.</p>	
<p>Informacje dodatkowe: I. ----- zakres pomiaru. II. Nie wyklucza się istnienia w terenie również uzbrojenia, o którym brak było informacji branżowych i nie zostało odnotowane w czasie inwentaryzacji geodezyjnej. III. Mapa do celów projektowych została wykonana bez ustalenia obciążen służebności gruntowych.</p>	
<p>Aktualność mapy do celów projektowych na dzień: 27.03.2017</p>	
<p>13 04 2017 mgr inż. Piotr Ziński jednostka uprawniona do wykonywania samodzielnie funkcji inżynierskich w geodezji i kartografii. Świadectwo nr 18243 Kierownik jednostki wykonawstwa geodezyjnego. Piotr Ziński, nr uprawnień: 18243, zakres: 1</p>	<p>PRO-GEO Arkadiusz Kozłowski ul. Działkowa 12, 65-600 Krosno Odrzańskie NIP 536-462-58-58, Regon 363242420 tel. 509-508-015 BIURO / ADRES DO KORESPONDENCJI ul. Działka 4B/10, 65-181 Zielona Góra Nazwa jednostki wykonawstwa geodezyjnego.</p>

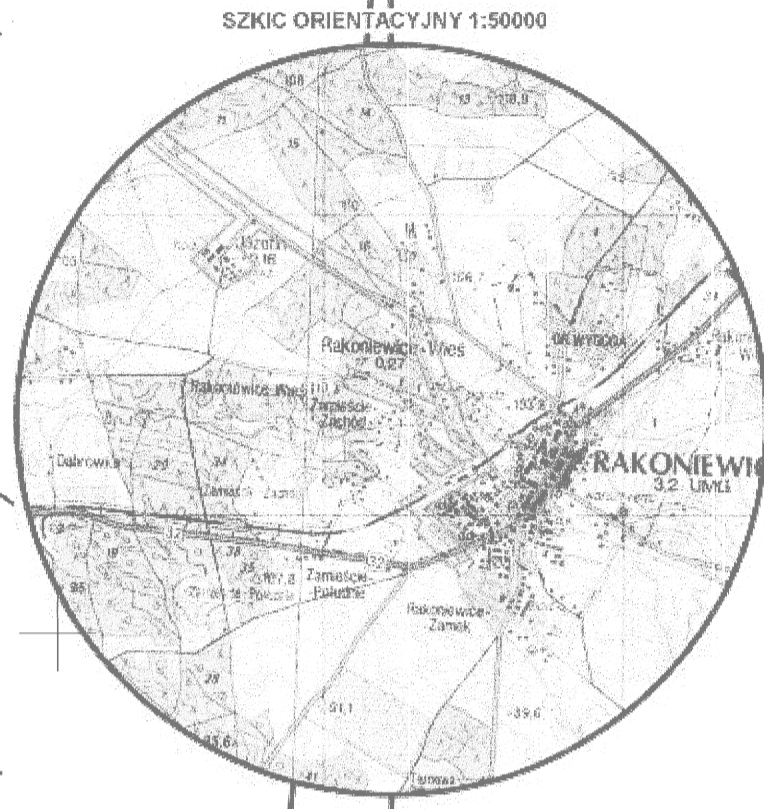

STARSZA GRODZKA, KI
PROJEKT 2017-560
 (Identyfikator ewidencyjny materiału osobno, operata technicznego)
 2017-05-18
 (Dokumentacja techniczna do ewidencji materiałów geodezyjnych i kartograficznych)
 Z up. Starosty

ESKO - CONSULTING Sp. z o.o.
 ul. Sępólna 112/26, 53-111 Wrocław
 BIURO: ul. Sępólna 19, 65-454 Zielona Góra
 tel. (69) 451-85-85; fax: (69) 451-85-85
 e-mail: biuro@eskoconsulting.pl

Objekt: **"Budowa sieci kanalizacji sanitarnej w przysiółkach Jabłonna, Włoska, Gola, Narozniki, Józefin, Rakoniewice Wiosna i Rakoniewice w gminie Rakoniewice"** skala: 1:500
 Tytuł rys.: **Projekt zagospodarowania terenu (cz. 92/1 AM 2 obr. Rakoniewice Miasto; 215/2 AM 5 obr. 0015 Rakoniewice Wiosna)** nr rys.: MB
 Projektował: **mgr inż. Bożena Boczmańska** Upr.bud. nr 21/2000/Ow do projekt. bez ograniczeń w spec. instalacyjnej data: 07.2017
 Sprawdził: **mgr inż. Karol Tarczyński** Upr.bud. nr LBS/0018/POCS/12 do projekt. bez ograniczeń w spec. instalacyjnej data: 07.2017

ŁĄCZY ARKUSZ NR 1
 ŁĄCZY ARKUSZ NR 8
 ŁĄCZY ARKUSZ NR 8