
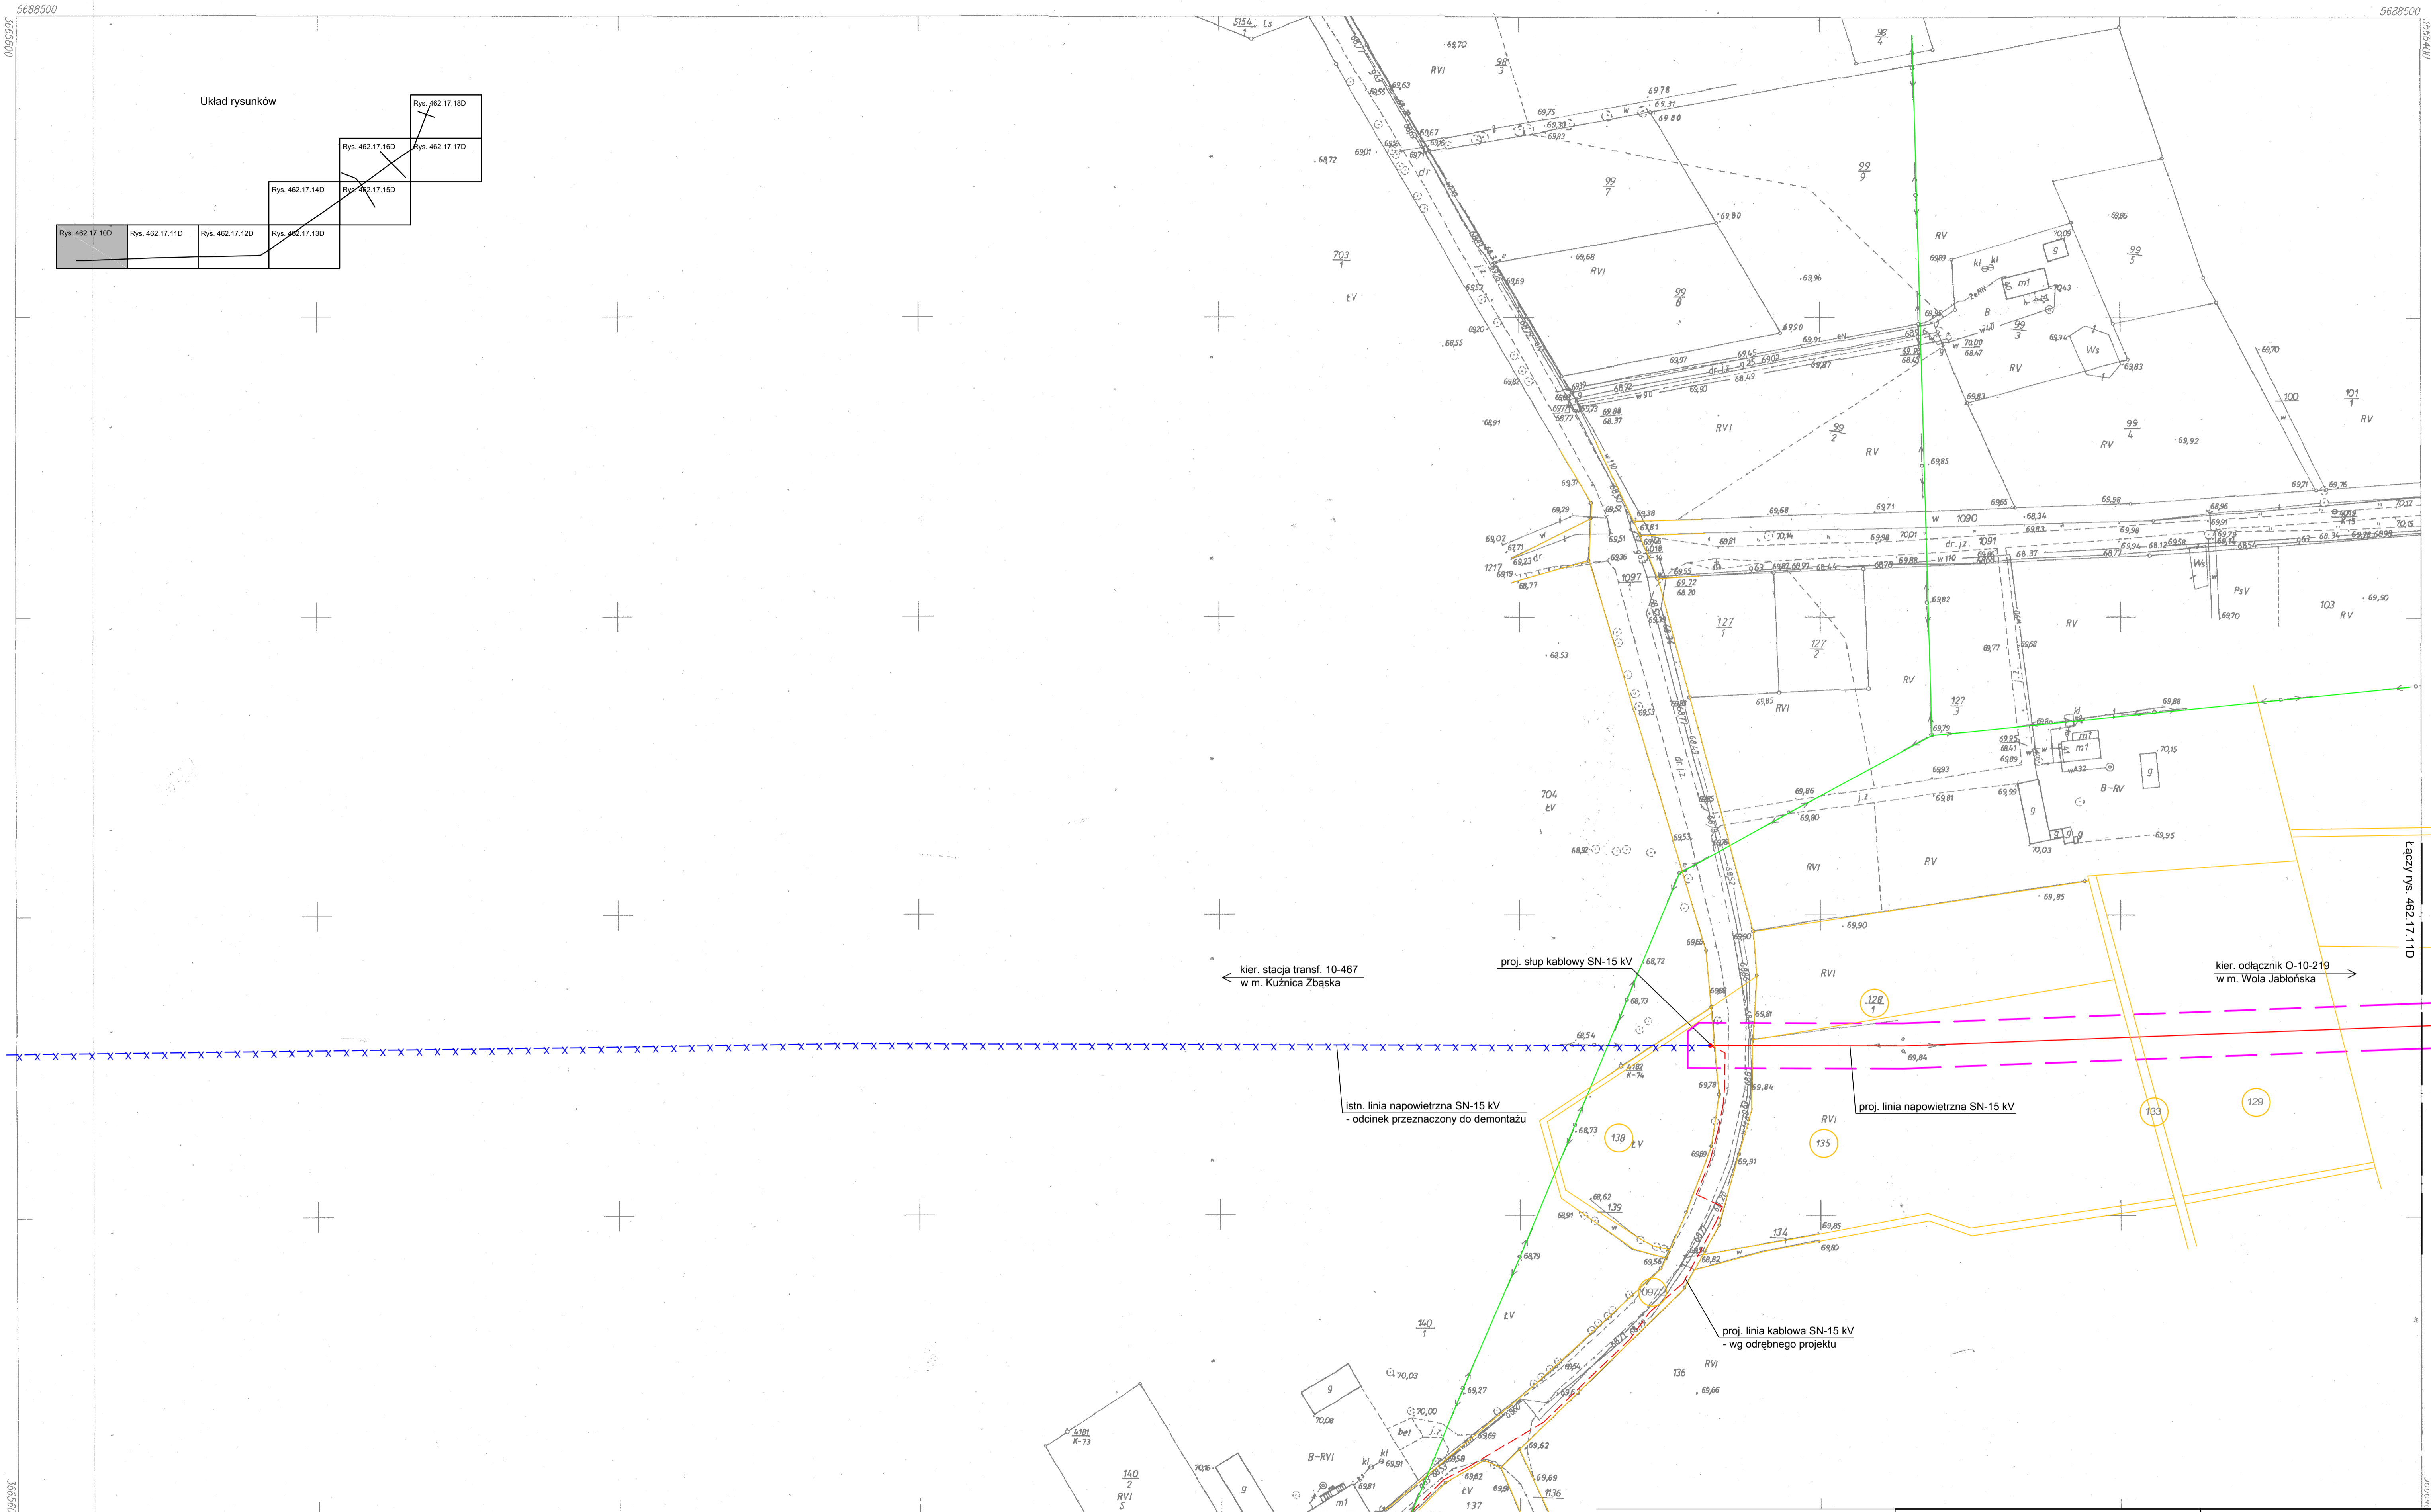


Układ rysunków

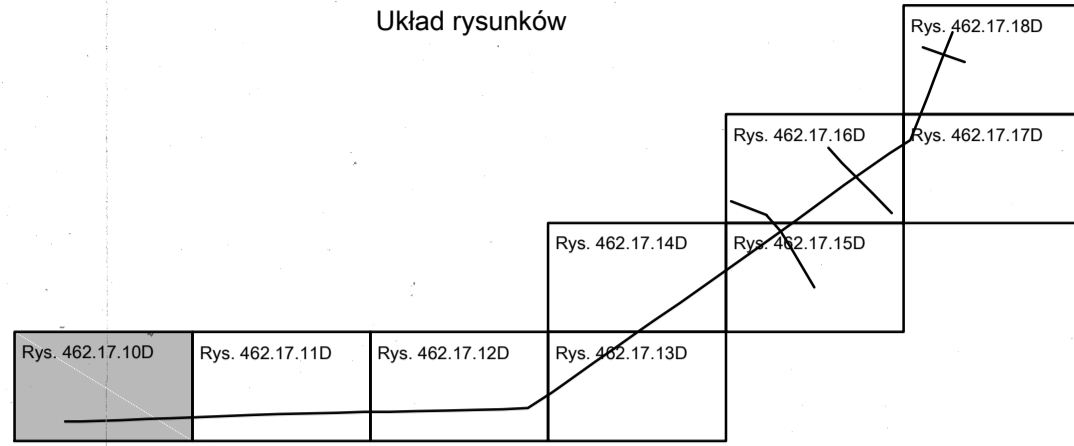

422.341.073  
1:1000

**MAPA SYTUACYJNO-WYSOKOŚCIOWA**  
Z UZBROJENIEM PODZIEMNYM TERENU  
Założona w 2005 roku przez  
geodetę uprawnionego Waldemara Żytkiewicza  
07.09.2005r. GPa

KEP3 713-6/2005 DZ 1479/2005

Nakładki Tematyczne	

422.341.071  
422.341.074  
422.341.071

Gm. RAKONIEWICE  
obręb: Kuźnica

- Legenda:**
- granica terenu inwestycji
  - granica obszaru oddziaływania inwestycji
  - proj. linia napowietrzna SN-15 kV
  - istn. linie napowietrzne nn-0,4 kV
  - istn. linia napowietrzna SN do demontażu

	ENEA Serwis sp. z o.o. Gronowko 30, 64-111 Lipno, Departament Projektowania, ul. Chopina 1, 61-708 Poznań	PROJEKTOWAŁ: mgr inż. Łukasz Matuszak mgr inż. Włodzisław mgr inż. Rafał Nowicki mgr inż. Dariusz Dryjański
	Temat: Projekt przebudowy linii napowietrznej na linię napowietrzno-kablową pomiędzy stanowiskiem z łącznikiem O-10-219 a stacją transformatorową 10-467 Kuźnica Zbąska A wraz z przebudową stacji transformatorowych SN/nn nr 10-467 i 10-468	SPRAWDZIŁ: mgr inż. Rafał Nowicki mgr inż. Włodzisław mgr inż. Dariusz Dryjański
Nazwa rysunku: Plan trasy linii napowietrznej SN-15 kV	INWESTOR: Enea Operator sp. z o.o. ul. Strzeszyńska 58, 60-479 Poznań	Data: 08.2018 Skala: 1:1000
PROJEKT ZAGOSPODAROWANIA TERENU	Nr rys.: <b>462/17</b>	Nr rys.: <b>462.17.10D</b>