


Układ rysunków

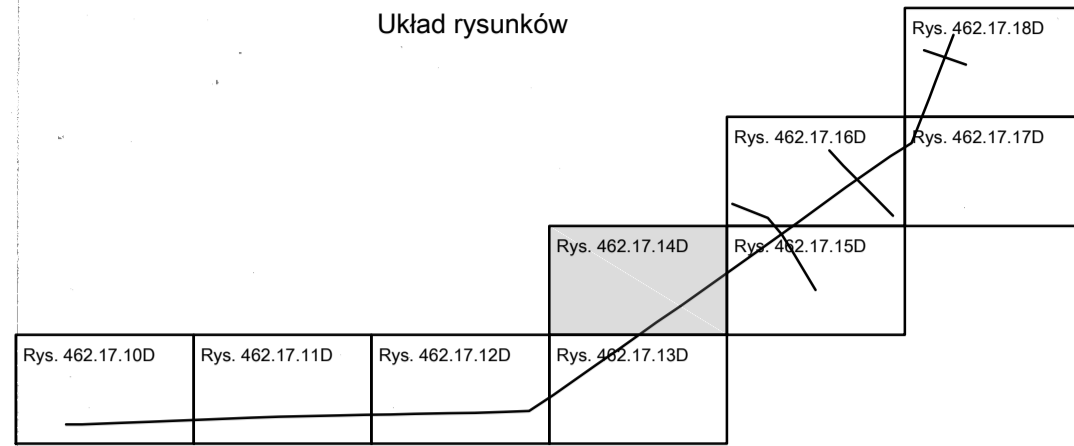


Łączy rys. 462.17.13D

422.341.082  
1:1000

**MAPA SYTUACYJNO - WYSOKOŚCIOWA**  
Z UZBROJENIEM PODZIEMNYM TERENU  
Założona w roku 1997 przez  
GEODETĘ UPRAWNIONEGO - NOWAK KRZYSZTOF

Nakładki Tematyczne	
Sytuacji powierzchniowej	S

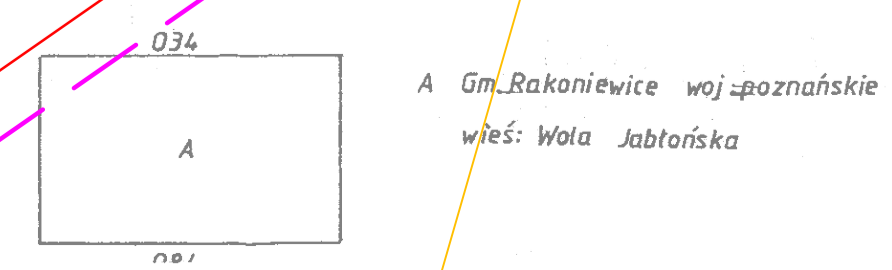

- Legenda:**
- granica terenu inwestycji
  - granica obszaru oddziaływania inwestycji
  - proj. linia napowietrzna SN-15 kV

	ENEA Serwis sp. z o.o. Gronowko 30, 64-111 Lipno, Departament Projektowania ul. Chopina 1, 61-708 Poznań	PROJEKTOWAŁ: mgr inż. Łukasz Matuszak opr. bud. WKP/0187/POOE/13 Uprawnienia budowlane do projektowania bez ograniczeń w zakresie sieci, instalacji i urządzeń elektrycznych i elektroenergetycznych
	Temat: <b>Projekt przebudowy linii napowietrznej na linię napowietrzno-kablową pomiędzy stanowiskiem z łącznikiem O-10-219 a stacją transformatorową 10-467 Kuźnica Zbąska A wraz z przebudową stacji transformatorowych SN/nn nr 10-467 i 10-468</b>	OPRACOWAŁ: mgr inż. Dariusz Dryjański
Nazwa rysunku: Plan trasy linii napowietrznej SN-15 kV	INWESTOR: ENEA Operator sp. z o.o. ul. Strzeszyńska 58, 60-479 Poznań	
PROJEKT ZAGOSPODAROWANIA TERENU	Data: 08.2018 Skala: 1:1000	Nr rys.: <b>462/17</b>

Łączy rys. 462.17.15D