


685.23.11/1998

Gm. RAKONIEWICE woj. poznańskie

Łączy rys. 462.17.18D




Układ rysunków

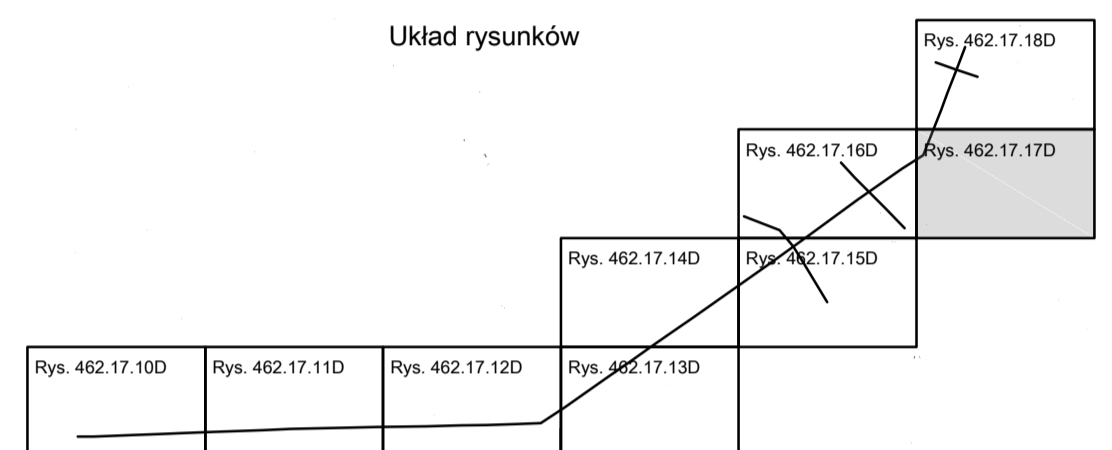

Łączy rys. 462.17.16D

MAPA SYTUACYJNO-WYSOKOŚCIOWA
 z UZBROJENIEM TERENU
 Założona w roku 1998 przez
 WIELKOPOLSKIE PRZEDSIĘBIORSTWO GEODEZYJNO-KARTOGRAFICZNE
 "GEOMAT" Sp. z o. o. w Poznaniu

Nakładki Tematyczne	

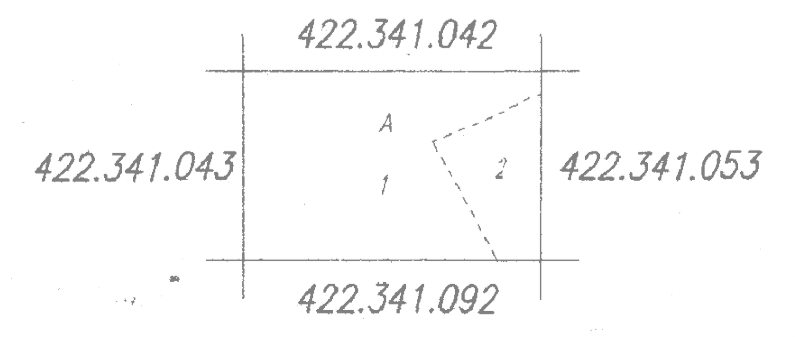

Legenda:
 - granica terenu inwestycji
 - granica obszaru oddziaływania inwestycji
 - proj. linia napowietrzna SN-15 kV

A. Gm. Rakoniewice
 1. wies Wola
 2. wies Jabli



ENEA Serwis sp. z o.o.
 Gronowko 30, 64-111 Lipno,
 Departament Projektowania,
 ul. Chopina 1, 61-708 Poznań

PROJEKTOWAŁ:
mgr inż. Łukasz Matuszak
upr. bud. WKP/0187/PO/0E/13
Uprawnienia budowlane do projektowania bez ograniczeń w zakresie sieci, instalacji i urządzeń elektrycznych i elektroenergetycznych
L.M.

OPRACOWAŁ:
mgr inż. Dariusz Dryjański
DD

Temat: **Projekt przebudowy linii napowietrznej na linię napowietrzno-kablową pomiędzy stanowiskiem z łącznikiem O-10-219 a stacją transformatorową 10-467 Kuźnica Zbąska A wraz z przebudową stacji transformatorowych SN/nn nr 10-467 i 10-468**

SPRAWDZIŁ:
mgr inż. Rafał Nowicki
upr. bud. 7131-7132/178/PW/01
Uprawnienia budowlane do projektowania bez ograniczeń w zakresie sieci, instalacji i urządzeń elektrycznych i elektroenergetycznych
R.N.

Nazwa rysunku:
Plan trasy linii napowietrznej SN-15 kV

INWESTOR:
ENEA Operator sp. z o. o.
ul. Strzeszyńska 58, 60-479 Poznań

PROJEKT ZAGOSPODAROWANIA TERENU

Data: 08.2018 Symbol: **462/17** Nr rys.: **462.17.17D**
 Skala: 1:1000

422.341.044
 1:1000

MATRYCA

Dyrektor Wydziału II mgr inż. Barbara Klejne 1998.02.22
 KERG 723-2/1997 KERG 711-10/1997