

Mapa do celów projektowych
(bez ustalenia granic)

Miejscowość: Rzecznów
Dz. nr: 428/3
Jedn. ewidencyjna: 140904_2 – RZECZNIÓW
Obręb: 0019– RZECZNIÓW WIEŚ
Skala 1: 500
Układ współrzędnych: (X,Y) - „2000”
(H) - „Kronsztadt 60”
Sekcja mapy zasadniczej nr: 7.149.24.20.3
Granice działek w zakresie opracowania utrzymano zgodnie z rastrową mapą zasadniczą.
Mapa aktualna na 09.06.2018r. w granicach lokalizacji
Nr ewidencyjny zgłoszenia: GKKN.6640.363.2018
Nie badano służebności gruntowej.

Wykonał dn. 09.06.2018r


USŁUGI
GEODEZYJNO-KARTOGRAFICZNE
mgr inż. Sylwester Krasiński
Nr upr. 18938
27-300 Lipsko ul. 1-go Maja 22
REG.141037940 NIP 811-151-45-80
tel. 0 880 240 550

GEODETA UPRAWNIENY

mgr inż. Sylwester Krasiński
Nr upr. 18938

Poświadczam, że niniejszy dokument został opracowany w wyniku prac geodezyjnych i kartograficznych, których rezultaty zawiera operat techniczny wpisany do ewidencji materiałów państwowego zasobu geodezyjnego i kartograficznego	
Organ prowadzący państwowy zasób geodezyjny i kartograficzny	STAROSTA LIPSKI
Identyfikator ewidencyjny materiału zasobu - operatu technicznego	P.1409. 2018. 256
Data wpisania operatu technicznego do ewidencji materiałów zasobu	11.06.2018
Imię, nazwisko i podpis osoby reprezentującej organ	

Z up. STAROSTY
mgr inż. Leszek Dziadura
Naczelnik Wydziału Geodezji,
Kartografii, Katastru i Nieruchomości

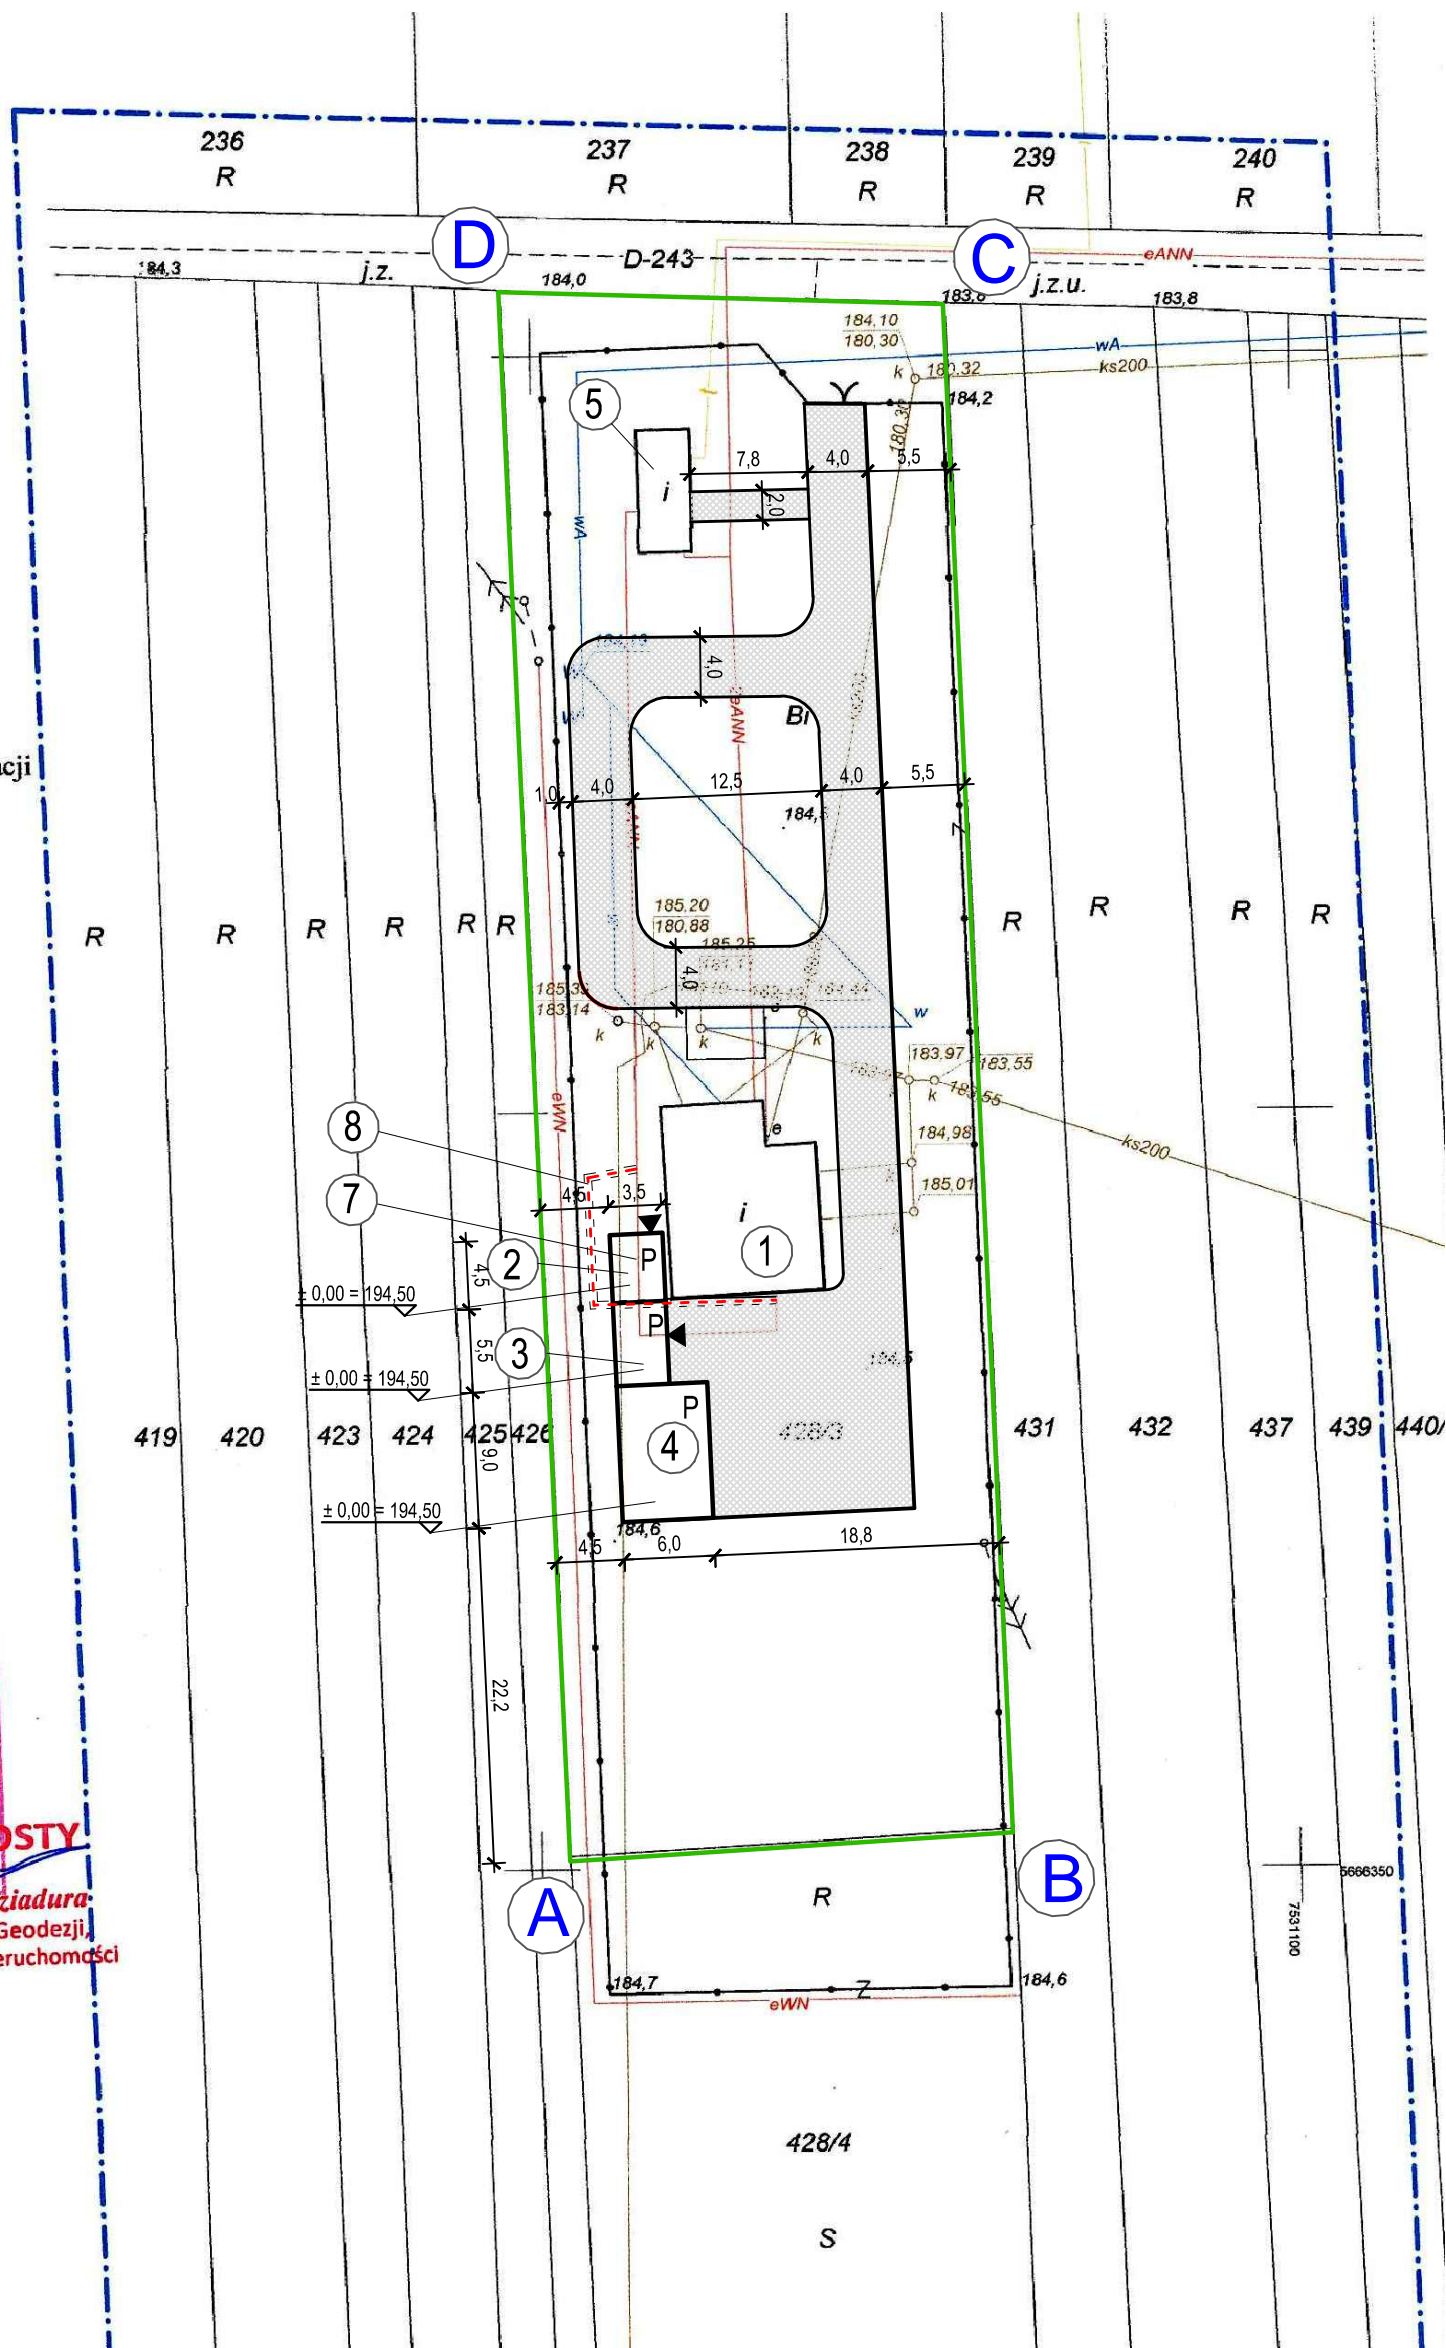

Legenda :

A,B,C,D - Granica opracowania
Granica działki

Lp.	Nazwa
1.	Istniejący budynek oczyszczalni ścieków
2.	Proj. budynek gospodarczy stacji odwadniania osadu
3.	Proj. budynek gospodarczy stacji odwadniania osadu
4.	Proj. wiatu - magazyn osadu
5.	Istniejący budynek magazynowo - biurowy
6.	Drogi i place utwardzone
7.	Istn. kabel NN do przełożenia
8.	Proj. przełożenie kabla NN w osłonie rury Arota

SPiN

Skala 1:500
Data 2018
Nr rys. 1

Temat: Budowa stacji osadu składającej się z dwóch budynków gospodarczych oraz magazynu odwodnionego osadu oczyszczalni ścieków - wiaty

PLAN ZAGOSPODAROWANIA TERENU

Rzecznów dz. nr 428/3 Obręb: 0019 - Rzecznów Wieś

Branża	Projektant	Uprawnienia	Podpis
opracował	Andrzej Zielonka	162/83, 257-8/93	
arch. konstr. główny proj.	Zbigniew Doktor	227/KL/72	

