

STAROSTWO POWIATOWE w Starogardzie Gd. Wydz. Geod., Katastru i Gospod. Nieruchom. Powiat. Ogr. Dokum. Geod. - Kartograf. 83-200 Starogard Gdański

ul Kościuski 17
 W obszarze oznaczonym linią przerywaną potwierdzono w terenie aktualność danych geodezyjnych i katastralnych. Niezgodności w terenie zostały usunięte. Przyjęto do opracowania w oparciu o plany sytuacyjne i katastralne. Niniejszym dokumentem potwierdzono poprawność danych geodezyjnych i katastralnych. Starogard Gdański, 31.03.2010 r. **KIEROWNIK REFERATU** (imię, nazwisko i podpis) **Dokument. Geod. - Kartograf.** **Wiesław Walaszewski**

właściciele, wiodący, inwestor, są prawnie zobowiązani do ochrony znaków geodezyjnych na terenie inwestycji budowlanej (nieruchomości). Art. 48 pkt. 3 Ustawy z dnia 17.05.89r. Dz.U. Nr 30 poz. 162 Prawo geodez. i kartograf.

Przed przystąpieniem do prac projektowych należy na niniejszy podkład mapowy wykonać urządzenia techniczne podziemne przewidziane w projekcie projektowane i uzgodnione w Zespole Uzgadniania Dokumentacji

ZESPÓŁ UZGADNIANIA DOKUMENTACJI w Starogardzie Gdańskim

W granicach opracowania mapy nie występują projektowane urządzenia uzgodnione w ZUD.

Starogard, Gd. dn. 07.04.2010r.
 GS.M. Nr. 2/134/2010
PODINSPEKTOR w Zespole Uzgadniania Dokumentacji Projektowej
Piotr Zieliński

MAPA DO CELÓW PROJEKTOWYCH

SKALA 1 : 1000

Stan na dzień - 30.03.2010r.

Układ współrzędnych „1965”. Poziom odniesienia „Kronsztadt”
 Arkusz : 335.143.121


Woj. : pomorskie
 Powiat : starogardzki
 Gmina : Skórcz
 Obręb : Ryzowie
 nr działki : 193
 KERG : 675/2010

GEODETA UPRAWNIONY
 Ryszard Szczepaniak
 nr upr. zawod. 8138

Wykonawca : **TERRA**
 Marcin Puścikowski
 Rywałd, ul. Sadowa 5
 83 - 200 Starogard Gdański
 NIP 592-183-19-16, Regon 192871326

GEODETA
 inż. Marcin Puścikowski

UWAGA : Nie wyklucza się istnienia w terenie innych urządzeń podziemnego uzbrojenia terenu, które nie zostały zgłoszone do inwentaryzacji.

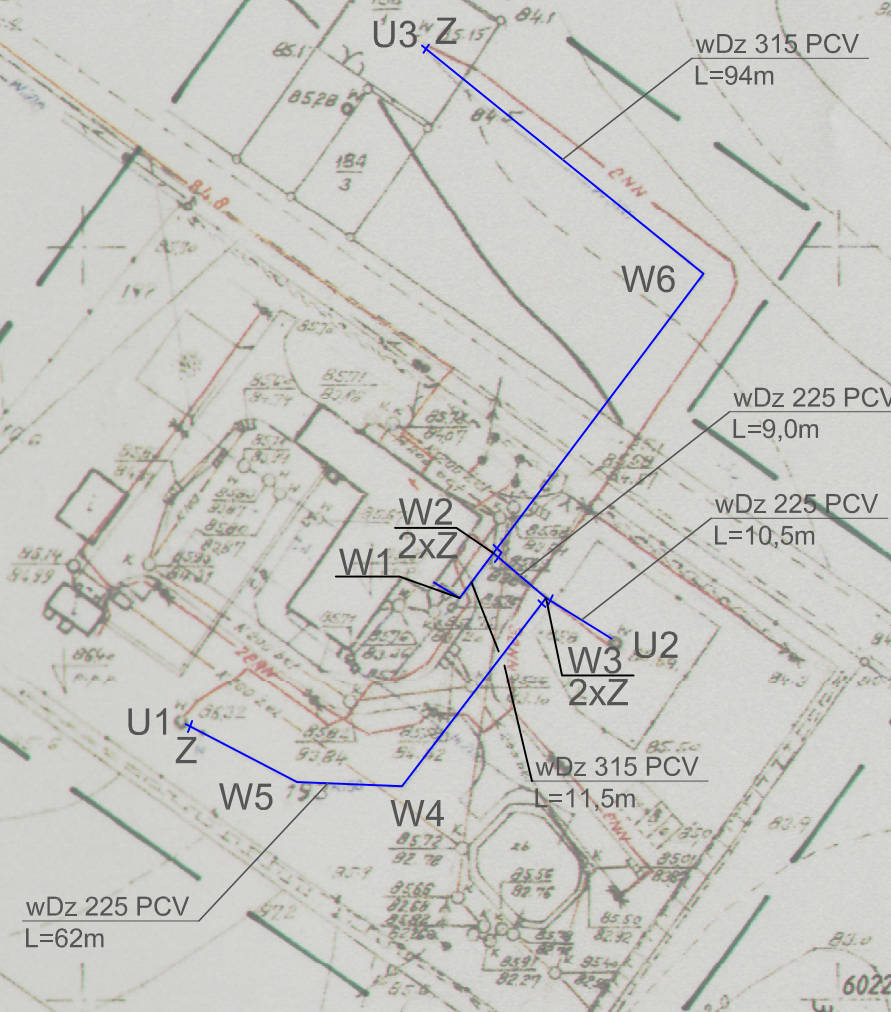

LEGENDA:

- w Proj. wodociąg PCV
- + 2xZ Proj. trójnik z zasuwa
- + Z Proj. zasuwa
- U istn. ujęcie wody

Uwaga!!!
 Wszystkie napotkane kable telekom. oraz eNN zabezpieczyć rurą dwudzielną "AROT" I=1,5m

Pracownia Projektowa Sławomir Partyka		Skala:
Plan Zagospodarowania		1:1000
Temat: STACJA UZDATNIANIA WODY		
Lokalizacja: dz. nr 193, obręb Ryzowie, gm. Skórcz		
Imię i nazwisko	Nr uprawnień	Podpis:
Projektant: mgr inż. Sławomir Partyka	POM/0112/POOS/05	
Sprawdzający: mgr inż. Zbigniew Partyka	POM/0100/PWOS/06	
Asystent: mgr inż. Tomasz Pietrzak		
Branża: SANIT.	Faza: PROJ. BUD.	Data: STAROGARD GD. X 2010 r.
		Nr rysunku: 1