

Spis opraw:


	1	3 * ESSystem SR 236 P-A EVG
	2	7 * ESSystem TKD 236 EVG
	3	1 * ESSystem CD1 136 EVG
	4	6 * ESSystem CD1 236 EVG
	5	3 * ESSystem CD1 258 EVG
	6	12 * ESSystem CL4 258 EVG
	7	4 * ESSystem BASE/N 218 EVG
	8	7 * ESSystem PF-100.S/1-BL
	9	3 * ESSystem DP1-S8-TAIN
	10	1 * ESSystem DP2-S8TAIN

AW-OPRAWA Z MODULEM AWARYJNYM

- Wentylator
- Oprawa oświetleniowa obw. O1, punkt zapalenia b
- włącznik jednoklawiszowy punkt zapalenia f
- włącznik dwuklawiszowy punkt zapalenia c
- włącznik schodowy punkt zapalenia d

LEGENDA:

- ŚCIANY ISTNIEJĄCE DO ZACHOWANIA
- ŚCIANY DO ROZBIÓRKI
- ŚCIANY PROJEKTOWANE

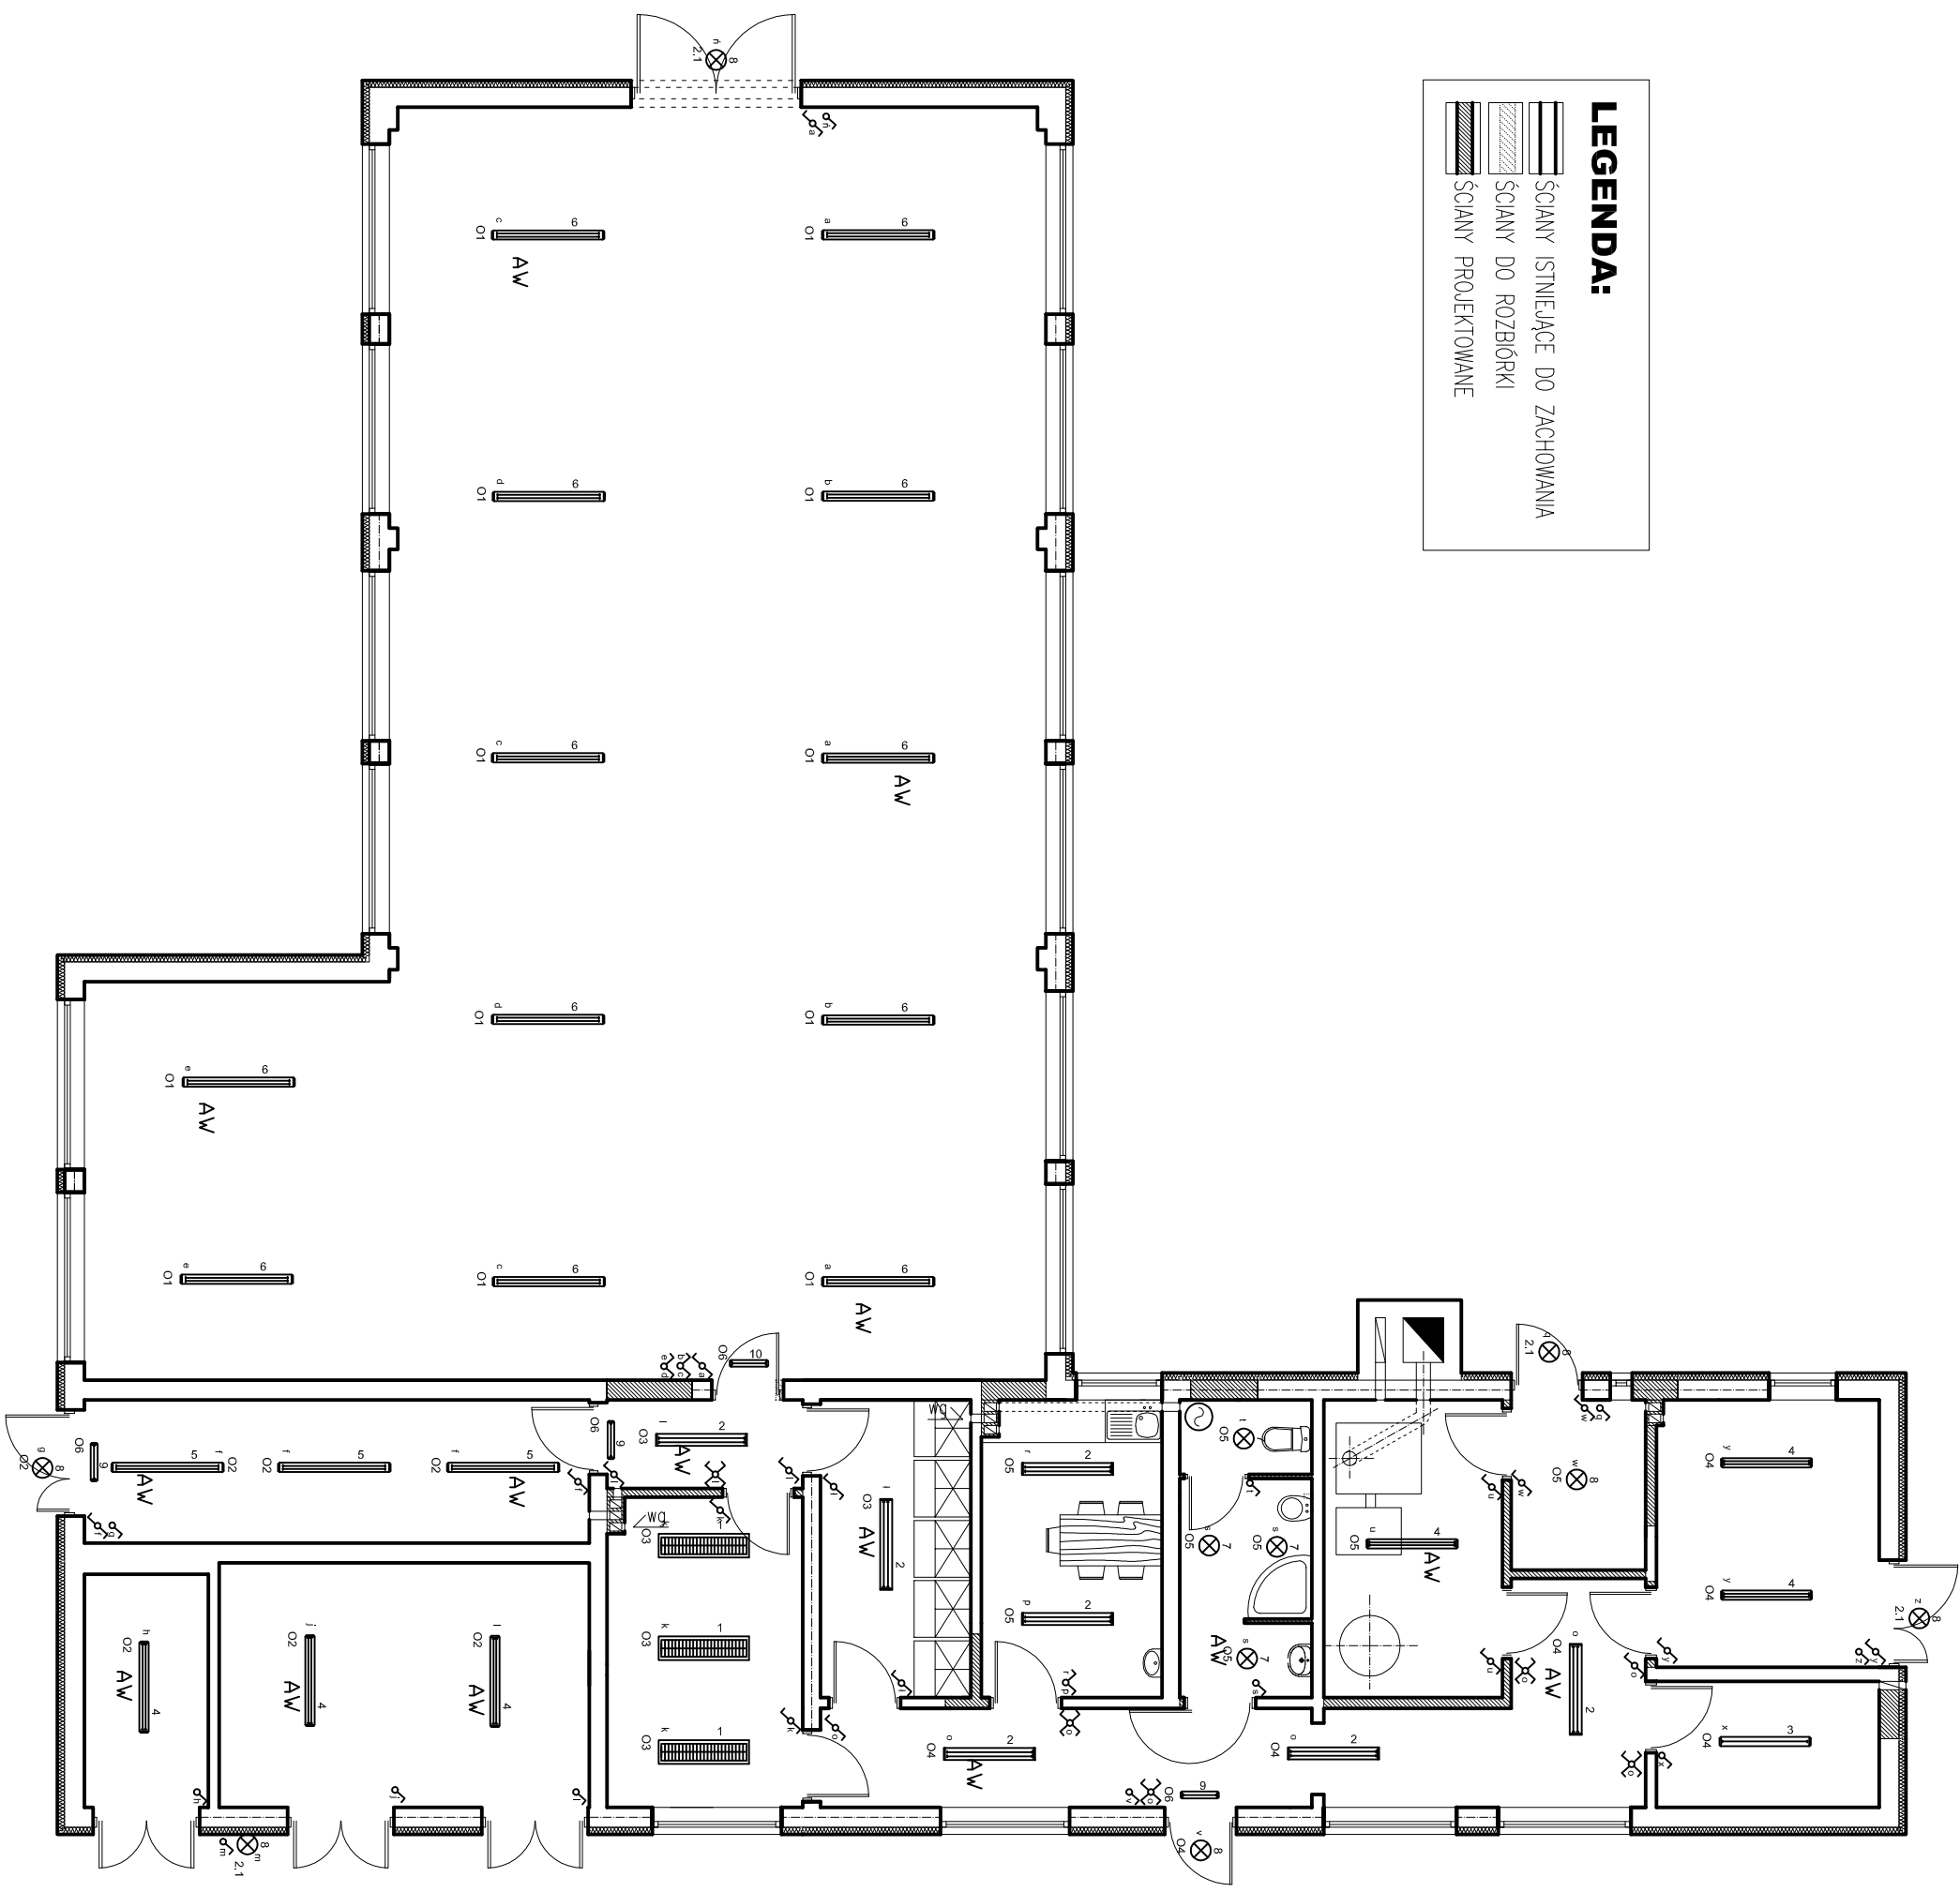

Firma wielobranżowa SG Sakowicz Tarakan Spółka Jawna ul. Grunwaldzka 26, 83-200 Starogard Gda. e-mail: grzegorz.tarakan@wp.pl tel. 783-978-504 602-576-299	
TEMA T PRZEBUDOWA STACJI UZDATNIANIA WODY	Skala 1:100
LOKALIZACJA Skórcz, działka nr 193, obr. geod. Ryżowie	NR RYS. E.2
NAZWA RYS. Rzut przyziemia - instalacja elektryczna rozmieszczenie oświetlenia	DATA 01-2011
Projektant mgr inż. Jan Grecki	
Sprawdził: mgr inż. Radosław Kaczmarek	