

MAPA DO CELÓW PROJEKTOWYCH

powstała na bazie mapy zasadniczej i pomiaru bezpośredniego

Skala: 1:500

Objekt: M-c ul. Żeromskiego 30 dz. 1653/1, 1656, 1655/2....

Gmina: 181101_1.0002 Osiedle Powiat: 1811 - Mielec

Województwo: 18 - podkarpackie

Licencja nr GO.6642.1.3824.2014-1811-K05 z dn. 28.11.2014r

Układ wsp. płaskich: 2000 strefa 7; układ wysokościowy: Kronstadt 1 86

Arkusz mapy: 7.130.24.12.2.1

Mapa aktualna na dzień: 02.12.2014r

Integralną częścią niniejszej mapy jest mapa ewidencji gruntów w skali 1:1000


L. ks. rob. 51-10532/2014 Mielec, dnia 08.12.2014r

Poswiadcza się, że niniejszy dokument został sporządzony w wyniku prac geodezyjnych i kartograficznych, których rezultaty zawiera oprócz techniczny wpisany do ewidencji materiałówna prawego zasobu geodezyjnego i kartograficznego

STAROSTA POWIATU MIELECKIEGO
P. 1811.2014.379
Identyfikator ewidencyjny: P. 1811.2014.379
Data wpisania do ewidencji: 2014-12-12

Z up. STAROSTY
mgr inż. **Roman Misiąg**
Kierownik Biura Geodezyjnego i Kartograficznego

GEODEZYJNE
Biuro inżynierskie
ul. Władysława Gieczyńskiego 10
41-100 Mielec
tel. 603 180 738

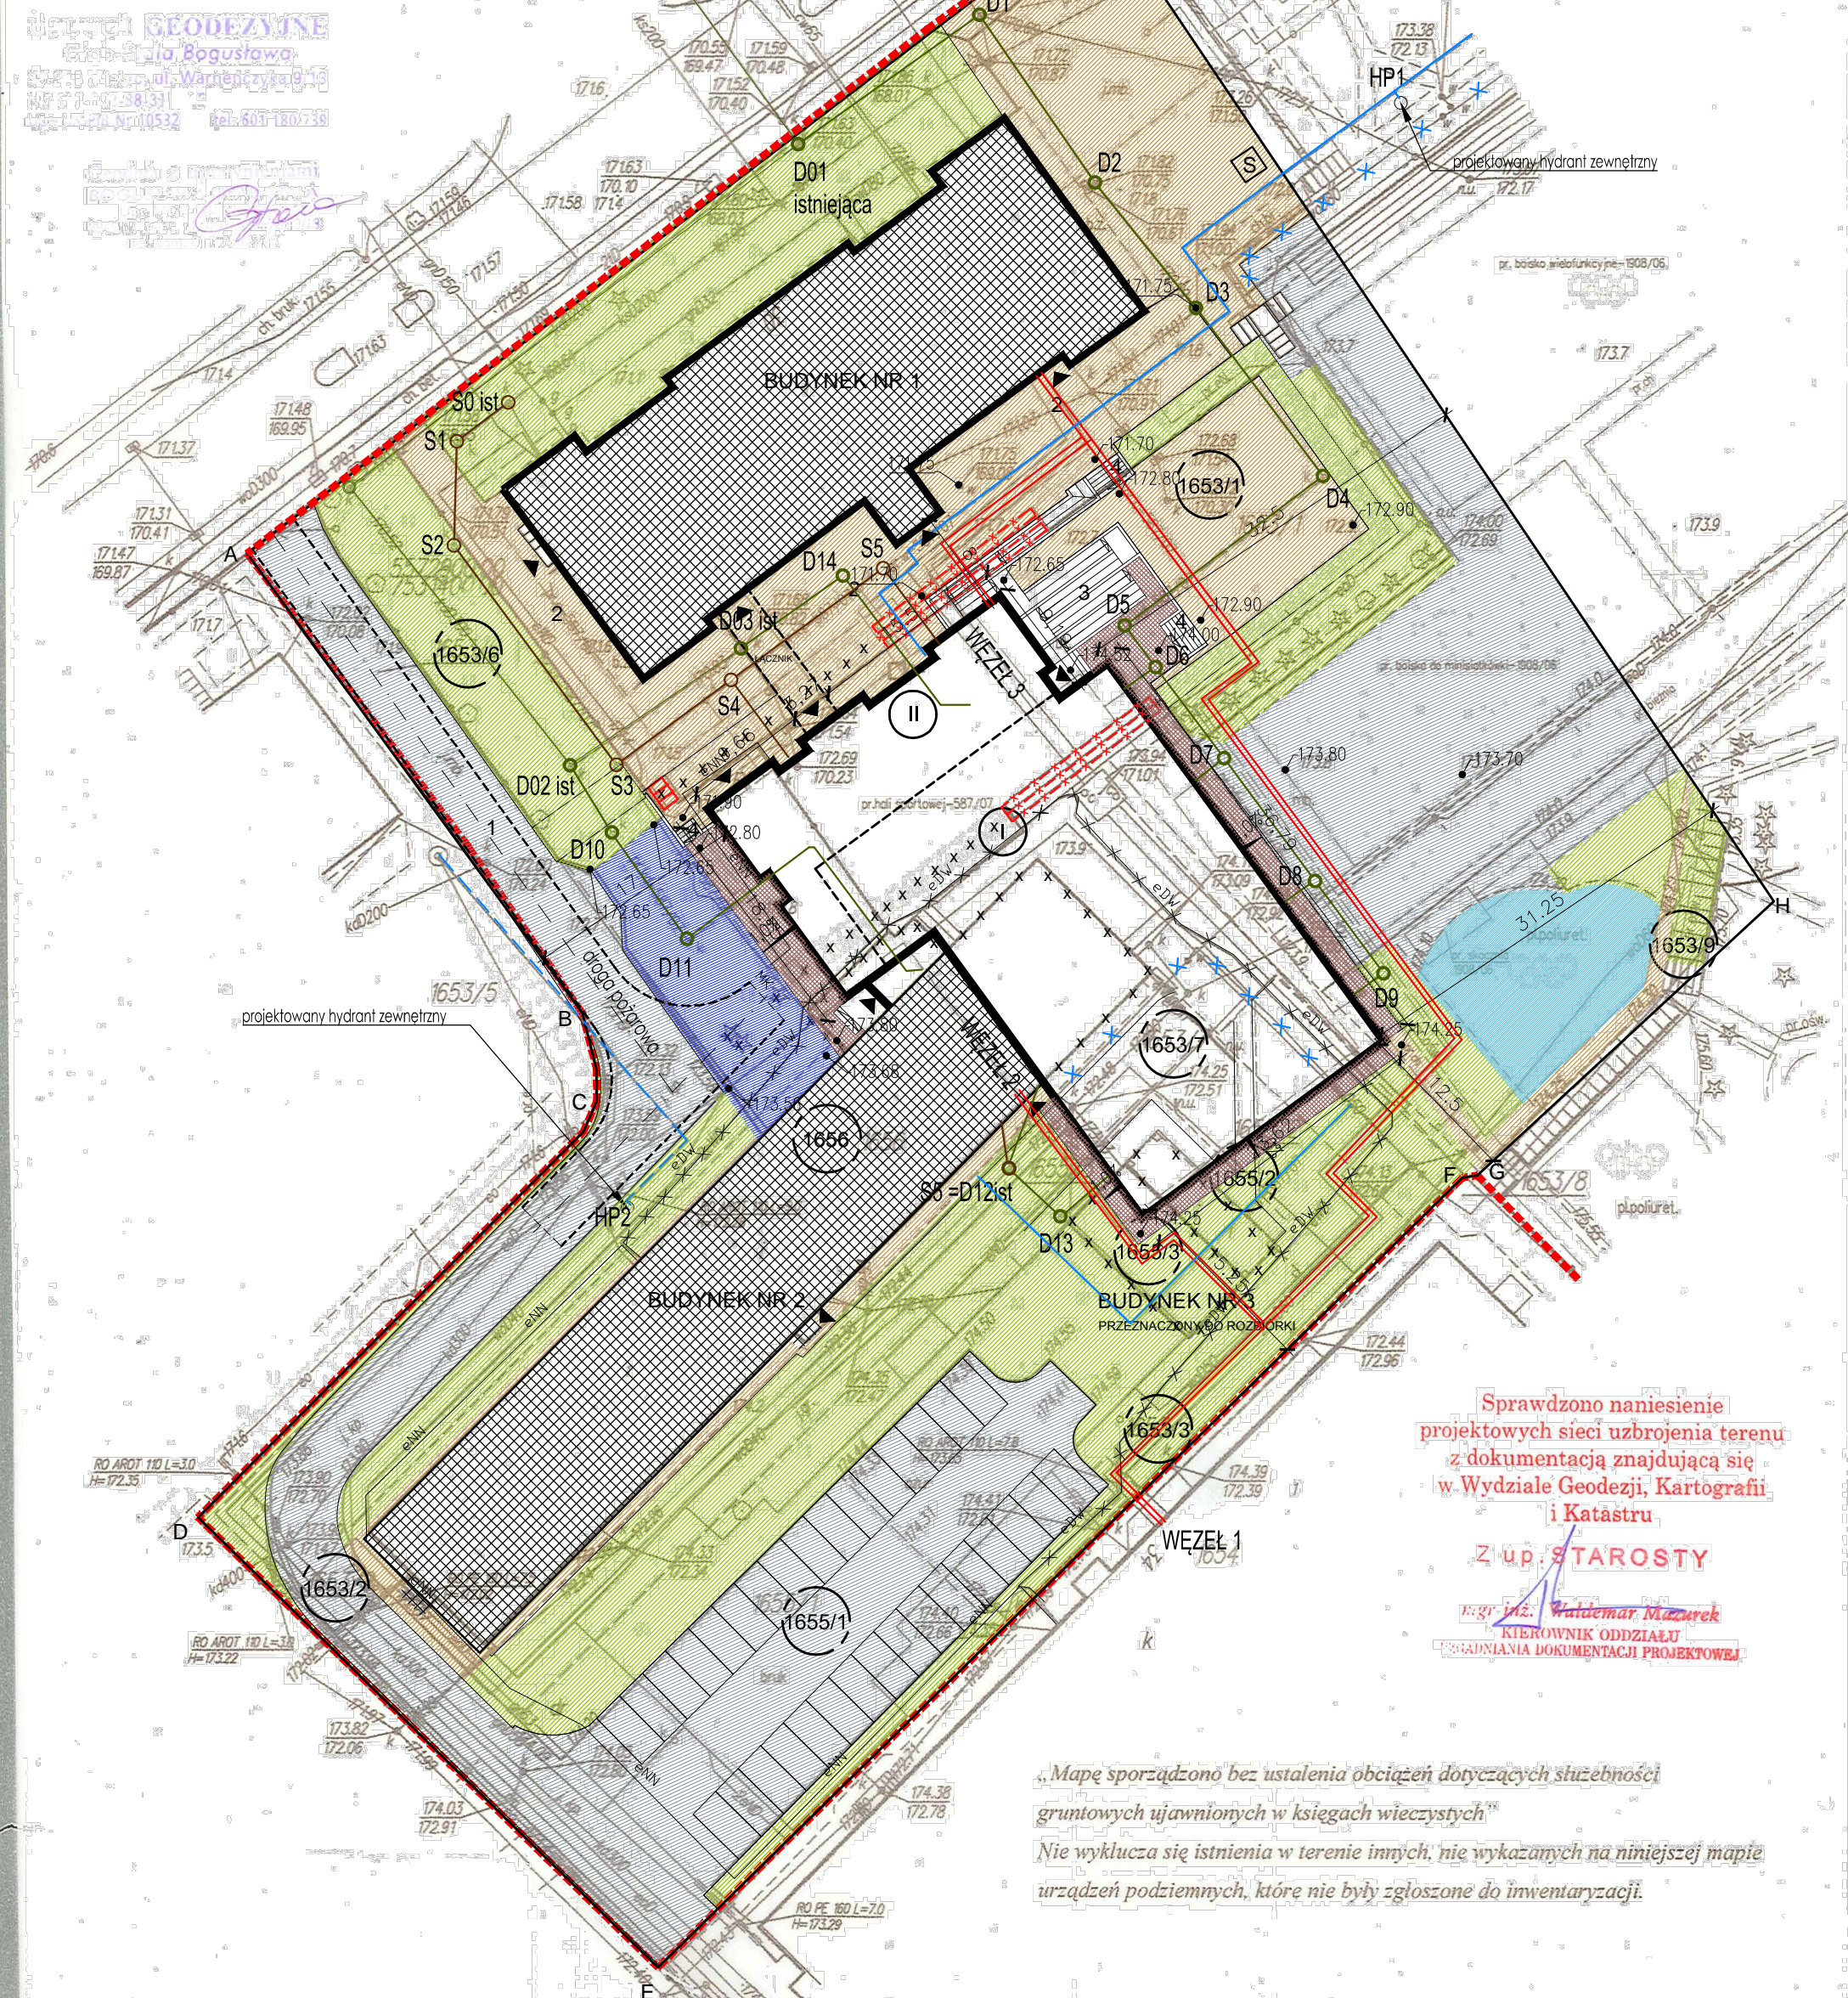

Sprawdzono naniesienie projektowych sieci uzbrojenia terenu z dokumentacją znajdującą się w Wydziale Geodezji, Kartografii i Katastru

Z up. STAROSTY
mgr inż. **Waldemar Mazurek**
KIEROWNIK ODDZIAŁU
SPRAWDNIANIA DOKUMENTACJI PROJEKTOWEJ

„Mapę sporządzono bez ustalenia obciążeń dotyczących służebności gruntowych ujawnionych w księgach wieczystych”
Nie wyklucza się istnienia w terenie innych, nie wykazanych na niniejszej mapie urządzeń podziemnych, które nie były zgłoszone do inwentaryzacji.

- 1 ISTNIEJĄCA DROGA (DOJAZDOWA I PRZECIWPOŻAROWA) - DO ADAPTACJI
 - 2 ISTNIEJĄCE DOJŚCIE I PLAC SZKOLNY DO MODERNIZACJI (WYMIANA NAW. I DOSTOSOWANIE DO PROJ. ROZB.)
 - 3 PROJEKTOWANE POCHYLNIE DLA NIEPEŁNOSPRAWNYCH WRAZ Z PODESTAMI, SCHODAMI I TERENOWYMI I MURKAMI OPOROWYMI
 - 4 PROJEKTOWANE SCHODY TERENOWE MURKIEM OPOROWYM
- SIECI I PRZYŁĄCZA WG. ODREBNEGO OPRACOWANIA
- eNN LINIA ENERGETYCZNA NISKIEGO NAPIĘCIA
 - eDN LINIA ENERGETYCZNA NISKIEGO NAPIĘCIA DO LIKWIDACJI
 - PROJEKTOWANA SIEĆ WODOCIĄGOWA
 - PROJEKTOWANA SIEĆ KAN. SANITARNEJ
 - PROJEKTOWANA SIEĆ KAN. DESZCZOWEJ
 - PROJEKTOWANA SIEĆ CIEPLNA
 - SIEĆ WODOCIĄGOWA DO DEMONTAŻU
- OGRODZENIA ISTNIEJĄCE NA TERENIE INWESTYCJI PRZEZNACZONE SĄ DO WYMIANY

- ## LEGENDA
- GRANICA DZIAŁEK
 - ZAKRES INWESTYCJI
 - NR EWIDENCYJNE DZIAŁEK
 - ILOŚĆ KONDYGNACJI
 - DROGA POŻAROWA
 - BUDYNKI ISTNIEJĄCE DO ROZBIÓRKI
 - SCHODY DO LIKWIDACJI
 - PROJEKTOWANY BUDYNEK
 - ISTNIEJĄCE BUDYNKI
 - ISTNIEJĄCY CHODNIK
 - PROJEKTOWANY CHODNIK
 - ISTNIEJĄCA NAWIERZCHNIA POLIURETANOWA
 - ISTNIEJĄCA NAWIERZCHNIA UTWARDZONA
 - PROJEKTOWANE POSZERZENIE DROGI
 - ISTNIEJĄCA ZIELEŃ
 - ISTNIEJĄCE MIEJSCA POSTOJOWE
 - ISTNIEJĄCA ZIELEŃ WYSOKA DO PRZESADZENIA LUB WYCINKI
 - ISTNIEJĄCA ZIELEŃ WYSOKA DO ZACHOWANIA
 - WEJŚCIA DO BUDYNKÓW
 - PROJEKTOWANY HYDRANT
 - MIEJSCA GROMADZENIA ODPADÓW

±0.00	174.57 m n.p.m.		
INWESTOR	Gmina Miejska Mielec Ul. Żeromskiego 26, 39-300 Mielec		
INWESTYCJA	Przebudowa wraz z rozbudową istniejącego budynku szkoły o część hali sportowej wraz z niezbędną infrastrukturą oraz częściową rozbiórką i remontem istniejącego budynku Szkoły Podstawowej Nr 3 w Mielcu przy ul. Żeromskiego 30		
LOKALIZACJA	Ul. Żeromskiego 30, 39-300 Mielec dz. 1653/1, 1656, 1655/2 Gmina 181101_1.0002 Osiedle, Powiat: 1811 - Mielec		
STADIUM	PROJEKT BUDOWLANY		
JEDNOSTKA PROJEKTOWA	DEMIURG ul. Płowiecka 11/2 PL 60-277 Poznań tel./fax: +48 61 662 11 40 www.demiurg.com.pl		
FUNKCJA	IMIE I NAZWISKO	NR UPR.	PODPIS
PROJEKTOWAŁ	mgr inż. arch. Wanda Zierka	WP-OIA/OKK/UpB/13/2010	
OPRACOWAŁ	mgr. inż. arch. Alija Szafrańiec		
SPRAWDZIŁ	mgr. inż. arch. Natalia Grenda		
	mgr. inż. arch. Krzysztof Nikisch	WP-OIA/OKK/UpB/50/2010	
TRĘŚĆ	PROJEKT ZAGOSPODAROWANIA TERENU		SKALA
			1:500
DATA	MARZEC 2015	NR KONTRAKTU	001453
BRANŻA	A NR REWIZJI	00 NR RYS.	A.00

Rysunek stanowi własność firmy DEMIURG. Nie może być kopiowany, rozpowszechniany, modyfikowany, udostępniany osobom trzecim bez wyrażenia pisemnej zgody właściciela.