

MAPA SYTUACYJNO WYSOKŚCIOWA  
m. Świdwin obr. 005,006,009,010,011,003


Skala 1:500

Wykorzystano arkusze map: 332.144.1823;1824;1844;1911;1912;1913;1914;  
1921; 1922; 1931; 1932; 1933; 1934; 1941; 1942;  
1943; 1944; 2011; 2012; 2014; 2031; 2032; 2033;  
2034; 2041; 2043; 2411; 2412; 2413; 2414.

Aktualność mapy do celów  
projektowych na dzień 15.11.2006 r.

Geodeta Uprawniony  
inż. M. Choroba

KERG 011 - 132/2005

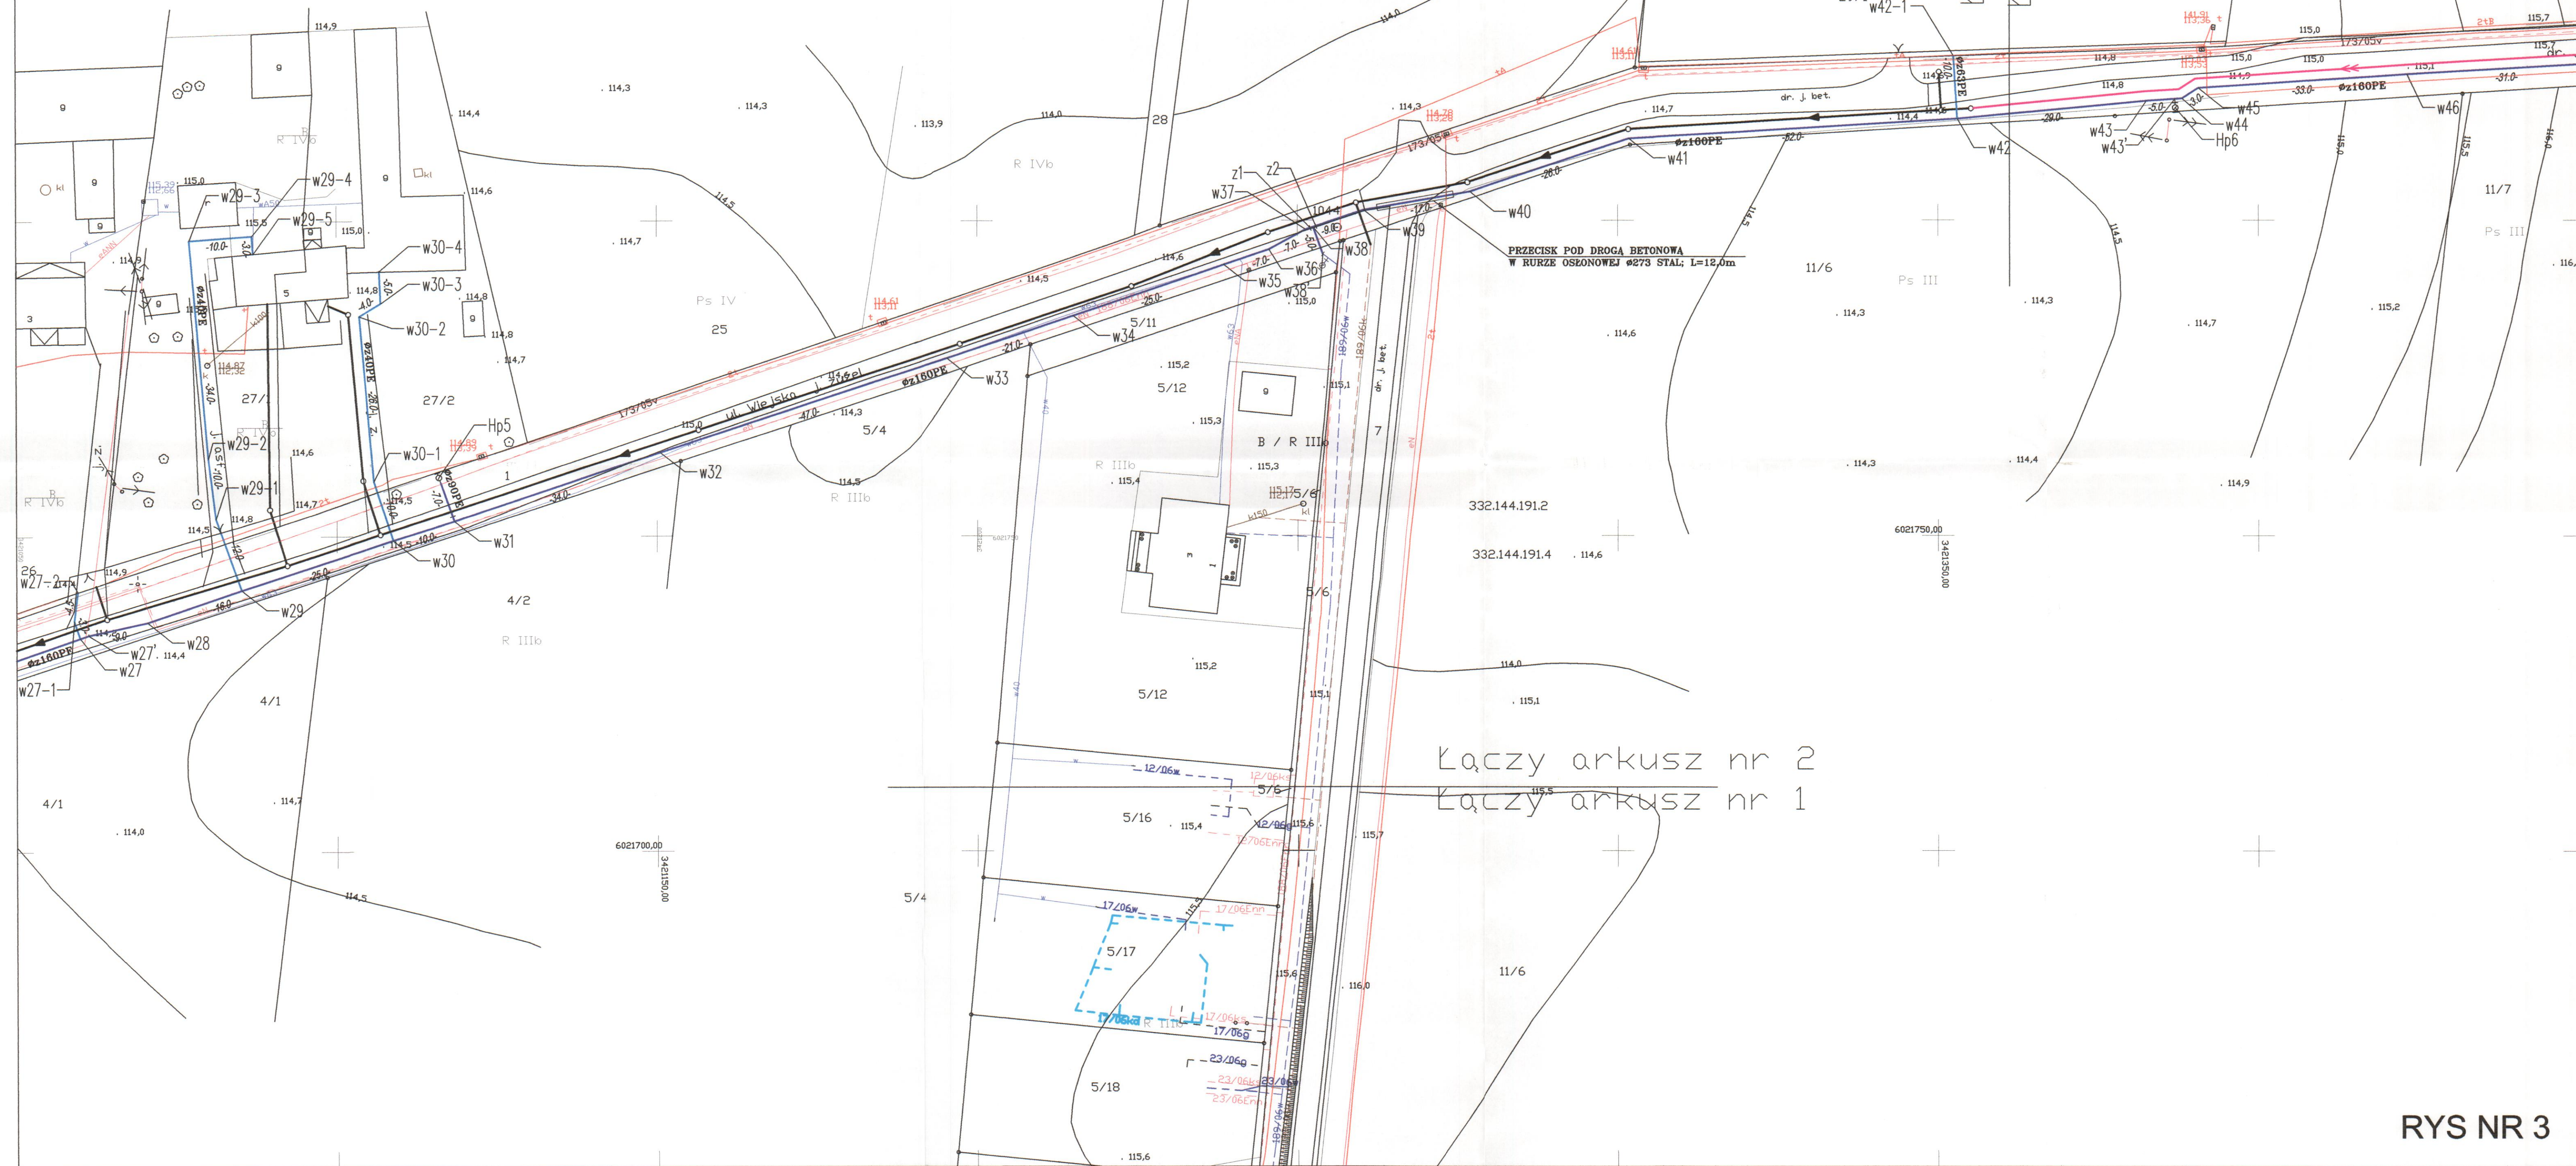

Łączy arkusz nr 5  
Łączy arkusz nr 1

Łączy arkusz nr 2  
Łączy arkusz nr 1

RYS NR 3

- LEGENDA:**
- > Projektowana sieć kanalizacji sanitarnej grawitacyjnej wraz z przyłączami wg. odrębnego opracowania
  - > Projektowana kanalizacja sanitarna tłoczna wraz z przyłączami wg. odrębnego opracowania
  - Projektowana sieć wodociągowa
  - Projektowane przyłącze wodociągowe
  - - - Projektowany kabel energetyczny
  - Hp1 Hydrant na sieci wodociągowej
  - z1 Zasuwa
  - ZN01 Zespół napowietrzająco-odpowietrzający do wody

INWESTOR ZAKŁAD USŁUG KOMUNALNYCH Sp. z o.o. w ŚWIDWINIE		STADIUM PB
Tytuł rysunku PROJEKT ZABUDOWY I ZAGOSPODAROWANIA TERENU SIECI WODOCIĄGOWEJ WRAZ Z PRZYŁĄCZAMI.		DATA 01.02.2006.
PROJEKTOWAŁ mgr inż. Grzegorz Włoch	WYKONAŁ inż. Ewa Wólczyk	DATA 11.2009.
OPRACOWAŁ mgr inż. Renata Kasperczyk-Sotomska	WYKONAŁ mgr inż. Renata Kasperczyk-Sotomska	SKALA 1:500
PROJEKT SIEĆ WODOCIĄGOWA WRAZ Z PRZYŁĄCZAMI DLA ULIC POPIELUSZKI, WIEJSKA, BOCZNA I POŁCZYŃSKA W ŚWIDWINIE		NR RYSUNKU 3