

MAPA SYTUACYJNO WYSOKOŚCIOWA
 113,7, Świdwin obr, 005,006,009,010,011,003


Skala 1:500

Wykorzystano arkusze map: 332.144.1823;1824;1844;1911;1912;1913;1914;
 1921; 1922; 1931; 1932; 1933; 1934; 1941; 1942;
 1943; 1944; 2011; 2012; 2014; 2031; 2032; 2033;
 2034; 2041; 2043; 2411; 2412; 2413; 2414.

Aktualność mapy do celów
 projektowych na dzień 15.11.2006 r.

Geodeta Uprawniony
 inż. M. Choroba

KERG 011 - 132/2005

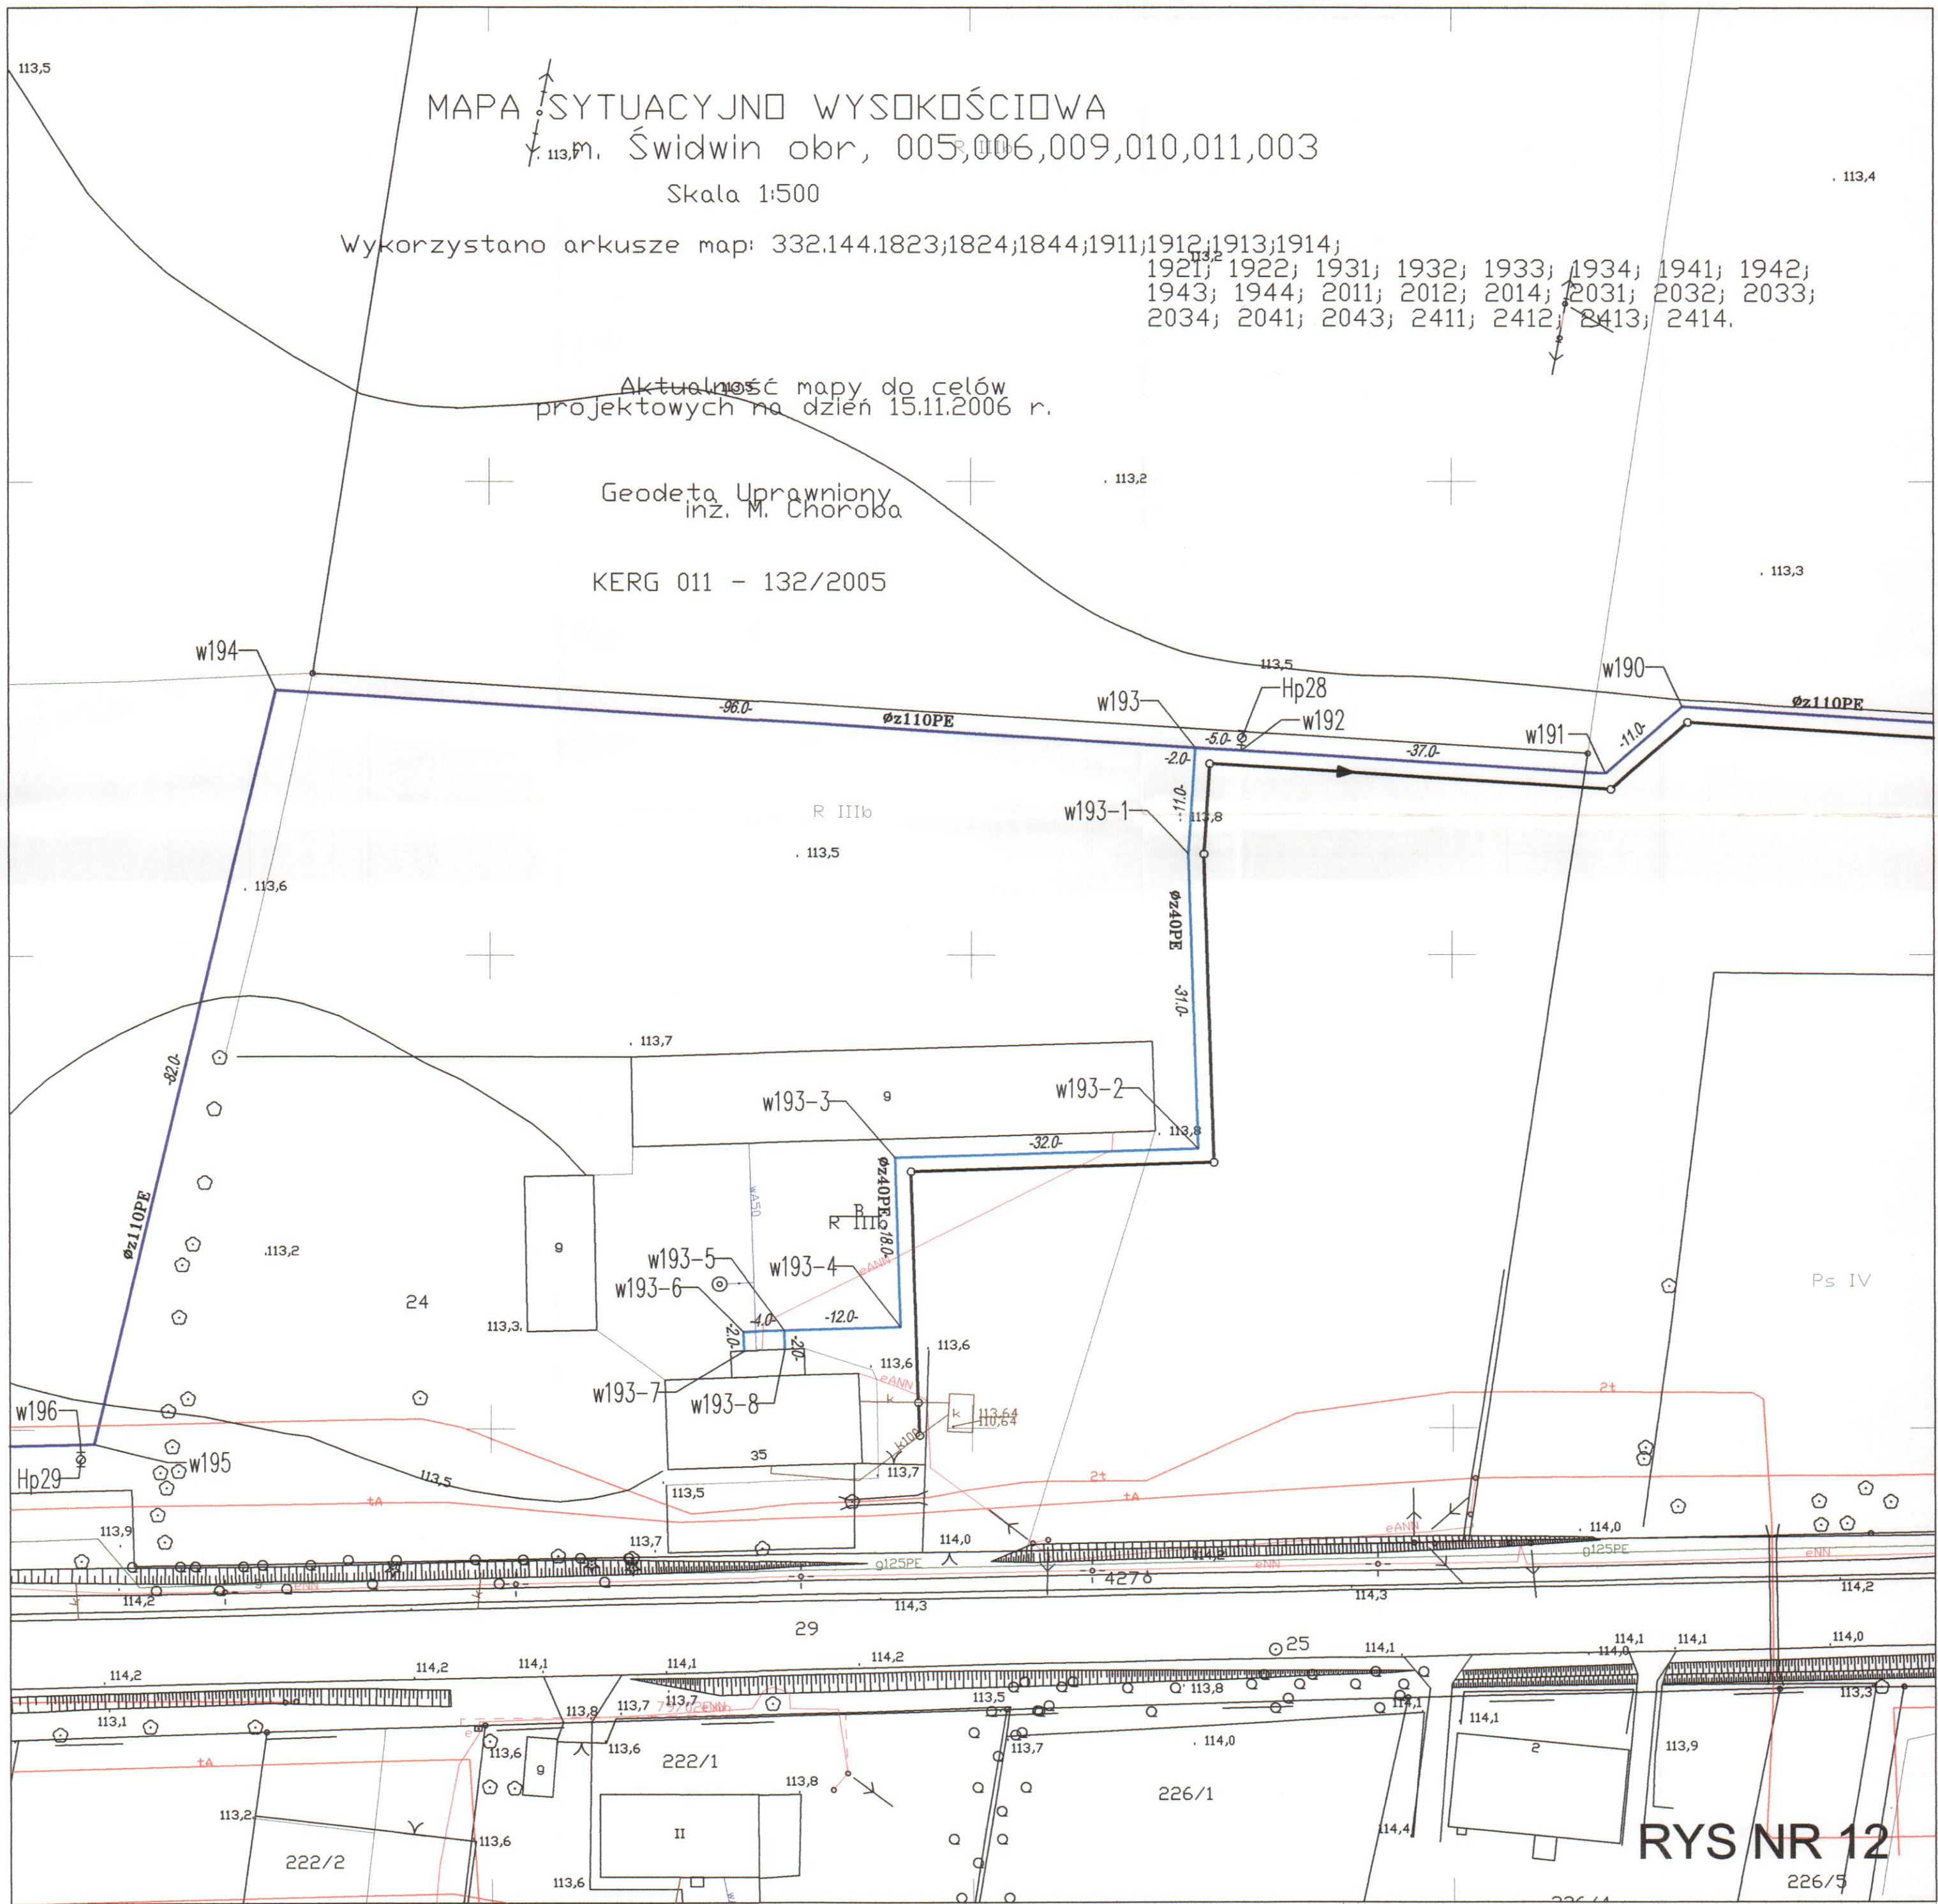

RYS NR 12

LEGENDA:

- Projektowana sieć kanalizacji sanitarnej grawitacyjnej wraz z przyłączami wg. odrębnego opracowania
- Projektowana kanalizacja sanitarna tłoczna wraz z przyłączami wg. odrębnego opracowania
- Projektowana sieć wodociągowa
- Projektowane przyłącze wodociągowe
- Projektowany kabel energetyczny
- Hp1 Hydrant na sieci wodociągowej
- z1 Zasuwa
- ZN01 Zespół napowietrzająco-odpowietrzający do wody

INWESTOR ZAKŁAD USŁUG KOMUNALNYCH Sp. z o.o. W ŚWIDWINIE			
TRESC RYSUNKU PROJEKT ZABUDOWY I ZAGOSPODAROWANIA TERENU SIECI WODOCIĄGOWEJ WRAZ Z PRZYŁĄCZAMI.		STADIUM PB	
PROJEKTOWAŁ: mgr inż. Grzegorz Włoch		NR UPRAWNIENIA U.73427/24/98	
OPRACOWAŁ: mgr inż. Ewa Wawrzak		NR UPRAWNIENIA 170/Sz/2002	
SPRAWDZIŁ: mgr inż. Renata Kacperek-Sotomska		DATA 11.2009.	
PROJEKT SIEĆ WODOCIĄGOWA WRAZ Z PRZYŁĄCZAMI DLA ULIC POPIELUSZKI, WIEJSKA, BOCZNA I POŁCZYŃSKA W ŚWIDWINIE		SKALA 1:500	
		NR RYSUNKU 12	