

MAPA SYTUACYJNO WYSOKOŚCIOWA

m. Świdwin obr. 005,006,009,010,041,003


Skala 1:500

Wykorzystano arkusze map: 332.144.1823;1824;1844;1911;1912;1913;1914;  
1921; 1922; 1931; 1932; 1933; 1934; 1941; 1942;  
1943; 1944; 2011; 2012; 2014; 2031; 2032; 2033;  
2034; 2041; 2043; 2411; 2412; 2413; 2414.

Aktualność mapy do celów projektowych na dzień 15.11.2006 r.

Geodeta Uprawniony  
inż. M. Choroba

KERG 011 - 132/2005

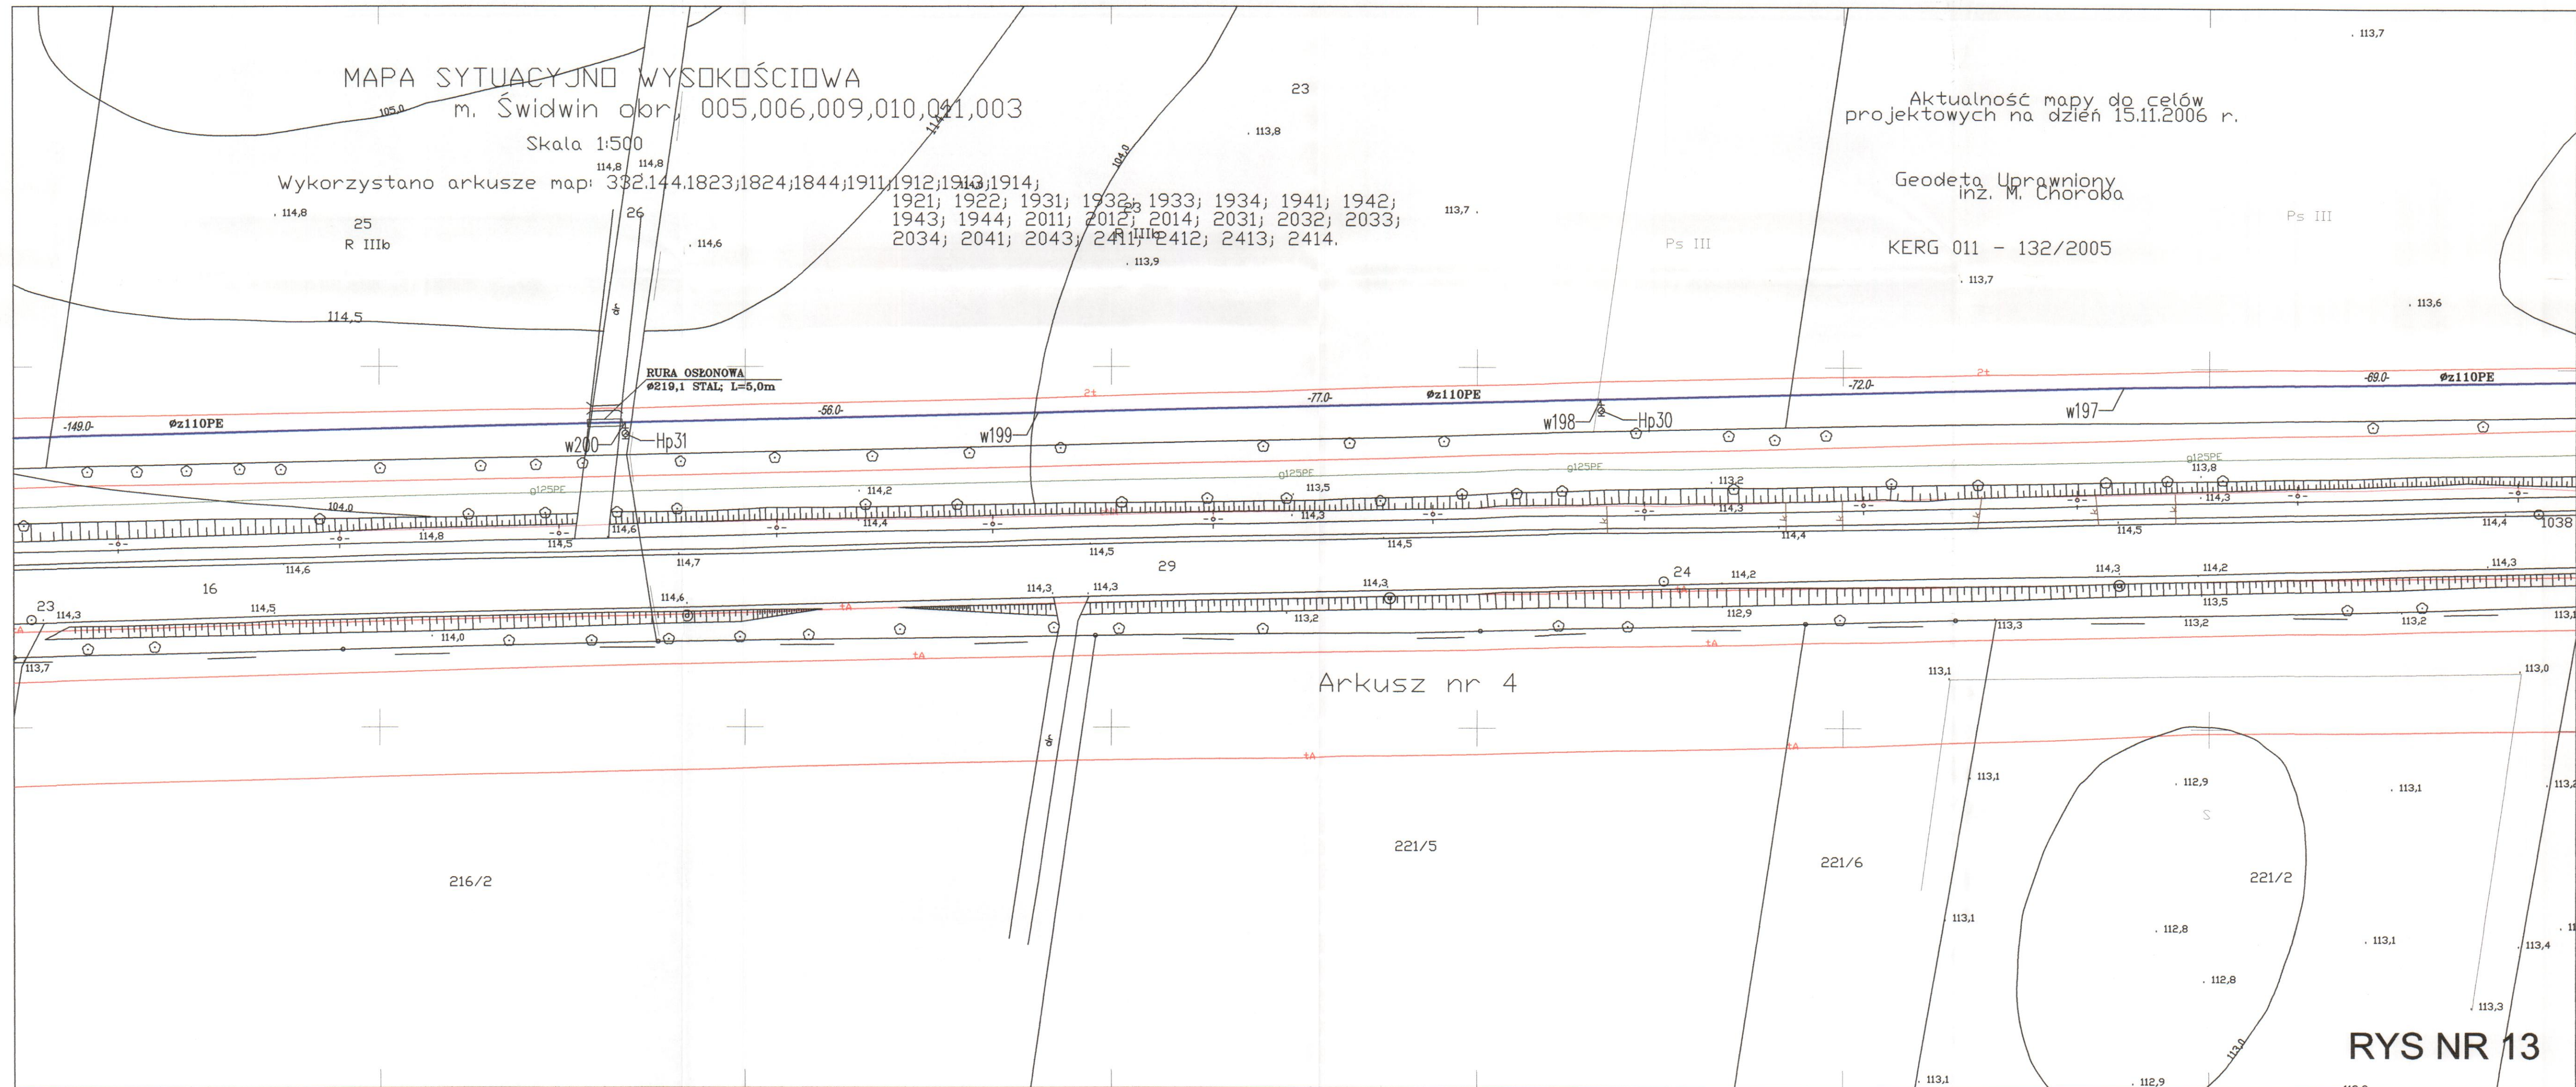

Arkusz nr 4

RYS NR 13

- LEGENDA:**
- Projektowana sieć kanalizacji sanitarnej grawitacyjnej wraz z przyłączami wg. odrębnego opracowania
  - Projektowana kanalizacja sanitarna tłoczna wraz z przyłączami wg. odrębnego opracowania
  - Projektowana sieć wodociągowa
  - Projektowane przyłącze wodociągowe
  - Projektowany kabel energetyczny
  - Hp1 Hydrant na sieci wodociągowej
  - z1 Zasuwa
  - ZN01 Zespół napowietrzająco-odpowietrzający do wody

INWESTOR		ZAKŁAD USŁUG KOMUNALNYCH Sp. z o.o. W ŚWIDWINIE		
Tytuł rysunku		PROJEKT ZABUDOWY I ZAGOSPODAROWANIA TERENU SIECI WODOCIĄGOWEJ WRAZ Z PRZYŁĄCZAMI.		
STADIUM		PB		
UMOWA Z DNIA:		01.02.2006.		
PROJEKTOWAŁ	mgr inż. Grzegorz Włoch	WZNIKŁ	U.73427/24/98	
OPRACOWAŁ	mgr inż. Ewa Wawrzak	WZNIKŁ		
SPRACOWAŁ	mgr inż. Renata Kasperk-Sotomska	WZNIKŁ	170/Sz/2002	
PROJEKT	SIEĆ WODOCIĄGOWA WRAZ Z PRZYŁĄCZAMI DLA ULIC POPIELUSZKI, WEJSKA, BOCZNA I POŁCZYŃSKA W ŚWIDWINIE		SKALA	1:500
			NR RYSUNKU	13