

MAPA SYTUACYJNO WYSOKOŚCIOWA

m. Świdwin okr, 005,006,009,010,011,003

Skala 1:500


Wykorzystano arkusze map: 332.144.1823;1824;1844;1911;1912;1913;1914;

1921; 1922; 1931; 1932; 1933; 1934; 1941; 1942; 1943; 1944; 2011; 2012; 2014; 2031; 2032; 2033; 2034; 2041; 2043; 2411; 2412; 2413; 2414

Aktualność mapy do celów projektowych na dzień 15.11.2006 r.

Geodeta Uprawniony  
inż. M. Choroba

KER5 011 - 132/2005

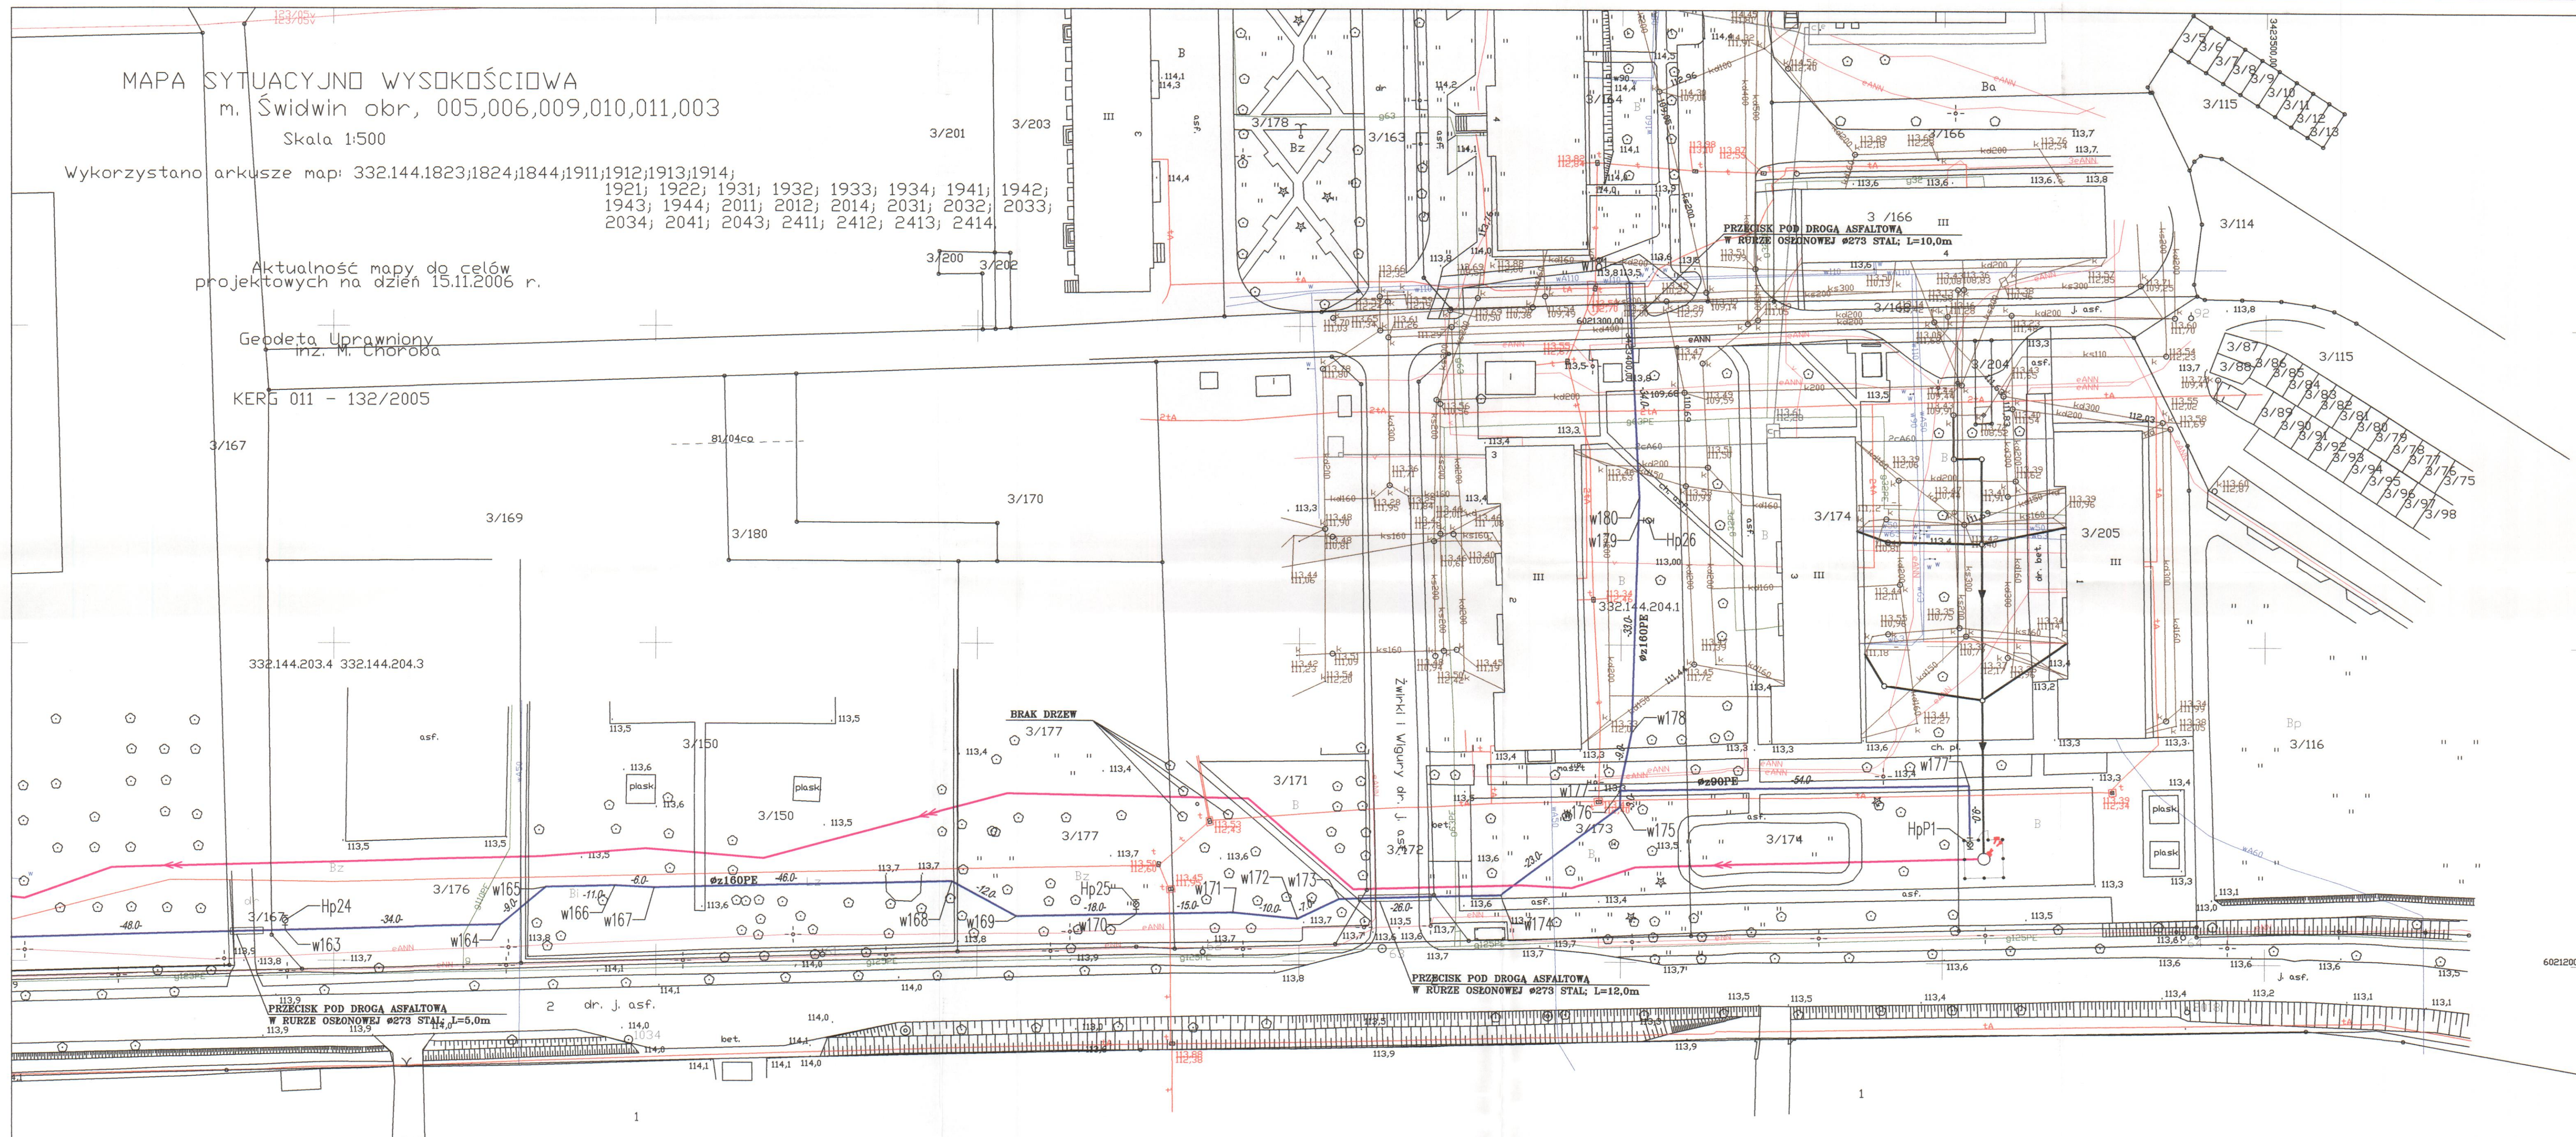

RYS NR 11

- LEGENDA:**
- Projektowana sieć kanalizacji sanitarnej grawitacyjnej wraz z przyłączami wg. odrębnego opracowania
  - Projektowana kanalizacja sanitarna tłoczna wraz z przyłączami wg. odrębnego opracowania
  - Projektowana sieć wodociągowa
  - Projektowane przyłącze wodociągowe
  - Projektowany kabel energetyczny
  - Hydrant na sieci wodociągowej
  - Zasuwa
  - Zespół napowietrzająco-odpowietrzający do wody

INWESTOR ZAKŁAD USŁUG KOMUNALNYCH Sp. z o.o. W ŚWIDWINIE		STADIUM PB
Tytuł projektu PROJEKT ZABUDOWY I ZAGOSPODAROWANIA TERENU SIECI WODOCIĄGOWEJ WRAZ Z PRZYŁĄCZAMI.		
PROJEKTOWAŁ mgr inż. Grzegorz Włoch	WSPRAWDZIŁ mgr inż. Ewa Wórzak	DATA 11.2009.
SPRACOWAŁ mgr inż. Renata Kasperk-Sotomska	WSPRAWDZIŁ mgr inż. Ewa Wórzak	SKALA 1:500
PROJEKT SIEĆ WODOCIĄGOWA WRAZ Z PRZYŁĄCZAMI DLA ULIC POPRZECZNA, WEJSKA, BOCZNA I POLCZYŃSKA W ŚWIDWINIE		NR RYSUNKU 11