


PROJEKT	Projekt budowy przyłączy wodociągowych		
ADRES BUDOWY	Magnuszew Duży Gmina Szelków		
Użytkownik	Banasiak . dz. 21/3, Szkoda A. dz. 21/5, Kociuba E. i P. dz 21/2, Szczepańska A. dz 21/6, Faszczewski R. dz. 21/10, Kamiński P. dz 21/11, Gryczon M i P. dz 21/13, Kołodziejczyk E. i P. dz. 21/14		
Przedmiot:	Projekt zagospodarowania terenu	Podpis	Data 05.2010r.
			Skala : 1 : 1000
Asystent proj. Janina Nakielska AUTOR PROJEKTU Jan Chełmiński	Upr. projektowe 660/85/Os Upr. projektowe 508/85/Os		



ORIENTACJA 1 : 50 000

RYS. 6

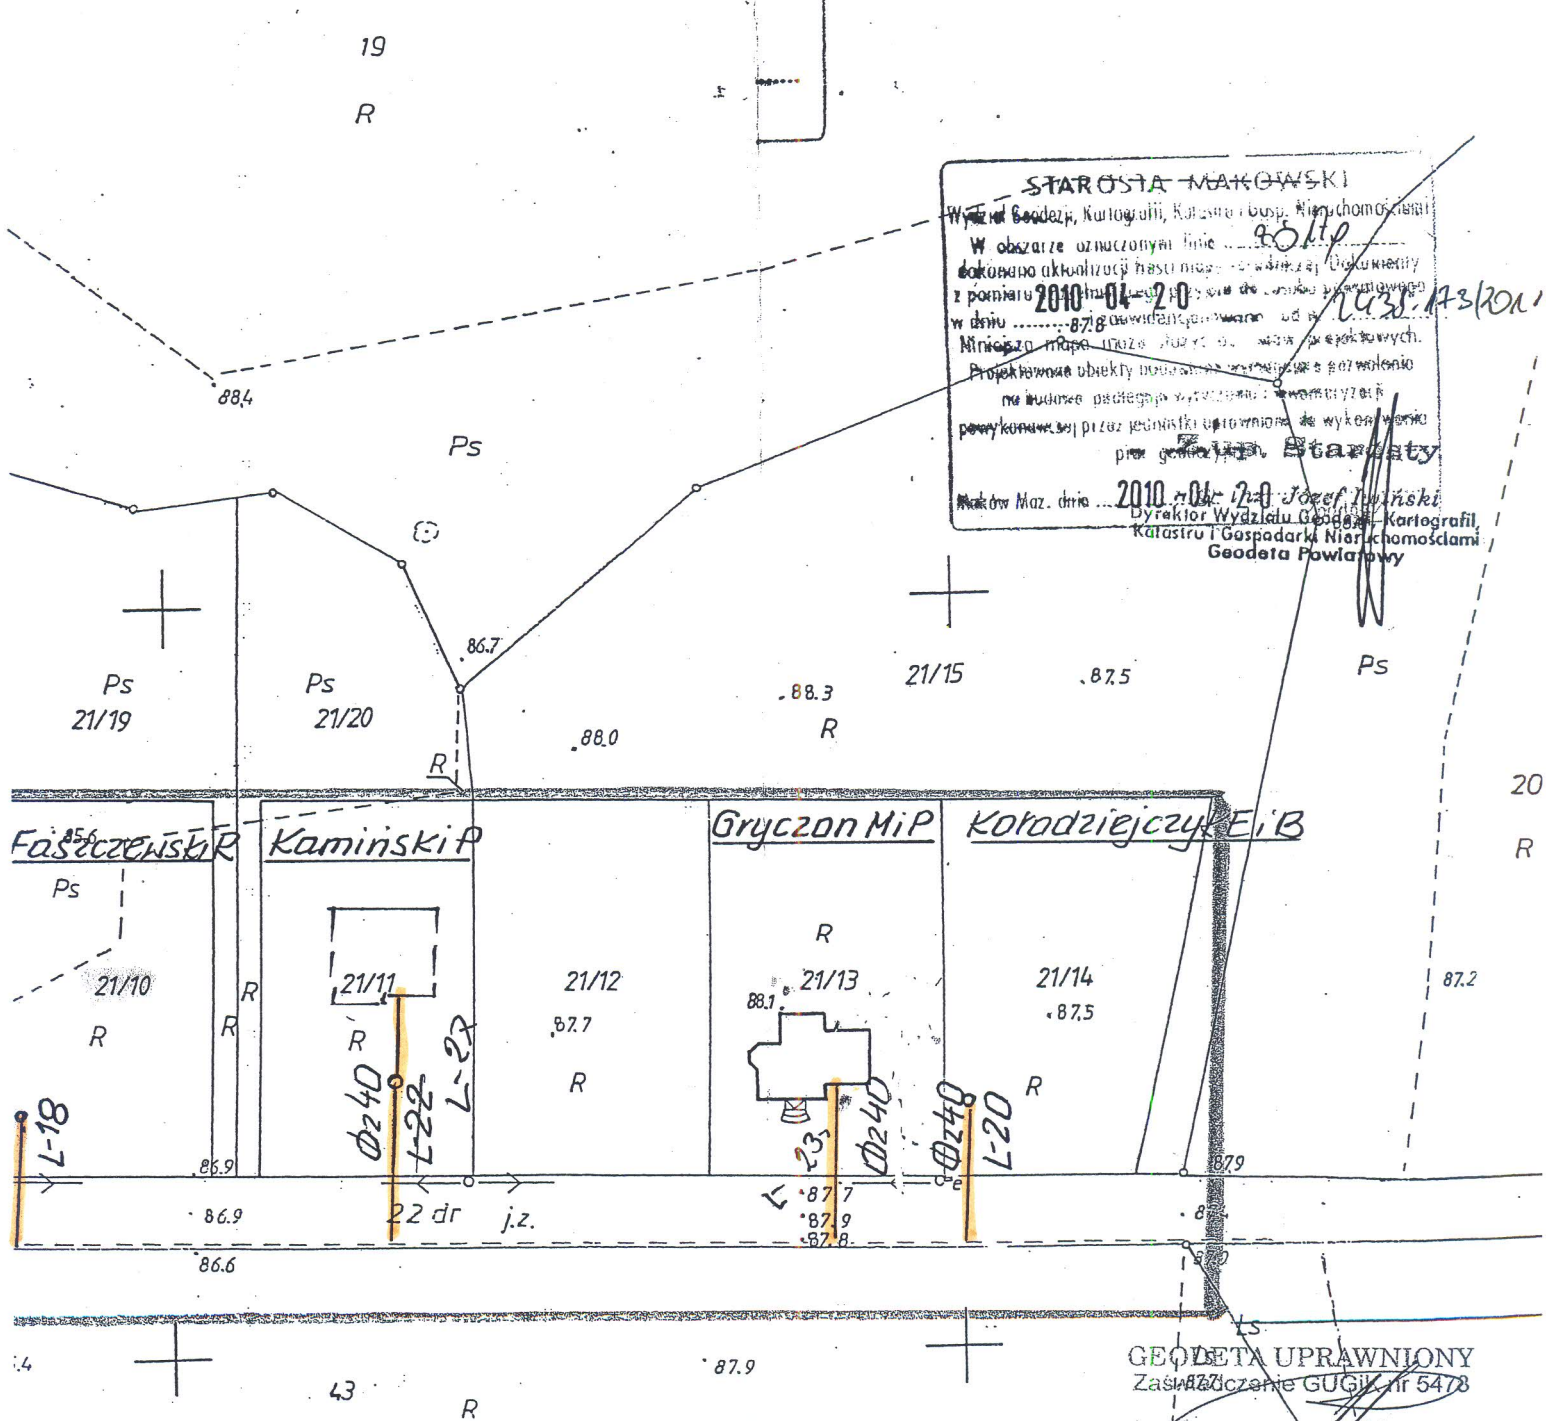

STAROSTA MAKOWSKI
Wydział Geodezji, Kartografii, Katastru i Gosp. Nieruchomości
W obszarze oznaczonym linie 85112 dokonano aktualizacji stanu mapy geodezyjnej. Dokumenty z pomiaru 2010-04-20 w dniu 2010-04-20. Miniczo mapa wraz z planami projektowych. Projektowane obiekty nie budowane. pomykonanej przez jednostki uprawnione do wykonania przez geod. Starosty Maków Maz. dnia 2010-04-20 Józef Jankowski Dyrektor Wydziału Geodezji - Kartografii i Katastru i Gospodarki Nieruchomościami Geodeta Powiatowy

GEODETA UPRAWNIONY
Zaswiadczenie GUGiK nr 5478
inz. Eugeniusz Roman Mierzejewski