


RZUT PARTERU 1:50

ANDRZEJ WESOŁOWSKI
inż. bud. i inżynier
uprawniony w zakresie
art. 362 prawa budowlanego
Nr ewid. uprawnień 989/61
oraz upr. Nr 37/Wa/73


Obiekt:	Budynek świetlicy w m. Doziny	Nr rys. 1
Przedm. oprac.:	Instalacja kanalizacji	Skala: 1:50
Proj.:		Data: XI 2009r.

ROZWINIĘCIE GŁÓWNEGO CIĄGU
KANALIZACJI OD PK-1 DO SK-1

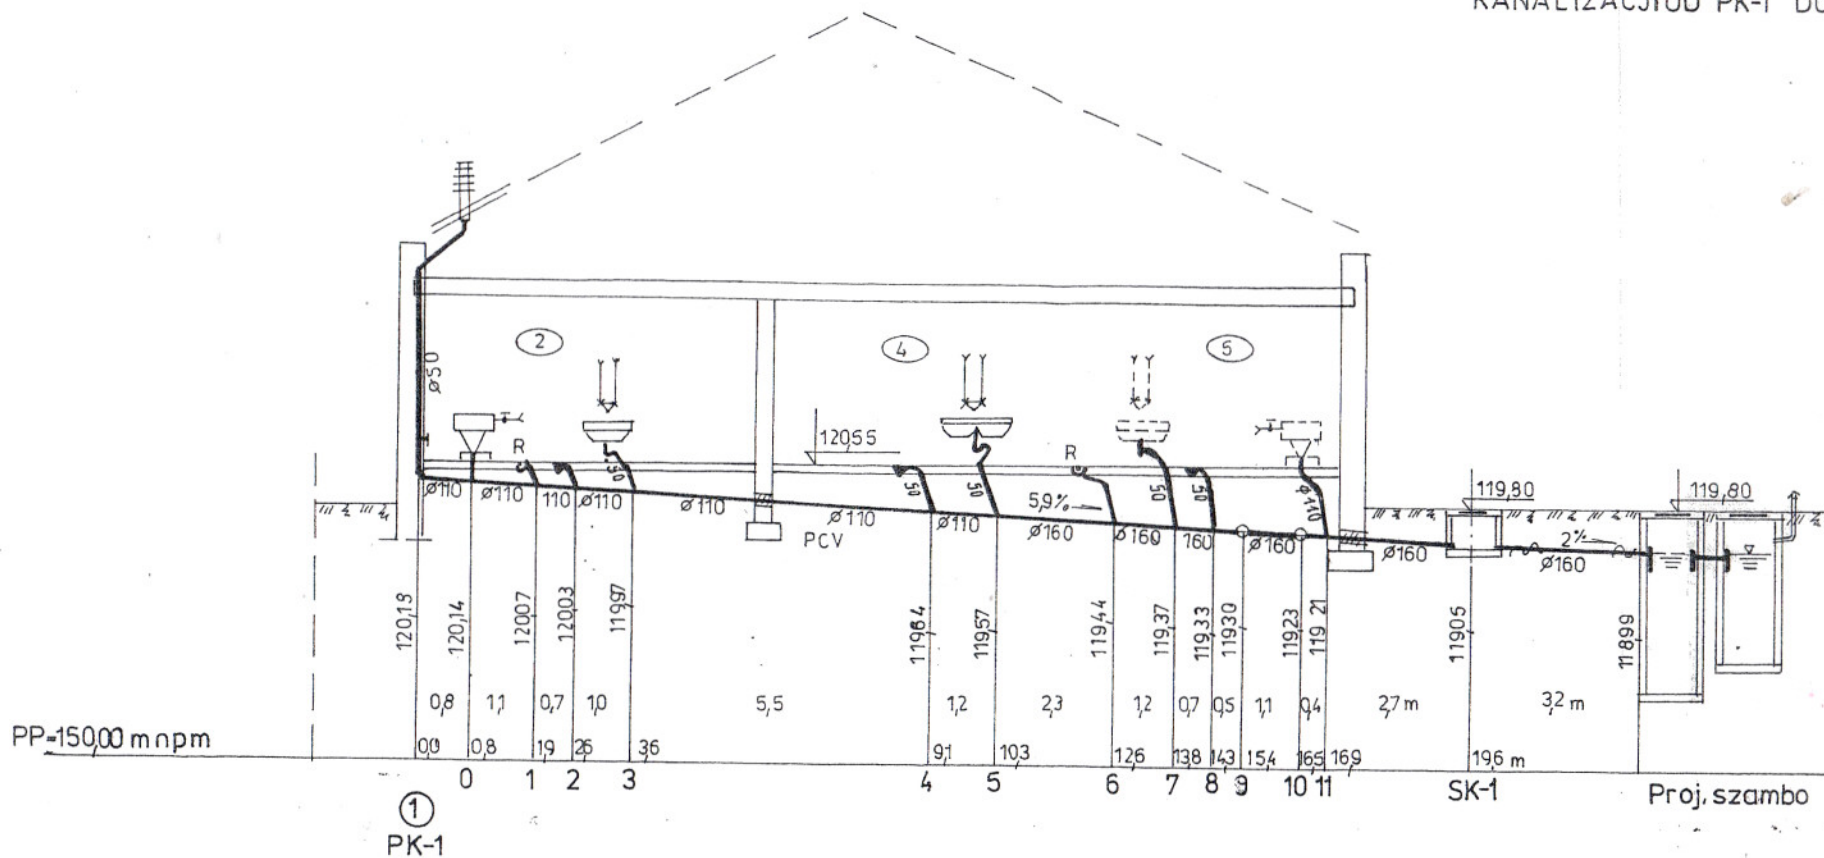

ANDRZEJ WESOŁOWSKI
Inż. bud. i lotowego
uprawniony w zakresie
art. 362 prapub. budowlanego
Nr ewid. uprawnień 989/61
oraz upr. Nr 37/Wa/73

Obiekt:	Budynek świetlicy w m. Doziny	Nr rys. 2
Przedm. oprac.:	Instalacja kanalizacji	Skala: 1:100/100
Proj.:		Data: XI 2009r.

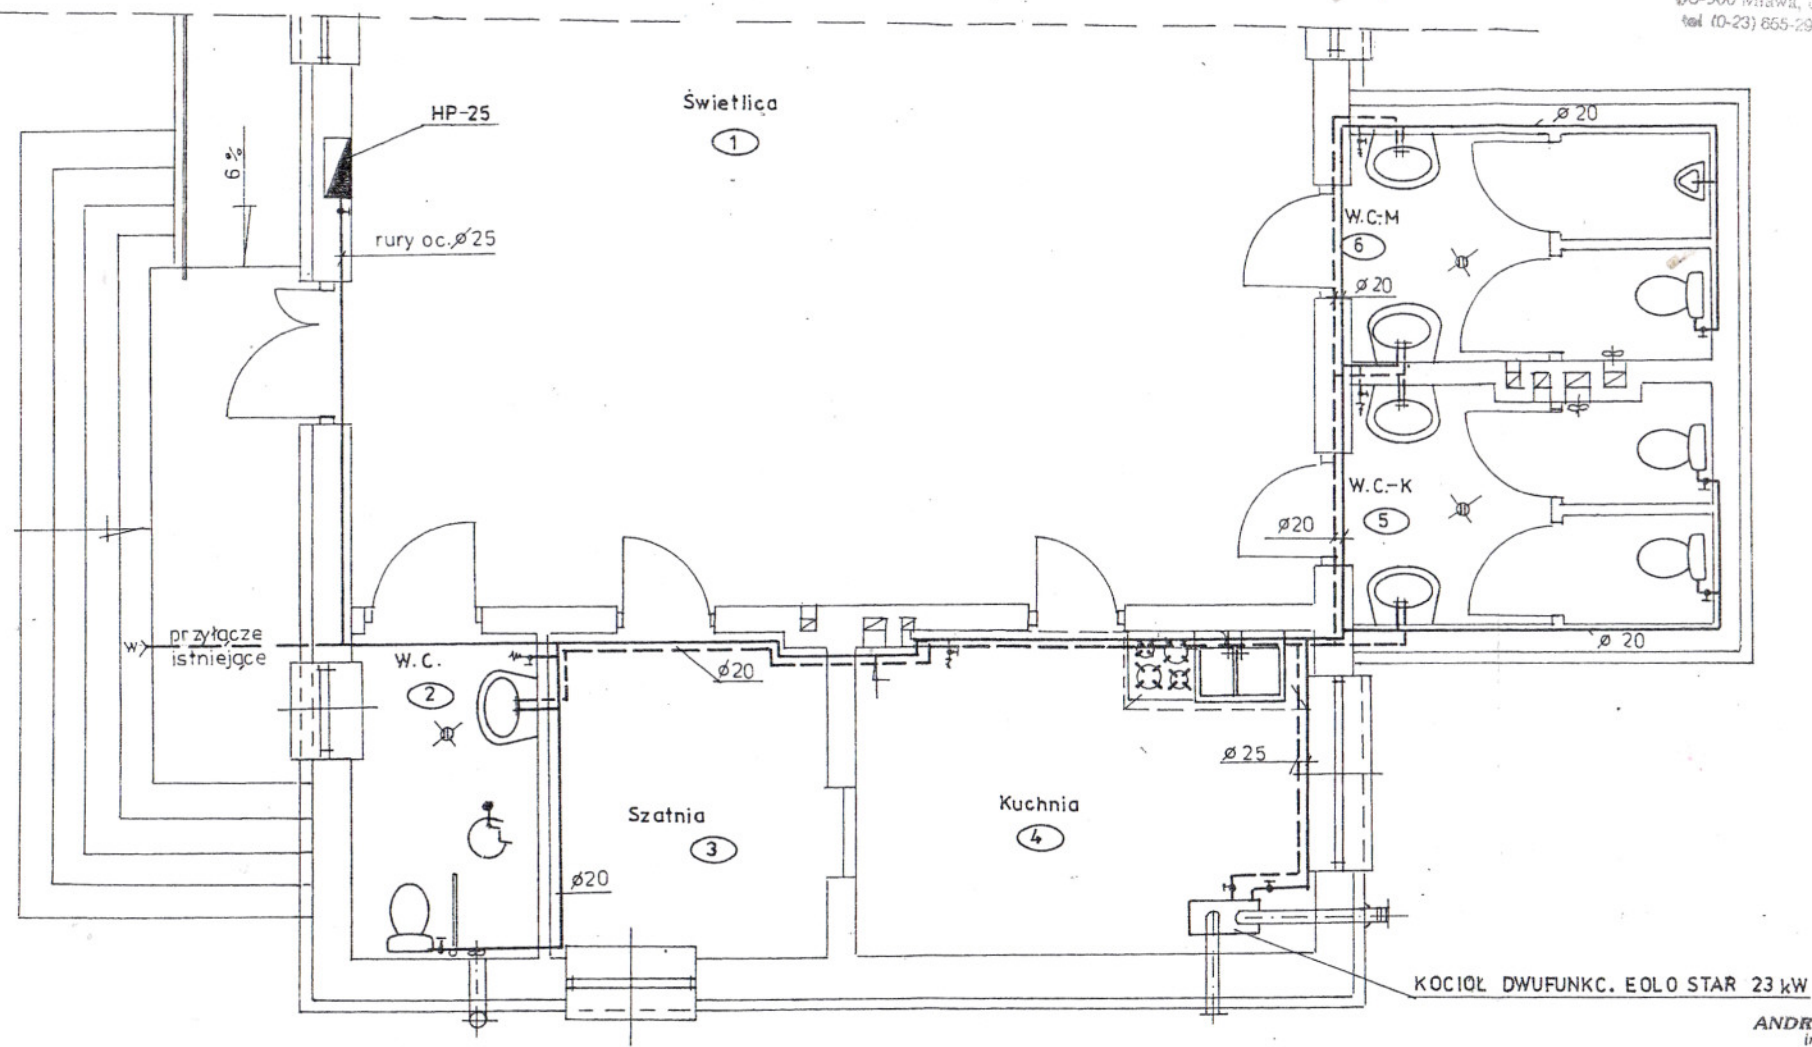

— rury wody zimnej PP
 - - - rury wody ciepłej PP Stabi

RZUT PARTERU 1:50

KOCIOŁ DWUFUNKC. EOLO STAR 23 kW

ANDRZEJ WESOŁOWSKI
 inż. bud. Vaddwego
 uprawniony w zakresie
 art. 362 prawa budowlanego
 Nr ewid. uprawnień 989/61
 oraz upr. NA 37/Wa/73

Obiekt:	Budynek świetlicy w m. Doziny	Nr rys. 3
Przedm. oprac.:	Instalacja wody zimnej i ciepłej	Skala: 1:50
Proj.:		Data: XI 2009r.