

gm. Zagnańsk
 obręb 0017 Zagnańsk
 ul. Bartkowe Wzgórze
 sekcja 14.3.24.2.15.32-B1B2,C1C2,D1D2,E1E2

MAPA
 sytuacyjno-wysokościowa do celów projektowych
 skala 1:500

wykonana przez "GEO-POMIAR" Biuro Usług Dokumentacyjno-Geodezyjnych Spółka z o.o. Kielce ul. 1-go Maja 191

- Niniejsza mapa dla potrzeb opracowania projektu budowy drogi powstała w wyniku aktualizacji map sytuacyjno-wysokościowych udostępnionych przez P.O.D.G i K w październiku 2009r.
- Granice nieruchomości przyjęto z ewidencji gruntów.

Kielce, dn. 19.09.2009r.


Starostwo Powiatowe w Kielcach
 Powiatowy Ośrodek Dokumentacji Geodezyjnej i Kartograficznej
 W obszarze oznaczonym linią według lokalnych planów zagospodarowania przestrzennego potwierdzona w terenie treść mapy sytuacyjno-wysokościowej. Dokumenty potwierdzające aktualność mapy sytuacyjno-wysokościowej do zasobu w dniu 30.07.2009r. z ewidencji gruntów, mod nr 2202-2006/2009.
 Niniejsza mapa może służyć do celów projektowych. Wykones obrotowy budowlany wymagający pozwolenia na budowę podlega wytyczeniu i inwentaryzacji powykonawczej przez jednostki uprawnione do wykonywania prac geodezyjnych.
 Kielce, 02.11.2009r.
 Wykonawca: **GEODETA UPRAWNIONY**
 mgr inż. Aleksandra Blicharz
 upr. zaw. nr 17593

Za zgodność z oryginałem

"GEO-PROJECT"
 BIURO PROJEKTÓW I USŁUG TECHNICZNYCH
 Spółka z o.o.
 25-655 Kielce, ul. 1-go Maja 191
 tel. 041 346-21-85, fax 041 344-23-02

PREZES ZARZĄDU
 mgr inż. Jerzy Bryl

STAROSTA KIELCECKI
 Na podstawie art. 28 ust. 1 ustawy z dnia 17 maja 1989 r. - Prawo geodezyjne i kartograficzne (Dz. U. z 2000 r. Nr 100, poz. 1086 i Nr 120, poz. 1268) zgodziliśmy się na udzielenie zgody na realizację projektu budowlanego w zakresie: wodociąg, kanalizacja sanitarna, kanalizacja deszczowa, gazociąg, kable energetyczne NN, WN, kable telefoniczne, instalacje, budynki, drogi, myjnice, sieci.
 Wzajemne uzgodnienie sieci uzbrojenia terenu podlega wytyczeniu i geodezyjnej inwentaryzacji powykonawczej przez jednostki uprawnione do wykonywania prac geodezyjnych.
 W razie niezgodności realizacji sieci uzbrojenia terenu z uzgodnionym projektem inwestor zobowiązany jest przedłożyć mapę z wynikami pomiarów powykonawczych właścicielemu organowi administracji architektoniczno-budowlanej.
 Uzgodnienie bezwzględnie projektowanych sieci uzbrojenia terenu zachowuje ważność przez okres 3 lat od dnia wydania opinii w sprawie uzgodnienia uzgodnienia projektowanych sieci uzbrojenia terenu. Uzgodnienie traci ważność w przypadku, o którym mowa w § 13 rozporządzenia Ministra Rozwoju Regionalnego i Budownictwa z dnia 2 kwietnia 2001 r. w sprawie geodezyjnej ewidencji sieci uzbrojenia terenu oraz sposobu uzgadniania dokumentacji projektowej (Dz. U. Nr 88, poz. 455).
 12 14 / 2009
 (sega. opinia) 07.11.2009
 mgr inż. Zofia Świątowska
 Sędziwnik Powiatowego Ośrodka Dokumentacji Geodezyjnej i Kartograficznej

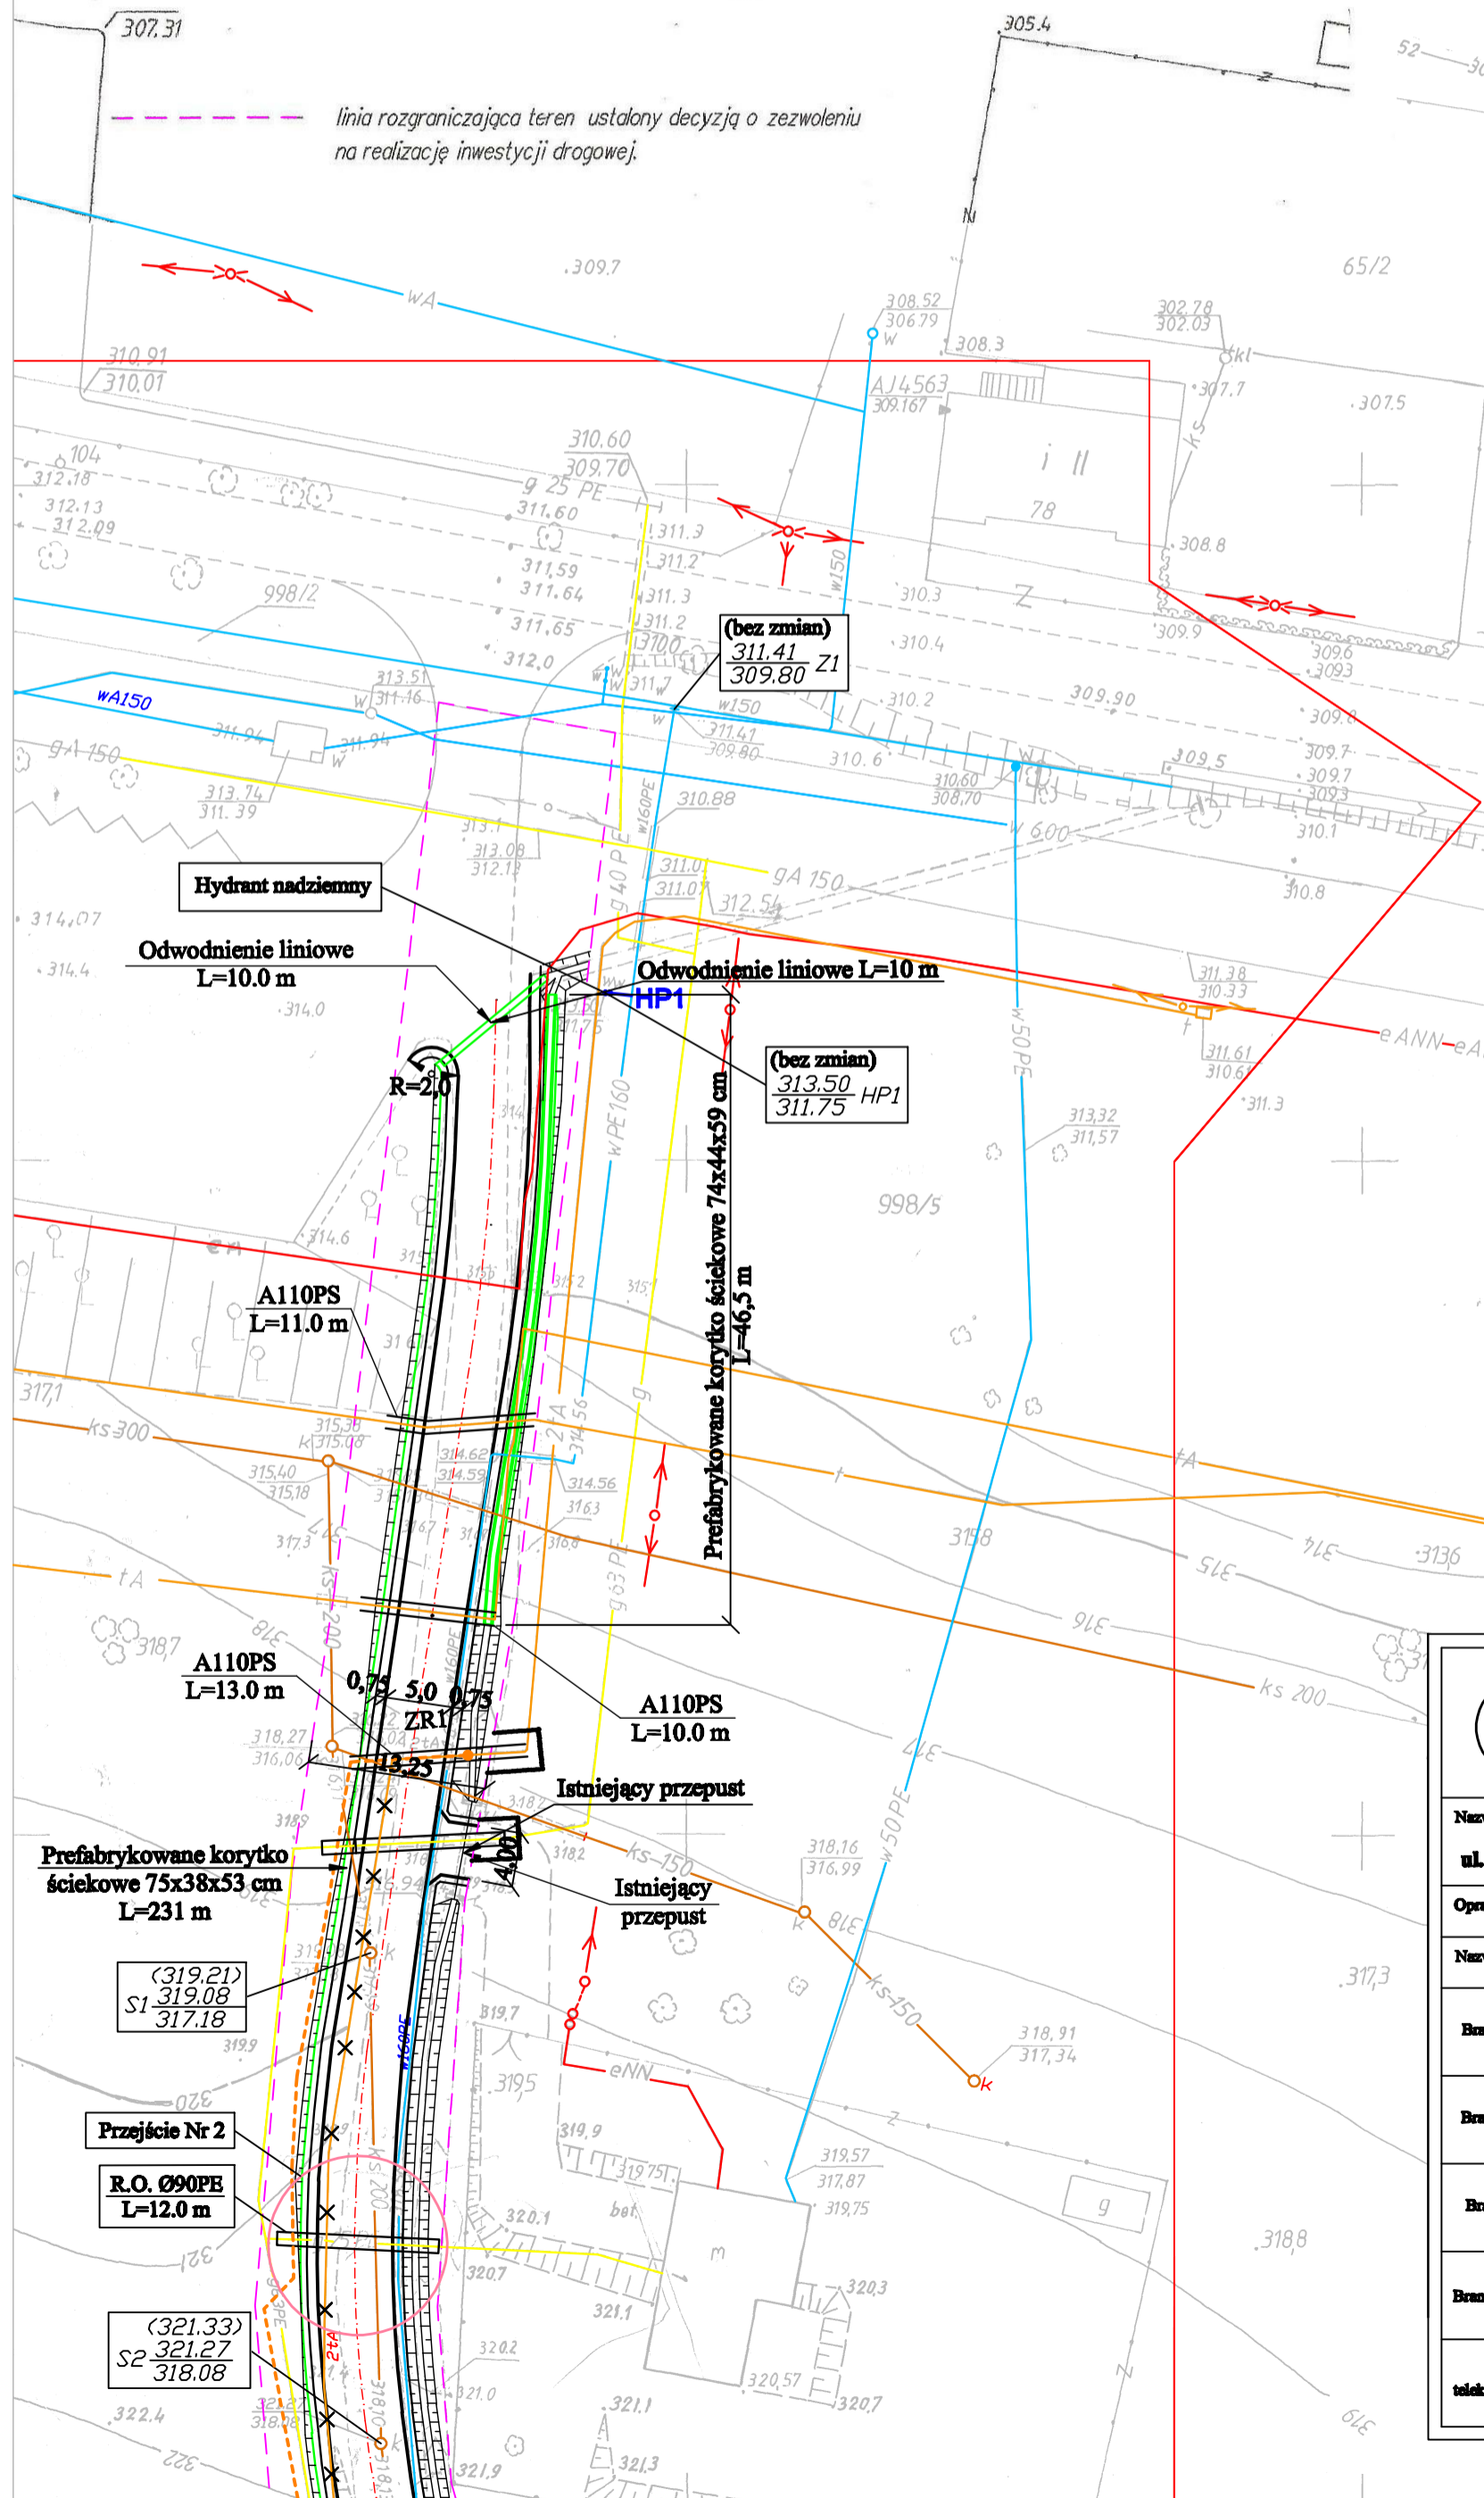

OZNACZENIA:

	OBSZAR AKTUALIZACJI MAPY
	LINIE ROZGRANICZAJĄCE TERENU
	DROGA
	POBOCZE
	SKARPY ROWÓW I NASYPÓW
	ELEMENTY ODWODNIENIA DROGI
	ZJAZDY DO PRYWATNYCH POSESI
	HYDRANT P.POŻ. PODZIEMNY
	HYDRANT P.POŻ. NADZIEMNY
	ISTN. ZASUWA WODOCIĄGOWA
	ISTNIEJĄCA SIĘĆ WODOCIĄGOWA
	ISTNIEJĄCA KANALIZACJA SANITARNA
	ISTNIEJĄCA INSTALACJA GAZOWA
	ISTNIEJĄCA INSTALACJA eNN DO DEMONTAŻU
	PROJ. LINIA NAWIETRZNA eNN
	PROJ. KABEL eNN OŚWIETLENIOWY
	PROJ. KABEL TELEFONICZNY
	KABEL TELEFONICZNY DO DEMONTAŻU
	PROJ. ZŁĄCZE RÓWNOLEGŁE
	RURA OCHRONNA
	OTWÓR GEOLOGICZNY
	ZABEZPIECZENIE istn. kabli ELEKTRYCZNYCH oraz istn. kabli TELEKOMUNIKACYJNYCH
	ISTN. DRZEWIA DO USUNIĘCIA
	GRANICE CZASOWEGO ZAJĘCIA TERENU

GEO-PROJECT
 BIURO PROJEKTÓW I USŁUG TECHNICZNYCH
 Spółka z o.o.
 25-655 KIELCE, ul. 1-go Maja 191, tel. (041) 346-21-85, fax. (041) 344-23-02

Nazwa obiektu budowlanego, adres: BUDOWA DROGI GMINNEJ ul. DĘBA BARTKA i ul. BARTKOWE WZGÓRZE w gminie ZAGNAŃSK		Symbol proj.: 16 / GPC / 05 - 01
Opisowanie: PROJEKT ZAGOSPODAROWANIA TERENU		Rysunek: Nr 1
Nazwa rysunku: SYTUACJA ark. 143.242.1532	Numer uprawnień budowlanych: 44 / 80	Podpis:
Branda drogowa: inż. Wiesław Budzyński	71 / 83	Skala: 1 : 500
Branda sanitarna: mgr inż. Wojciech Zygan	KL - 376/93	
Branda gazowa: mgr inż. Izabela Stachurska	KL - 129/02	Data: 11.2009 r.
Branda elektryczna: inż. Antoni Bilski	KL - 165/89	
Branda telekomunikacyjna: mgr inż. Izabela Stachurska	KL - 129/02	
	inż. Jan Grudniewski	
	inż. Józef Bałaga	
	mgr inż. Krzysztof Gajewski	
	mgr inż. Andrzej Dziedzic	