

**MAPA SYTUACYJNO-WYSOKOŚCIOWA 1:500**

do celów projektowych  
 Wzrost: Zagnańsk ul. Spacerowa, Słoneczna, Leśna, Borek, Turystyczna  
 część działki Nr 378-dr, 485-dr, 488/1-dr, 488/3-dr, 486/4-dr, 419-dr  
 Grmina: Zagnańsk  
 Pow. Kielcecki woj. świętokrzyski  
 sekcja: 143.242.202.3 raster C6.D7-8.E7-8,  
 143.242.202.4 raster C1-2.D1.E1,  
 143.242.204.1 raster A7-8.B6-7-8.C5-6-7-8.D5-6-7.E1-2-3-4-5-6,  
 143.242.204.3 raster A1-2-3-4-5-6,  
 143.242.203.4 raster A8.B8.


Mapę sytuacyjno-wysokościową opracowano w wyniku porównania z terenem mapy  
 sytuacyjno-wysokościowej w skali 1:500 sekcje 143.242.202.3, 202.4, 204.1, 204.3, 203.4, w granicach opracowania  
 oraz jej aktualizację.  
 Granice wsi działek przyjęto z ewidencji gruntów wsi Zagnańsk.

Klasa 2007.10.01 sporządził:  
 mgr inż. Przemysław Janik  
 ul. Piłsudskiego 18  
 tel. kom. 61 362 12 00  
 tel. 61 362 12 00  
 ul. Piłsudskiego 18  
 tel. kom. 61 362 12 00  
 tel. 61 362 12 00

Przedsiębiorstwo Wielobranżowe  
**GEOPROJEKT**  
 Byszard Kraus  
 geod. upraw. 12000  
 25-06 Kielce, ul. Kraszewskiego 97  
 tel. 61 362 12 00, fax 61 362 12 04

Wzrost: Leśna, Borek  
 Sko sfinanso-wykonany  
 Układ na 2008.07.30

**PLAN TRASY KABLOWEJ LINII OŚWIETLENIOWEJ - ULICE  
 SPACEROWA, SŁONECZNA W ZAGNAŃSKU**

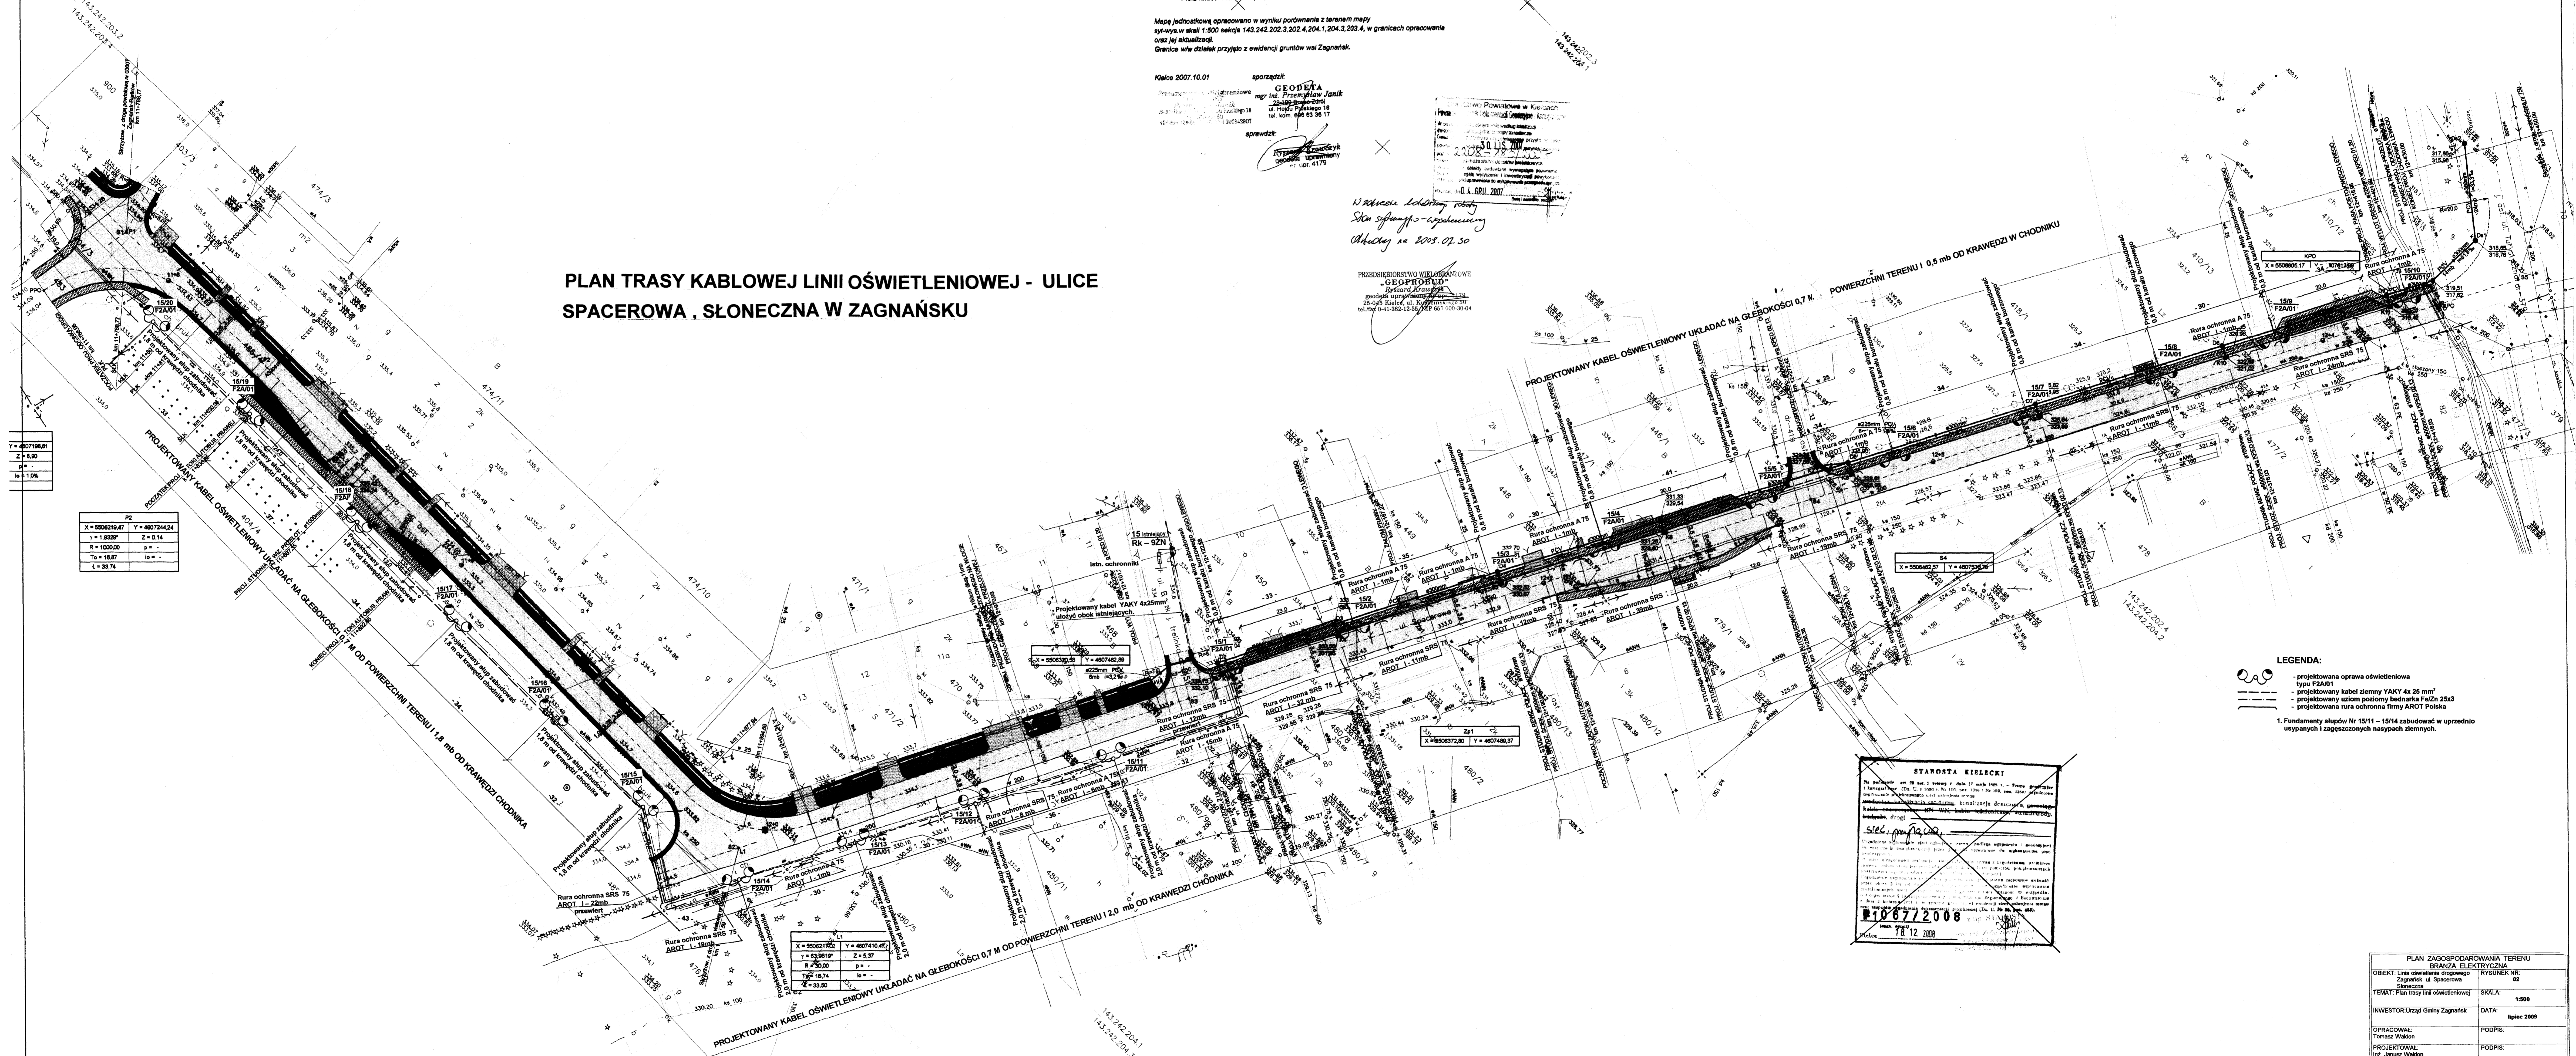

Wzrost: 6.50  
 p = -  
 lo = 1.0%

X = 500216.67	Y = 487244.24
z = 1.0229	z = 0.14
R = 1000.00	p = -
To = 16.87	lo = -
L = 33.74	

X = 500217.02	Y = 487410.47
z = 0.8119	z = 5.37
R = 50.00	p = -
To = 16.74	lo = -
L = 33.30	

**STAROSTA KIELCECKI**  
 Wzrost: 18.12.2008

- LEGENDA:**
- projektowana oprawa oświetleniowa
  - typ FZA01
  - projektowany kabel ziemny YAKY 4x 25 mm<sup>2</sup>
  - projektowany uziom poziomy bednarka FeZn 25x3
  - projektowana rura ochronna firmy AROT Polska
1. Fundamenty słupów Nr 15/11 - 15/14 zabudować w uprzednio usypanych i zagęszczonych nasypach ziemnych.

PLAN ZAGOSPODAROWANIA TERENU	
OBIEKT: Linia oświetlenia drogowego	RYSUJEK NR: 02
Zagnańsk ul. Spacerowa	BRANZA: ELEKTRYCZNA
TEMAT: Plan trasy linii oświetleniowej	SKALA: 1:500
INWESTOR: Urząd Gminy Zagnańsk	DATA: lipiec 2008
OPRACOWAŁ: Tomasz Wablon	PODPIS:
PROJEKTOWAŁ: Inż. Józef Wablon	PODPIS:
Upr.bud.63W/75, KL. -242/89	