


MAPA DO CELOW PROJEKTOWYCH
SKALA 1:500
Układ wsp. płaskich: 2000 strefa 7 (21), układ odn.: Kronsztadt 86

Sekcje mapy: 7.114.30.01.1.4; 7.114.30.01.1.2; 7.114.30.01.2.3; 7.114.30.01.2.1

Mapa aktualna w podanym zakresie na dzień 27.01.2016 r.
Służebności gruntowe ujawnione w dz. III KW: nie badano
I.dz. GN.I.6640.105.2016
I.k.s.rob.wyk. 2487/3/2016
Stanisław Masłany data sporządzenia: 01.02.2016 r.
sporządził:

ZAKŁAD USŁUG
GEODEZYJNO-KARTOGRAFICZNYCH
Stanisław Masłany
ul. Bieszczadzka 74, 38-530 Zarszyn
tel. 17 734 28 94
www.maslany.pl

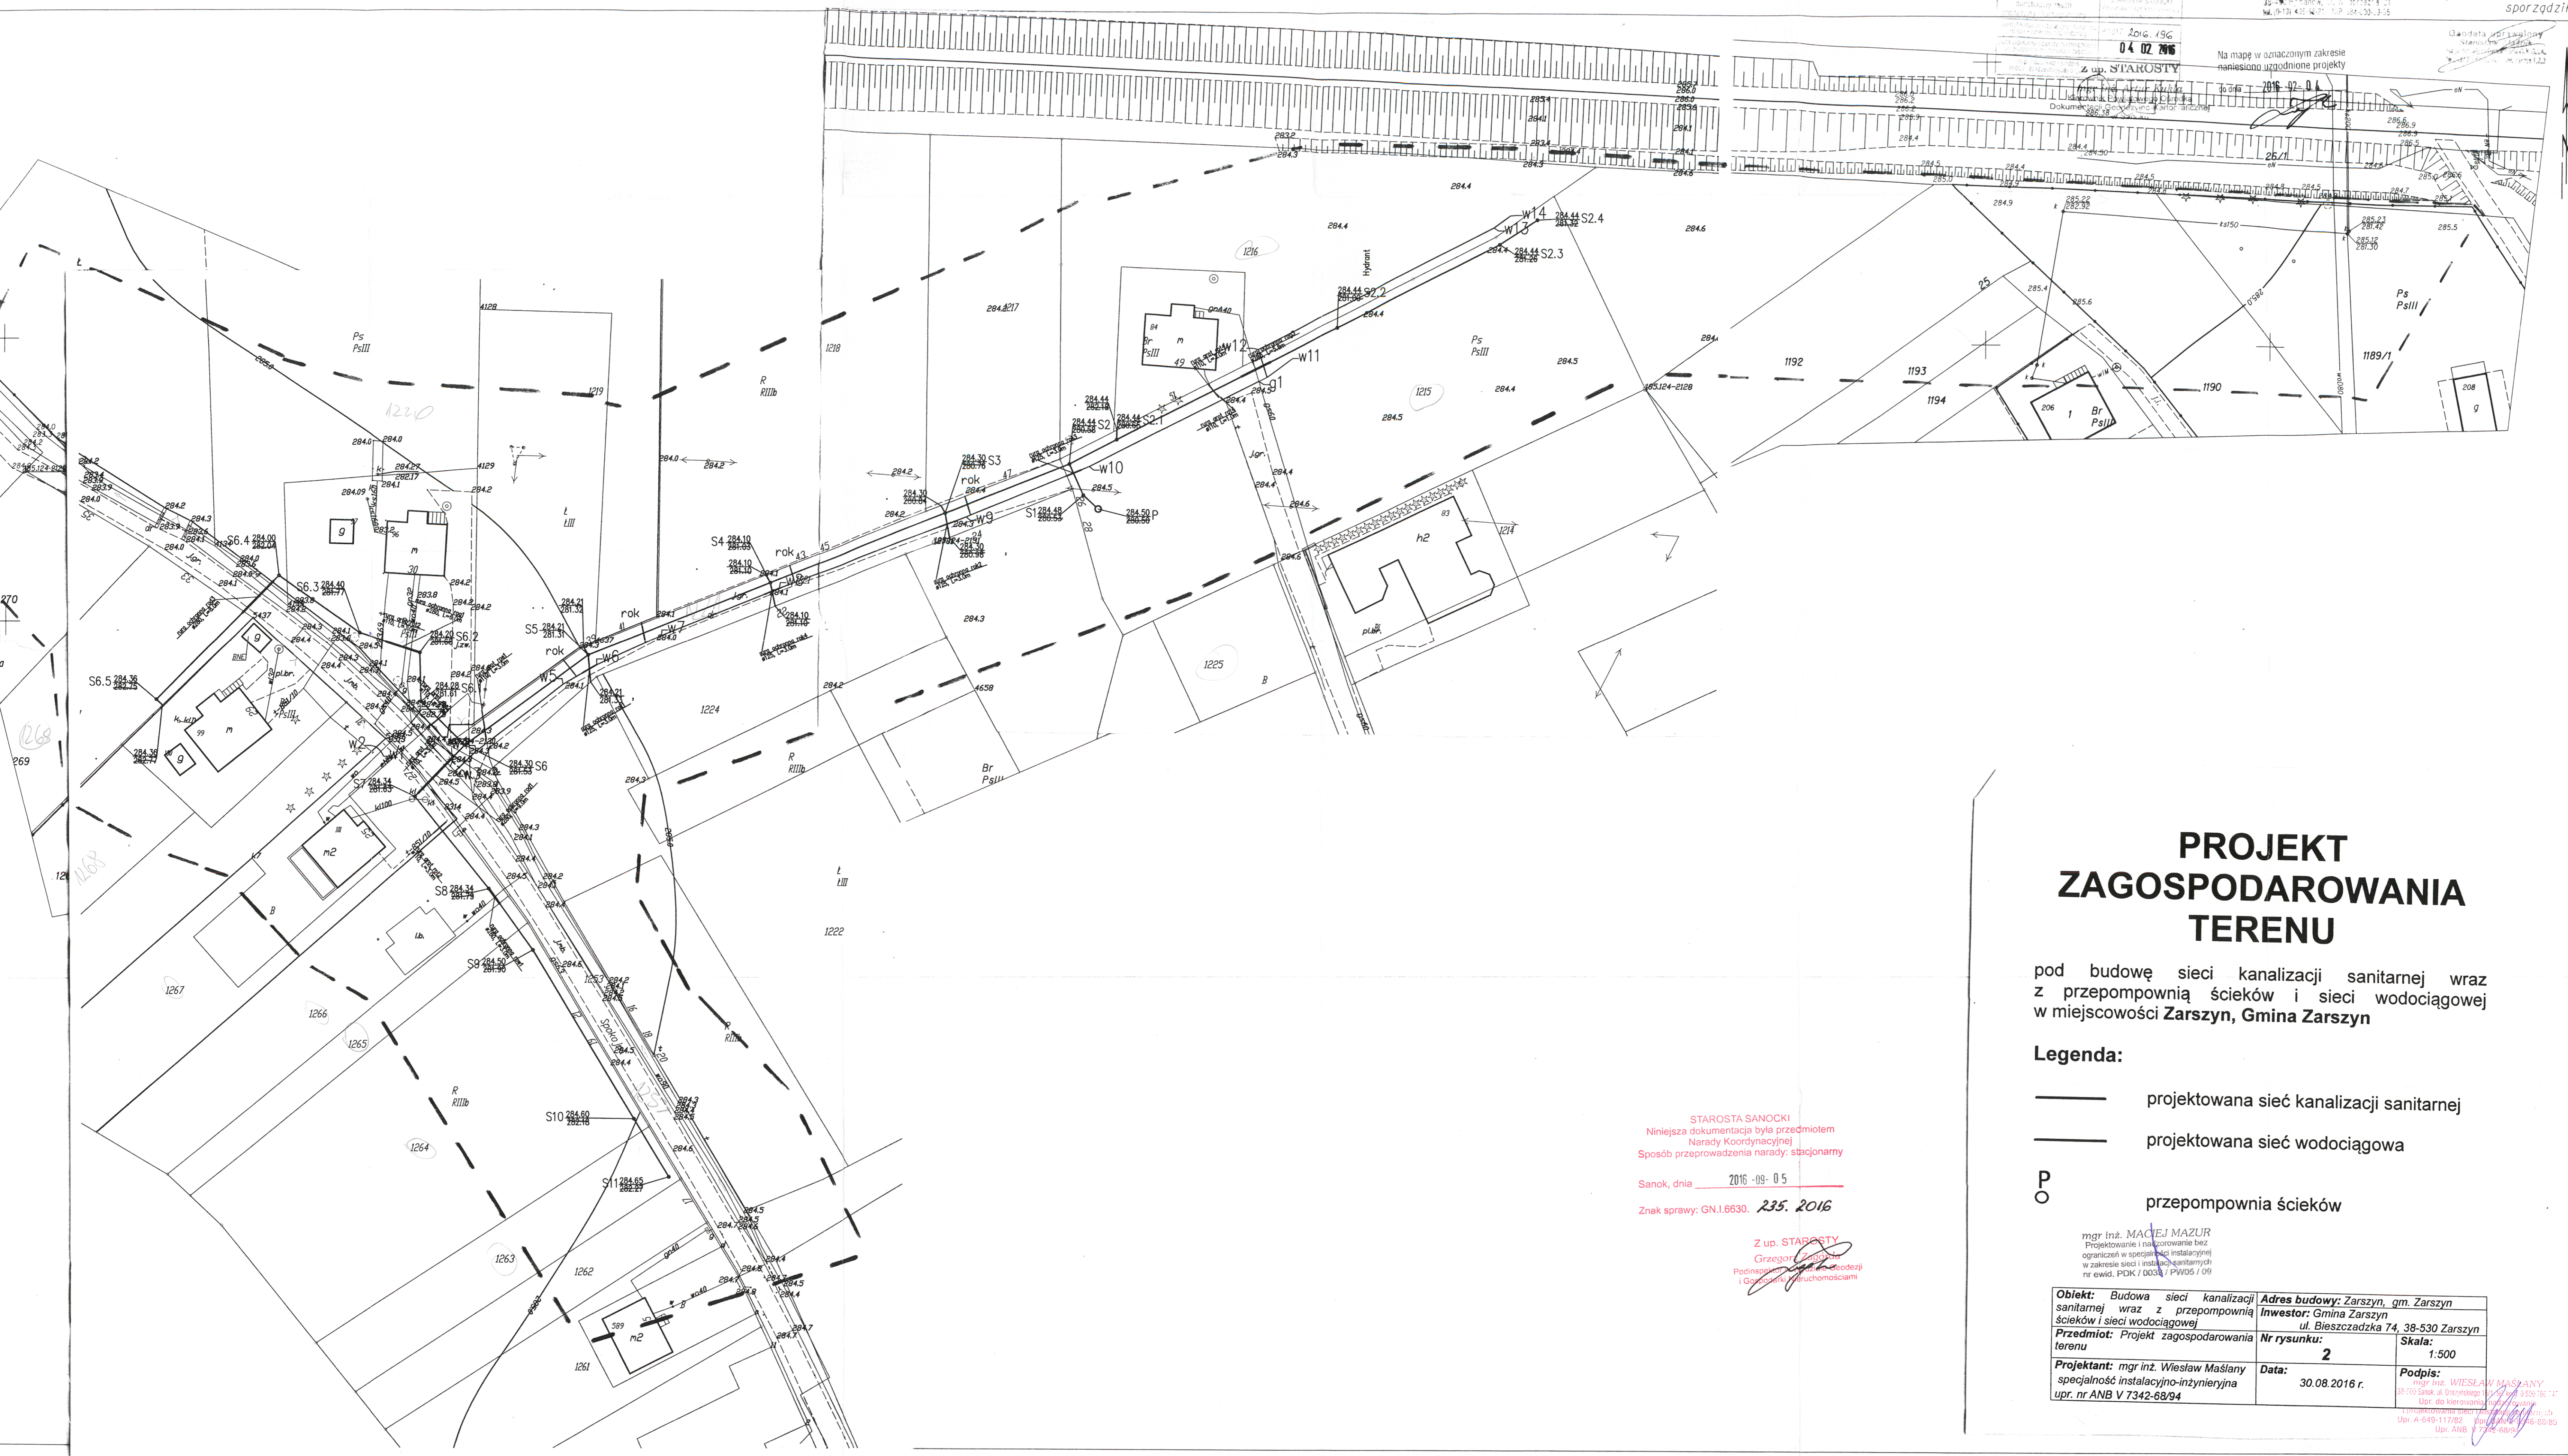

PROJEKT ZAGOSPODAROWANIA TERENU

pod budowę sieci kanalizacji sanitarnej wraz z przepompownią ścieków i sieci wodociągowej w miejscowości Zarszyn, Gmina Zarszyn

Legenda:

- projektowana sieć kanalizacji sanitarnej
- projektowana sieć wodociągowa
- P**
O przepompownia ścieków

STAROSTA SANOCKI
Niniejsza dokumentacja była przedmiotem
Narady Koordynacyjnej
Sposób przeprowadzenia narady: stacjonarny
Sanok, dnia 2016-08-05
Znak sprawy: GN.I.6630. 235. 2016

Z up. STAROSTY
Grzegorz [Signature]
Podpisano w siedzibie Starostwa Powiatowego
i Gospodarki Mieszkaniowej

mgr inż. MACIEJ MAZUR
Projektowanie i wykonanie baz
ograniczeń w specjalności instalacyjnej
w zakresie sieci i instalacji kanalizacyjnych
nr ewid. PDK / DOK / PW05 / 09

Objekt: Budowa sieci kanalizacji sanitarnej wraz z przepompownią ścieków i sieci wodociągowej terenu	Adres budowy: Zarszyn, gm. Zarszyn
Przedmiot: Projekt zagospodarowania terenu	Investor: Gmina Zarszyn, ul. Bieszczadzka 74, 38-530 Zarszyn
Projektant: mgr inż. Wiesław Masłany, specjalność instalacyjno-inżynierska, upr. nr ANB V 7342-68/94	Nr rysunku: 2
Data: 30.08.2016 r.	Skala: 1:500
Podpis: mgr inż. WIESŁAW MASŁANY, 38-530 Sanok, ul. Bieszczadzka 74, 15.05.16, nr. 17, Upr. do kierowania i nadzoru nad budową, Upr. ANB V 7342-68/94	