
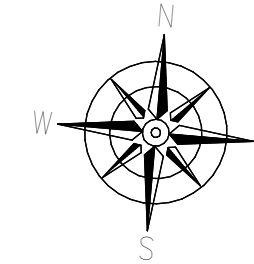


**TERMOMODERNIZACJA BUDYNKÓW
UŻYTECZNOŚCI PUBLICZNEJ NA TERENIE
GMINY CHMIELNIK - etap II**

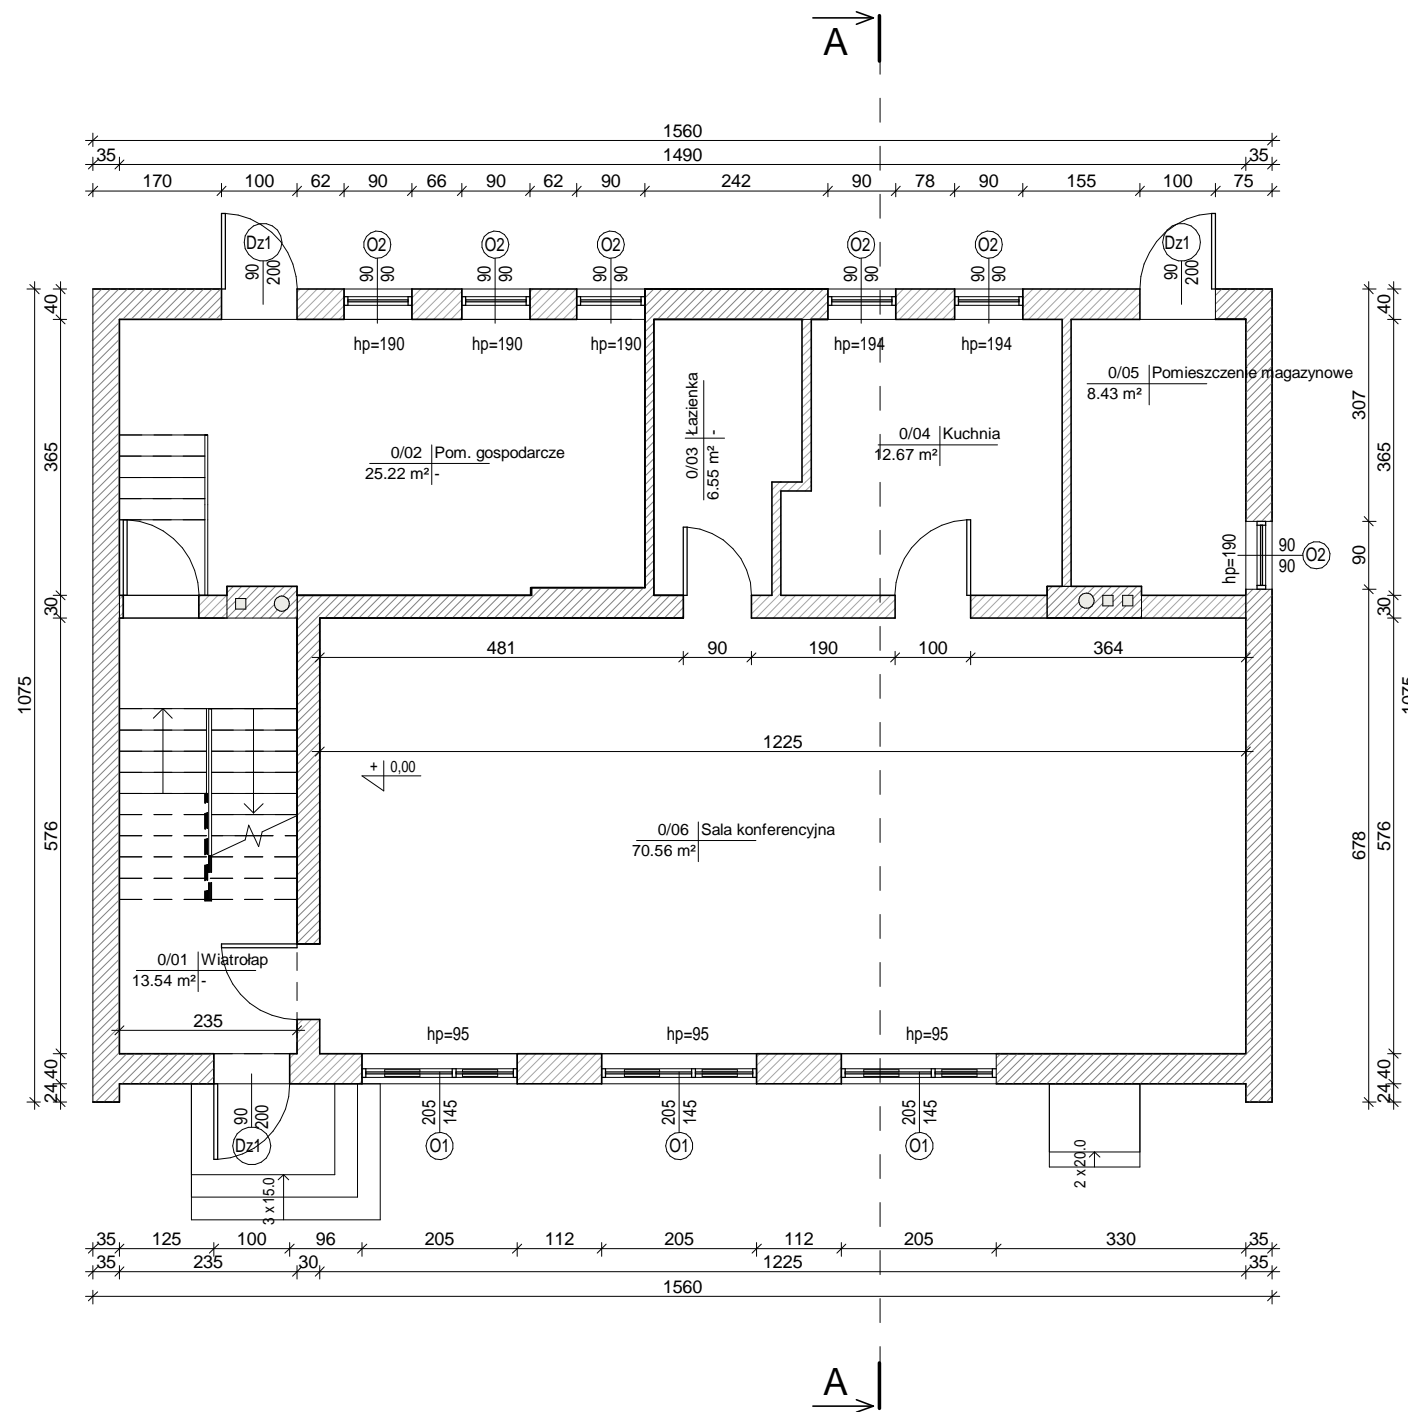

Oznaczenie
Nr pom. | Nazwa pom.
Pow. pom. | Posadzka

WYSOKOŚĆ POMIESZCZEN WYNOŚI 3,06m

UWAGA:
Wymiary podano w [cm]
Rzędne podano w [m]

Zestawienie pomieszczeń parteru

Nr. pom.	Funkcja pomieszczenia	Powierzchnia posadzki [m2]
0/01	Wiatrołap	13.54 m ²
0/02	Pom. gospodarcze	25.22 m ²
0/03	Łazienka	6.55 m ²
0/04	Kuchnia	12.67 m ²
0/05	Pomieszczenie magazynowe	8.43 m ²
0/06	Sala konferencyjna	70.56 m ²

Suma ogólna: 136.96 m²

**TERMOMODERNIZACJA BUDYNKU OSP W
MIEJSCOWOŚCI KOTLICE**
26-020 Chmielnik
Kotlice 24
działka nr ewid. 137/1,138

INWESTOR: GMINA CHMIELNIK
Plac Kościuszki 7
26-020 Chmielnik

WYKONAWCA: PROJEKT-TECHNIKA Sp.j.
ul. Skibińskiego 13
25-819 Kielce
tel. 886 720 094
e-mail: biuro@projekt-technika.pl
www.projekt-technika.pl



AUTORZY OPRACOWANIA:

Funkcja	Imię i nazwisko	Uprawnienia budowlane	Podpis
Projektant	mgr inż. arch. Paweł Czarnecki	Uprawnienia nr 171/SWOKK/2013 do projektowania bez ograniczeń w specjalności architektonicznej	
Asystent	mgr inż. Grzegorz Sadowski	-----	
	mgr inż. Sylwia Parobiec	-----	
	mgr inż. Łukasz Wotliński	-----	

Skala: 1:100 Branża: INWENTARYZACJA

Temat: Rzut parteru Nr rys.: V/INW/01

Data opracowania projektu: Luty 2019