
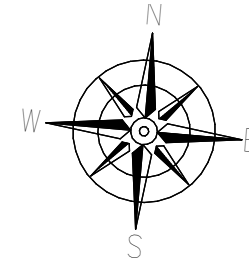


**TERMOMODERNIZACJA BUDYNKÓW
UŻYTECZNOŚCI PUBLICZNEJ NA TERENIE
GMINY CHMIELNIK - etap II**

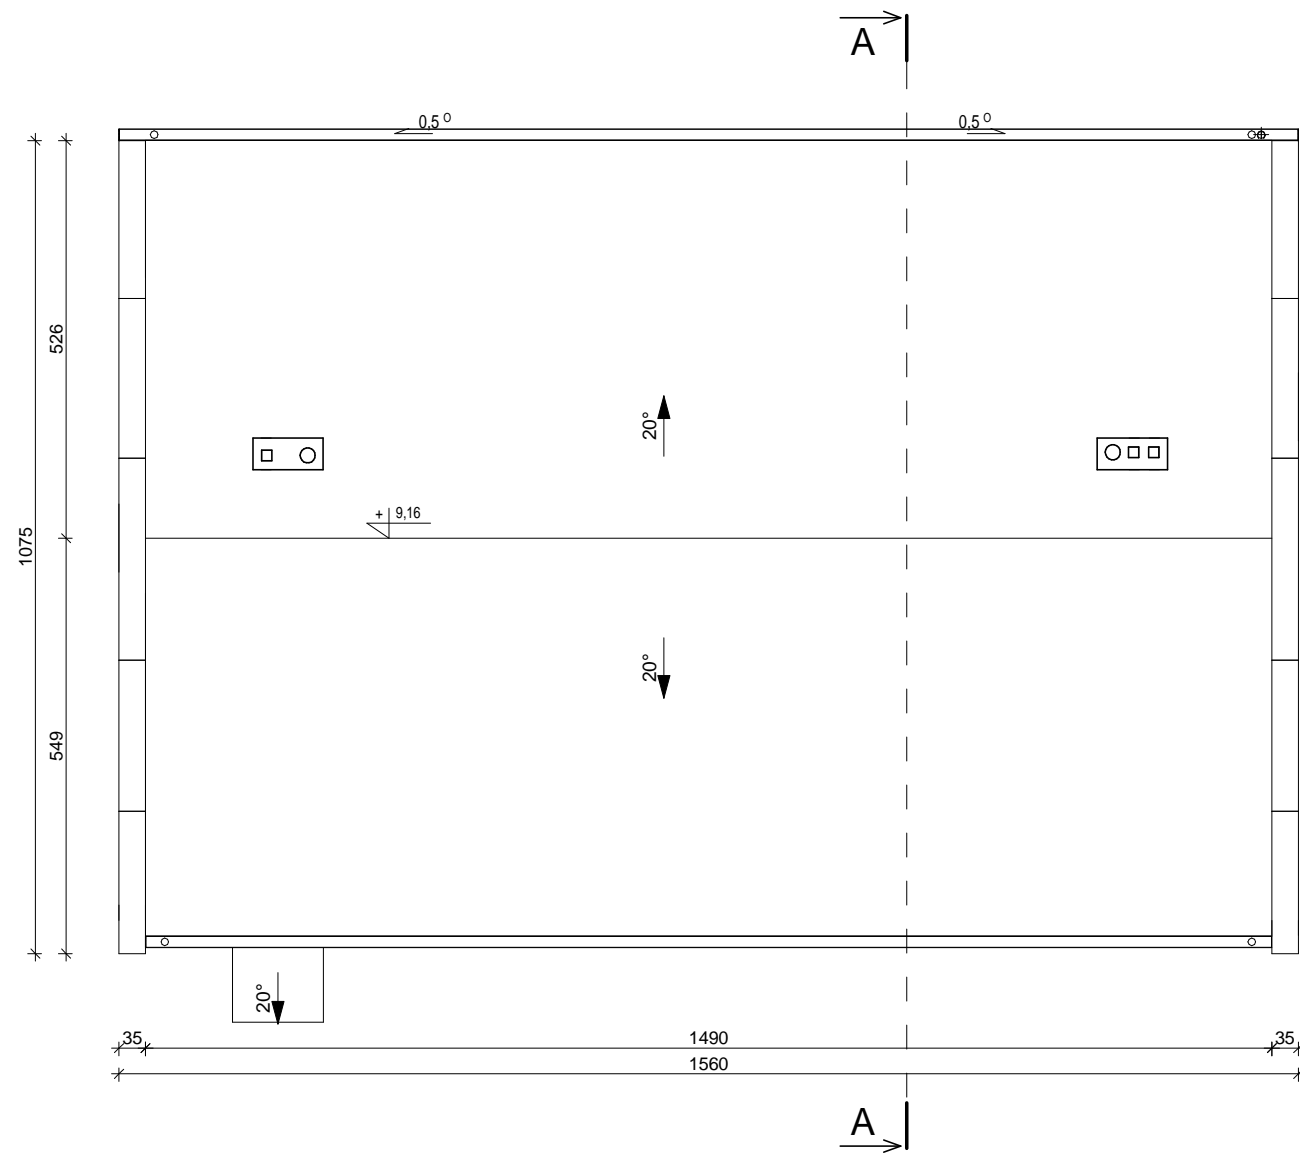

**TERMOMODERNIZACJA BUDYNKU OSP W
MIEJSCOWOŚCI KOTLICE**
26-020 Chmielnik
Kotlice 24
działka nr ewid. 137/1,138

INWESTOR: GMINA CHMIELNIK
Plac Kościuszki 7
26-020 Chmielnik

WYKONAWCA: PROJEKT-TECHNIKA Sp.j.
ul. Skibińskiego 13
25-819 Kielce
tel. 886 720 094
e-mail: biuro@projekt-technika.pl
www.projekt-technika.pl



AUTORZY OPRACOWANIA:

Funkcja	Imię i nazwisko	Uprawnienia budowlane	Podpis
Projektant	mgr inż. arch. Paweł Czarnecki	Uprawnienia nr 171/SWOKK/2013 do projektowania bez ograniczeń w specjalności architektonicznej	
Asystent	mgr inż. Grzegorz Sadowski	-----	
	mgr inż. Sylwia Parobiec	-----	
	mgr inż. Łukasz Wotliński	-----	

Skala: **1:100** Branża: **INWENTARYZACJA**

Temat: **Rzut dachu** Nr rys.: **V/INW/03**

Data opracowania projektu: Luty 2019