



Wskazanie istniejących obwodów oświetleniowych oraz nowoprojektowanych przeznaczonych do zasilania projektowanych lamp w istniejących rozdzielniach RGB, TP, TOSK.

RGB – tablica rozdzielcza parter (obw. oświetleniowe)

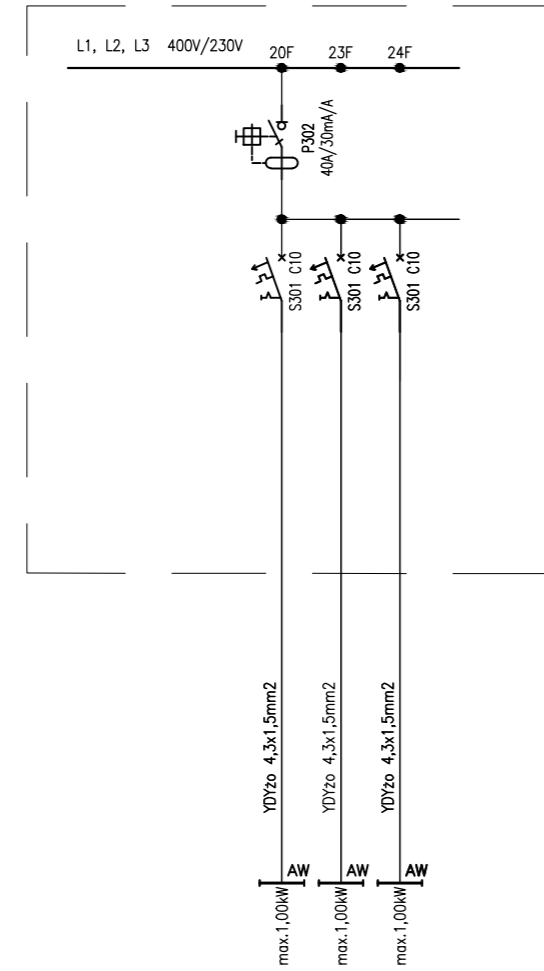

Oświetlenie ogólne, awaryjne – pom. nr 2 (czystość, wejście główna)
 Oświetlenie ogólne, awaryjne – pom. nr 5, 3 (poczta)
 Oświetlenie ogólne, awaryjne – pom. nr 1, 4 (hol kieszowy)


TP – tablica rozdzielcza parter (obw. oświetleniowe)

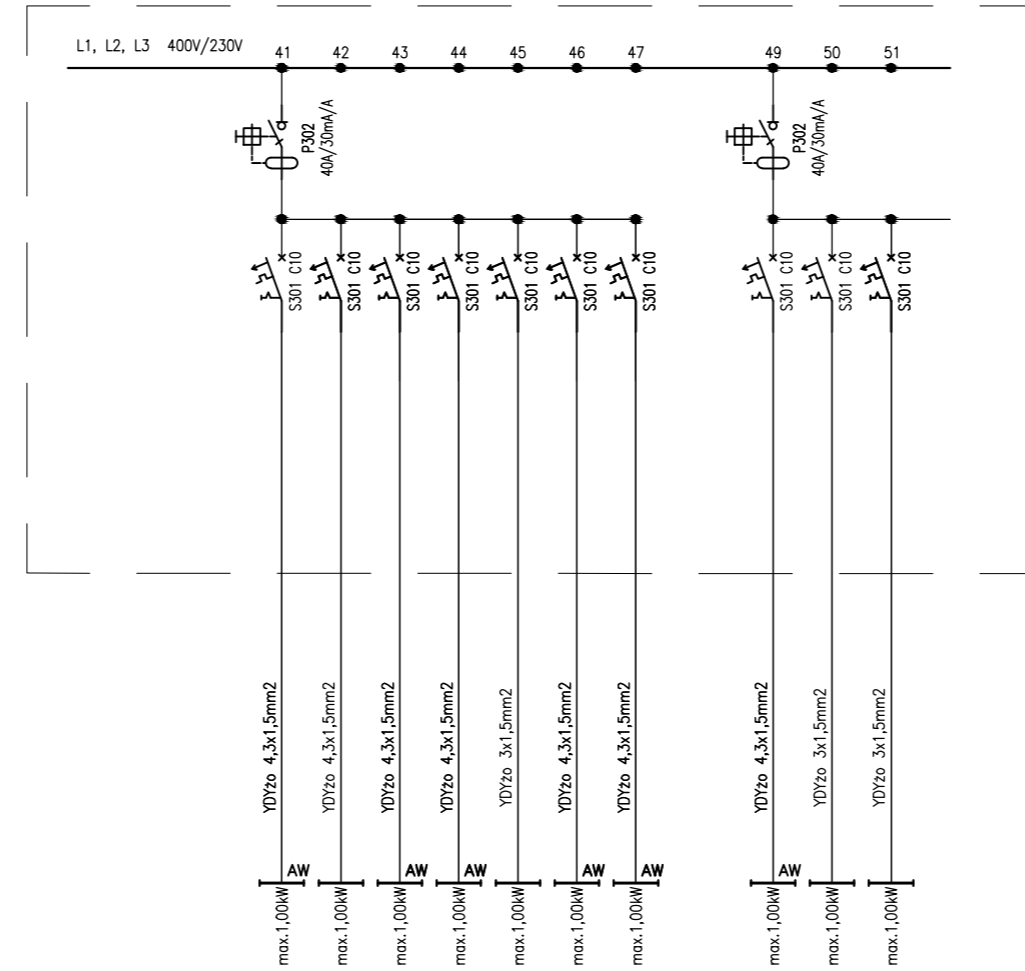

Oświetlenie ogólne, awaryjne – pom. nr 15 sala zebrań
 Oświetlenie ogólne, awaryjne – pom. nr 15 sala zebrań
 Oświetlenie ogólne, awaryjne – pom. nr 15 sala zebrań
 Oświetlenie ogólne, awaryjne – pom. nr 11, 12, 13, 14, 24 (salaszkolna, labia)
 Oświetlenie ogólne – pom. nr 18 (prelegantów, magazyn sprzętu)
 Oświetlenie ogólne, awaryjne – pom. nr 17, 19, 20, 22 (garderoba, zaplecze, kafeł)
 Oświetlenie ogólne, awaryjne – pom. nr 10 (poczekalnia)

Oświetlenie ogólne, awaryjne – pom. nr 101, 105, 111 (i piętro korytarz)
 Oświetlenie ogólne – pom. nr 107, 108, 109 (i piętro pok. biurowe 1, 2, 3)
 Oświetlenie ogólne – pom. nr 102, 103, 104, 110, 112, 113 (i piętro pok. 4, 5, archiwum)

RK – tablica rozdzielcza kotłowni (obw. oświetleniowe)

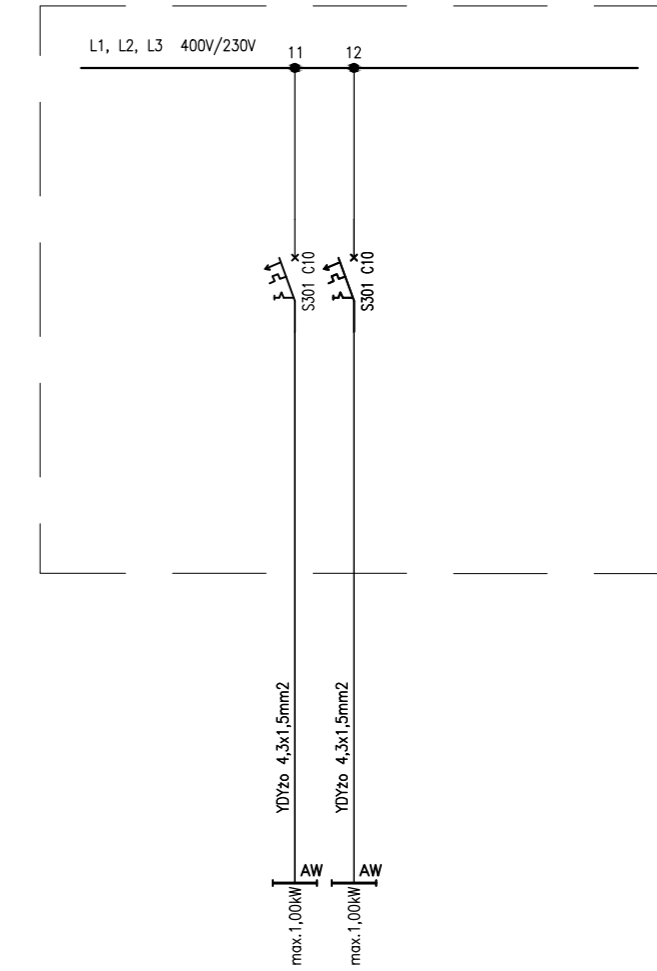

Oświetlenie ogólne, awaryjne – pom. nr 1, 2
 Oświetlenie ogólne – pom. nr 3, 4

Bilans mocy:
 ? Bilans mocy pozostanie zmniejszony w stosunku do istniejącego. Moc zainstalowanych istniejącego oświetlenia fluorescencyjnego do oświetlenia LED zostanie zmniejszony.

'ARMAX' Sp. z o.o. 27-200 Starachowice, ul. 1go Maja 13 kom. 601 063 690			
Nazwa obiektu: Termomodernizacja Chmielnickiego Centrum Kultury w ramach zadania: Poprawa efektywności energetycznej budynków użyteczności publicznej na terenie miasta i gminy Chmielnik			
Inwestor: Gmina Chmielnik, 26-020 Chmielnik, Plac Kościuski 7		Adres obiektu: ul. Starobuska 10, 26-020 Chmielnik, dz. nr. ew. 1299/1, 1299/2	
Przedmiot: Tablice rozdzielcze – parter, piwnica			Skala: 1:100
Projektant: Instalacje elektryczne: PROJEKTOWAŁ: Projekt			Nr rys. Str. IE01
Nazwisko: mgr inż. Łukasz Radek		Nr uprawnień: SWK/0186/POOE/14 Upr. elektryczne	Data: 06.2019r.
Podpis: mgr inż. Gabriel Stepien		Nr uprawnień: SWK/0163/PBE/15	Data: 06.2019r.