



TR1 – tablica rozdzielcza parteru

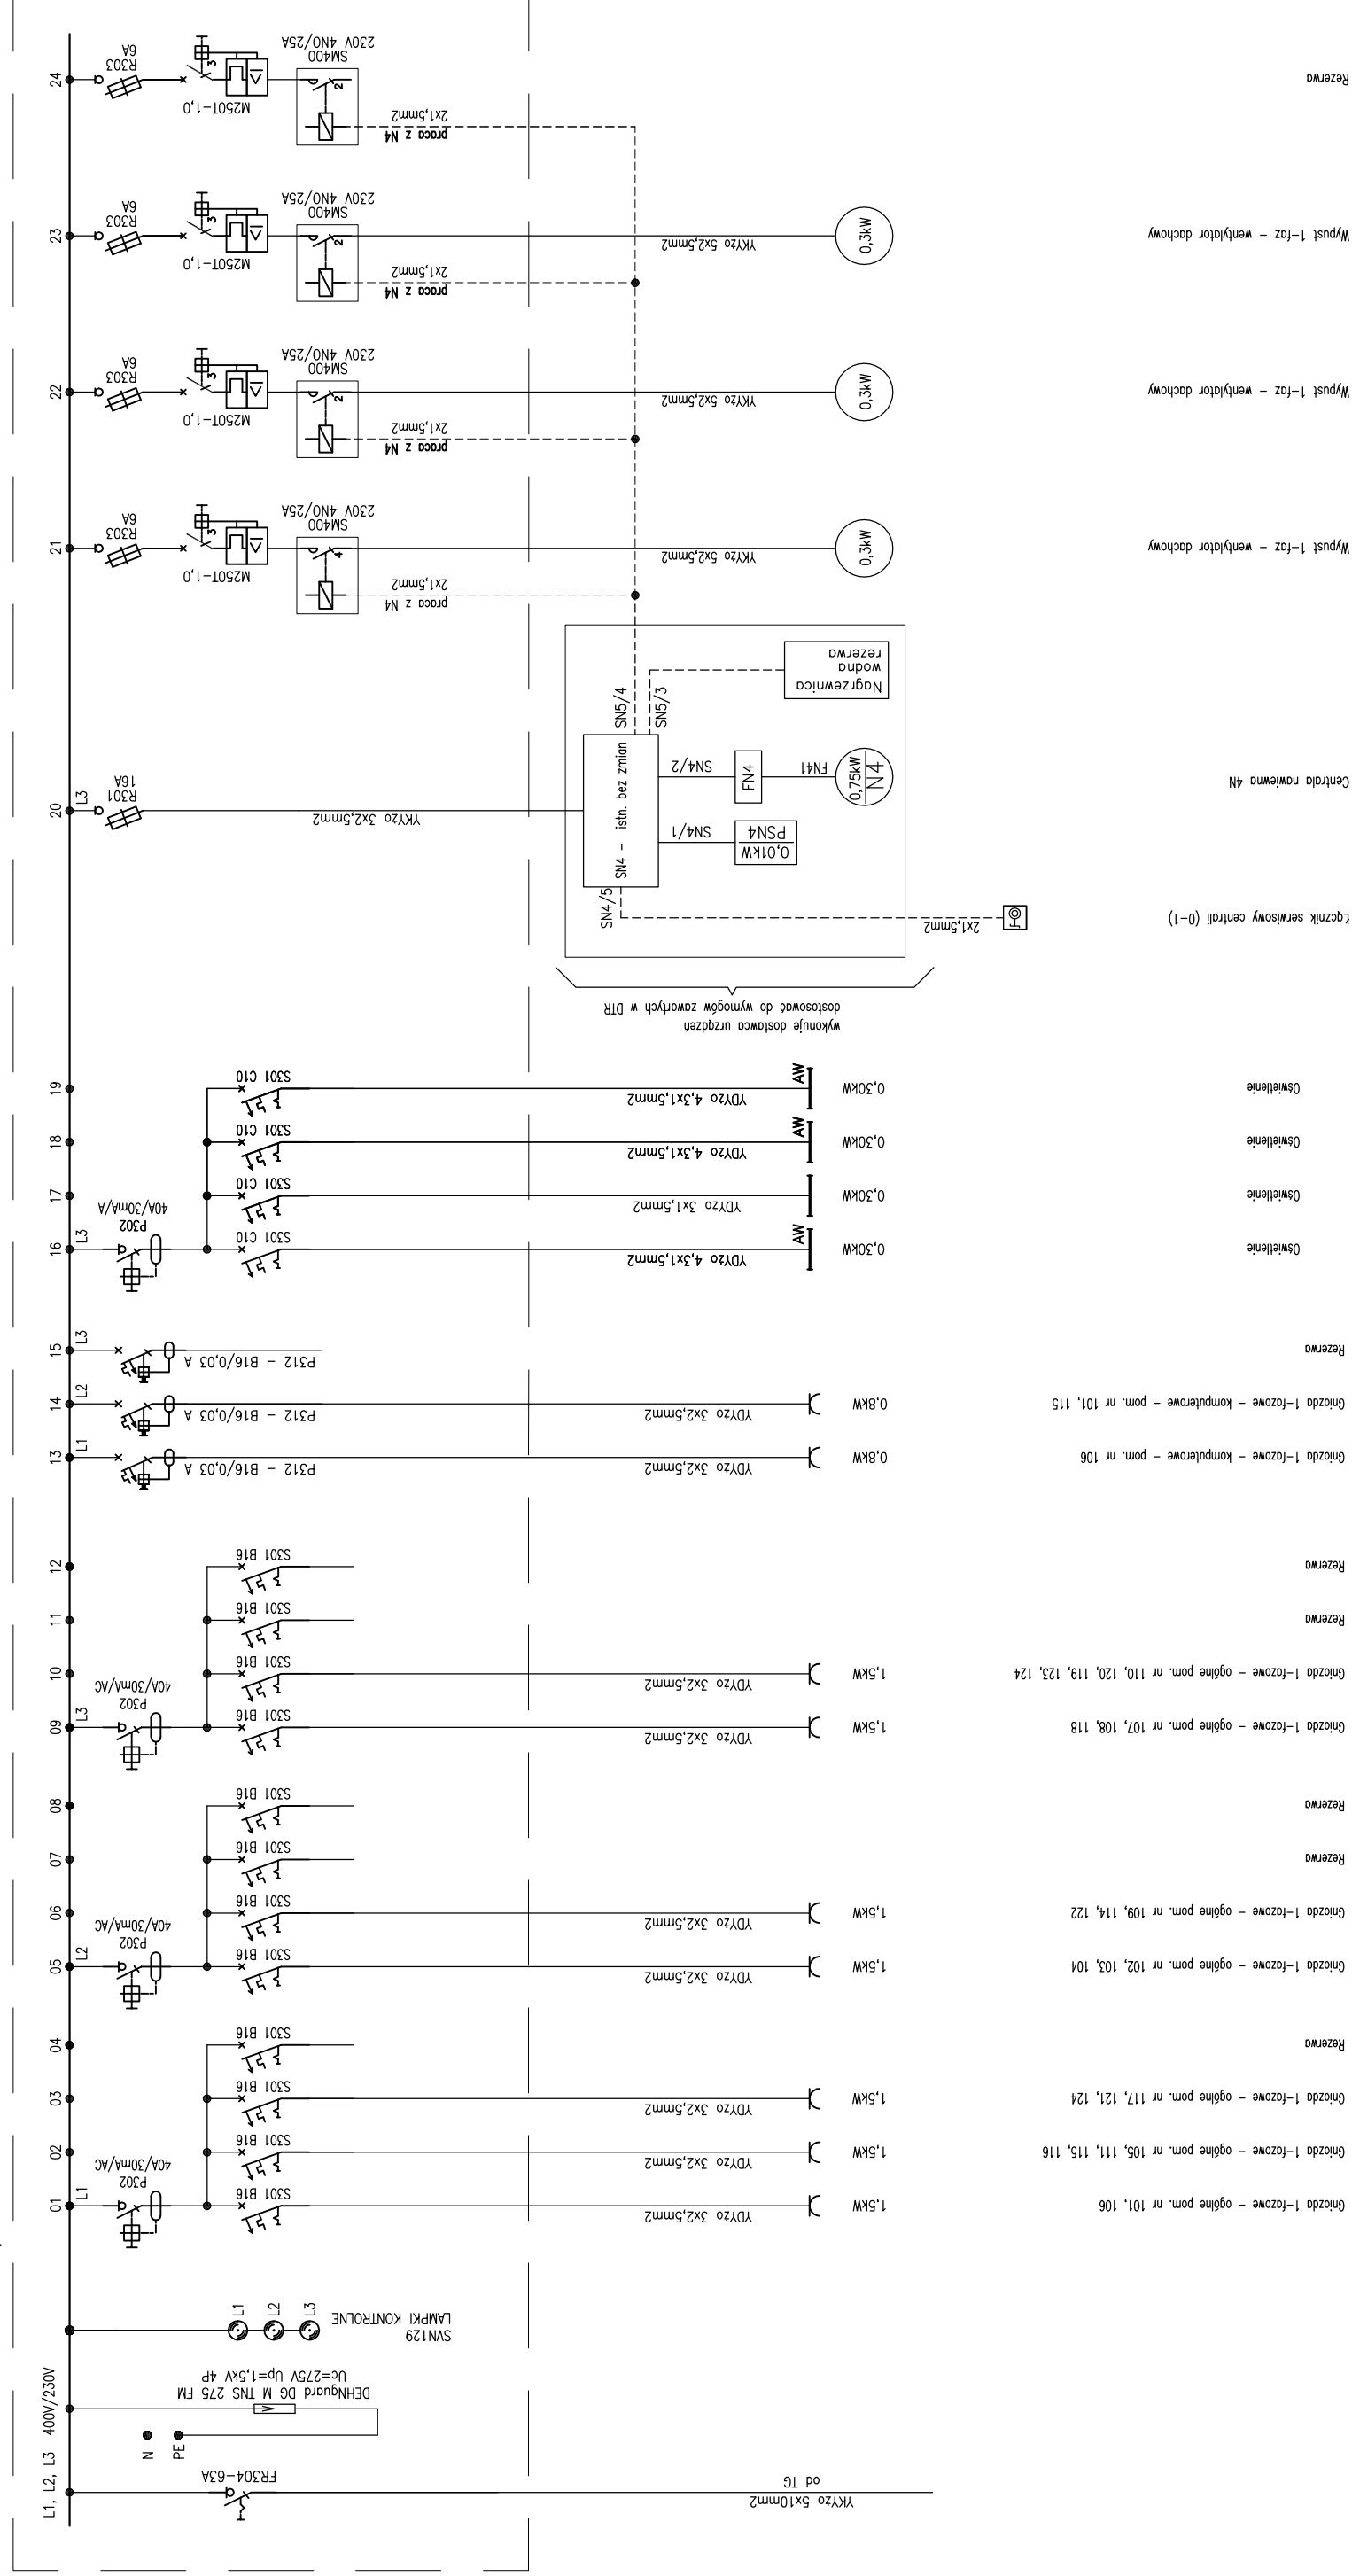

Tablica TR1

skala 1:20

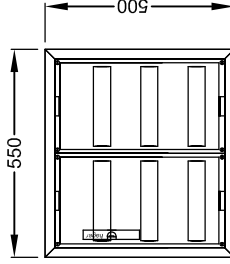

1. Rozdzielnica podłynkowa typu FW32US1 prod. Hager
2. Głębokość 110mm
3. IP 30
4. Klasa izolacji II
5. Zamykana na klucz

TR1

$P_i = 14,2kW$     $k = 0,7$     $P_s = 9,94kW$   
 $I_o = 15,43A$     $\cos\phi_i = 0,93$     $U = 400V$

'ARMAX' Sp. z o.o.

27-200 Starachowice, ul. 1go Maja 13

kom. 601 063 690

Termomodernizacja Szkoły Podstawowej w Chmielniku filia w Suchowoli w ramach zadania:  
Poprawa efektywności energetycznej budynków użyteczności publicznej na terenie miasta i gminy Chmielnik

Adres obiektu:  
Inwestor: Gmina Chmielnik, Suchowola 102, 26-020 Chmielnik, 26-020 Chmielnik, Plac Kościuszki 7  
dz. nr. ew. 234/1, 236/2

Przełmniot:		Skala:		Nr rys.		Str.	
Tablica rozdzielcza parteru TR1		BS		IE03			
Projektant:	Projekt:	Projekt:	Projekt:	Projekt:	Projekt:	Projekt:	Projekt:
Instalacja elektryczna: PROJEKTOWAL	mgr inż. Lukasz Radek	Instalacja elektryczna: PROJEKTOWAL	mgr inż. Lukasz Radek	Instalacja elektryczna: PROJEKTOWAL	mgr inż. Lukasz Radek	Instalacja elektryczna: PROJEKTOWAL	mgr inż. Lukasz Radek
Projekt:	mgr inż. Artur Radziewski	Projekt:	mgr inż. Artur Radziewski	Projekt:	mgr inż. Artur Radziewski	Projekt:	mgr inż. Artur Radziewski
Opracował:		Opracował:		Opracował:		Opracował:	
Data:		Data:		Data:		Data:	
05.2019r.		05.2019r.		05.2019r.		05.2019r.	