



TR1 – tablica rozdzielcza parteru

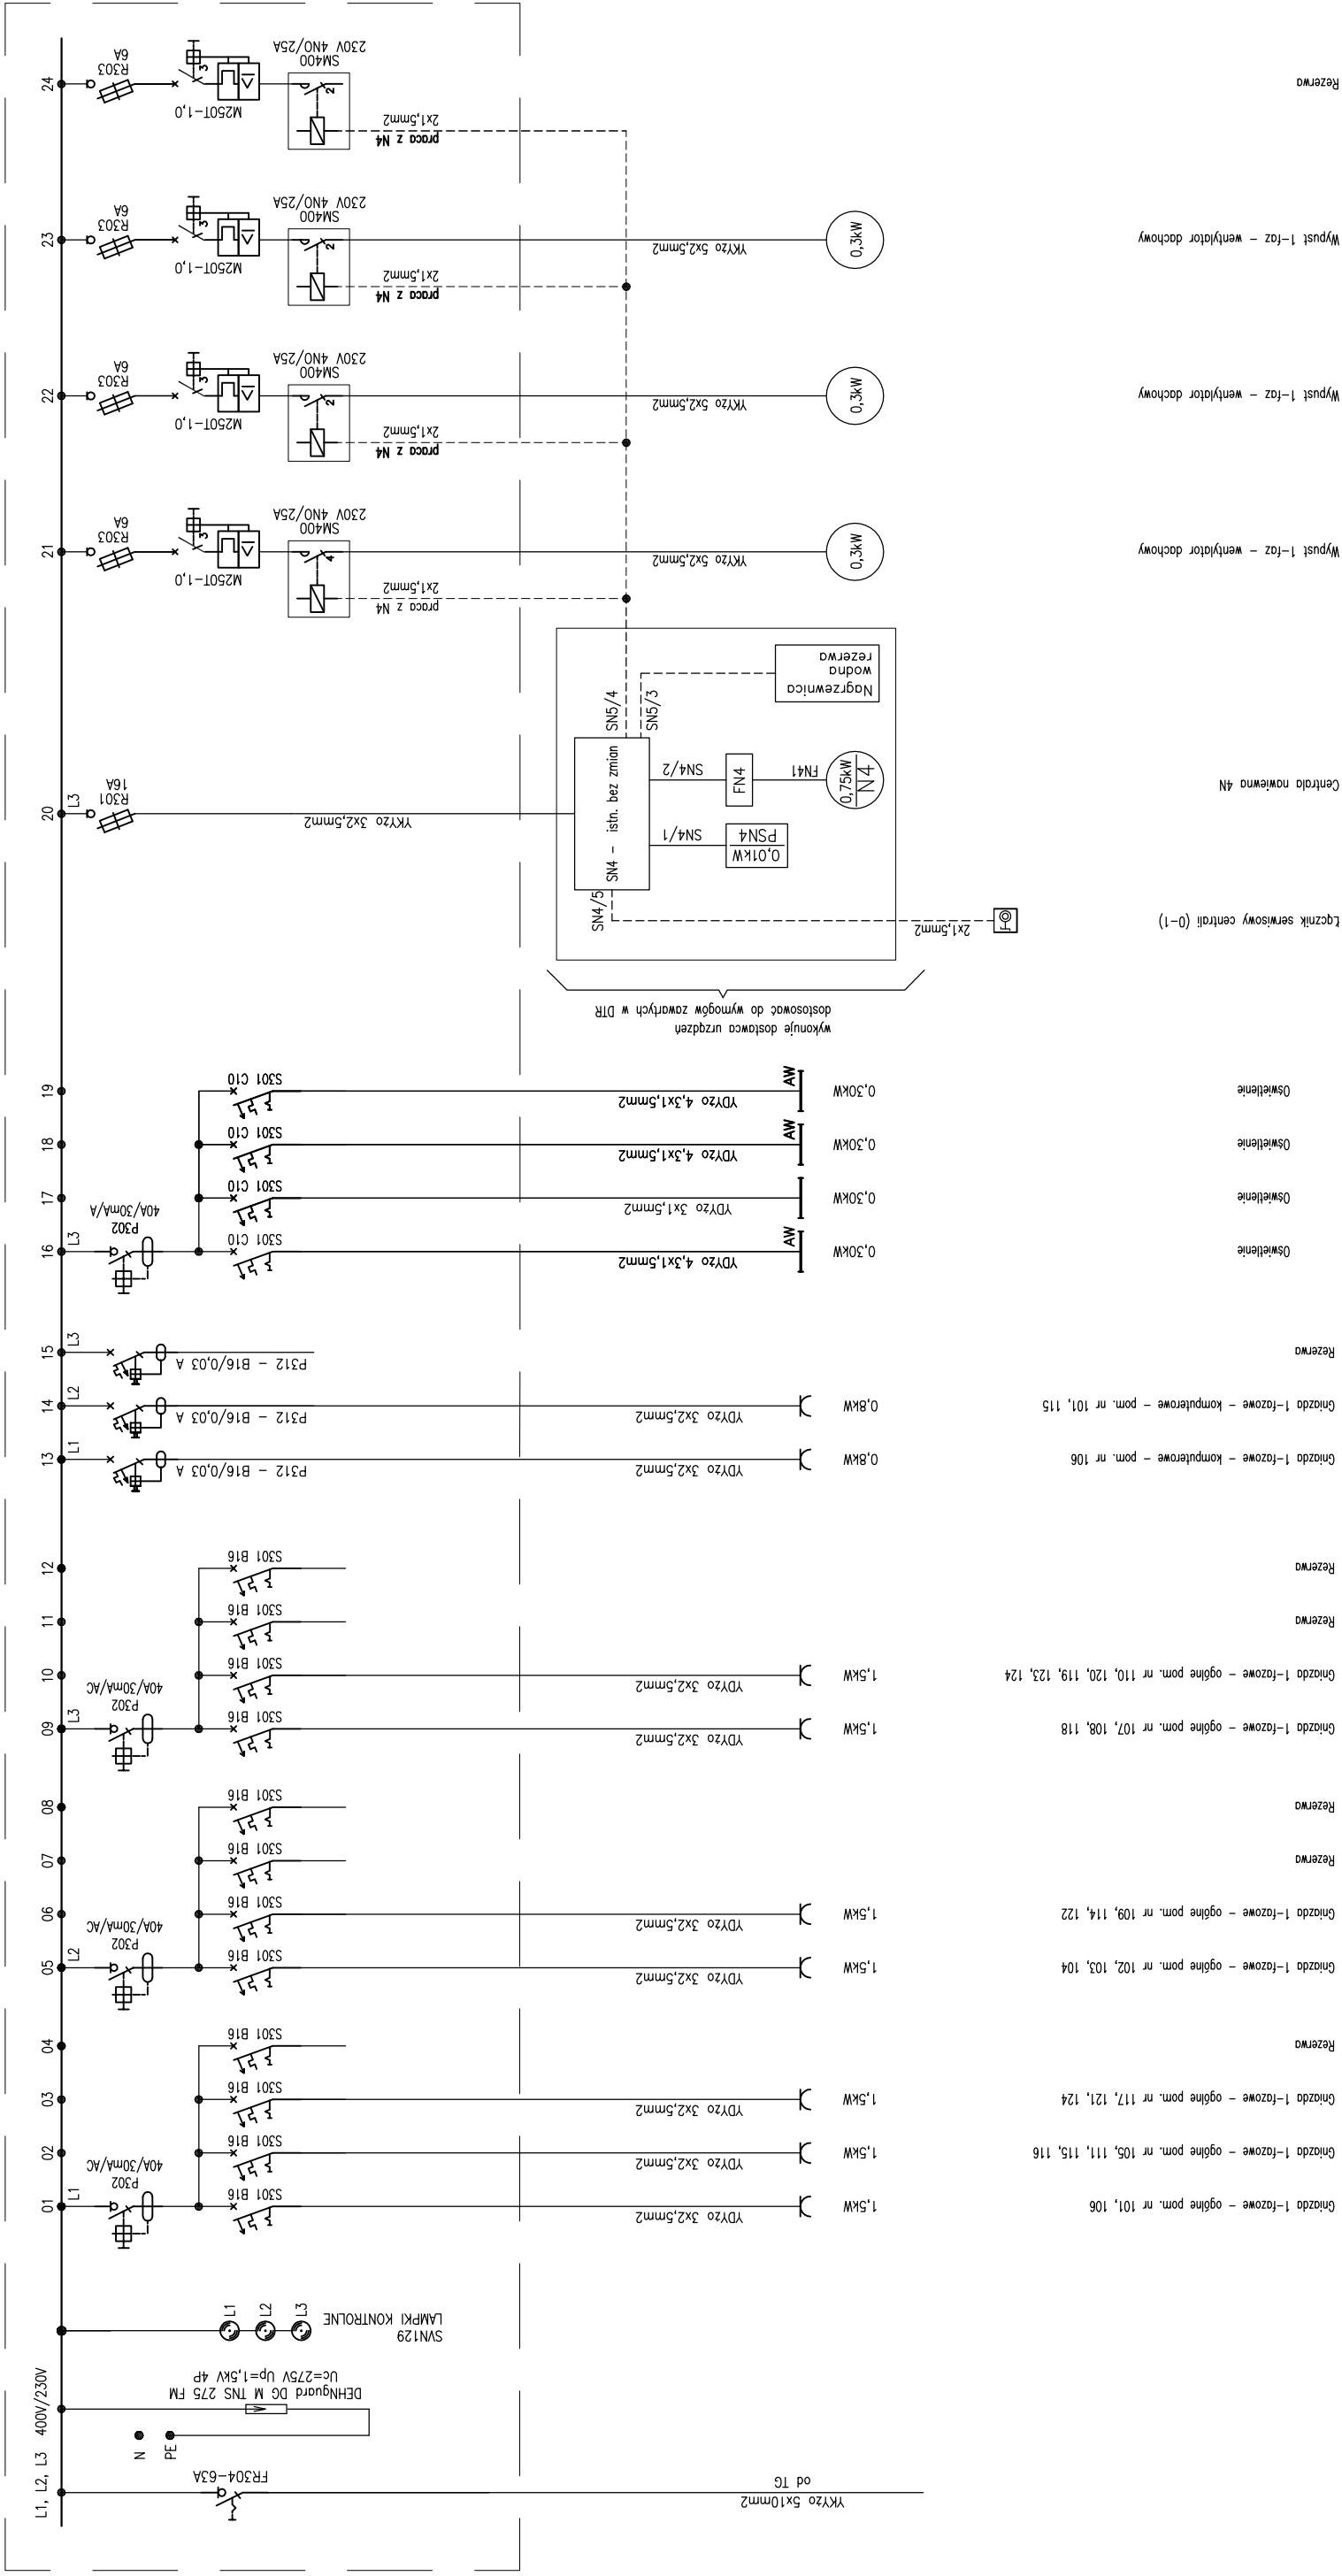

Tablica TR1
skala 1:20

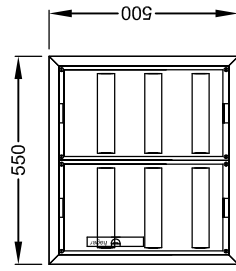

- Rozdzielnica podłynkowa typu FW32US1 prod. Hager
- Głębokość 110mm
- IP 30
- Klasa izolacji II
- Zamykana na klucz

TR1
 $P_i = 14,2kW$ $k = 0,7$ $P_s = 9,94kW$
 $I_o = 15,43A$ $\cos\phi_i = 0,93$ $U = 400V$

'ARMAX' Sp. z o.o.
 27-200 Starachowice, ul. 1go Maja 13
 kom. 601 063 690

Termomodernizacja Szkoły Podstawowej w Chmielniku filia w Suchowoli w ramach zadania:
 Poprawa efektywności energetycznej budynków użyteczności publicznej na terenie miasta i gminy Chmielnik

Adres obiektu:
 Gmina Chmielnik, Suchowola 102, 26-020 Chmielnik, dz. nr. ew. 234/1, 236/2

Przełmniot: Tablica rozdzielcza parteru TR1		Skala: BS	Nr rys. IE03	Sitr.
Projektant: Instalacja elektryczna: PROJEKTOWAL	Nozwiako: mgr inż. Lukasz Radek	Nr uprawnieio: SWK/0186/PO0E/14	Data: 05.2019r.	Podpis:
Projekt OPRACOWAL:	mgr inż. Artur Raduszewski		05.2019r.	