
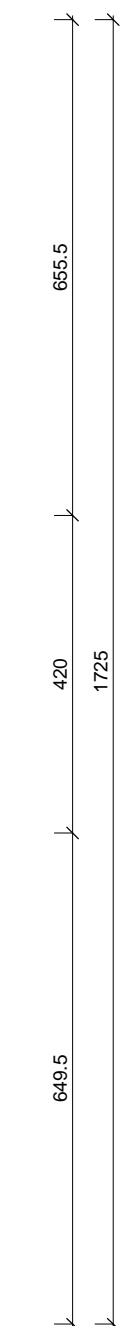
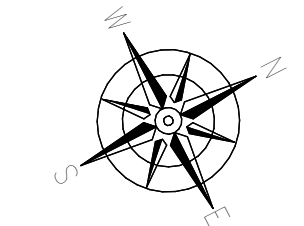


**TERMOMODERNIZACJA BUDYNKÓW
UŻYTECZNOŚCI PUBLICZNEJ NA TERENIE
GMINY CHMIELNIK - etap II**

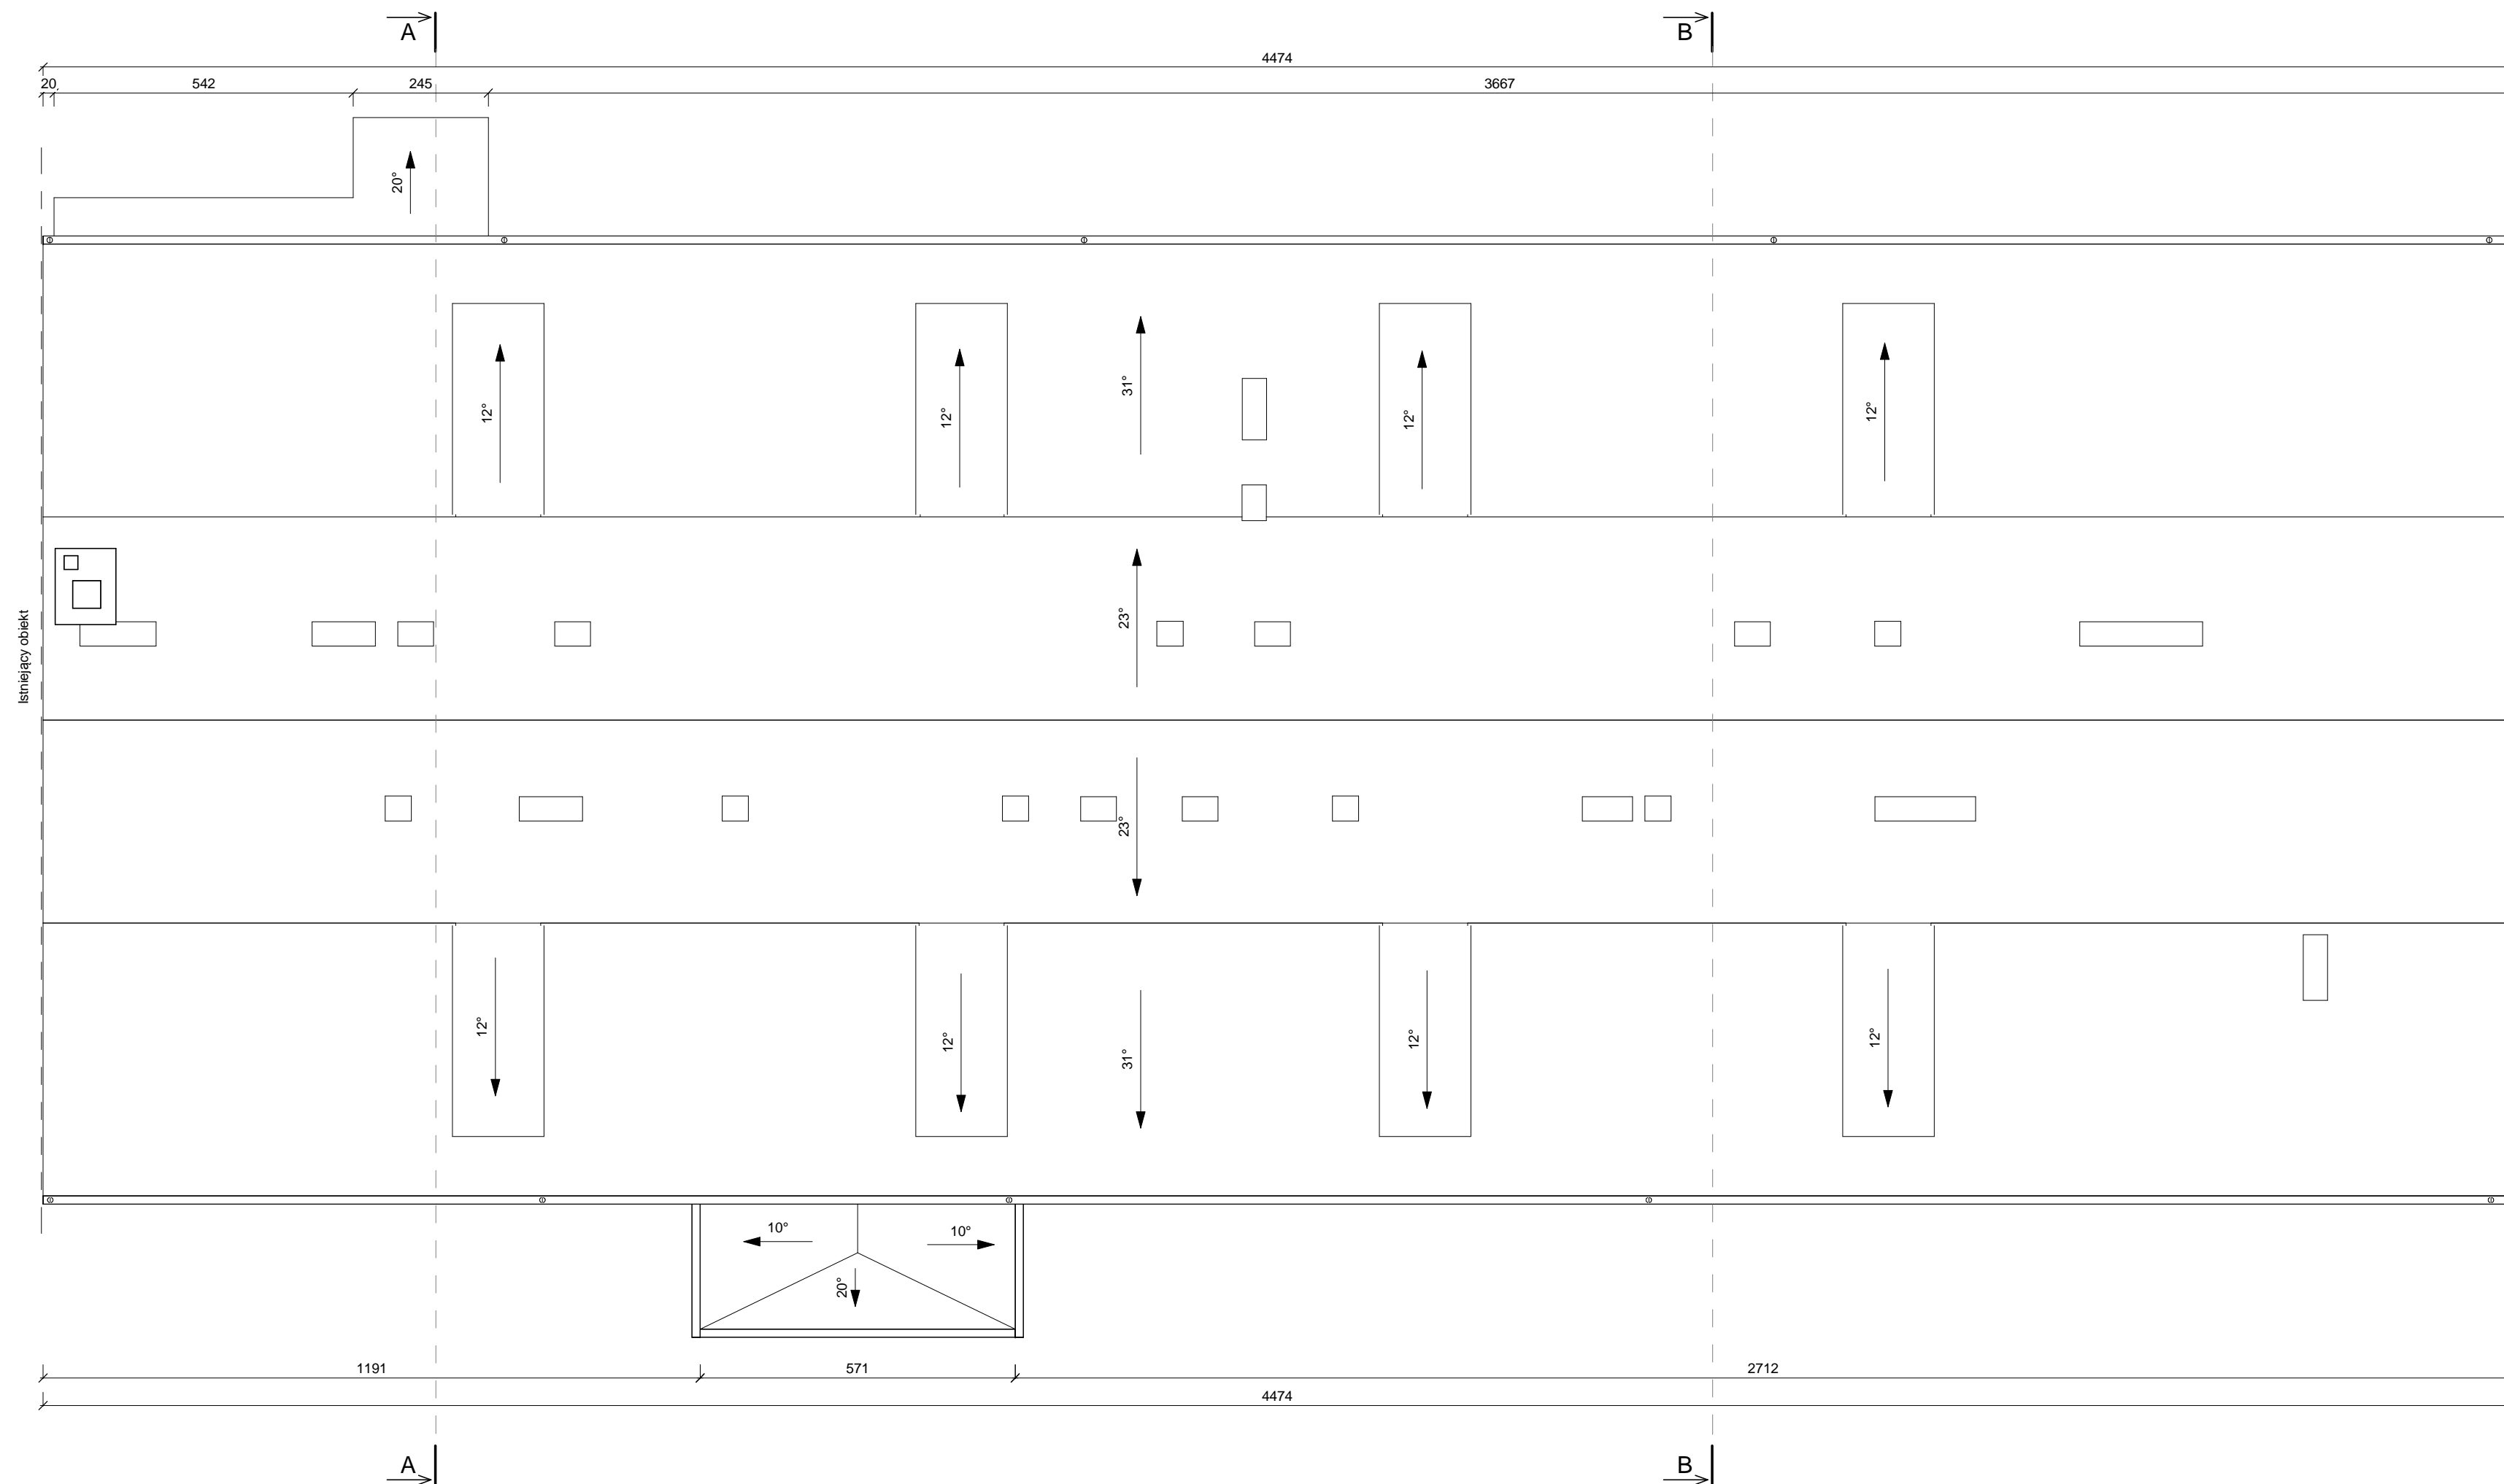

**TERMOMODERNIZACJA BUDYNKU MGOPS -
ŚDS i ŚWIETLICY WIEJSKIEJ W MIEJSCOWOŚCI
ZRECZE DUŻE**
26-020 Chmielnik
działki nr ewid.155/3,155/6, obręb Zrecze Duże 0026

**INWESTOR: GMINA CHMIELNIK
Plac Kościuszki 7
26-020 Chmielnik**

**WYKONAWCA: ul. Skibińskiego 13
25-819 Kielce
tel. 886 720 094
e-mail: biuro@projekt-technika.pl
www.projekt-technika.pl**



AUTORZY OPRACOWANIA:

Funkcja	Imię i nazwisko	Uprawnienia budowlane	Podpis
Projektant	mgr inż. arch. Paweł Czarnecki	Uprawnienia nr 171/SWOKK/2013 do projektowania bez ograniczeń w specjalności architektonicznej	
Asystent	mgr inż. Grzegorz Sadowski	-----	
	mgr inż. Sylwia Parobiec	-----	
	mgr inż. Łukasz Wotliński	-----	

Skala: **1:100** Branża: **INWENTARYZACJA**
Temat: **Rzut dachu** Nr rys.: **V/INW/03**
Data opracowania projektu: **Luty 2019**