

OZNACZENIA:


- TS Tablica interaktywna
- ZTS Gniazdo komp. na suficie rzutnika tablicy interaktywnej
- TI Tablica informacyjna na ogłoszenia papierowe z oświetleniem
- MT Monitor 50"

2TS1 Tablice rozdzielcze instalacji elektrycznej

- Gniazdo wtyczkowe p/t uszczelnione IP54 16A
- Gniazdo wtyczkowe p/t uszczelnione IP54 16A z wkładką DATA
- 32A Gniazdo wtyczkowe p/t uszczelnione IP54 32A 3-faz.
- Gniazdo wtyczkowe n/t uszczelnione IP64 16A 1-faz.
W obudowie 200x300x160 IP54 – dla prac zewnętrznych

UWAGI:

Łączniki montować na wysokości 1,4 m. podłogi.
 Gniazda w sanitariatach mocować na wysokości 1,4 m.
 Gniazda w pomieszczeniach socjalnych i pomocniczych
 mocować na wysokości 1,2 m.
 Instalację wykonać przewodami YDYżo w/t lub p/t.
 Gniazda w komunikacji i pomieszczeniach biurowych
 mocować na wysokości 0,3 m.
 W łazienkach i pomieszczeniach pomocniczych stosować
 osprzęt bryzgoszczelny

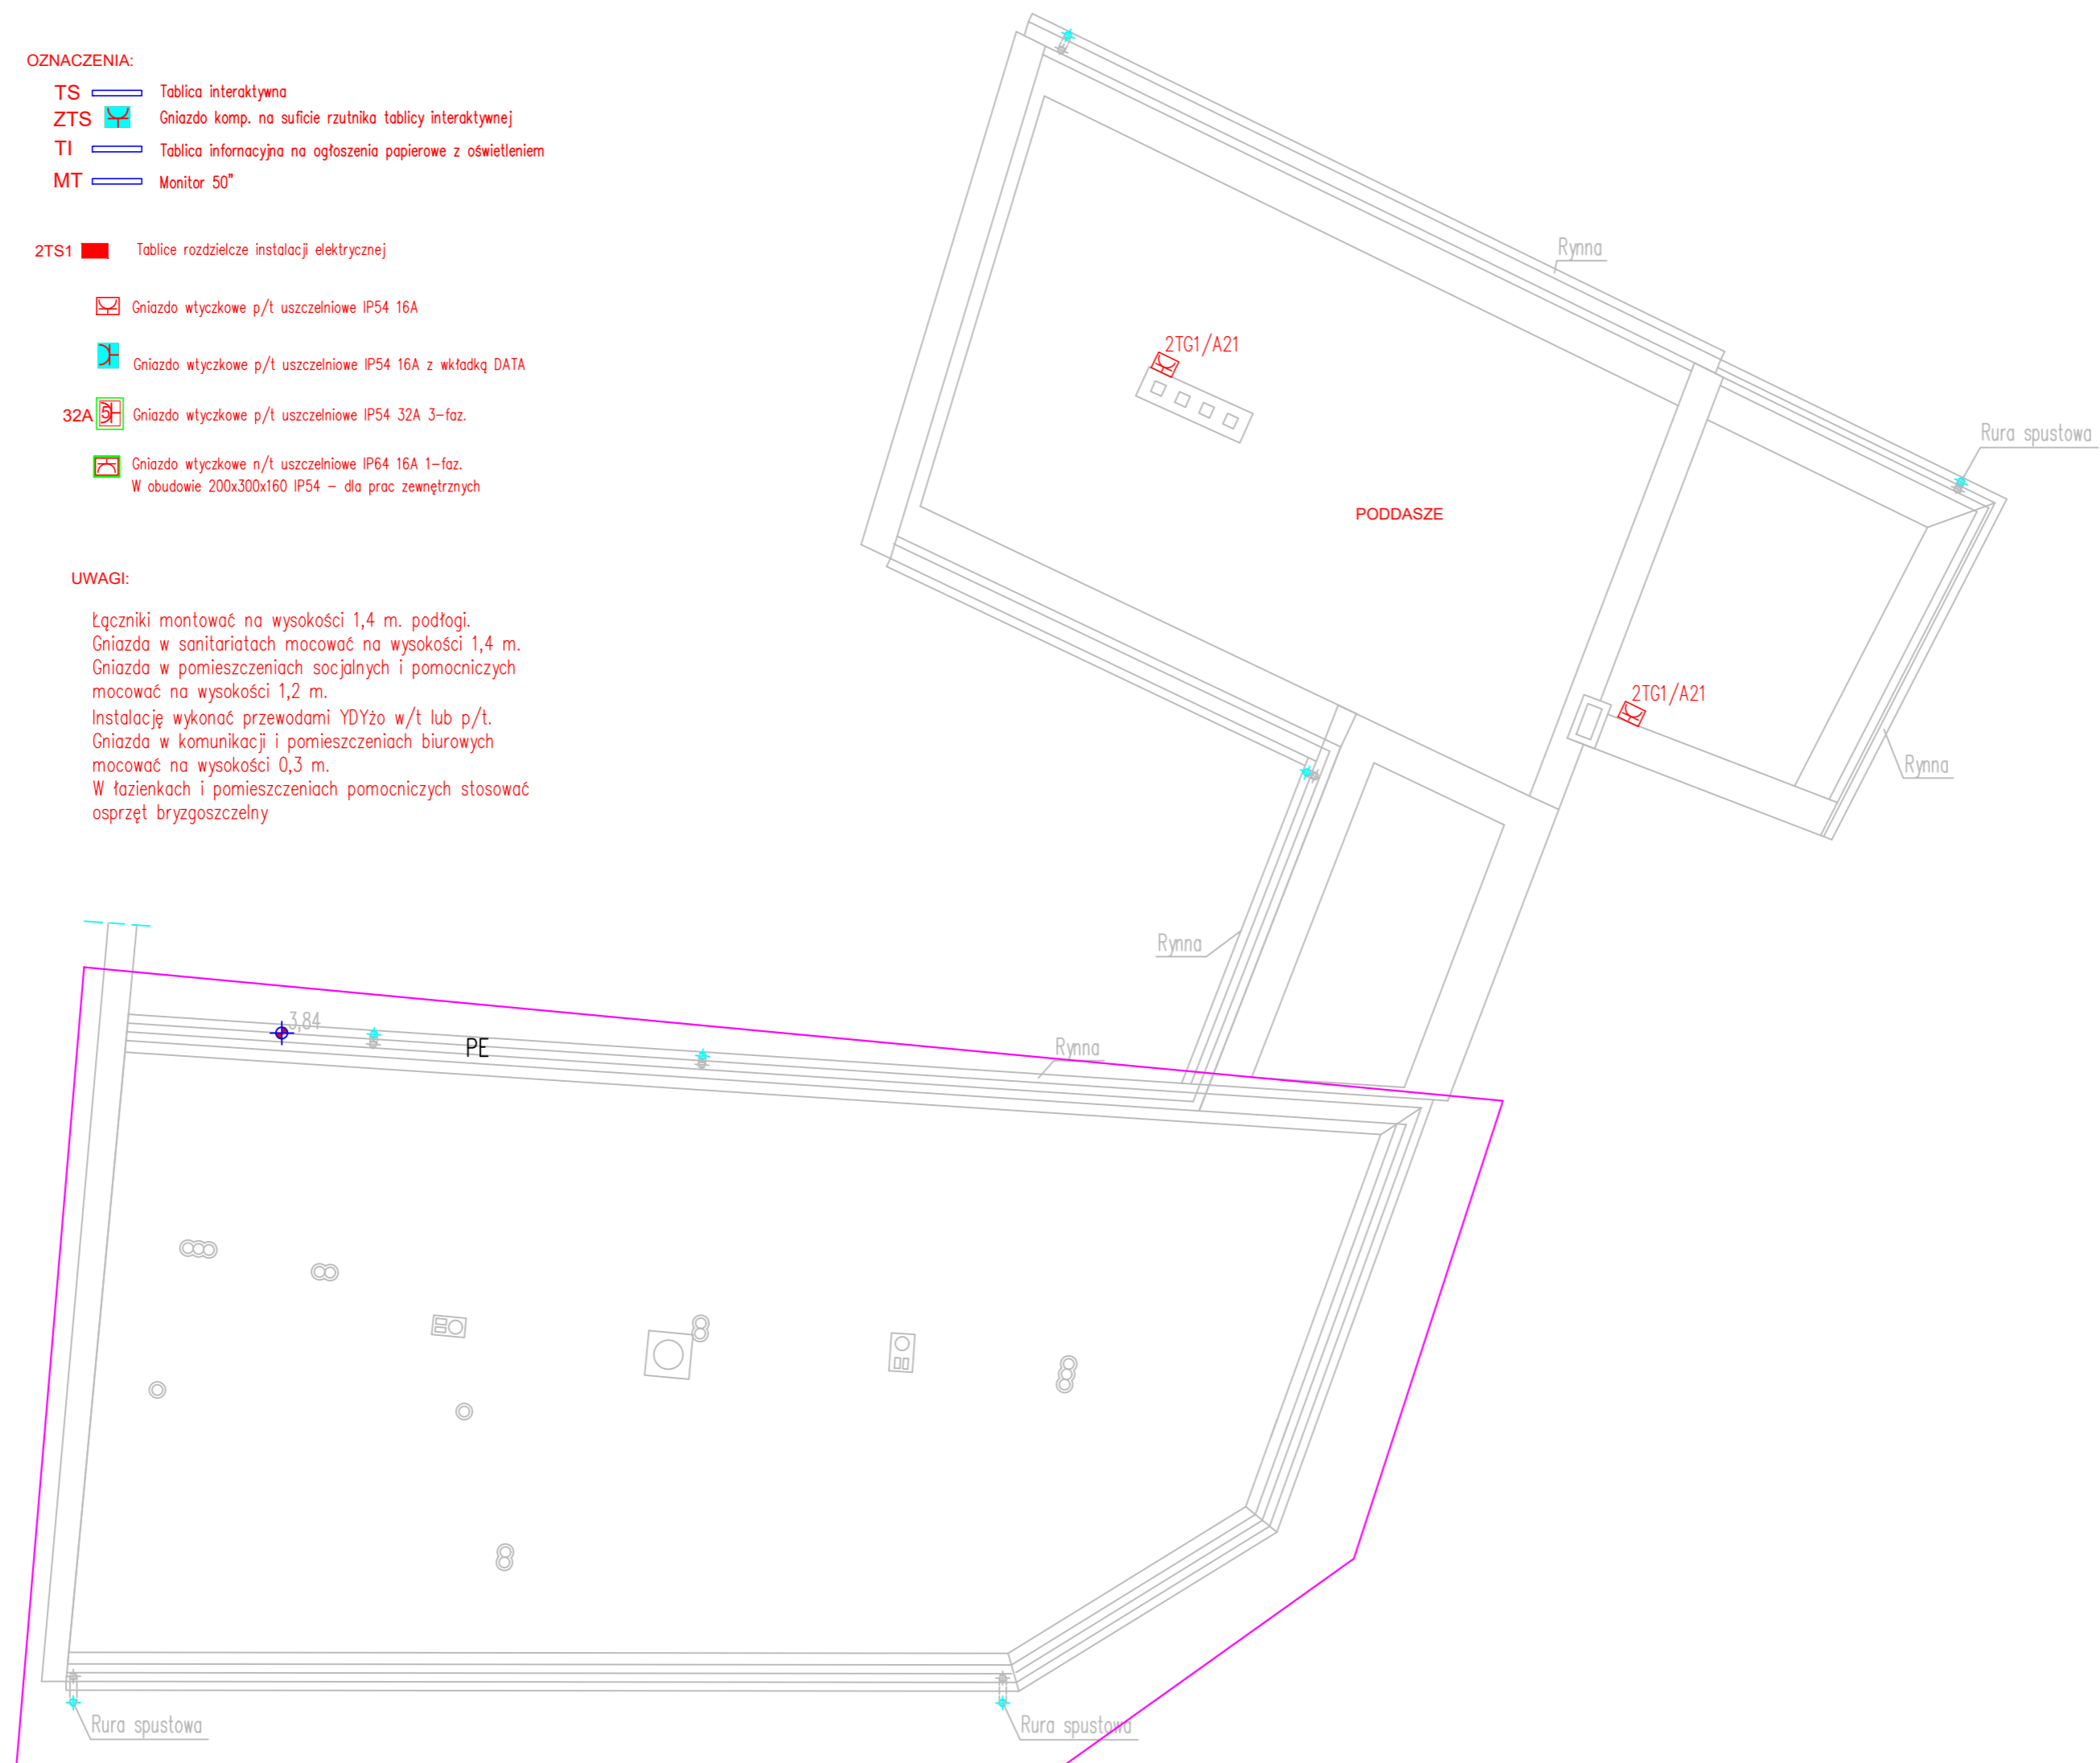

Uwaga:
 Przebudowa w celu przystosowania
 budynku na potrzeby utworzenia
 i wyposażenia Klubu Seniora +
 (pom. 1-11) według odrębnego opracowania

**OCHRONA PRZECIWPORAŻENIOWA
 PRZEZ SZYBKIE WYŁĄCZENIE
 UKŁADU SIECI TNC-S**

'ARMAX' Sp. z o.o.				
27-200 Starachowice, ul. 1go Maja 13 kom. 601 063 690				
Nazwa obiektu: Termomodernizacja budynku użyteczności publicznej Gminy Chmielnik				
Inwestor: Gmina Chmielnik, Pl. Kosciuszki 7 26-020 Chmielnik		Adres obiektu: dz. nr ewid. 1164, 1165 26-020 Chmielnik		
Przebieg: Rzut poddasza Plan instalacji siły i gniazd wtyczkowych				Skala: 1:100
Projektant: Teodor Małek		Nr uprawnień: GP-III-7342/184/84 elektryczne	Data: 05.2019r.	Str. 5.01.03
Projektant: Robert Nowak		Nr uprawnień: GP-III-7342/184/84 elektryczne	Data: 05.2019r.	Str.
Projektant: Dariusz Celuch		Nr uprawnień: GP-III-7342/184/84 elektryczne	Data: 05.2019r.	Str.