


Budynek sanitarno – gospodarczy
Rzut parteru kanalizacji sanitarnej
Skala 1:100

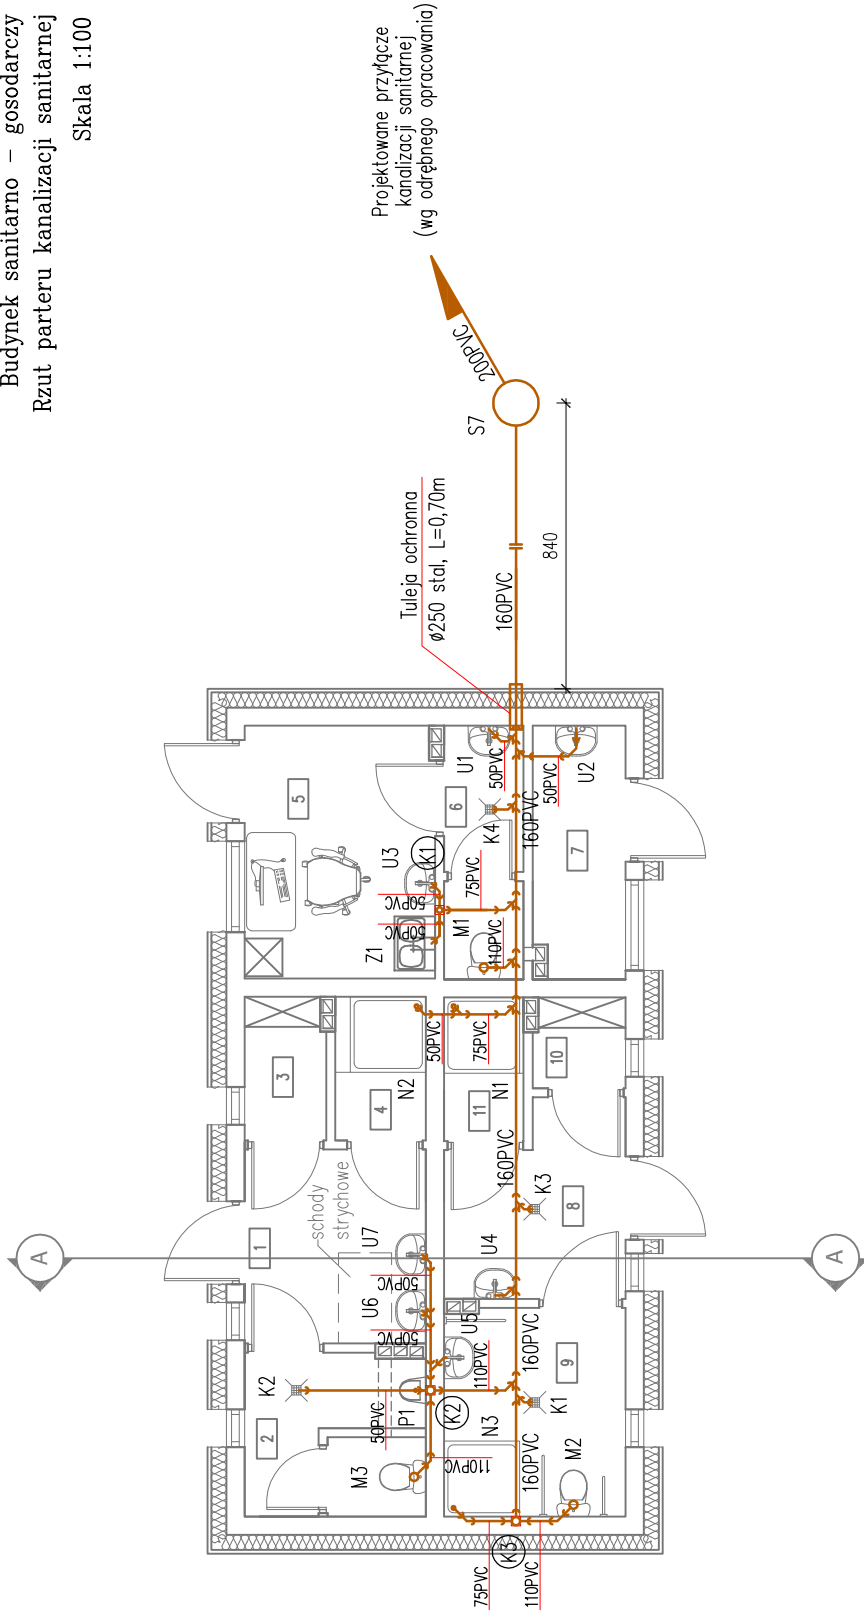

OZNACZENIA:

— kanalizacja sanitarna

P pisuar

U umywalka

M muszla ustępowa

Z zlewozmywak

Kr kratka podłogowa

N natrysk

(KZ) Nr pionów kanalizacyjnych

50PVC instalacja kanalizacji sanitarnej

UWAGA:

1. Przewody kanalizacyjne prowadzić w pod posadzką przyziemia oraz w bruzdach ściennych. Piony prowadzić w bruzdach ściennych oraz obudowując je płytami gipsowo-kartonowymi

NR	NAZWA POMIESZCZENIA	ZESTAWIENIE POMIESZCZEŃ		RODZAJ POSADZKI
		POWIERZCHNIA	RODZAJ POSADZKI	
1	Łazienka męska (przedsiónek)	6,17	m ²	Gres
2	Łazienka męska	5,02	m ²	Gres
3	Przebieieralnia	2,05	m ²	Gres
4	Prysznic	2,28	m ²	Gres
5	Pom. techniczne	8,43	m ²	Gres
6	Łazienka dla personelu	3,50	m ²	Gres
7	Pom. gospodarcze	4,13	m ²	Gres
8	Korytarz	5,58	m ²	Gres
9	Łazienka damska/ niepełnosprawni	6,62	m ²	Gres
10	Przebieieralnia	1,48	m ²	Gres
11	Przebieieralnia	2,00	m ²	Gres
SUMA		47,26	m ²	

'ARMAX' Sp. z o.o.

27-200 Starachowice, ul. 1go Maja 13

kom. 601 063 690

Nazwa obiektu:

Budynek sanitarno – gospodarczy

Investor:

Gmina Chmielnik
Plac Kościuski 7
26-020 Chmielnik

Adres obiektu:

dz. nr ewid. 5/1
26-020 Chmielnik

Przedmiot:

Rzut parteru kanalizacja sanitarnej

Skala:

1:100

Str.

S2

Podpis:

Data:

05.2019r.

SMK/0226/PWBS/16
Upr. sanitarne

05.2019r.

Dariusz Celuch

05.2019r.