

Skala 1:1000
MAPA DO CELÓW PROJEKTOWYCH

Obręb: Śladków Duży [0023] Gmina: Chmielnik [260404_5]
Obręb: Śladków Mały [0024] Gmina: Chmielnik [260404_5]
pow. kielecki woj. świętokrzyskie
Ark. 7.137.18.19.3; 7.137.18.19.4; 7.137.18.23.2; 7.137.18.24.1; 7.137.18.24.2;
7.137.18.23.4; 7.137.18.24.3; 7.137.18.24.4; 7.136.18.04.1; 7.136.18.04.2

Mapę sporządzono na podstawie ark. 7.137.18.19.3; 7.137.18.19.4; 7.137.18.23.2; 7.137.18.24.1;
7.137.18.24.2; 7.137.18.23.4; 7.137.18.24.3; 7.137.18.24.4; 7.136.18.04.1; 7.136.18.04.2
mapy zasadniczej oraz pomiaru uzupełniającego w terenie.

W oznaczonym zakresie nie badano obciążeń służebnościami gruntowymi.
Mapa w zaznaczonym zakresie aktualna na dzień 08.02.2018r.

"Nie wyklucza się istnienia w terenie innych nie wskazanych na niniejszej mapie urządzeń podziemnych,
które nie były zgłoszone do inwentaryzacji."


Granice na niniejszej mapie wprowadzono na podstawie mapy ewidencji gruntów.

Jarostaw dnia: 12.02.2018r.

Układ wsp. 2000/7 "Kronsztadt 86"
nr licencji: GN-III.6640.5788.2017_2604_K05

Arkusz: 4/5

Szkic Orientacji

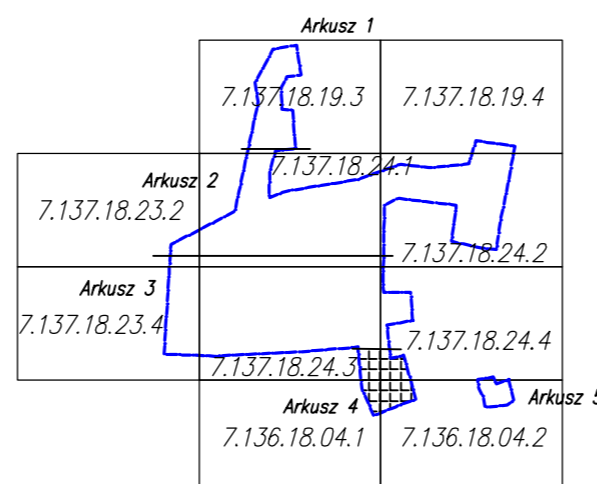

GEODETA UPRAWNIONY
JANUSZ HNAT
Nr. 5134 (1, 2)

GEOKART-INTERNATIONAL
Spółka z o.o.
35-113 Rzeszów, ul. Wita Stwosza 44

Poświadczam, że niniejszy dokument został opracowany w wyniku prac geodezyjnych i kartograficznych, których rezultaty zawiera operat techniczny wpisany do ewidencji materiałów państwowego zasobu geodezyjnego i kartograficznego	
Organ prowadzący państwowy zasób geodezyjny i kartograficzny	STAROSTA KIELECKI
Identyfikator ewidencyjny materiału zasobu - operatu technicznego	P.2604.2018.3354
Data wpisania operatu technicznego do ewidencji materiałów zasobu	11 06 2018
Imię, nazwisko i podpis osoby reprezentującej organ	Z upr. Starosty INSPIRATOR Agata Kozłowska

GEODETA UPRAWNIONY
JANUSZ HNAT
Nr. 5134 (1, 2)

GEOKART-INTERNATIONAL
Spółka z o.o.
35-113 Rzeszów, ul. Wita Stwosza 44

Miejscowy plan zagospodarowania przestrzennego został naniesiony na mapę do celów projektowych przyjętych do państwowego zasobu geodezyjnego i kartograficznego dnia 11.06.2018


Organ prowadzący państwowy zasób geodezyjny i kartograficzny	STAROSTA KIELECKI
Niniejsza dokumentacja projektowa była przedmiotem narady koordynacyjnej	
Znak sprawy	GN-III.6530.656.2018
Termin i miejsce narady koordynacyjnej	Kielce, dnia: 29 SIE 2018
Imię, nazwisko i podpis osoby reprezentującej organ	Z upr. Starosty Marek Marcin Korda Kierownik Powiatowego Ośrodka Dokumentacji Geodezyjnej i Kartograficznej

LEGENDA :

- GRNICA OBSZARU OBJĘTEGO ZMIANĄ PLANU MIEJSCOWEGO
- GRNICA GMINY CHMIELNIK
- GRNICA SOLECTW
- LINIA ROZGRANICZAJĄCA TERENY O RÓŻNYM PRZEZNACZENIU
- NIEPRZEKRACZALNE LINIE ZABUDOWY
- MN1, MN2, MN3 TERENY ZABUDOWY MIESZKANOWEJ JEDNORODZINNEJ
- MNR TERENY ZABUDOWY ZAGRODOWEJ Z DOPUSZCZENIEM JEDNORODZINNEJ
- U TERENY USŁUG
- UP TERENY USŁUG PUBLICZNYCH
- P TERENY OBIEKTÓW PRODUKCYJNYCH, SKŁADÓW I MAGAZYNÓW
- MNU TERENY USŁUG I ZABUDOWY MIESZKANOWEJ JEDNORODZINNEJ
- UTH TERENY USŁUG I HANDLU
- US TERENY SPORTU I REKREACJI
- UST1 TERENY USŁUG TURYSTYKI I REKREACJI
- UTL TERENY ZABUDOWY LETNISKOWEJ
- WS1 TERENY WÓD PŁYNĄCYCH
- WS2 TERENY ZBIORNIKÓW WÓD POMERZCHNIOWYCH
- R TERENY ROLNICZE
- ZL TERENY LASÓW
- ZLz TERENY ZALESIEŃ
- Z1 TERENY ŁĄK I DOLIN RZECZYCH OKRESOWO PROWADZĄCE WODY
- Z2 TERENY DOLIN RZECZYCH STAŁE PROWADZĄCE WODY
- Z3 TERENY DOLIN RZECZYCH STAŁE PROWADZĄCE WODY
- KD-GP KRAJOWA DROGA GŁÓWNA RUCHU PRYSPIESZONEGO
- KD-L1 GMINNA DROGA KLASY LOKALNEJ
- KD-L2 GMINNA DROGA KLASY LOKALNEJ
- KD-L3 GMINNA DROGA KLASY LOKALNEJ
- KD-L4 GMINNA DROGA KLASY LOKALNEJ
- KD-D GMINNA DROGA KLASY DOJAZDOWEJ
- KD DROGI DOJAZDOWE DO PÓL I LASÓW
- KDW 1-7 TERENY DRÓG NIEMIERZNYCH
- EE15kV LINIE ENERGETYCZNE ŚREDNIEGO NAPIĘCIA 15 kV WRAZ ZE STREFĄ TECHNICZNĄ
- STACJA TRANSFORMATOROWA
- GRNICA CHMIELNICKO-SZYDŁOWSKIEGO OBSZARU CHRONIONEGO KRAJOBRAZU
- GRNICA SZANICKIEGO OBSZARU CHRONIONEGO KRAJOBRAZU POŁOŻONEGO NA OTULINIE SZANICKIEGO PARKU KRAJOBRAZOWEGO
- GRNICA TERENU NARAŻONEGO NA NIEBIEZPIECZEŃSTWO POWODZI
- W MAGISTRALA WODOCIĄGÓW 500
- STREFY ARCHEOLOGICZNEJ OCHRONY BIERNEJ
- △ STREFY ARCHEOLOGICZNEJ OCHRONY BIERNEJ

LEGENDA:

- Zakres opracowania mapy
- Elementy istniejące:
 - Istniejąca sieć kanalizacyjna
 - Istniejąca sieć wodociągowa
 - Istniejący kabel telefoniczny
 - Istniejący kabel elektryczny
- Elementy projektowane:
 - Proj. kanalizacja sanitarna grawitacyjna
 - Proj. kanalizacja sanitarna tłoczna
 - Proj. wodociąg
 - Projektowana przepompownia ścieków sieciowa
 - Proj. hydrant na sieci wod.
 - Elektroenergetyczna linia kablowa policznikowa
 - Złącze kablowo-pomiarowe w zakresie PGE
 - Rura ochronna DVK110
 - Odległość sieci od granicy działki
 - Działka objęta przedmiotowym opracowaniem

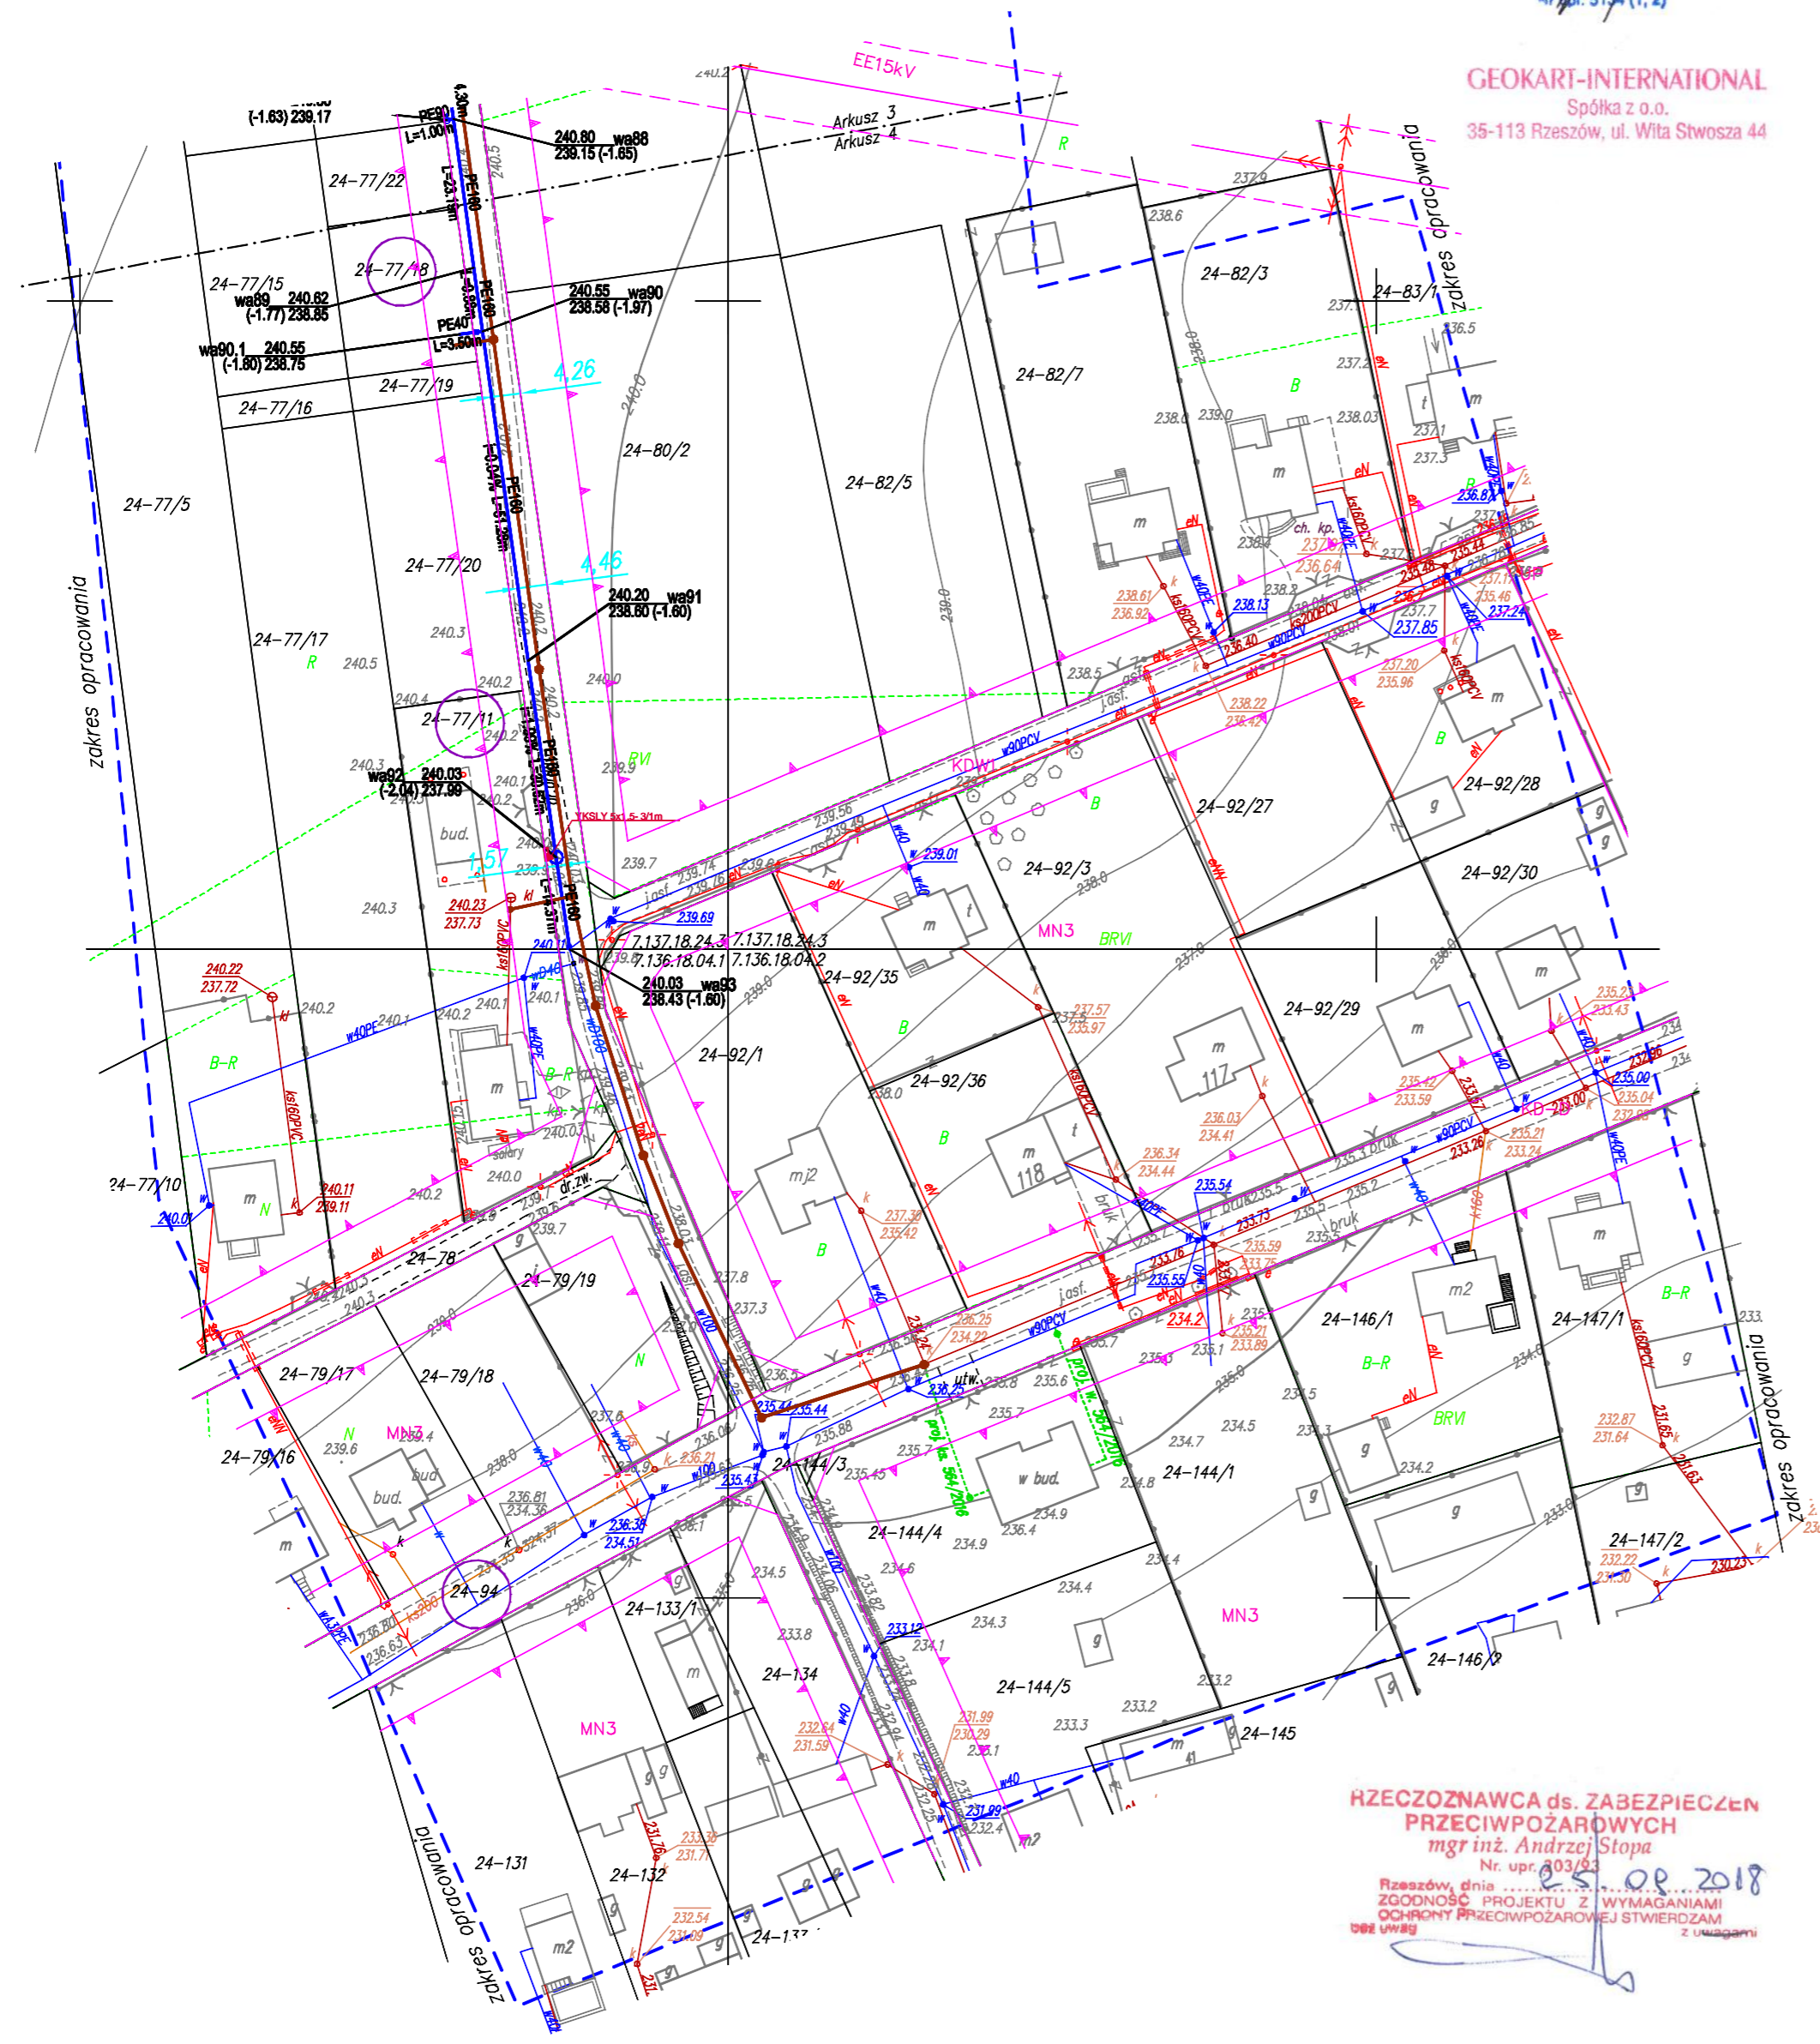

HZECZOZNAWCA ds. ZABEZPIECZEŃ PRZECIWOPOŻAROWYCH
mgr inż. Andrzej Stopa
Nr. upr. 60324
Rzeszów, dnia 12.02.2018r.
ZGODNOŚĆ PROJEKTU Z WYMAGANIAMI OCHRONY PRZECIWOPOŻAROWEJ STWIERDZAM
100% (100%)

Investor:	GMINA CHMIELNIK		
Adres:	Plac Kościuszki 7, 26-020 CHMIELNIK		
Projekt:	Rozbudowa sieci kanalizacyjnej i wodociągowej w miejscowości Śladków Mały Gmina Chmielnik		
Lokalizacja:	Śladków Mały, Śladków Duży		
GEOKART - INTERNATIONAL Spółka z o.o. 35-113 Rzeszów, ul. Wita Stwosza 44			
ZESPÓŁ PROJEKTOWY:			
FUNKCJA:	NR UPR.:	BRANŻA:	PODPIS:
Projektant: mgr inż. Iwona Rybak	Upr.bud.Nr: PDK/0082/PWOS/05	SANITARNA	
Sprawdzający: mgr inż. Marcin Łabaj	Upr.bud.Nr: PDK/0025/POOS/09	SANITARNA	
Opracowanie: mgr inż. Rafał Szewo		SANITARNA	
Opracowanie: mgr inż. Dorota Czyż		SANITARNA	
Opracowanie: mgr inż. Dominika Świader		SANITARNA	
Opracowanie: mgr inż. Barbara Ochnicka		SANITARNA	
Projektant: br.elekt.; inż. Paweł Piwoń	Upr.bud.Nr: E-117/02	ELEKTRYCZNA	
Sprawdzający: br.elekt.; inż. Bartosz Budzik	Upr.bud.Nr: E-217/02	ELEKTRYCZNA	
Faza opracowania: PROJEKT BUDOWLANY	Data opracowania:	09.2018 r.	
Nazwa rysunku: PROJEKT ZAGOSPODAROWANIA TERENU - WODOCIĄG	Skala rysunku:	1:1000	
	Nr rys.:	1.4	