

MAPA DO CELÓW PROJEKTOWYCH  
Skala 1:1000

Obręb: Śladków Duży [0023] Gmina: Chmielnik [260404\_5]  
Obręb: Śladków Mały [0024] Gmina: Chmielnik [260404\_5]

pow. kielecki woj. świętokrzyskie

Ark. 7.137.18.19.3; 7.137.18.19.4; 7.137.18.23.2; 7.137.18.24.1; 7.137.18.24.2;  
7.137.18.23.4; 7.137.18.24.3; 7.137.18.24.4; 7.136.18.04.1; 7.136.18.04.2

Mapę sporządzono na podstawie ark. 7.137.18.19.3; 7.137.18.19.4; 7.137.18.23.2; 7.137.18.24.1;  
7.137.18.24.2; 7.137.18.23.4; 7.137.18.24.3; 7.137.18.24.4; 7.136.18.04.1; 7.136.18.04.2  
mapy zasadniczej oraz pomiaru uzupełniającego w terenie.

W oznaczonym zakresie nie badano obciążeń służebnościami gruntowymi.  
Mapa w zaznaczonym zakresie aktualna na dzień 08.02.2018r.

"Nie wyklucza się istnienia w terenie innych nie wskazanych na niniejszej mapie urządzeń podziemnych,  
które nie były zgłoszone do inwentaryzacji."

Granice na niniejszej mapie wprowadzono na podstawie mapy ewidencji gruntów.

Jarostaw dnia: 12.02.2018r.


Układ wsp. 2000/7

"Kronstadt 86"

nr licencji: GN-III.6640.5788.2017\_2604\_K05

Arkusz: 1/5


Szkic Orientacji

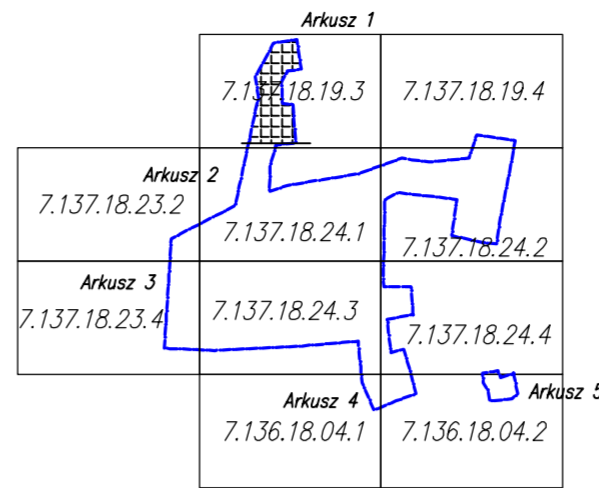

|  |   |
|--|---|
| Poświadczam, że niniejszy dokument został opracowany w wyniku prac geodezyjnych i kartograficznych, których rezultaty zawiera operat techniczny wpisany do ewidencji materiałów państwowego zasobu geodezyjnego i kartograficznego |   |
| Organ prowadzący państwowy zasób geodezyjny i kartograficzny   | STAROSTA KIELECKI                               |
| Identyfikator ewidencyjny materiału zasobu - operatu technicznego  | P.2604.2018.3354                                |
| Data wpisania operatu technicznego do ewidencji materiałów zasobu  | 11 06 2018                                      |
| Imię, nazwisko i podpis osoby reprezentującej organ  | Z up. STAROSTY<br>INSYPIATOR<br>Agata Szymowska |

|  |  |
|--|--|
| Organ prowadzący państwowy zasób geodezyjny i kartograficzny             | STAROSTA KIELECKI  |
| Niniejsza dokumentacja projektowa była przedmiotem narady koordynacyjnej |  |
| Znak sprawy  | GN-III.6530.656.2018   |
| Termin i miejsce narady koordynacyjnej                                   | Kielce, dnia: 29 SIE 2018  |
| Imię, nazwisko i podpis osoby reprezentującej organ                      | Z up. STAROSTY<br>Marek Marcin Korba<br>Kierownik Powiatowego Ośrodka Dokumentacji Geodezyjnej i Kartograficznej |

|  |  |
|--|--|
| Organ prowadzący państwowy zasób geodezyjny i kartograficzny             | STAROSTA KIELECKI  |
| Niniejsza dokumentacja projektowa była przedmiotem narady koordynacyjnej |  |
| Znak sprawy  | GN-III.6530.656.2018   |
| Termin i miejsce narady koordynacyjnej                                   | Kielce, dnia: 29 SIE 2018  |
| Imię, nazwisko i podpis osoby reprezentującej organ                      | Z up. STAROSTY<br>Marek Marcin Korba<br>Kierownik Powiatowego Ośrodka Dokumentacji Geodezyjnej i Kartograficznej |

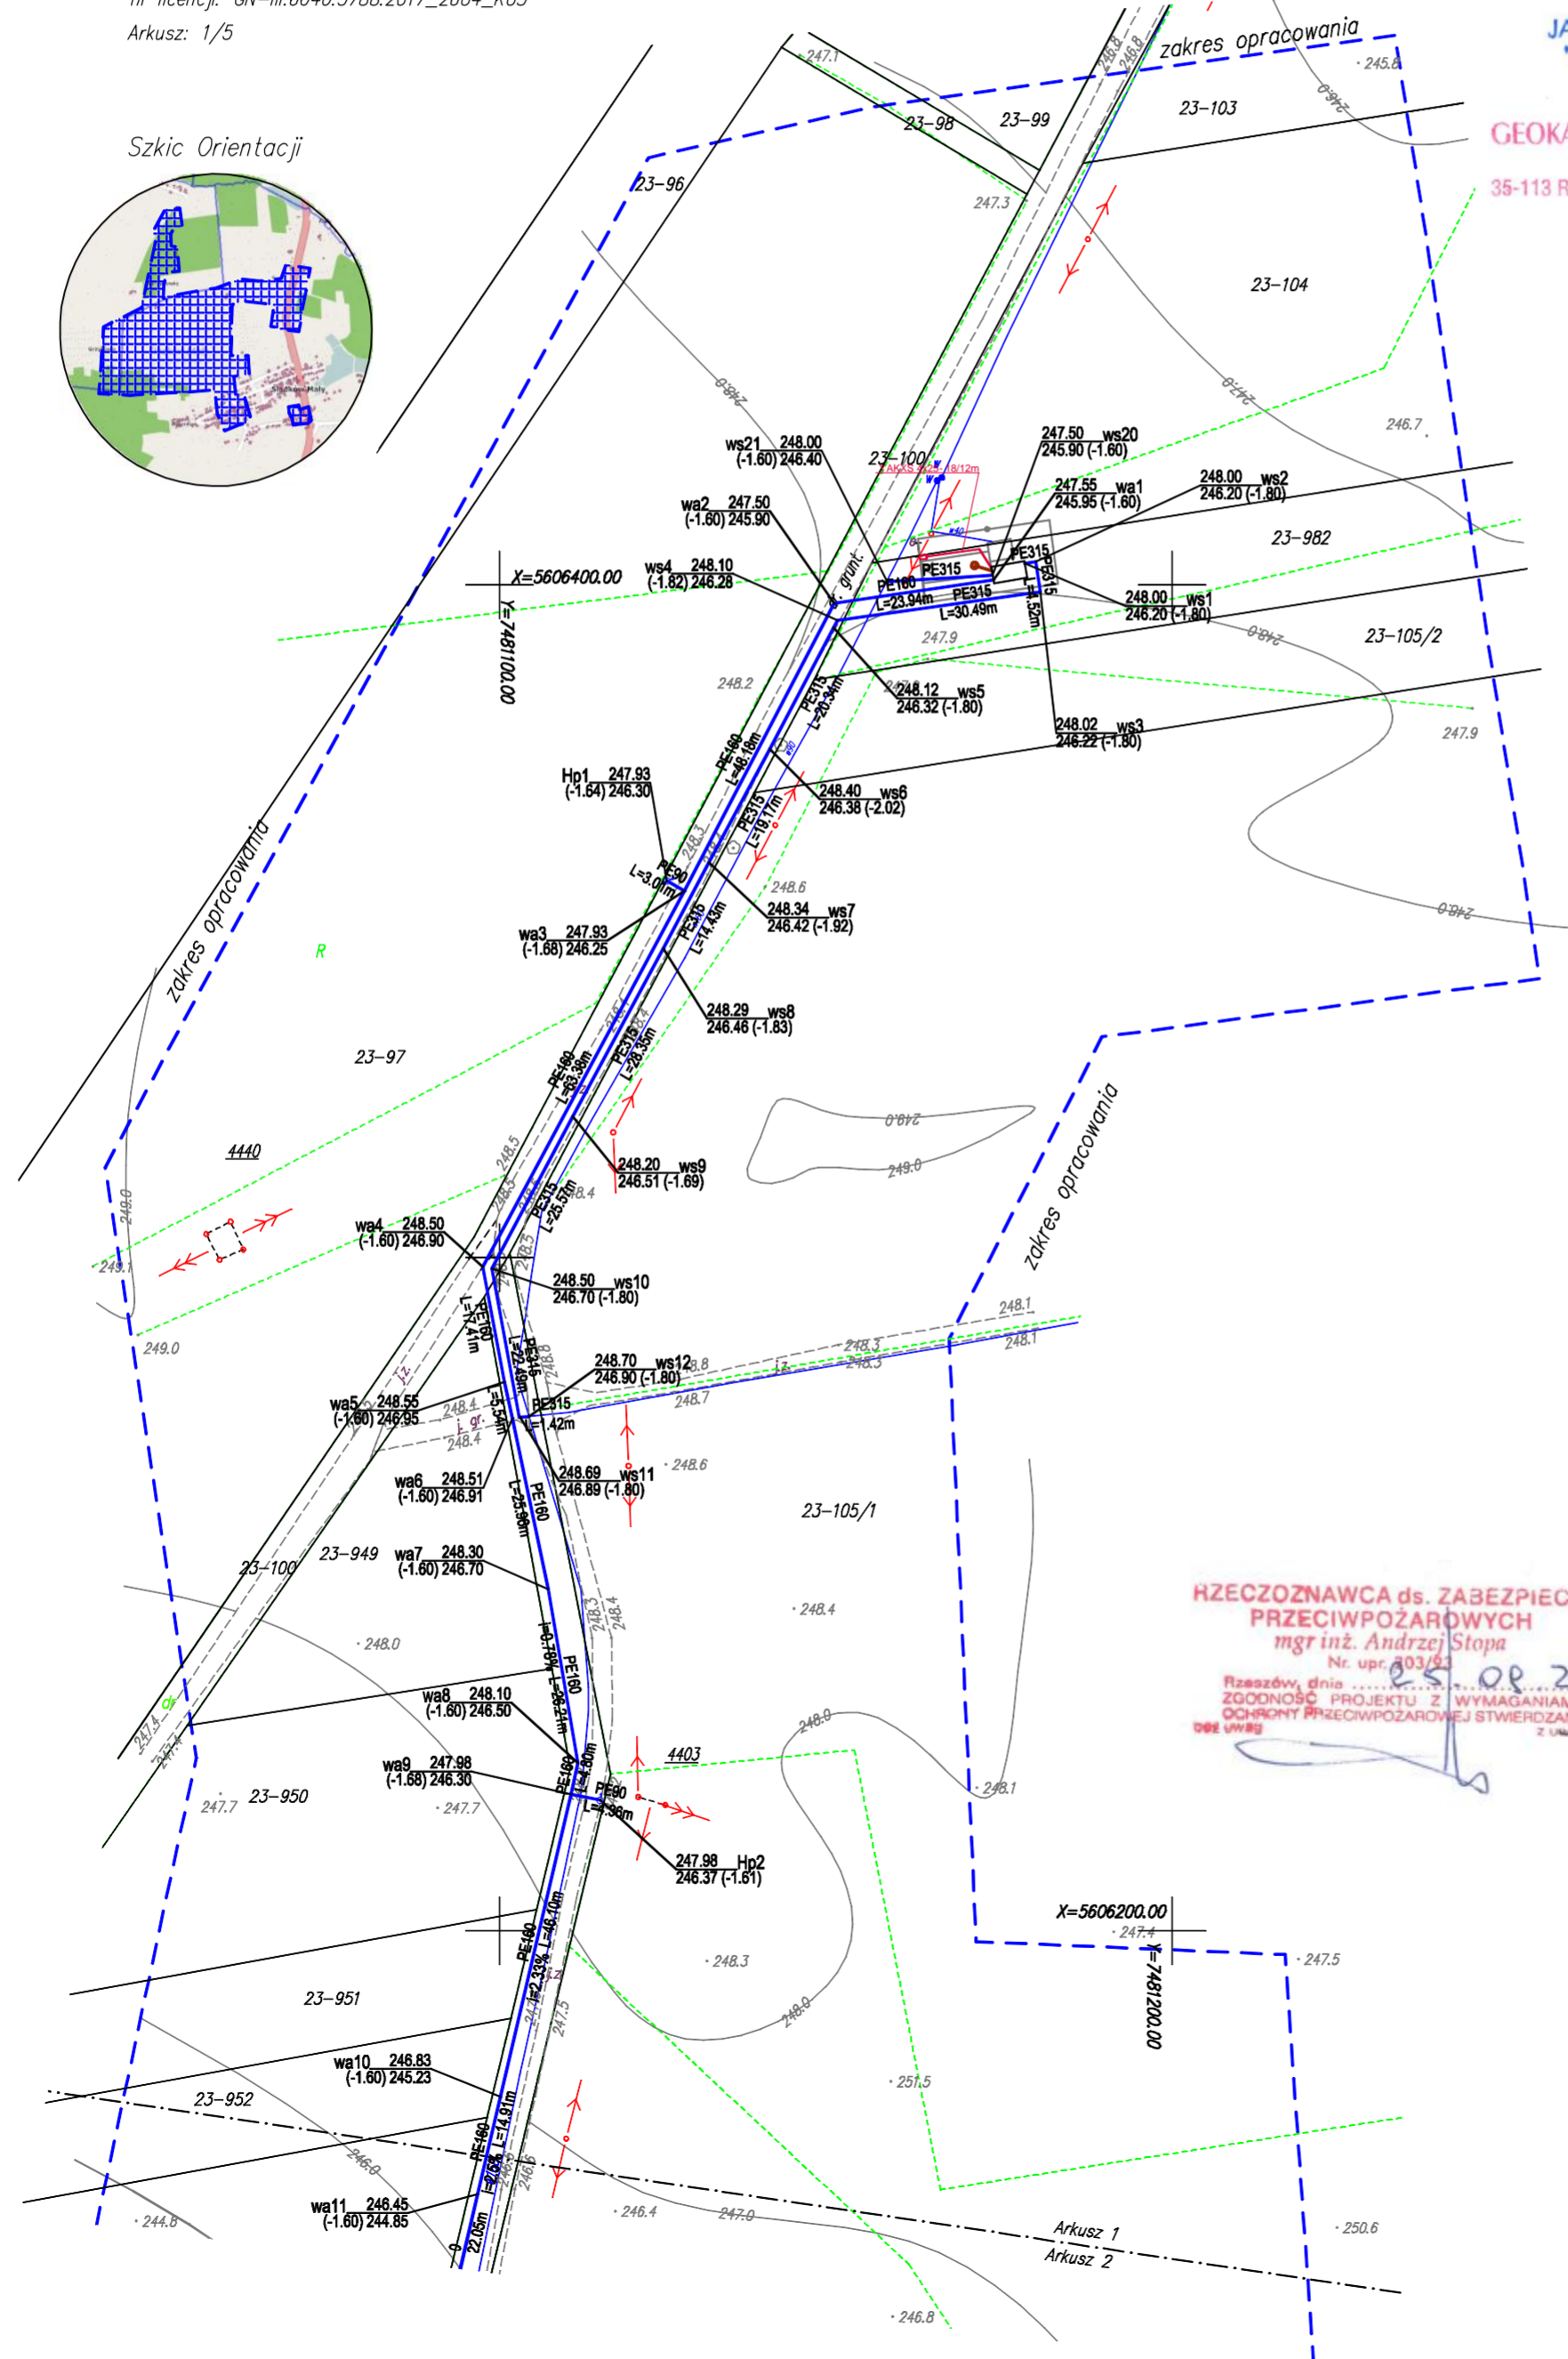

GEODETA UPRAWNIONY  
JANUSZ MNAT  
Nr. 5134 (1, 2)

GEOKART-INTERNATIONAL  
Spółka z o.o.  
35-113 Rzeszów, ul. Wita Stwosza 44

HZECZOZNAWCA ds. ZABEZPIECZEN PRZECIWOPOŻAROWYCH  
mgr inż. Andrzej Stopa  
Nr. upr. 803/24  
Rzeszów, dnia 08.02.2018  
ZGODNOŚĆ PROJEKTU Z WYMAGANIAMI OCHRONY PRZECIWOPOŻAROWEJ STWIERDZAM  
DŁG UWAG

LEGENDA:

- Zakres opracowania mapy
- Elementy istniejące:
  - Istniejąca sieć kanalizacyjna
  - Istniejąca sieć wodociągowa
  - Istniejący kabel telefoniczny
  - Istniejący kabel elektryczny
- Elementy projektowane:
  - Proj. sieć kanalizacji sanitarnej grawitacyjnej
  - Proj. sieć kanalizacji sanitarnej tłocznej
  - Proj. sieć wodociągowa
  - Proj. przyłącz wodociągowy do wykonania przez Inwestora na koszt właściciela
  - Proj. przyłącz wodociągowy do wykonania przez właściciela na koszt właściciela
  - Proj. hydrant na sieci wod.
  - Elektroenergetyczna linia kablowa policznikowa
  - złącze kablowo-pomiarowe w zakresie PGE

|              |  |
|--------------|--|
| Inwestor:    | GMINA CHMIELNIK  |
| Adres:       | Plac Kosciuszki 7, 26-020 CHMIELNIK  |
| Projekt:     | Rozbudowa sieci kanalizacyjnej i wodociągowej w miejscowości Śladków Mały Gmina Chmielnik-obszar I |
| Lokalizacja: | Śladków Mały, Śladków Duży   |

|   |                                 |                          |         |
|---|---------------------------------|--------------------------|---------|
| <p><b>GEOKART - INTERNATIONAL</b><br/>Spółka z o.o.<br/>35-113 Rzeszów, ul. Wita Stwosza 44</p> |                                 |                          |         |
| ZESPÓŁ PROJEKTOWY:  |                                 |                          |         |
| FUNKCJA:  | NR UPR.:                        | BRANŻA:                  | PODPIS: |
| Projektant:<br>mgr inż. Iwona Rybak   | Upr.bud.Nr:<br>PDK/0082/PWOS/05 | SANITARNA                |         |
| Sprawdzający:<br>mgr inż. Marcin Łabaj  | Upr.bud.Nr:<br>PDK/0025/POOS/09 | SANITARNA                |         |
| Opracowanie:<br>mgr inż. Rafał Szewo  |                                 | SANITARNA                |         |
| Opracowanie:<br>mgr inż. Dorota Czyż  |                                 | SANITARNA                |         |
| Opracowanie:<br>mgr inż. Dominika Świąder   |                                 | SANITARNA                |         |
| Opracowanie:<br>mgr inż. Barbara Ochnicka   |                                 | SANITARNA                |         |
| Opracowanie:<br>inż. Paweł Piwowar  | Upr.bud.Nr:<br>E-117/02         | ELEKTRYCZNA              |         |
| Opracowanie:<br>mgr inż. Bartosz Budzik   | Upr.bud.Nr:<br>E-217/02         | ELEKTRYCZNA              |         |
| Faza opracowania:<br>PROJEKT WYKONAWCZY   | Data opracowania:<br>09.2018    | Skala rysunku:<br>1:1000 |         |
| Nazwa rysunku:<br>PROJEKT ZAGOSPODAROWANIA TERENU<br>- WODOCIĄG                                 | Nr rys.:                        | 1.1                      |         |