


Skala 1:1000
MAPA DO CELÓW PROJEKTOWYCH

Obszar: Śladków Duży [0023] Gmina: Chmielnik [260404_5]
Obszar: Śladków Mały [0024] Gmina: Chmielnik [260404_5]
pow. gminy woj. świętokrzyskie

Mapa sporządzona na podstawie ark. 7.137.18.19.3; 7.137.18.24.2; 7.137.18.24.3; 7.137.18.24.4; 7.136.18.04.1; 7.136.18.04.2
W oznaczonym zakresie nie badano obciążenia służebnościami gruntowymi.
Mapa w oznaczonym zakresie aktualna na dzień 08.02.2018r.

*Nie wykazuje się istnień w terenie innych niż wskazanych na niniejszej mapie urządzeń podziemnych, które nie były zgłoszone do inwentaryzacji.
Granice na niniejszej mapie wprowadzone na podstawie mapy ewidencyjnej gruntów.

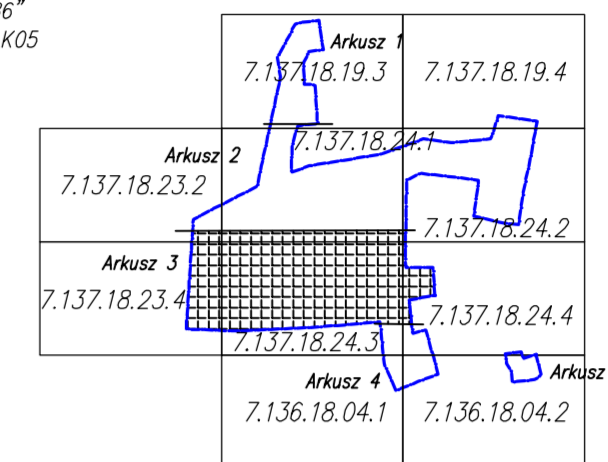

GEODETA UPRAWNIONY
JANUSZ JANAT
814 487 428

Organ prowadzący postępowanie w sprawie wydania decyzji o warunkach zabudowy i zagospodarowania terenu	STAROSTA KIELECKI
Adres siedziby organu	ul. Wolności 101, 25-100 KIELCE
Data wydania decyzji	11.06.2018
Wzrost organu	3/5

Organ prowadzący postępowanie w sprawie wydania decyzji o warunkach zabudowy i zagospodarowania terenu	STAROSTA KIELECKI
Adres siedziby organu	ul. Wolności 101, 25-100 KIELCE
Data wydania decyzji	29.09.2018
Wzrost organu	3/5

Organ prowadzący postępowanie w sprawie wydania decyzji o warunkach zabudowy i zagospodarowania terenu	STAROSTA KIELECKI
Adres siedziby organu	ul. Wolności 101, 25-100 KIELCE
Data wydania decyzji	26.07.2018
Wzrost organu	3/5

- LEGENDA:**
- Zakres opracowania mapy
 - Elementy istniejące:
 - Istniejąca sieć kanalizacyjna
 - Istniejąca sieć wodociągowa
 - Istniejący kabel telefonyczny
 - Istniejący kabel elektryczny
 - Elementy projektowane:
 - Proj. sieć kanalizacji sanitarnej grawitacyjnej
 - Proj. sieć kanalizacji sanitarnej tłocznej
 - Proj. sieć wodociągowa
 - Proj. przyłącze wodociągowe do wykonania przez inwestora na koszt właściciela
 - Proj. przyłącze wodociągowe do wykonania przez właściciela na koszt właściciela
 - Proj. hydrant na sieci wod.

Investor:	GMINA CHMIELNIK	Plac Kaszubski 7, 26-020 CHMIELNIK	
Adres:	Rozbudowa sieci kanalizacyjnej i wodociągowej w miejscowości Śladków Mały Gmina Chmielnik - obszar I		
Projekt:	Śladków Mały		
Lokalizacja:	Śladków Mały		
GEOKART - INTERNATONAL			
Spółka z o.o. 35-113 Ptaszów, ul. Włókna Szwajc 44			
ZESPÓŁ PROJEKTOWY:			
FUNKCJA:	NR. UPRZ.	BRANŻA:	PODPIS:
Projektant:	mgr inż. Iwona Rybak	PKK/0067/PM/05/05	SANITARNIA
Opisujący:	mgr inż. Marcin Łobaj	PKK/0025/PM/05/09	SANITARNIA
Opracowanie:	mgr inż. Marcin Łobaj	SANITARNIA	SANITARNIA
Opracowanie:	mgr inż. Sławomir Czuj	SANITARNIA	SANITARNIA
Opracowanie:	mgr inż. Dominika Salsider	SANITARNIA	SANITARNIA
Opracowanie:	mgr inż. Barbara Ochotnicka	SANITARNIA	SANITARNIA
Foto opracowanie:			
PROJEKT WYKONAWCZY	Data opracowania:	09.2018	
Nazwa rysunku:	Skala rysunku:	1:1000	
PROJEKT ZAGOSPODAROWANIA TERENU - WODOCIĄG			