


Skala 1:1000  
 MAPA DO CELÓW PROJEKTOWYCH  
 Obręb: Ślasków Duży [0023] Gmina: Chmielnik [260404\_5]  
 Obręb: Ślasków Mały [0024] Gmina: Chmielnik [260404\_5]  
 pow. kielecki woj. świętokrzyskie  
 Ak. 7.137.18.19.3, 7.137.18.19.4, 7.137.18.23.2, 7.137.18.24.1, 7.137.18.24.2, 7.137.18.24.3, 7.137.18.24.4, 7.136.18.04.1, 7.136.18.04.2  
 Mapa sporządzona na podstawie ark. 7.137.18.19.3, 7.137.18.19.4, 7.137.18.23.2, 7.137.18.24.1, 7.137.18.24.2, 7.137.18.24.3, 7.137.18.24.4, 7.136.18.04.1, 7.136.18.04.2  
 Mapa w zamierzonym zakresie obowiązuje na dzień 08.02.2018r.  
 Nie wyklucza się istnienia w terenie innych nie wskazanych na niniejszej mapie urządzeń podziemnych, które nie były zgłoszone do inwentaryzacji.  
 Granice na niniejszej mapie wprowadzono na podstawie mapy ewidencji gruntów.  
 Jankowski Arkusz 12.02.2018r.  
 08 Arkusz 0000077  
 Transzakt 86  
 nr licencji: 04-86640.5788.2017\_2604\_005  
 Arkusz: 3/5

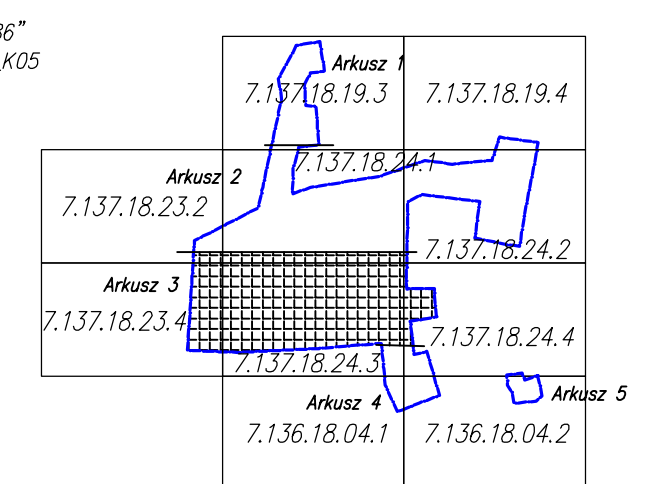

Opis prowadzący planowanie	STAROSTA KIELECKI
Opis wykonawcy projektu	ANNA SZCZEPANOWICZ
Znak sprawy	GN-III-5030. 676. 2018
Termin i miejsce wydania	Kielce, dnia 29 SIE 2018
Imię, nazwisko i podpis osoby reprezentującej organ	Z up. STAROSTY ANNA SZCZEPANOWICZ

Opis prowadzący planowanie	STAROSTA KIELECKI
Opis wykonawcy projektu	ANNA SZCZEPANOWICZ
Znak sprawy	GN-III-5030. 715. 2018
Termin i miejsce wydania	Kielce, dnia 26 WRZ 2018
Imię, nazwisko i podpis osoby reprezentującej organ	Z up. STAROSTY ANNA SZCZEPANOWICZ

Opis prowadzący planowanie	STAROSTA KIELECKI
Opis wykonawcy projektu	ANNA SZCZEPANOWICZ
Znak sprawy	GN-III-5030. 715. 2018
Termin i miejsce wydania	Kielce, dnia 26 WRZ 2018
Imię, nazwisko i podpis osoby reprezentującej organ	Z up. STAROSTY ANNA SZCZEPANOWICZ

- LEGENDA:**
- Zakres opracowania mapy
  - Elementy istniejące:
    - linię sieć kanalizacyjną
    - linię sieć wodociągową
    - linię sieć telefoniczną
    - linię sieć kablową
    - linię sieć elektryczną
  - Elementy projektowane:
    - Proj. sieć kanalizacyjnej grawitacyjnej
    - Proj. sieć kanalizacyjnej tłocznej
    - Proj. przyłącze kanalizacyjne do wykonania przez inwestora na koszt właściciela
    - Proj. przyłącze kanalizacyjne do wykonania przez właściciela na koszt właściciela
    - Proj. sieć wodociągowa
    - Proj. hydrant na sieci wod.

Investor:	GINA CHMIELNIK	Plac Kościuszki 7, 26-020 CHMIELNIK
Adres:	Plac Kościuszki 7, 26-020 CHMIELNIK	
Projekt:	Rozbudowa sieci kanalizacyjnej i wodociągowej w miejscowości Ślasków Mały Gmina Chmielnik-obszar I	
Lokalizacja:	Ślasków Mały	
<b>GEOKART - INTERNATIONAL</b> Spółka s. o. 35-113 Rzeszów, ul. Wita Stwosza 44		
ZESPÓŁ PROJEKTOWY:	NR UPI:	BRANŻA:
FINANSOWA:	Upr. Bud. Nr:	PODPIS:
Projektant:	PK/0052/PO05/05	SANITARNA
Specjalista:	Upr. Bud. Nr:	SANITARNA
mgr inż. Tomasz Rybak	PK/0025/PO05/09	SANITARNA
mgr inż. Marcin Łoboj		SANITARNA
Opracowanie:		SANITARNA
mgr inż. Rafał Świdło		SANITARNA
Opracowanie:		SANITARNA
mgr inż. Dorota Czyż		SANITARNA
Opracowanie:		SANITARNA
mgr inż. Dominika Świdler		SANITARNA
Opracowanie:		SANITARNA
mgr inż. Barbara Ochnicka		SANITARNA
Faza opracowania:	DATA OPRACOWANIA:	09.2018
PROJEKT WYKONAWCZY	Skala rysunku:	1:1000
Nazwa rysunku:	nr rys.:	
PROJEKT ZAGOSPODAROWANIA TERENU		
- KANALIZACJA SANITARNA		