


Skala 1:1000
MAPA DO CELÓW PROJEKTOWYCH

Obszar: Ślasków Duży [0023] Gmina: Chmielnik [260404_5]
Obszar: Ślasków Mały [0024] Gmina: Chmielnik [260404_5]
pow. kielecki woj. świętokrzyskie

Mapa sporządzona na podstawie ark. 7.137.18.19.3, 7.137.18.19.4, 7.137.18.23.2, 7.137.18.24.1, 7.137.18.24.2, 7.137.18.23.4, 7.137.18.24.3, 7.137.18.24.4, 7.136.18.04.1, 7.136.18.04.2

Mapa wyklucza się istnienia w terenie innych nie wskazanych na niniejszej mapie urządzeń podziemnych, które nie były zgłoszone do inwentaryzacji.
Granice na niniejszej mapie wprowadzono na podstawie mapy ewidencji gruntów.

Jarosław dnia: 12.02.2018r.
Układ wsp. 2000/7 "Kroszstad 86"
nr licencji: GN-III.6640.5788.2017_2604_K05
Arkusze: 3/5

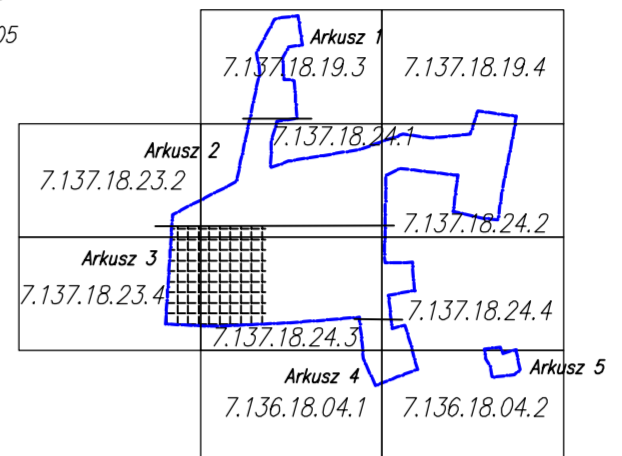

GEODETA UPRAWNIONY
JANUSZ JANAT
nr. 17411.9

Podpisuje się, że niniejszy dokument został opracowany w wyniku prac geodezyjnych i kartograficznych, których rezultaty zawiera opłatom techniczny wypis z ewidencji materiałów państwowego zasobu geodezyjnego i kartograficznego	
Organ prowadzący państwowy zasób geodezyjny i kartograficzny	STAROSTA KIELECKI
Niniejsza dokumentacja projektowa była przedmiotem narady koordynacyjnej	
Znak sprawy	GN-III.6530.656-2018
Termin i miejsce narady koordynacyjnej	Kielce, dnia: 29 SIE 2018
Imię, nazwisko i podpis osoby reprezentującej organ	
Z up. STAROSTY mgr inż. Marzenna Kowalska Burmistrz Powiatowego Ośrodka Dokumentacji Geodezyjnej i Kartograficznej	
Organ prowadzący państwowy zasób geodezyjny i kartograficzny	STAROSTA KIELECKI
Identyfikator ewidencyjny materiału z archiwu - kserokopii technicznego	P.2604.2018.3354
Data wykonania operacji technicznego ark. ewidencji materiałów zasobu	11 06 2018
Imię, nazwisko i podpis osoby reprezentującej organ	
INSPIRATOR	

LEGENDA:

- Zakres opracowania mapy
- Elementy istniejące:**
 - Istniejąca sieć kanalizacyjna
 - Istniejąca sieć wodociągowa
 - Istniejący kabel telefoniczny
 - Istniejący kabel elektryczny
- Elementy projektowane:**
 - Proj. sieć kanalizacji sanitarnej grawitacyjnej
 - Proj. sieć wodociągowa
 - Proj. hydrant na sieci wod.
 - Proj. sieć kanalizacji sanitarnej grawitacyjnej wg odrębnego opracowania
 - Proj. sieć wodociągowa wg odrębnego opracowania

Investor:	GMINA CHMIELNIK		
Adres:	Plac Kościuszki 7, 26-020 CHMIELNIK		
Projekt:	Rozbudowa sieci kanalizacyjnej i wodociągowej w miejscowości Ślasków Mały Gmina Chmielnik-obszar II		
Lokalizacja:	Ślasków Mały		
GEOKART - INTERNATIONAL Spółka z o.o. 35-113 Rzeszów, ul. Wita Stwosza 44			
ZESPÓŁ PROJEKTOWY:			
FUNKCJA:	NR UPRZ.	BRANŻA:	PODPIS:
Projektant:	mgr inż. Iwona Rybak	UPR. bud. Nr:	PK/0082/PWOS/05
Sprawdzający:	mgr inż. Marcin Labaj	UPR. bud. Nr:	PK/0082/POOS/09
Opracowanie:	mgr inż. Rafał Szewc		
Opracowanie:	mgr inż. Dorota Czyż		
Opracowanie:	mgr inż. Dominika Świader		
Opracowanie:	mgr inż. Barbara Ochnicka		
Faza opracowania:	PROJEKT WYKONAWCZY		Data sporządzenia: 09.2018
Nazwa rysunku:	PROJEKT ZAGOSPODAROWANIA TERENU - KANALIZACJA SANITARNA		Skala rysunku: 1:1000
			Nr rys.: 2.1