

MAPA DO CELÓW PROJEKTOWYCH
Skala 1:1000

Obręb: Śladków Duży [0023] Gmina: Chmielnik [260404_5]
Obręb: Śladków Mały [0024] Gmina: Chmielnik [260404_5]
pow. kielecki woj. świętokrzyskie

Ark. 7.137.18.19.3; 7.137.18.19.4; 7.137.18.23.2; 7.137.18.24.1; 7.137.18.24.2;
7.137.18.23.4; 7.137.18.24.3; 7.137.18.24.4; 7.136.18.04.1; 7.136.18.04.2

Mapę sporządzono na podstawie ark. 7.137.18.19.3; 7.137.18.19.4; 7.137.18.23.2; 7.137.18.24.1;
7.137.18.24.2; 7.137.18.23.4; 7.137.18.24.3; 7.137.18.24.4; 7.136.18.04.1; 7.136.18.04.2
mapy zasadniczej oraz pomiaru uzupełniającego w terenie.

W oznaczonym zakresie nie badano obciążeń słusznościami gruntowymi.
Mapa w zaznaczonym zakresie aktualna na dzień 08.02.2018r.

"Nie wyklucza się istnienia w terenie innych nie wskazanych na niniejszej mapie urządzeń podziemnych,
które nie były zgłoszone do inwentaryzacji."


Granice na niniejszej mapie wprowadzono na podstawie mapy ewidencji gruntów.

Jarostaw dnia: 12.02.2018r.

Układ wsp. 2000/7 "Kronsztadt 86"

nr licencji: GN-III.6640.5788.2017_2604_K05

Arkusz: 1/5

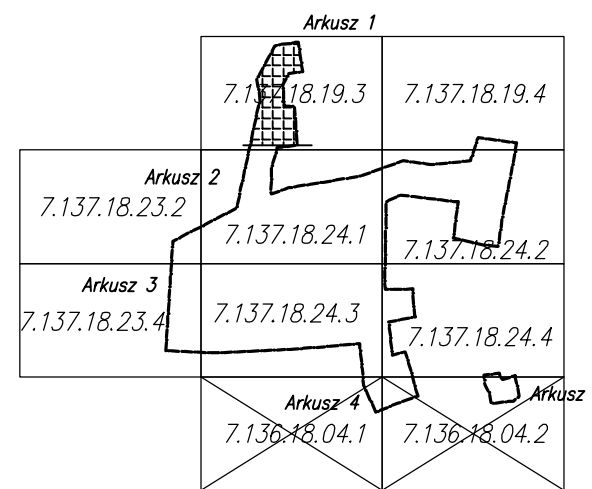


GEODETA UPRAWNIONY

JANUSZ HNAT
Nr. 5174 (1, 2)

Poświadczam, że niniejszy dokument został opracowany w wyniku prac geodezyjnych i kartograficznych, których rezultaty zawiera operat techniczny wpisany do ewidencji materiałów państwowego zasobu geodezyjnego i kartograficznego.

Organ prowadzący państwowy zasób geodezyjny i kartograficzny	STAROSTA KIELECKI
Identyfikator ewidencyjny materiału zasobu - operatu technicznego	P.2604.2018.3354
Data wpisania operatu technicznego do ewidencji materiałów zasobu	11 06 2018
Imię, nazwisko i podpis osoby reprezentującej organ	Z. Urzędnik INSPEKTOR Agata Szymowska

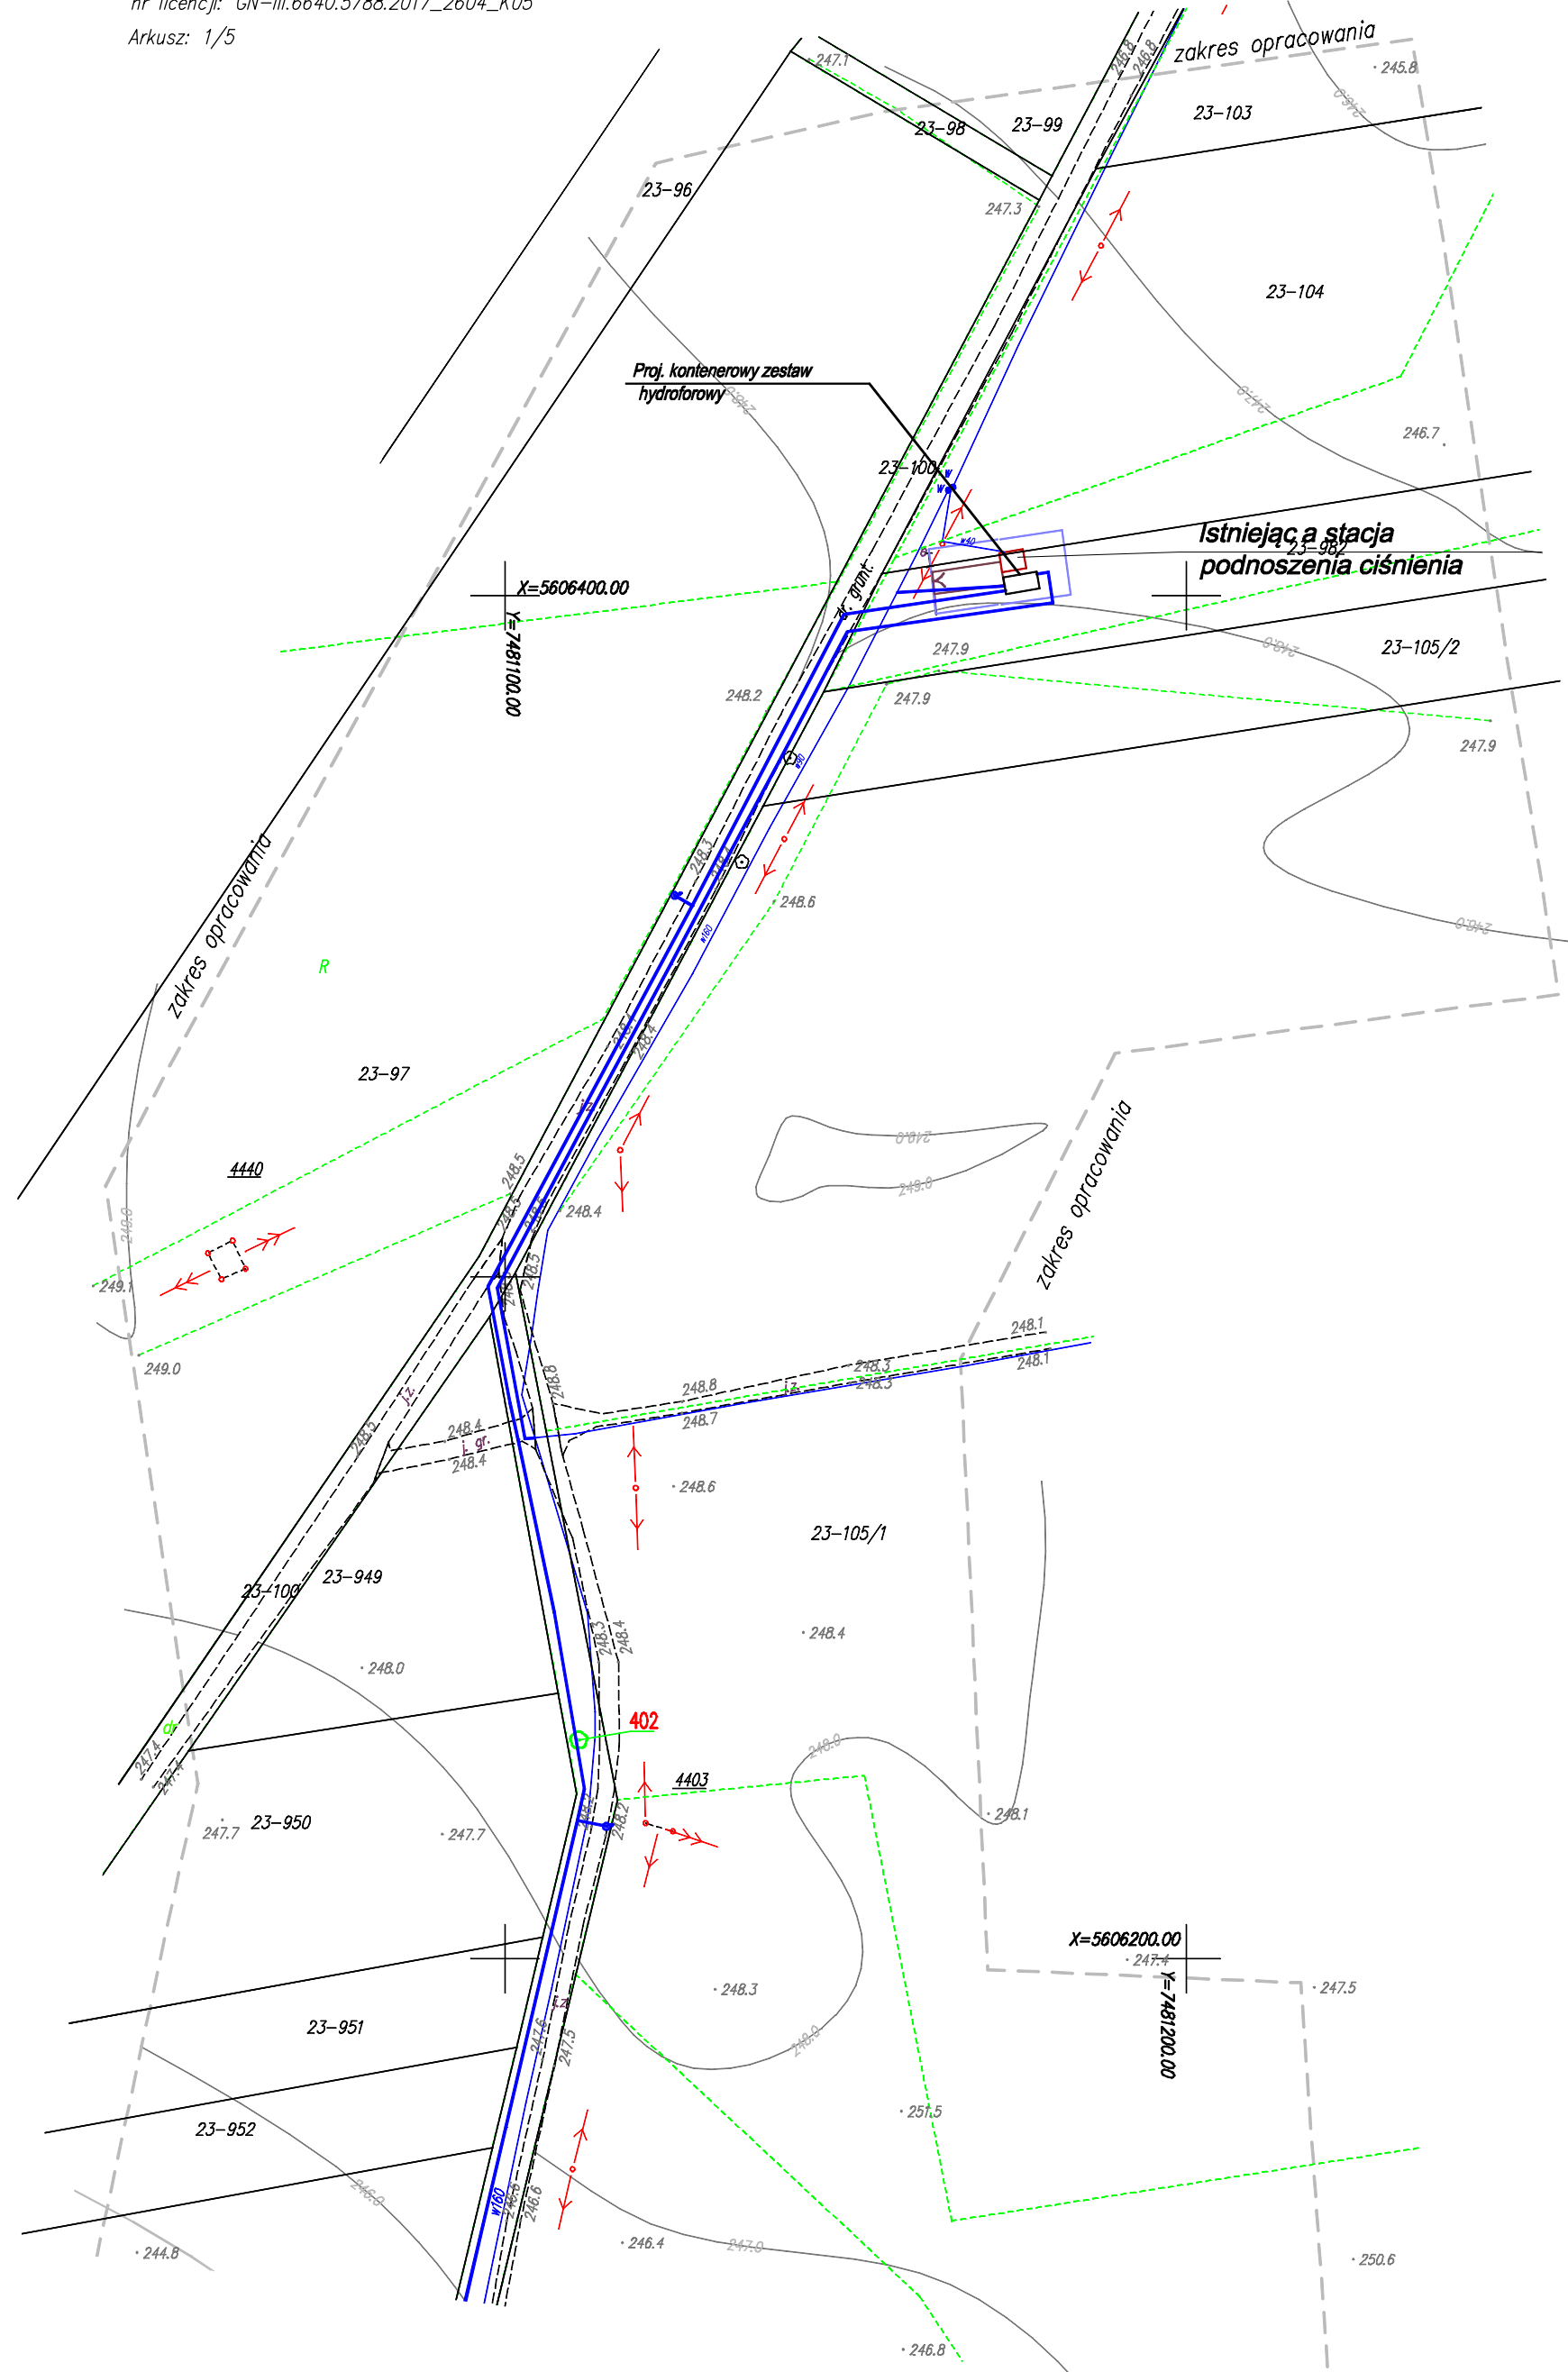

Elementy istniejące:

- Istniejąca sieć kanalizacyjna
- Istniejąca sieć wodociągowa
- Istniejący kabel telefoniczny
- Istniejący kabel elektryczny

LEGENDA:

Elementy projektowane:

- Proj. sieć kanalizacji sanitarnej grawitacyjnej
- Proj. sieć kanalizacji sanitarnej tłocznej
- Proj. sieć wodociągowa
- Projektowana przepompownia ścieków sieciowa
- Proj. hydrant na sieci wod.
- Oznaczenie drzew do usunięcia
- Oznaczenie drzew do pozostawienia

Inwestor:	GMINA CHMIELNIK		
Adres:	Plac Kościuszki 7, 26-020 CHMIELNIK		
Projekt:	Rozbudowa sieci kanalizacyjnej i wodociągowej w miejscowości Śladków Mały Gmina Chmielnik		
Lokalizacja:	Gmina Chmielnik		
GEOKART – INTERNATIONAL Spółka z o.o. 35-113 Rzeszów, ul. Wita Stwosza 44			
ZESPÓŁ PROJEKTOWY:			
FUNKCJA:	NR UPR.:	BRANŻA:	PODPIS:
Opracowanie: mgr inż. Barbara Ochnicka	-	SANITARNA	
Faza opracowania: Inwentaryzacja zieleni		Data opracowania:	07.2018
		Skala rysunku:	1:1000
Nazwa rysunku: PROJEKT ZAGOSPODAROWANIA TERENU		Nr rys.:	1