


Skala 1:1000  
MAPA DO CEŁÓW PROJEKTOWYCH

Obręb: Śladków Duży [0023] Gmina: Chmielnik [260404\_5]  
Obręb: Śladków Mały [0024] Gmina: Chmielnik [260404\_5]  
pow. kielecki woj. świętokrzyski  
Ar. 7.137.18.19.3, 7.137.18.23.2, 7.137.18.24.4, 7.137.18.24.2,  
7.137.18.24.3, 7.137.18.24.3, 7.137.18.24.4, 7.136.18.04.1, 7.136.18.04.2

Mapa sporządzona na podstawie ark. 7.137.18.19.3, 7.137.18.19.4, 7.137.18.23.2, 7.137.18.24.1,  
7.137.18.24.2, 7.137.18.24.3, 7.137.18.24.4, 7.137.18.24.3, 7.137.18.24.4, 7.136.18.04.1, 7.136.18.04.2  
mapy zasadniczej oraz pomiaru uszczelnionego w terenie.  
W oznaczonym zakresie nie badano uciążliwości gruntownymi.  
Mapa w oznaczonym zakresie aktualna na dzień 08.02.2018r.  
"Nie wyklucza się istnienia w terenie innych nie wskazanych na niniejszej mapie urządzeń podziemnych,  
które nie były zgłoszone do inwentaryzacji."  
Granice na niniejszej mapie wprowadzono na podstawie mapy ewidencji gruntów.  
Jawiszewo dnia: 12.02.2018r.  
Lubuski rej. 2000/77 "Kronstadt 86"  
nr licencji: ON-W.6640.5788.2017\_2604\_K05  
Arkusze: 3/5

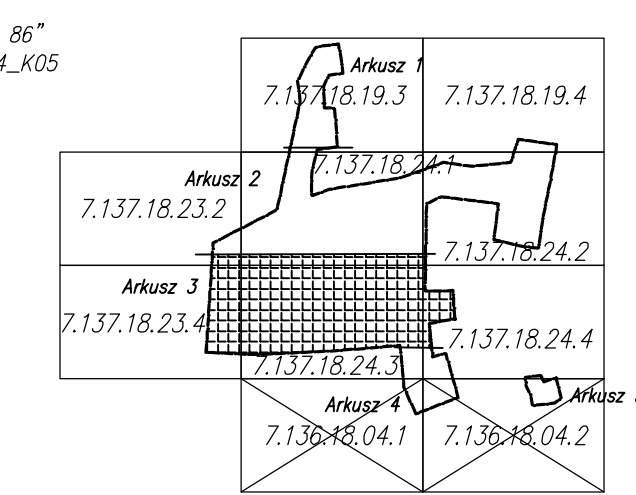

GEODETA UPRAWNIONY  
JANUSZ PIĄT  
11 06 2018

Przebieg linii technicznych i urządzeń inżynierskich w wyniku prac geodezyjnych i inwentaryzacyjnych. Użytek należy przede wszystkim do celów gospodarki i użytkowania terenów rolniczych, w tym do celów gospodarki i użytkowania terenów rolniczych.

Opis przedmiotu zamówienia: **STAROSTA KIELECKI**  
P. 2604.2018.3354

Data wykonania: 11 06 2018

Imię, nazwisko i podpis osoby odpowiedzialnej: **ANNA TOG**



Elementy istniejące:  
- linie istniejącej sieci kanalizacyjnej  
- linie istniejącej sieci wodociągowej  
- linie istniejącej kabli telefonicznych  
- linie istniejącej kabli elektrycznych

LEGENDA:  
Elementy projektowane:  
- Proj. sieć kanalizacji sanitarnej (grawitacyjnej)  
- Proj. sieć kanalizacji sanitarnej (stacyjnej)  
- Proj. sieć wodociągowa  
- Projektowana przepompownia ścieków  
- Proj. hydrant na sieci wod.  
- Oznaczenie drzew do usunięcia  
- Oznaczenie drzew do pozostawienia

Investor:	GMINA CHMIELNIK		
Adres:	Plac Kościuski 7, 26-020 CHMIELNIK		
Projekt:	Rozbudowa sieci kanalizacyjnej i wodociągowej w miejscowości Śladków Mały Gmina Chmielnik		
Lokalizacja:	Gmina Chmielnik		
<b>GEOKART – INTERNATIONAL</b> Spółka z o.o. 35-113 Rzeszów, ul. Wito Stwosza 44			
ZESPÓŁ PROJEKTOWY:	INŻYNIER: NR LUBRZ: BRANŻA: PROJEKT:		
Opracowanie:	mgr inż. Barbara Dominika	SANITARNIA	Data opracowania: 07.2018
Faza opracowania:	Inwentaryzacja terenu	Data opracowania:	1:1000
Nazwa rysunku:	PROJEKT ZAGOSPODAROWANIA TERENU		
nr rys.:	3		