

Mapa do celów projektowych.

Ob. Chmielnik ul. Szydłowska 1A  
Dz.nr 1123, 1124/1 obr. 01

Sek. 154, 131, 1943 Raster E-2,3

Sek. 154, 131, 2421 Raster A-2,3 B-2,3 C-2

Skala 1: 500

m. Chmielnik

pow. kielecki

woj. świętokrzyskie

Granice przyjęto z ewidencji gruntów.


**PROJMAP II**

Tomasz Jakubowski  
ul. Kiełceńska 7 m.8  
tel. 041 398 544  
92-109 NIP 959-001-97-83

16  
14

GEORGIA HERAWIONY

Kiełce 08.03.2007

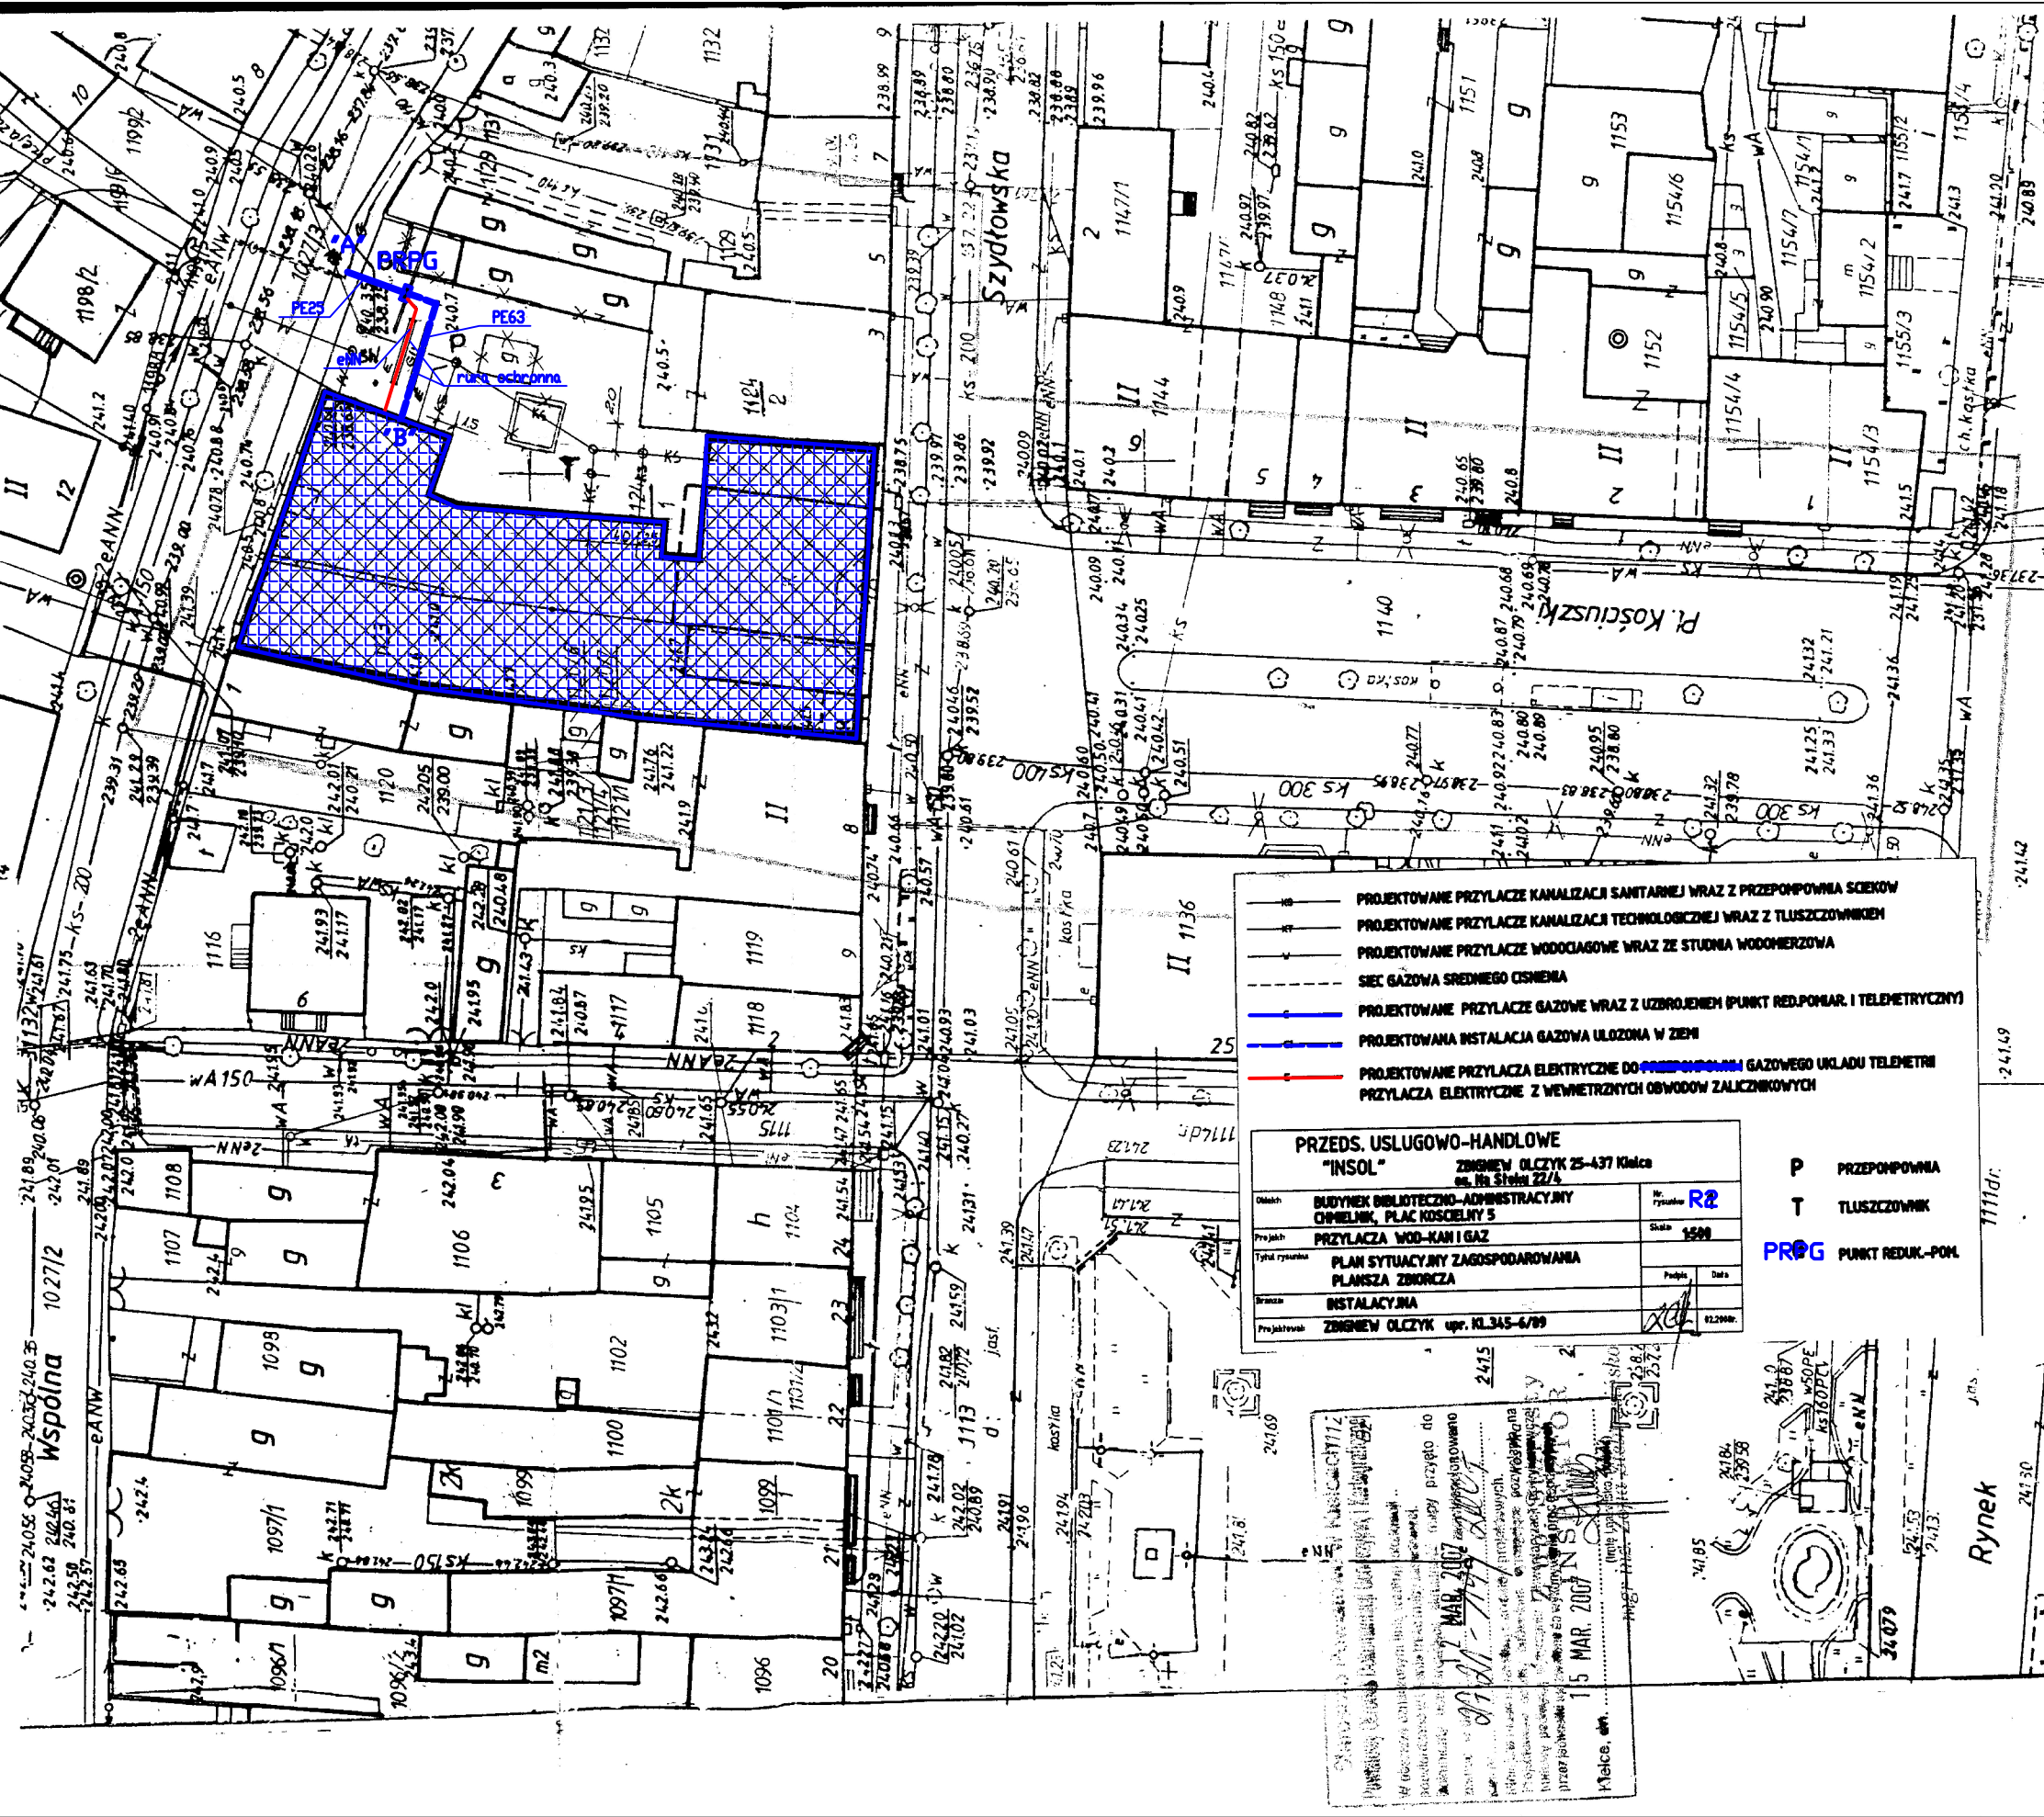

- PROJEKTOWANE PRZYŁĄCZE KANALIZACJI SANITARNEJ WRAZ Z PRZEPOMPOWNIA SCIEKÓW
- PROJEKTOWANE PRZYŁĄCZE KANALIZACJI TECHNOLOGICZNEJ WRAZ Z TŁUSZCZOWNIKIEM
- PROJEKTOWANE PRZYŁĄCZE WODOCIĄGOWE WRAZ ZE STUDIUM WODOCZERZOWA
- SEK GAZOWA ŚREDNIEGO CIŚNIENIA
- PROJEKTOWANE PRZYŁĄCZE GAZOWE WRAZ Z UZBROJENIEM PUNKT RED.POMIAR. I TELEMETRYCZNY
- PROJEKTOWANA INSTALACJA GAZOWA UŁOŻONA W ZIEMI
- PROJEKTOWANE PRZYŁĄCZA ELEKTRYCZNE DO PRZEPOMPOWNIA GAZOWEGO UKŁADU TELEMETRI
- PRZYŁĄCZA ELEKTRYCZNE Z WEWNĘTRZNYCH OBWODÓW ZALICZNIKOWYCH

| PRZEDS. USŁUGOWO-HANDLOWE                |                                      |
|--|--------------------------------------|
| "INSOL" ZIMNIEW UL. CZYŻYK 25-437 Kielce |                                      |
| os. Re Stodoła 22/5                      |                                      |
| Obiekt                                   | BUDYNEK BIBLIOTECZNO-ADMINISTRACYJNY |
| Przebieg                                 | OPAKOWANIE, PLAC KOSCIELNY 5         |
| Typ rzywni                               | PRZYŁĄCZA WOD-KAN I GAZ              |
| Pracownik                                | PLAN SYTUACYJNY ZAGOSPODAROWANIA     |
|  | PLANSZA ZBORCZA                      |
|  | INSTALACYJNA                         |
| Przebieg                                 | ZIMNIEW UL. CZYŻYK upr. KL.345-6/99  |

P PRZEPOMPOWNIA  
T TŁUSZCZOWNIK  
PROG PUNKT REDUK.-POM.

**15 MAR 2007**  
Miejsce, data.

