


PROJEKT ARCHITEKTONICZNO - BUDOWLANY
 BUDYNKU BIBLIOTECZNO - ADMINISTRACYJNEGO
 w Chmielniku, przy Placu Kościuszki i ul. Szydłowskiej 1a
 - działki nr ewidencyjny 1123/1124/1

RZUT PIĘTRA 1:100

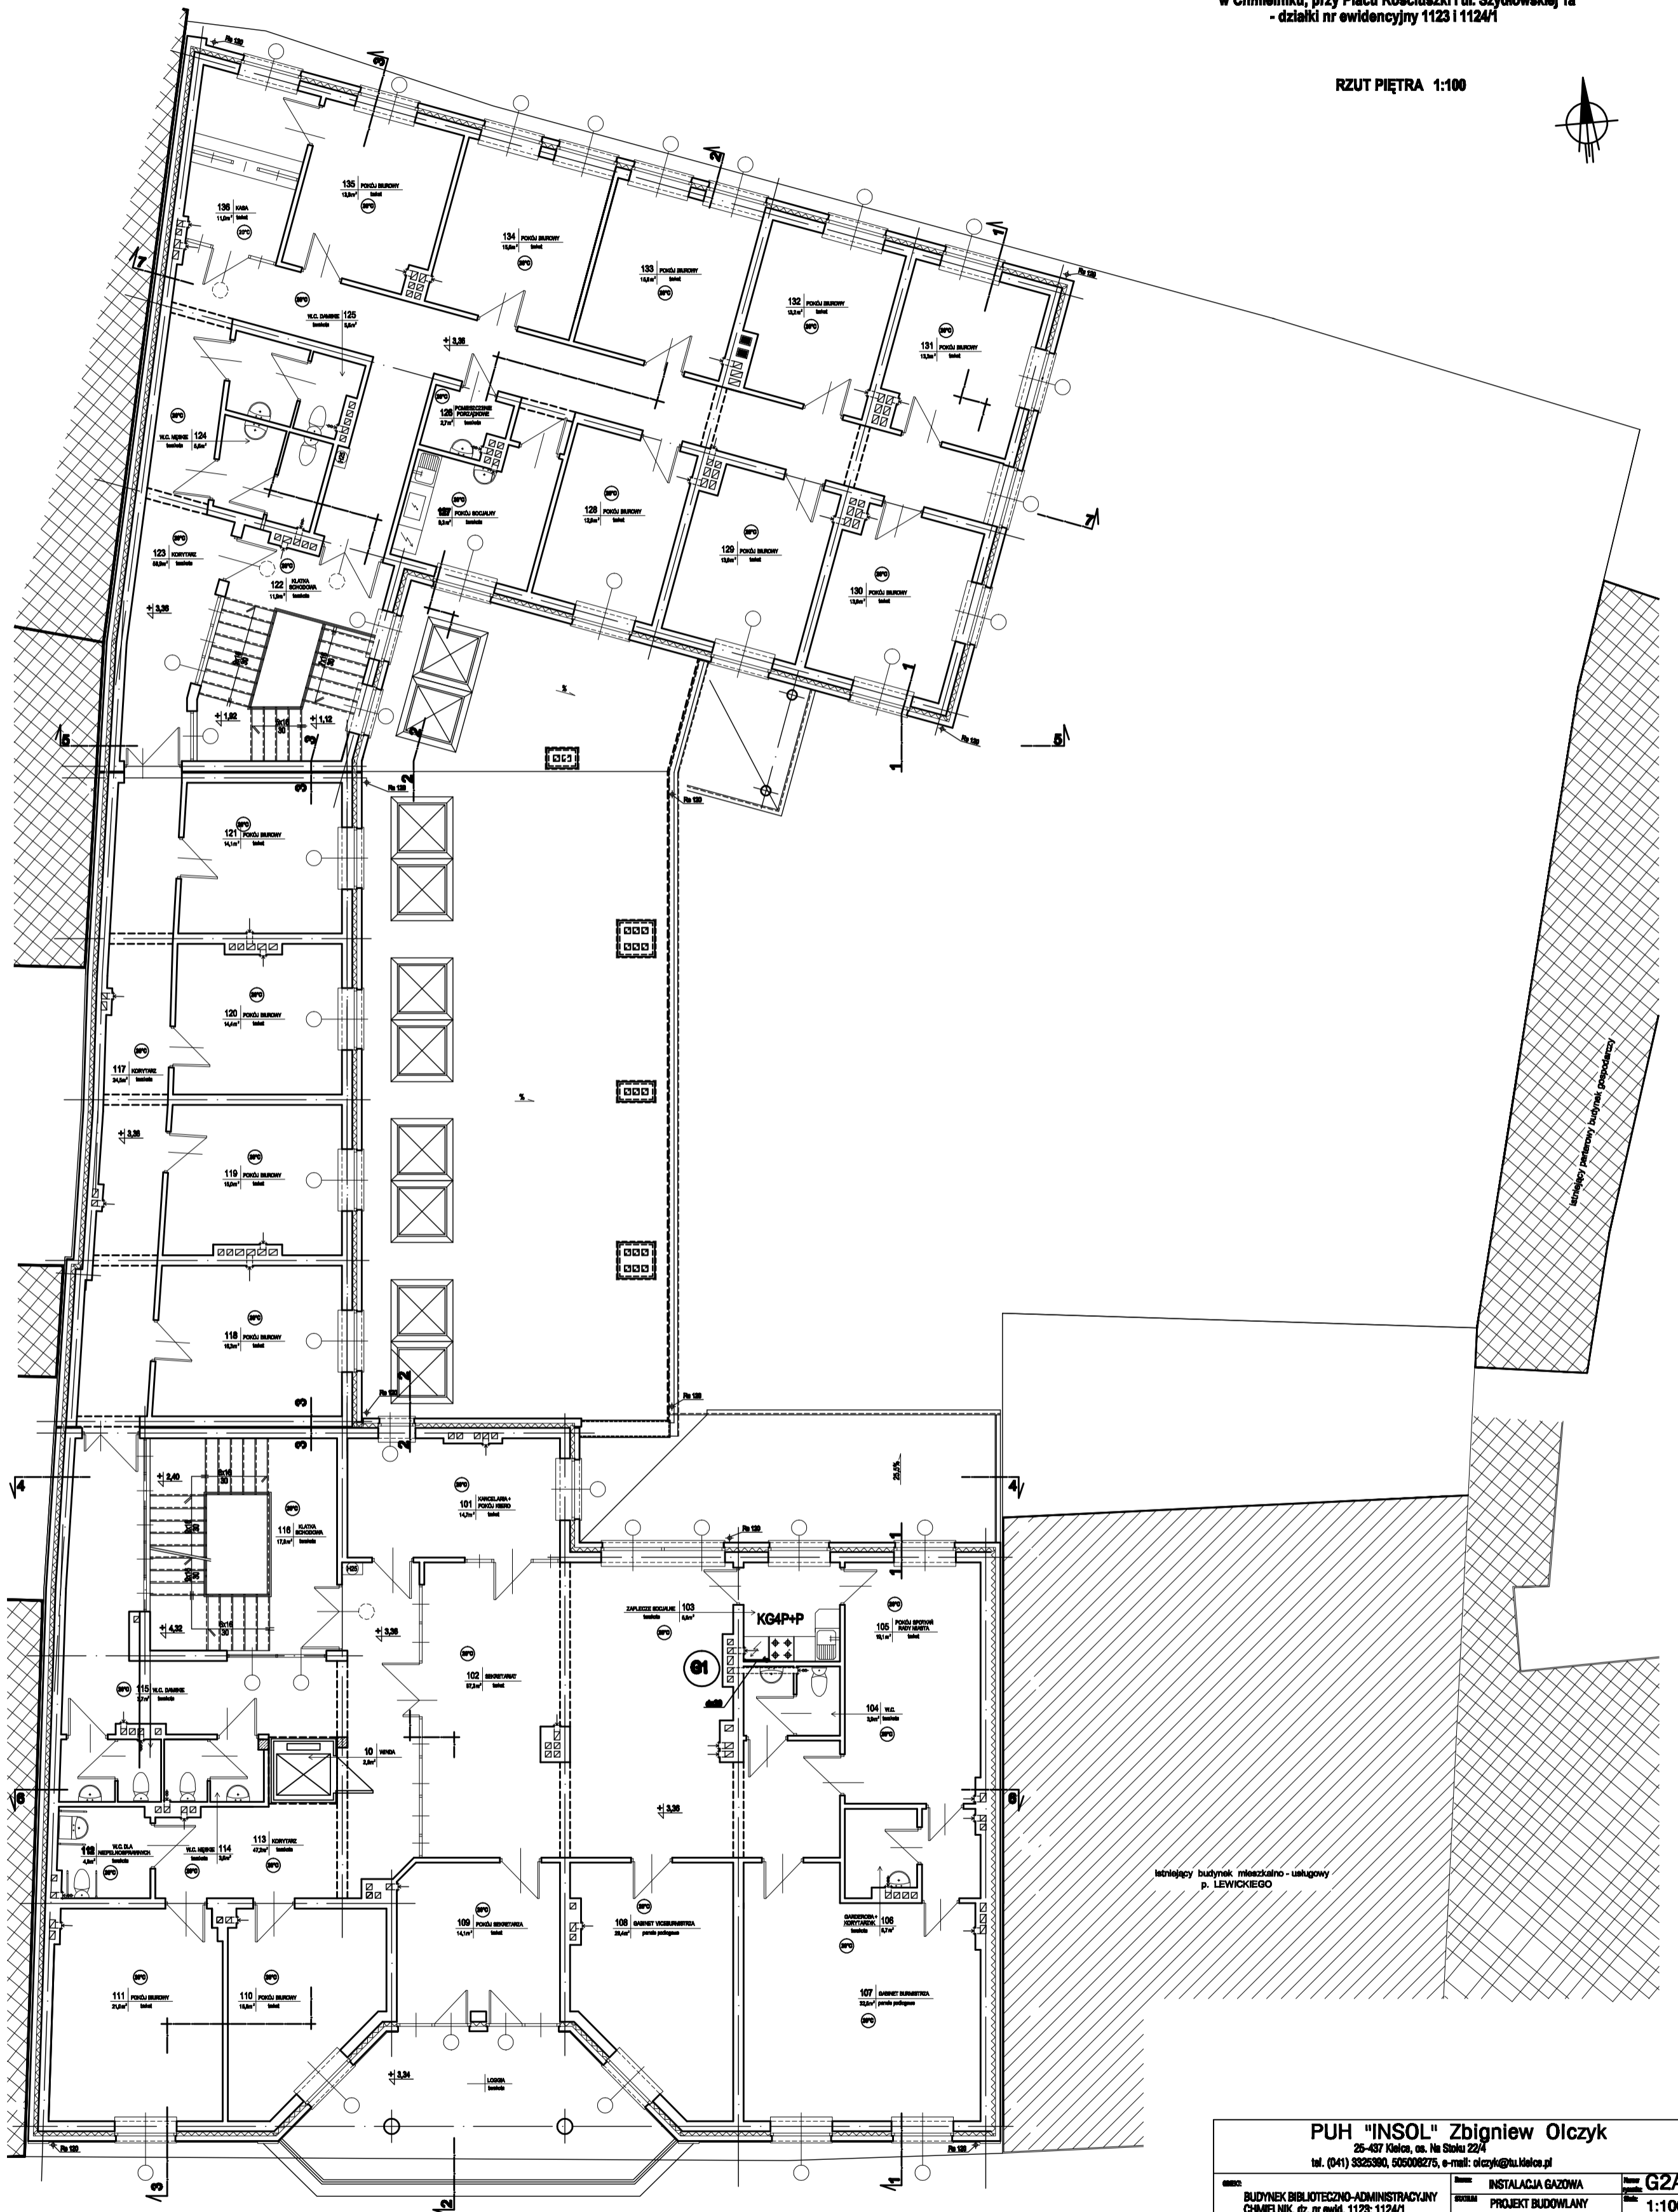

P.U.H. "INSOL" Zbigniew Olczyk 25-437 Końca, os. Na Stoku 22/4 tel. (041) 3325380, 505008275, e-mail: olczyk@tu.kolce.pl		
Nazwa: BUDYNEK BIBLIOTECZNO-ADMINISTRACYJNY CHMIELNIK, dz. nr ewid. 1123; 1124/1 Inwestor: Urząd Miasta i Gminy Chmielnik Plac Kościuszki 5	Rodzaj: INSTALACJA GAZOWA Etap: PROJEKT BUDOWLANY Nazwa: RZUT FRAGMENTU I-80 PIĘTRA Nr uprawnień: _____ Podpis: _____ Data: _____	Numer: G2A Skala: 1:100
Projektant: Zbigniew OLCZYK Opracował: inż. Edward BIAŁY	Klasyfikacja: KL. 345-6/89 Data: 234/KL/74	Data: 04.2006r. Data: 04.2006r.